


PŮDORYS 1.PP / M 1 : 100

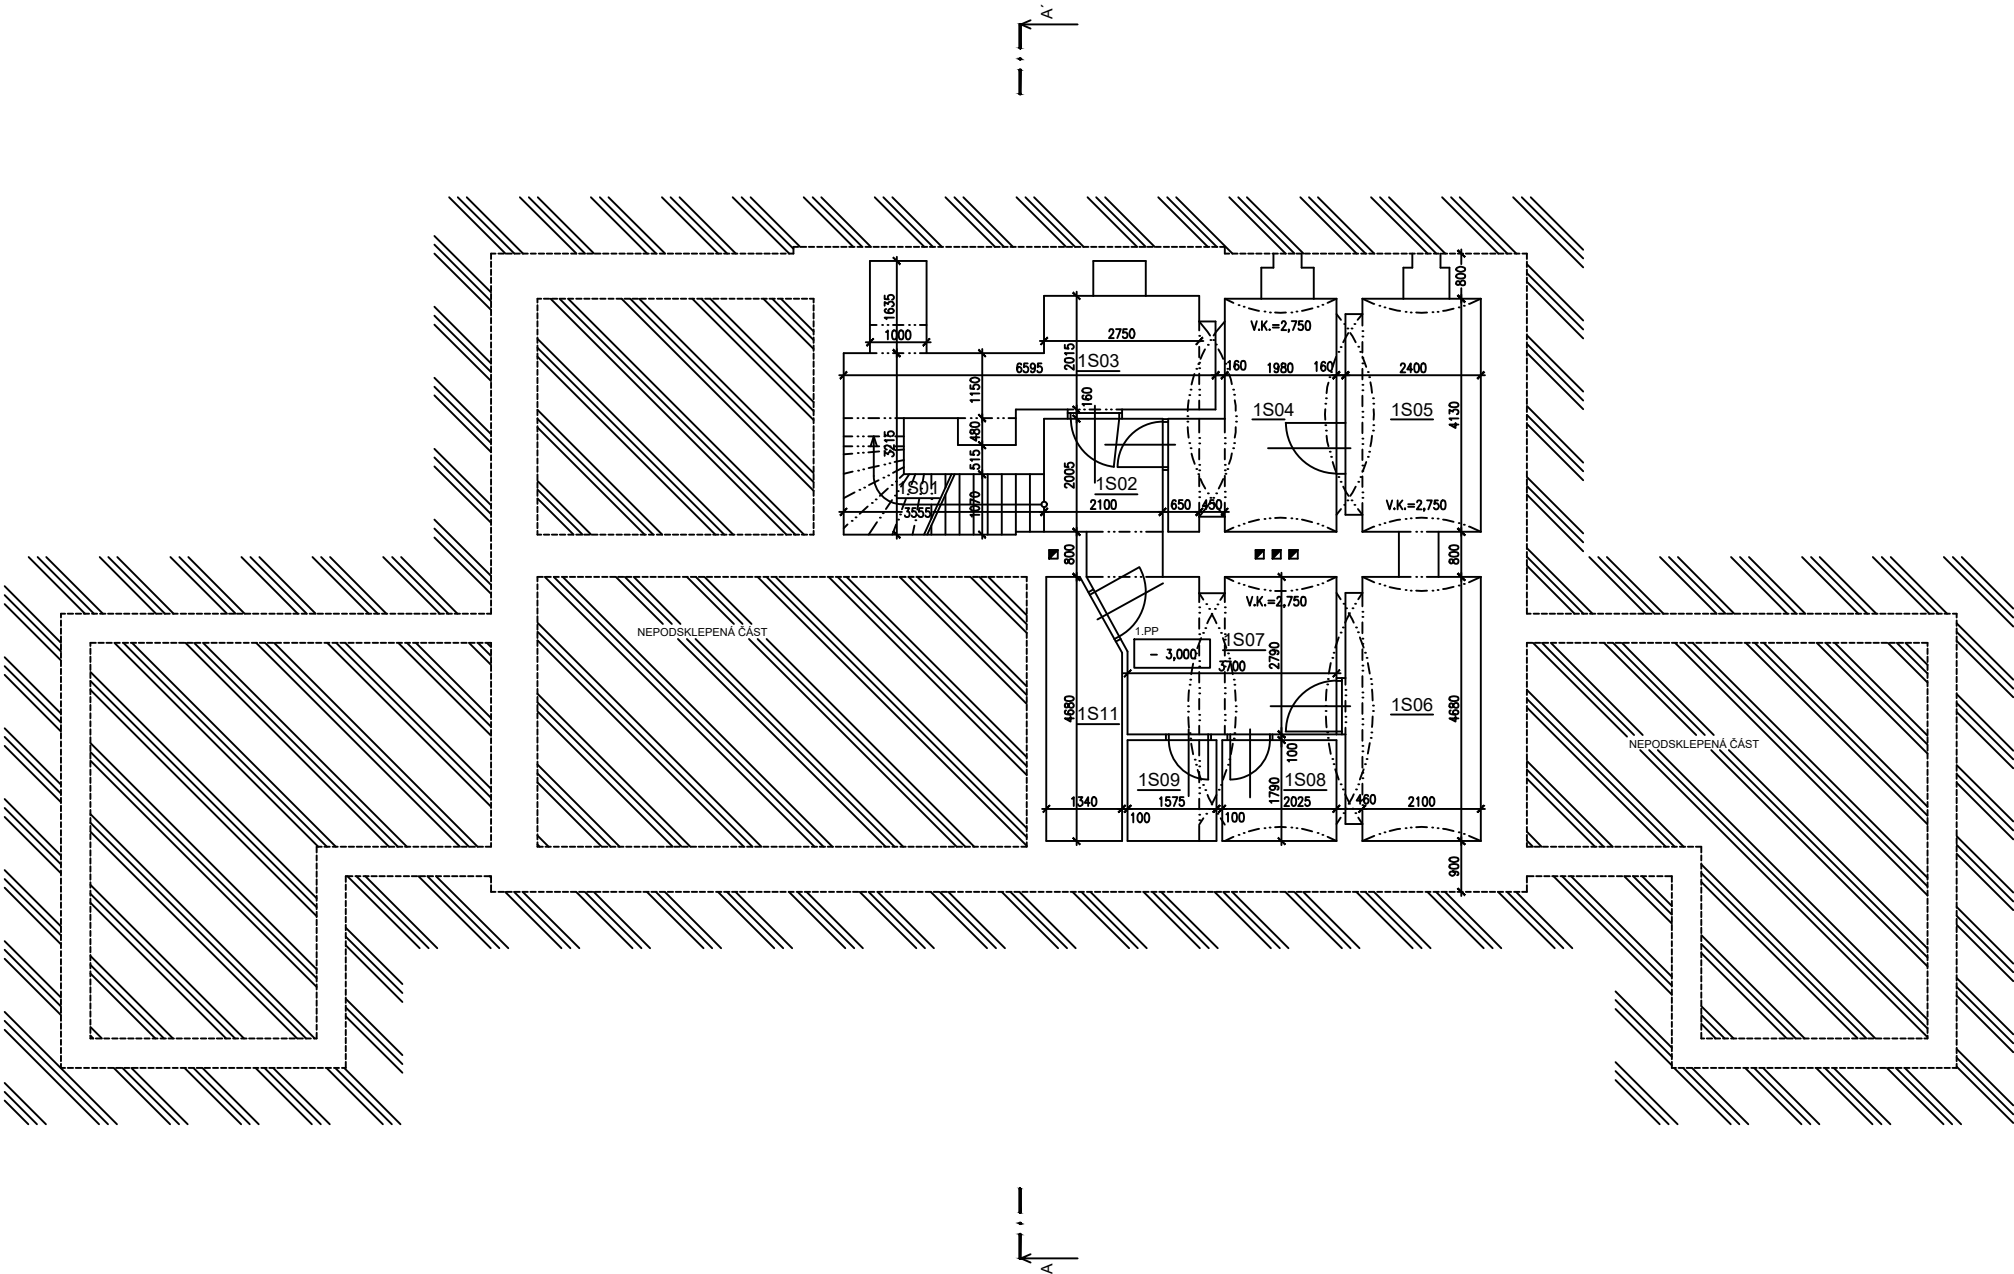

LEGENDA MÍSTNOSTÍ

| ČÍSLO | MÍSTNOST | PODLAHA | m ² |
|-------|-----------|-------------|----------------|
| 1S01 | SCHODIŠTĚ | CEMET.POTĚR | 4,8 |
| 1S02 | CHODBA | CEMET.POTĚR | 4,2 |
| 1S03 | CHODBA | CEMET.POTĚR | 11,9 |
| 1S04 | SKLAD | CEMET.POTĚR | 10,2 |
| 1S05 | SKLAD | CEMET.POTĚR | 9,7 |
| 1S06 | SKLAD | CEMET.POTĚR | 10,9 |
| 1S07 | KOTELNA | CEMET.POTĚR | 10,7 |
| 1S08 | SKLAD | CEMET.POTĚR | 3,6 |
| 1S09 | SKLAD | CEMET.POTĚR | 2,8 |
| 1S11 | SKLAD | CEMET.POTĚR | 6,1 |

ZAMĚŘENÍ SKUTEČNÉHO STAVU OBJEKTU

| | |
|---------------------------------|---|
| INVESTOR | ČESKÉ DRÁHY a.s., SDC OLOMOUC NERUDOVA 1, 772 58 OLOMOUC |
| PROJEKCE POZEMNÍCH STAVEB | PROJEKTANT KRESLIL |
| KRAJ | OLOMOUCKÝ |
| MÍSTO | KOSTELEČ NA HANĚ (PARC.Č.346) |
| PROJEKTANT | PETR DANĚK 777 122 518 / danek.projekce@tiscali.cz |
| KRESLIL | PETR DANĚK |

KOSTELEČ NA HANĚ - VÝPRAVNÍ BUDOVA, Č.P.266

PŮDORYS 1.PP

ZODP.PROJEKTANT

ING. JIŘÍ DANĚK

PROJEKTOVÁ ČINNOST STAVEBNÍ, STATIKA
NA ZÁKOPĚ 60,772 00 OLOMOUC

IČO: 154 58 377
tel.: 777 332 502
e-mail: projekt.danek@volny.cz

DATUM X / 2005

MĚŘÍTKO 1 : 100

ZAKÁZKA 2005-019

Č.VÝKRESU Č.PARÉ

2