


PŮDORYS 2.NP / M 1 : 100

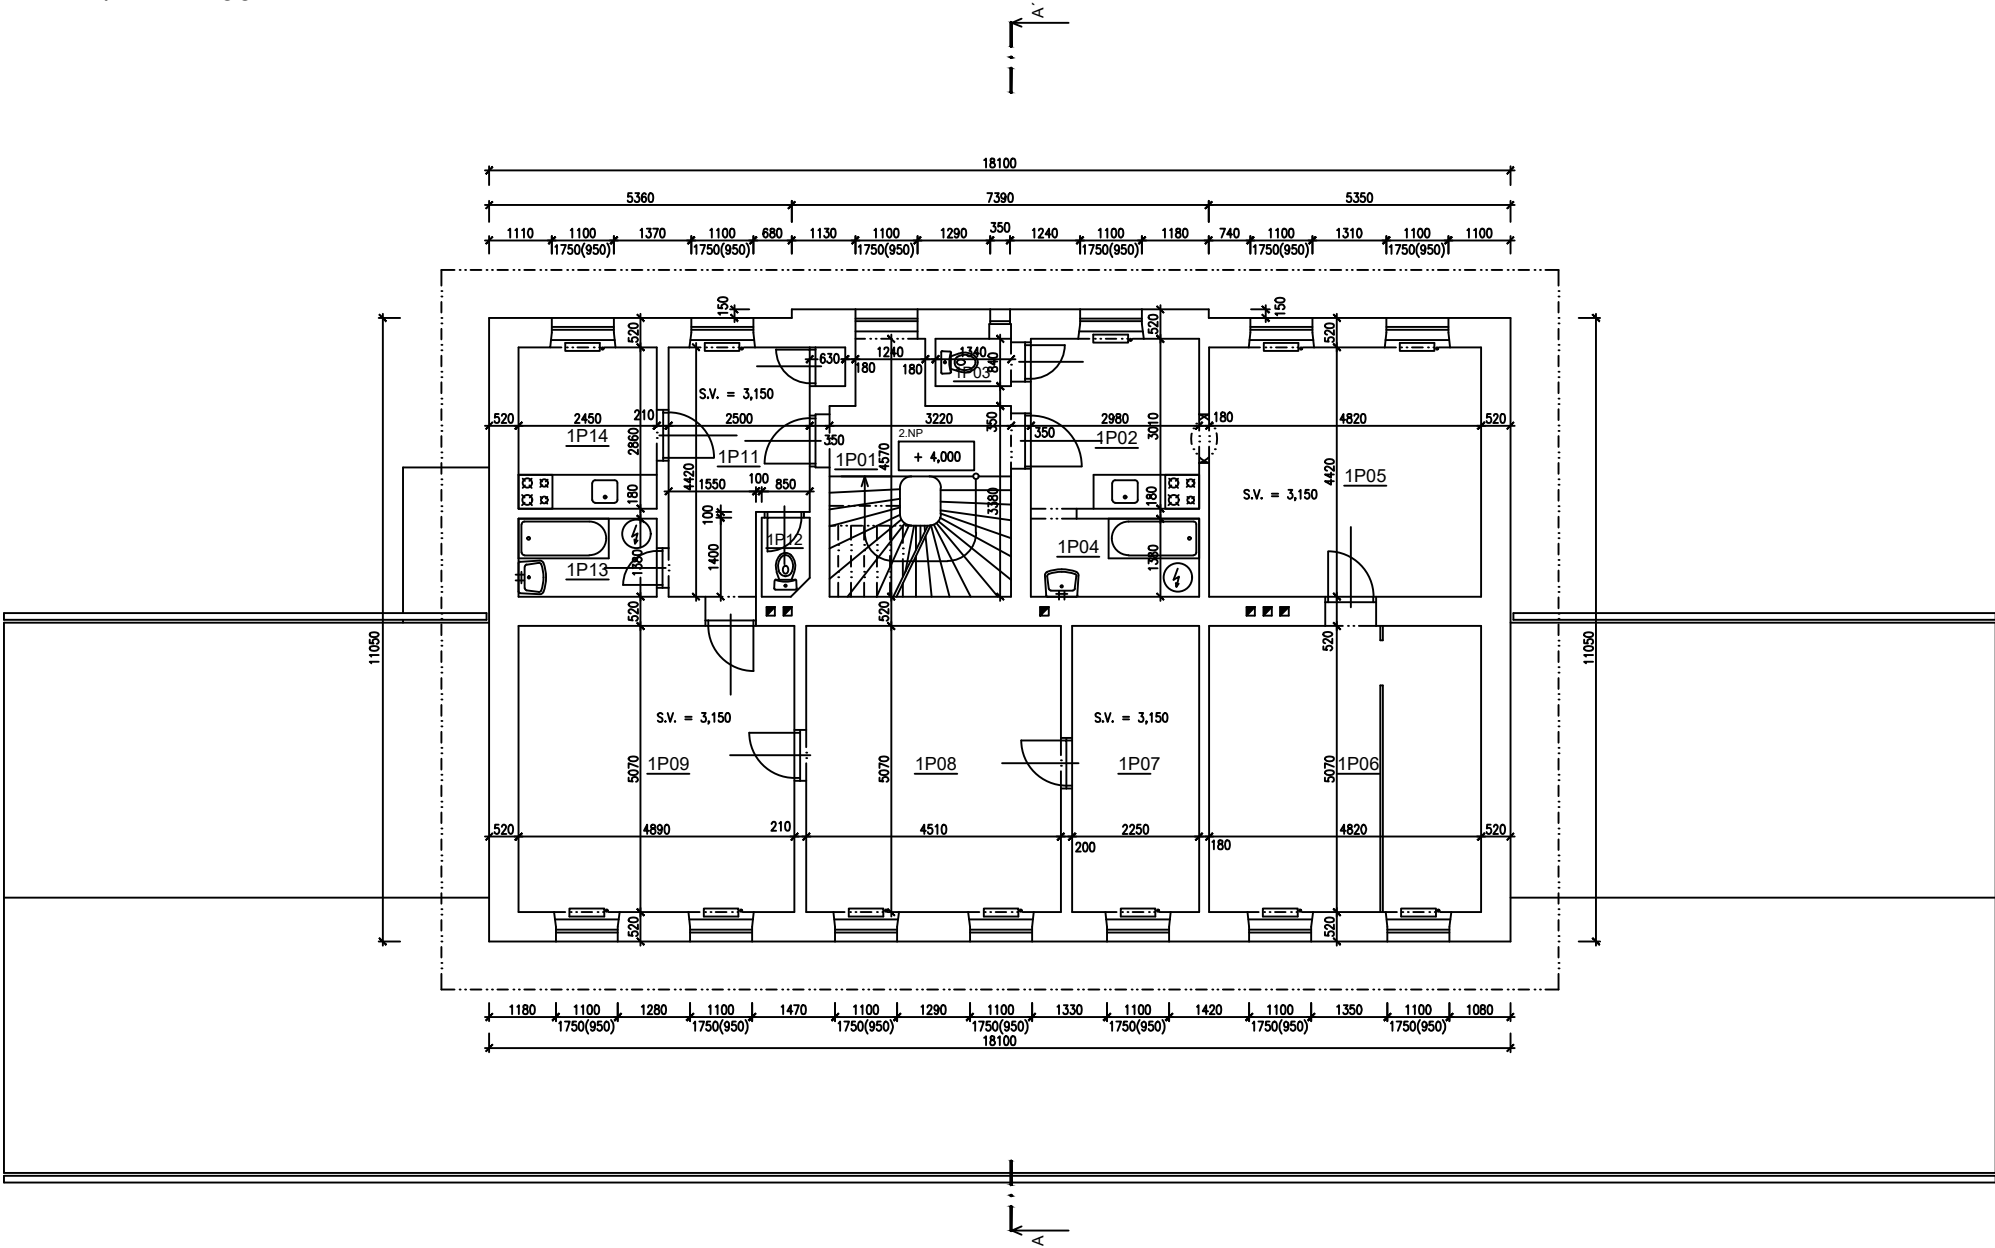

LEGENDA MÍSTNOSTÍ			
ČÍSLO	MÍSTNOST	PODLAHA	m²
1P01	SCHODIŠTĚ	KER.DLAŽBA	12,4
1P02	KUCHYNĚ	PVC	9,0
1P03	WC	KER.DLAŽBA	1,1
1P04	KOUPELNA	KER.DLAŽBA	4,1
1P05	POKOJ	KOBEREC	21,3
1P06	POKOJ	KOBEREC	24,4
1P07	POKOJ	KOBEREC	11,4
1P08	POKOJ	KOBEREC	22,9
1P09	POKOJ	KOBEREC	24,8
1P11	PŘEDSÍŇ	KOBEREC	9,6
1P12	WC	KER.DLAŽBA	1,2
1P13	KOUPELNA	KER.DLAŽBA	3,4
1P14	KUCHYNĚ	PVC	7,0

ZAMĚŘENÍ SKUTEČNÉHO STAVU OBJEKTU

INVESTOR

ČESKÉ DRÁHY a.s., SDC OLOMOUC  
NERUDOVA 1, 772 58 OLOMOUC

PROJEKCE POZEMNÍCH STAVEB

PROJEKTANT  
KRESLIL

PETR DANĚK  
PETR DANĚK

KRAJ

OLOMOUCKÝ

MÍSTO

KOSTELEČ NA HANĚ (PARC.Č.346)

ZODP.PROJEKTANT

ING. JIŘÍ DANĚK

PROJEKTOVÁ ČINNOST STAVEBNÍ, STATIKA  
NA ZÁKOPĚ 60,772 00 OLOMOUC

IČO: 154 58 377  
tel.: 777 332 502  
e-mail: projekt.danek@volny.cz

DATUM

X / 2005

MĚŘÍTKO

1 : 100

ZAKÁZKA

2005-019

Č.VÝKRESU

Č.PARÉ

KOSTELEČ NA HANĚ - VÝPRVNÍ BUDOVA, Č.P.266

PŮDORYS 2.NP

4