


VALTICE

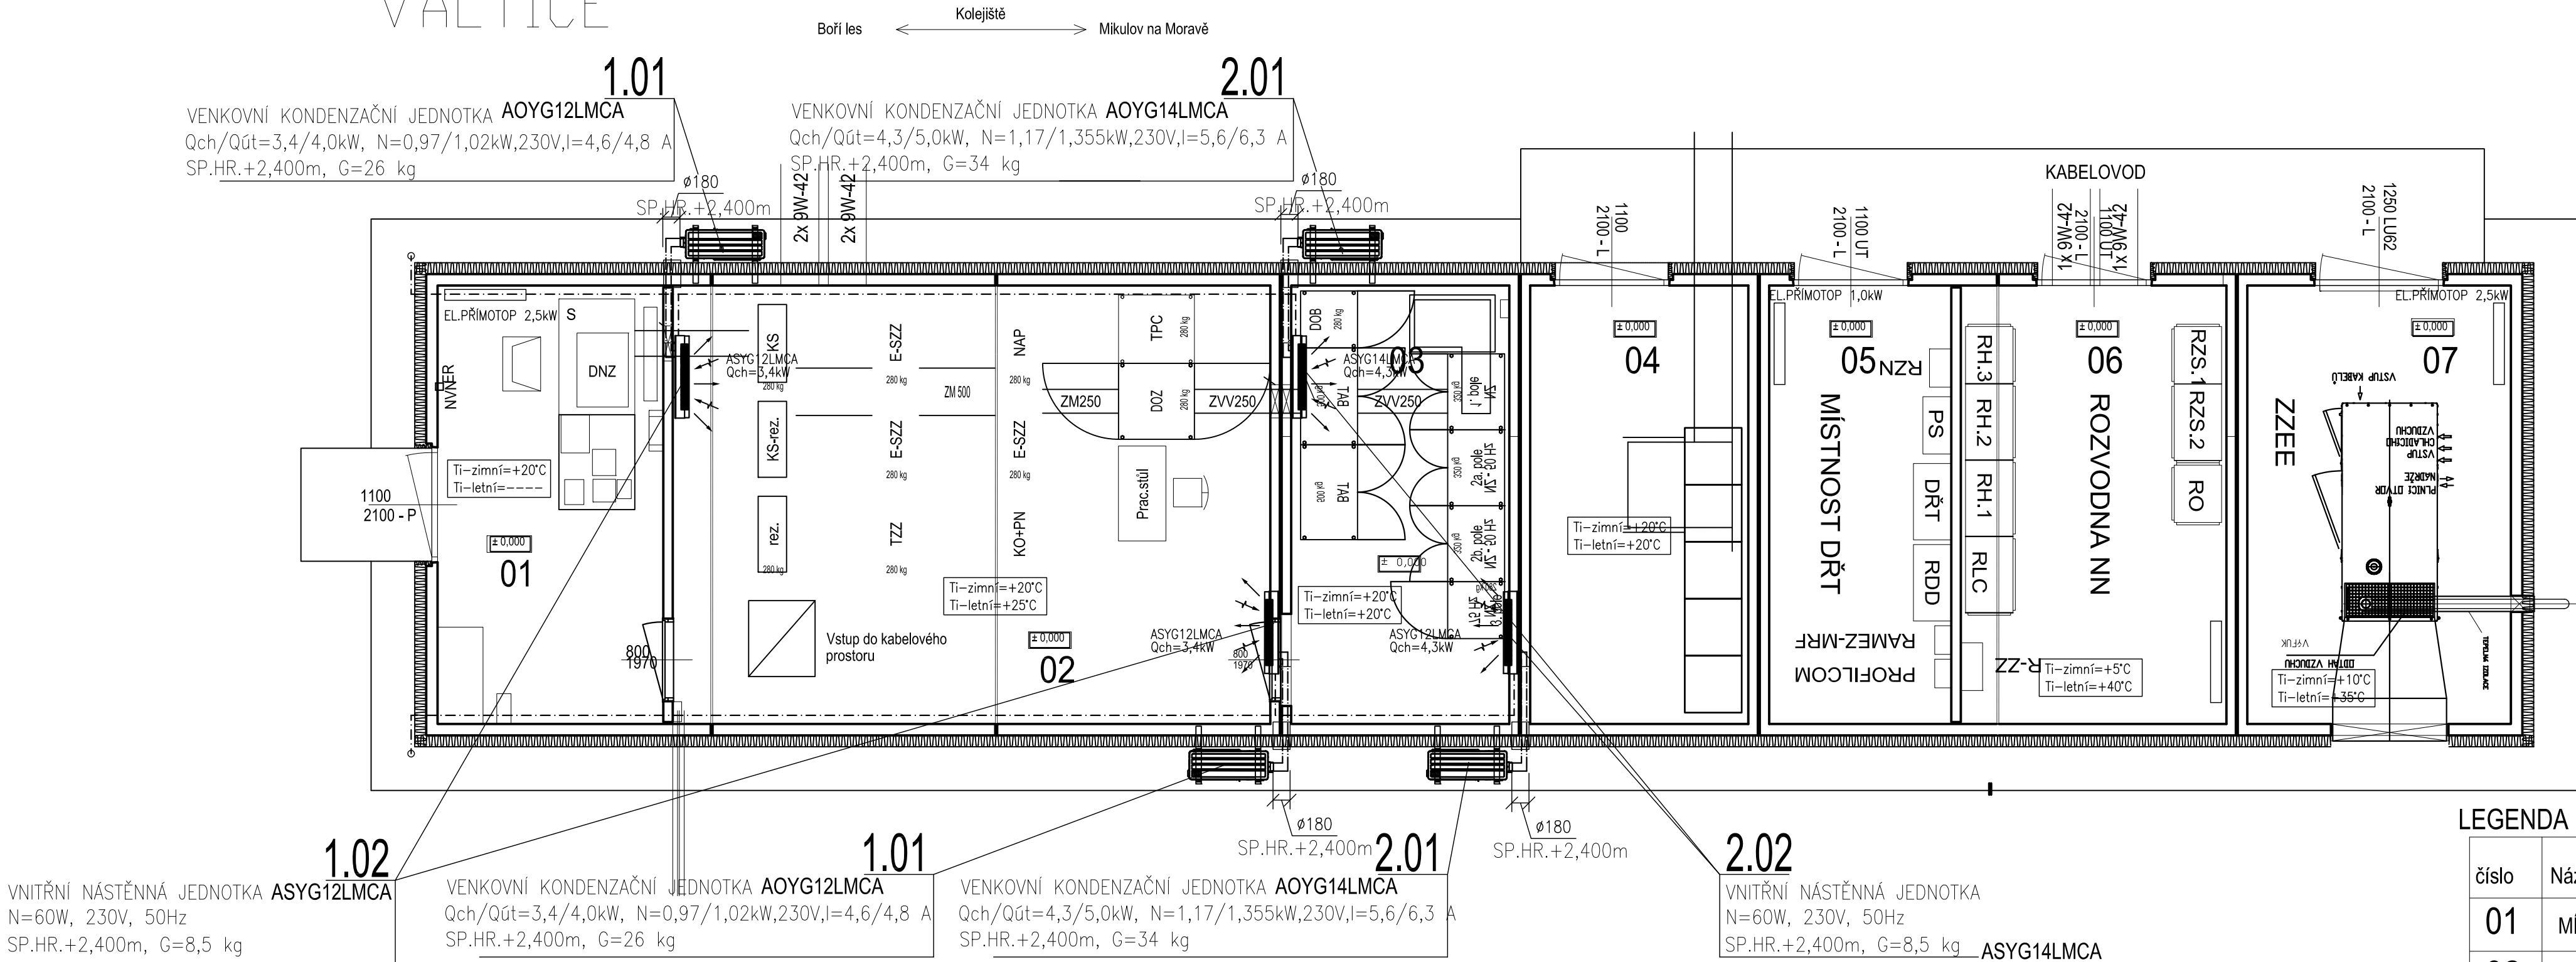

LEGENDA MÍSTNOSTÍ

číslo	Název místností	plocha (m <sup>2</sup> )
01	MÍSTN. NOUZ. OBSLUHY	10,9
02	STAVĚDLOVÁ ÚSTŘ. ZZ	28,9
03	ZDROJE ZZ	10,5
04	SDĚLOVACÍ ZAŘÍZENÍ	10,5
05	MÍSTNOST DDTS	8,8
06	ROZVODNA NN	12,8
07	NÁHRADNÍ ZDROJ	12,7

LEGENDA KLIMATIZACE

===== PŘÍVODNÍ A ZPĚTNÉ POTRUBÍ CHLADIVA A KUMUNIKAČNÍ KABEL  
----- ODVODNÍ POTRUBÍ KONDENZÁTU—HOSTALEN DN25  
ZAÚSTIT DO SVISLÉHO OKAPU



			ČÍSLO SOUPRAVY:
REVIZE Č.	DATUM	ZMĚNA	



**SUDOP BRNO, spol. s r.o.**  
**Kounicova 26**  
**611 36 Brno**

OBJEDNAVATEL:	SŽDC, s.o., Dlážděná 1003/7, 110 00 Praha 1 Stavební správa východ (organizační jednotka)			tel. : +420 972 625 804 E-mail: sudop@sudop-brno.cz	
PROFESNÍ SKUPINA:	22 Zabezpečovací zařízení	VEDOUČÍ PROF. SKUPINY Ing. Miroslav Šerý		JEDNATEL ING. JIŘÍ MOLÁK	
ODPOVĚDNÝ PROJ. ZAKÁZKY Ing. Martin Mráz		ODPOVĚDNÝ PROJ. PS. SO Ing. Miroslav Šerý	NAVRHL. VYPRACOVAL ING. JOSEF HEJČ	KONTROLOVAL ING. RENATA HEJČOVÁ	
KRAJ: Jihomoravský		POVĚŘENÝ OÚ: MÚ BŘECLAV, MÚ ZNOJMO		STUPEŇ: Projekt stavby	
<div>Revitalizace trati Břeclav - Znojmo, 1. stavba</div> <div>Úsek Boří les (mimo) - Valtice (včetně), Božice (mimo) -Znojmo (mimo)</div> <div>PS 05-28-01 část B žst.Valtice, klimatizace místností technologie</div>					
PŮDORYS 1.NP				ZAK. ČÍSLO 15011-01-0416	ARCH. ČÍSLO 2015220049
				MĚŘÍTKO 1:50	POČET FORMÁTŮ
				DATUM: 04/2016	
				ČÁST DOKUM. D.1.1.4	PŘÍLOHA 02