




- LEGENDA STÁVAJÍCÍCH INŽENÝRSKÝCH SÍTÍ**
- |                               |                            |
|-------------------------------|----------------------------|
| ČD RSM kabel NN               | ČD RSM plynovod            |
| ČD RSM kanalizace dešťová     | RWE VTL plynovod           |
| ČD RSM kanalizace jednotná    | SZDC sdělovací kabel       |
| ČD RSM kanalizace splašková   | SZDC kanalizace dešťová    |
| ČD RSM STL plynovod           | SZDC kanalizace            |
| ČD RSM vodovod                | SZDC plynovod              |
| CETIN sdělovací kabely        | SZDC vodovod               |
| ČD Telematika sdělovací kabel | SZDC NN kabely             |
| ČEPS VVN nadzemní             | SZDC zabezpečovací kabely  |
| EON NN kabel                  | UPC sdělovací kabely       |
| EON sdělovací kabel           | VAK Břeclav kanalizace     |
| EON VN kabel                  | VAK Břeclav vodovod        |
| EON VVN kabel                 | VAS kanalizace             |
| Itself sdělovací kabely       | VAS NN kabel               |
| MND plynovod                  | VAS vodovod                |
| Optikon sdělovací kabely      | Závlahy Dyjávovice vodovod |
| RWE NTL plynovod              |                            |



PŘEHLED KLADU SITUACÍ - ÚSEK BOŘÍ LES - VALTICE

← ŽST. BŘECLAV → ŽST. ZNOJMO →

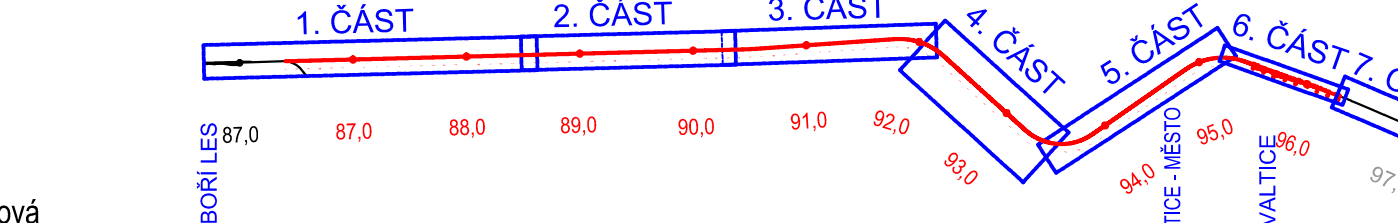

Úsek Boří les - Valtice

REVIZE Č.	DATUM	ZMĚNA

ČÍSLO SOUPRAVY:

**SUDOP BRNO** spol. s r.o.  
Kounicova 26  
611 36 Brno

tel. : +420 972 625 804  
E-mail: sudop@sudop-brno.cz

OBJEDNATEL: SZDC, s.o., Distátně 1003/7, 110 00 Praha 1	VEDOUcí PROF. SKUPINY Ing. Jiří Močík	JEDNATEL Ing. Jiří Močík
PROFESNÍ SKUPINA: 23	OPROVĚDNÝ PROJ. PS, SO Ing. Martin Mráz	KONTROLOVAL Ing. Kamil Chmela
OPROVĚDNÝ PROJ. ZAKÁZKY Ing. Martin Mráz	OPROVĚDNÝ PROJ. PS, SO Ing. Martin Mráz	NAVRHL, VYPRACOVAL Ing. Hana Lysoňková
KRAJ: Jihomoravský	POVĚŘENÝ OD: MÚ BŘECLAV, MÚ ZNOJMO	STUPĚN: Projekt stavby
Revitalizace trati Břeclav - Znojmo		ZAK. ČÍSLO ARCH. ČÍSLO 15011-01-0416 2015110802
Úsek Boří les (mimo) - Valtice (včetně)		MĚŘÍTKO 1 : 1000 POČET FORMÁTŮ 16 A4
Datum: 04/2016		ČÁST DOKUM. C.3
Situace stáv. inženýrských sítí část 5. km 93,500 - km 95,200		PŘÍLOHA 5