




## PŮDORYS

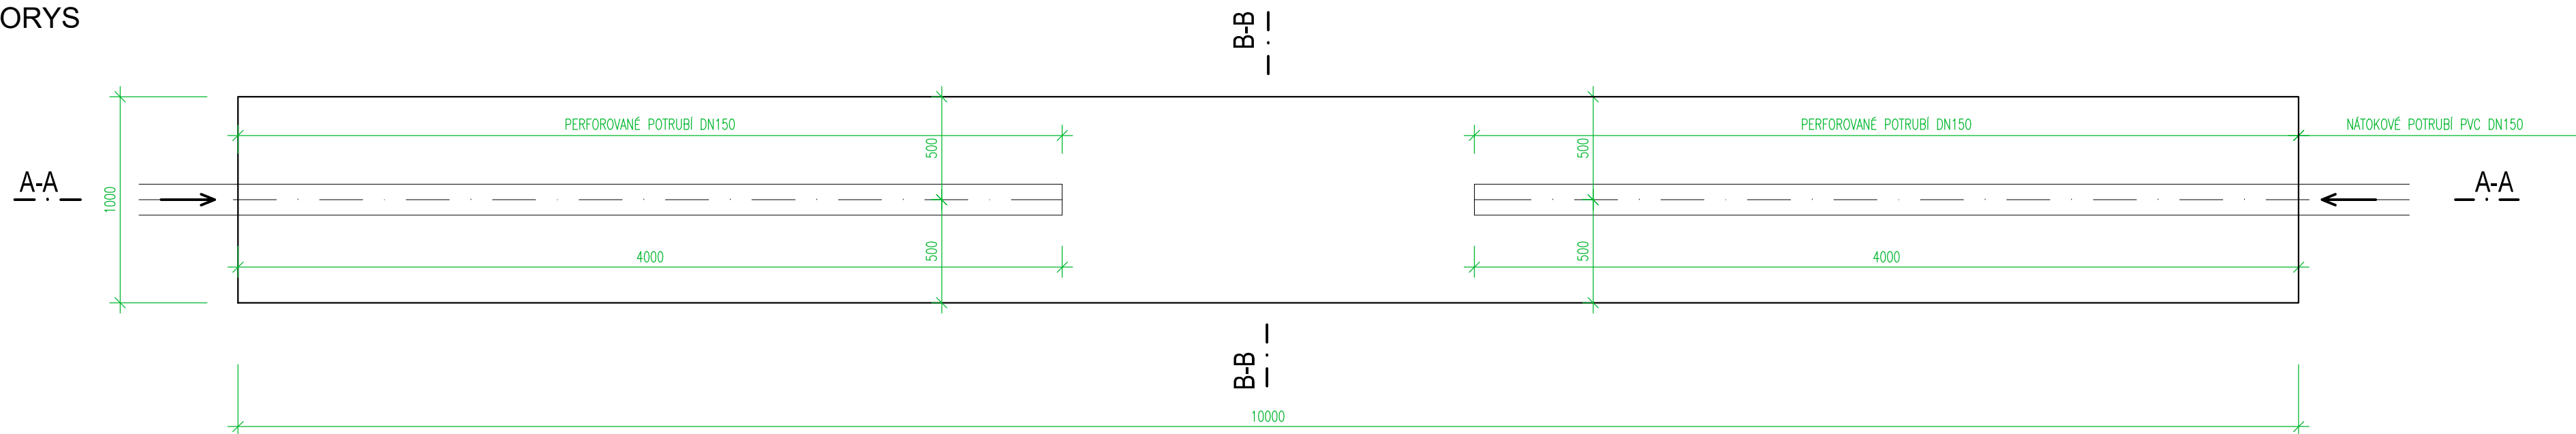

ŘEZ A-A

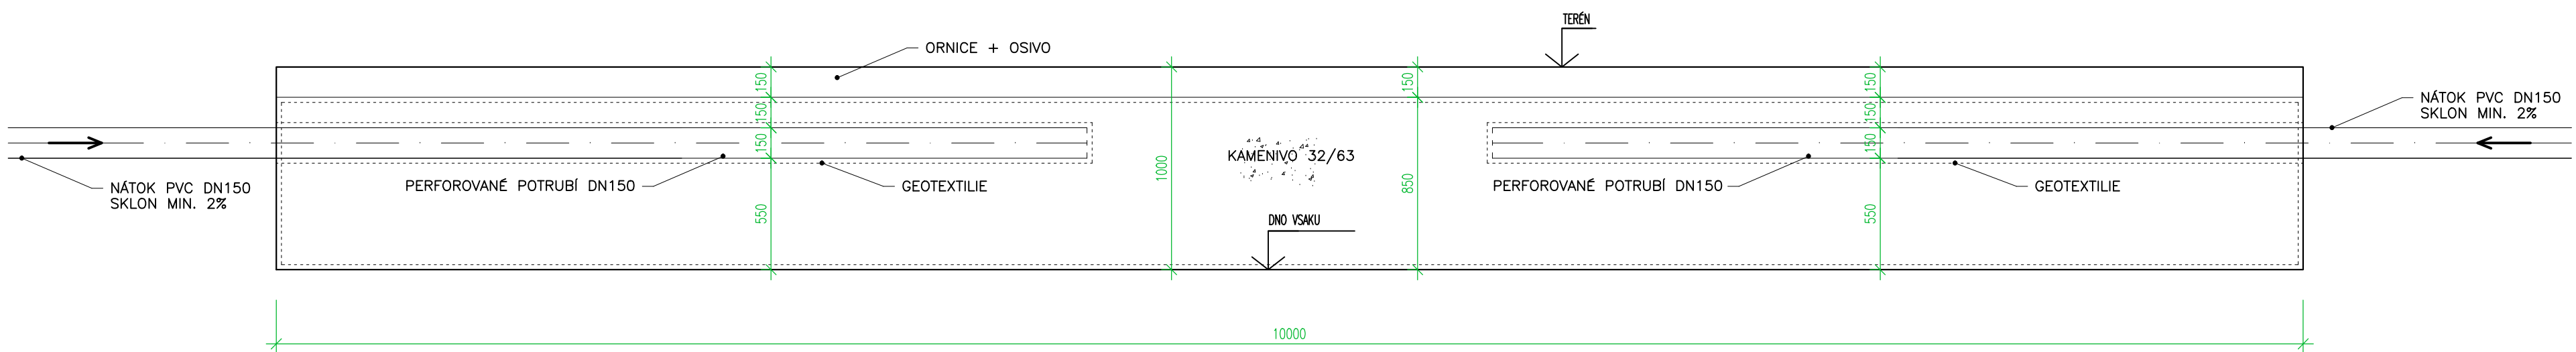

**ŘEZ B-B**

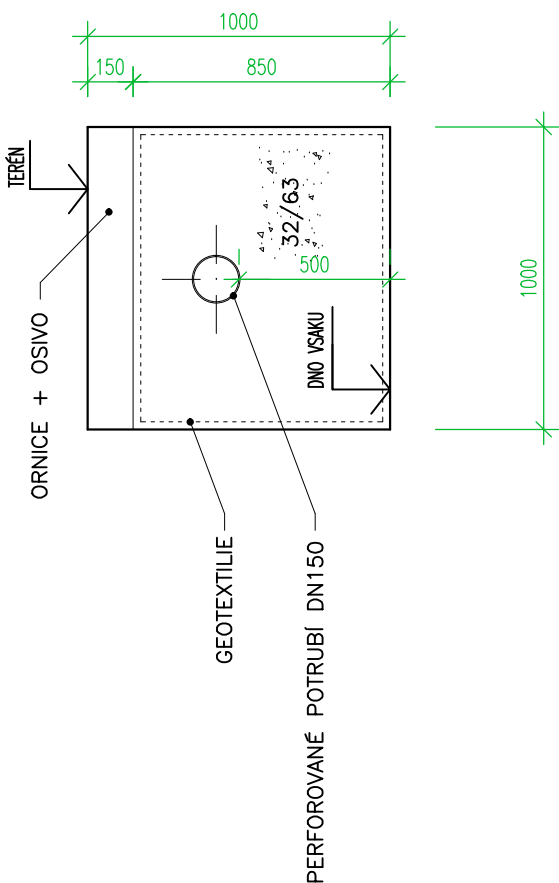

				Číslo soupravy
	PO PŘIPOMÍNKOVÉM ŘÍZENÍ	05/2020		
Č. změny	Zdůvodnění změny	Datum	Podpis	

**signal** PROJEKT Signal Projekt, s.r.o., Vřeňská 55, 639 00 Brno tel.: 585 153 034  
Pracoviště 311 Olomouc, Sladkovského 2, 772 00 OLOMOUČ [www.signalprojekt.cz](http://www.signalprojekt.cz)

Objednatel:	SŽDC, státní organizace, Dlážďená 1003/7, 110 00 Praha 1			
Zastoupený:	SŽDC, státní organizace, Oblastní ředitelství Brno, Kounicova 26, 611 43 Brno			
ODPOVĚDNÝ PROJEKTANT STAVBY a HIP		NAVRHL, VYPRACOVAL		KONTROLOVAL
Radim Křenek 		Ing. Zdeněk Gibl 		Ing. Jiří Motál
Kraj: Jiho­moravský		Pověřený OO: Miroslav		ZAK. ČÍSLO: 19-124-30-311 DATUM 05/2020 STUPEŇ DSP MĚŘÍTKO 1:25 FORMÁT 4xA4 ČÁST PŘÍLOHA
Oprava zabezpečovacího zařízení v ŽST Miroslav SO 10-15-01 Miroslav, stavební úpravy a demolice Podobjekt – Společný technologický objekt				D.2.2.1 06
Řešení dešťových vod				