


Legenda:

- Stávající stav
- Nový stav
- Stávající kabel
- Provizorní přeložka
- Přeložka kabelu

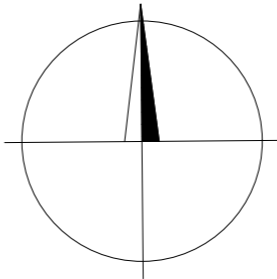


PŘÍČNÝ ŘEZ E-E

OPĚRA O2
M 1:100




PROTIDOTYKOVÁ
ZÁBRANA V.2,0m

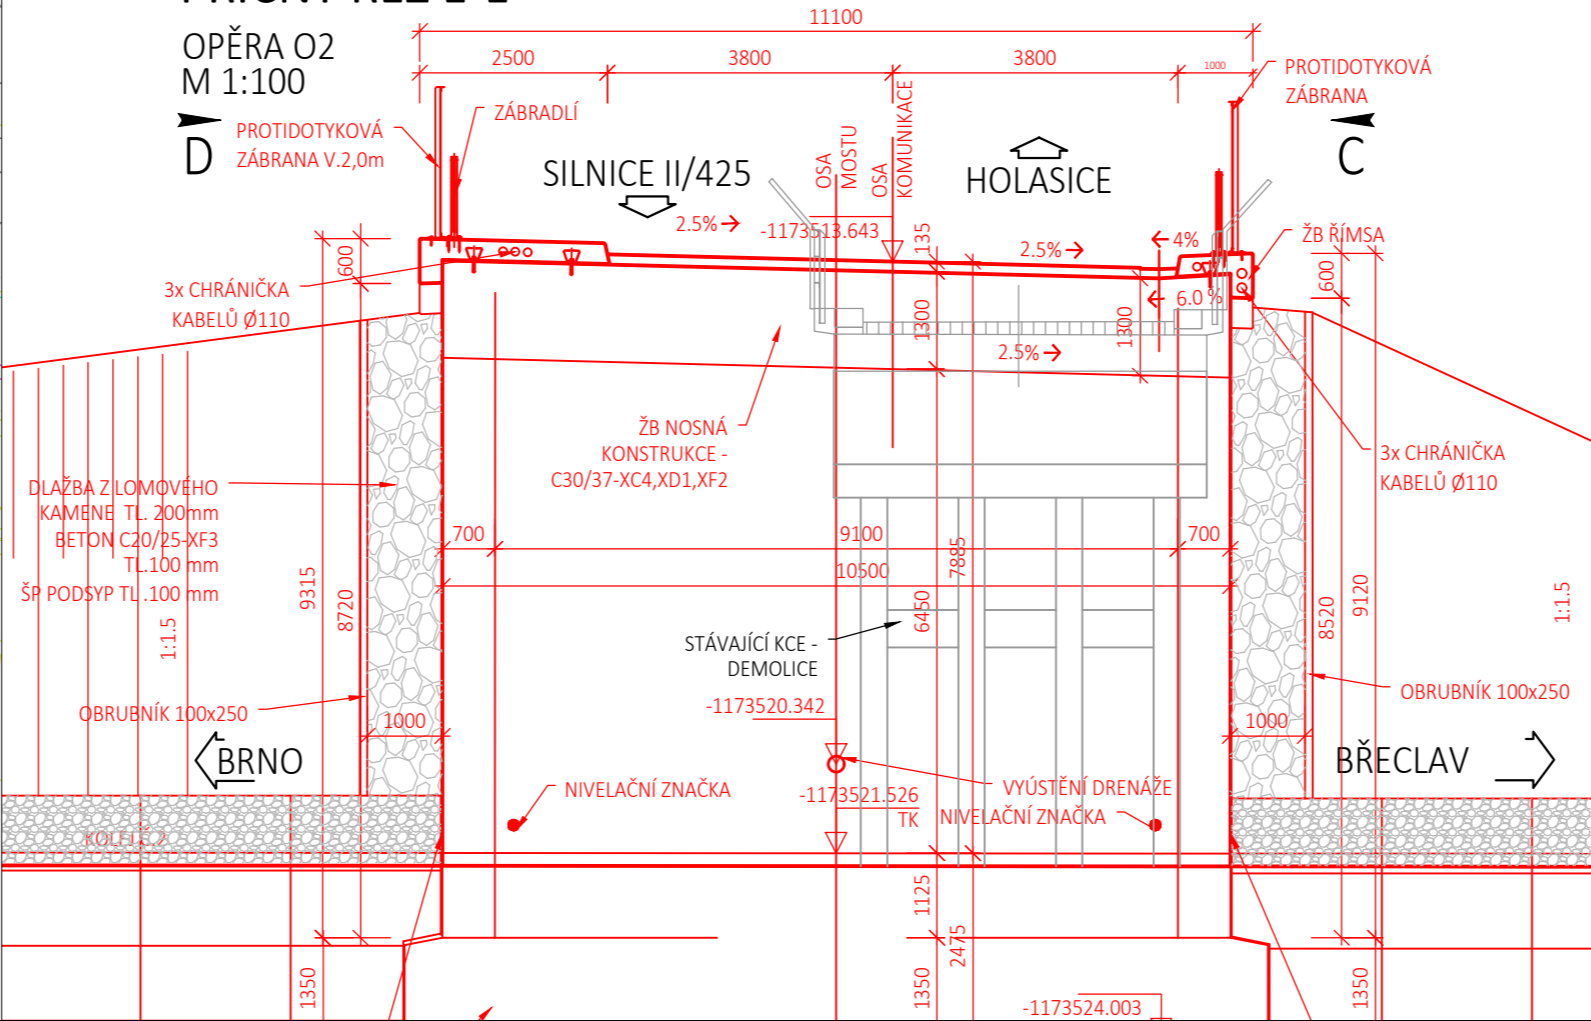

03	...		
02	...		
01	...		
REVIZE	POPIS	DATUM	PODPIS

OBJEDNATEL	SPRÁVA ŽELEZNIČNÍ DOPRAVNÍ CESTY, STÁTNÍ ORGANIZACE DLÁŽDĚNÁ 1003/7, 110 00 PRAHA 1		SPRÁVA ŽELEZNIČNÍ DOPRAVNÍ CESTY
STAVEBNÍ SPRÁVA VÝCHOD, NERUDOVA 1, 772 58 OLOMOUC			

SAGASTA s.r.o. SÍDLLO: NOVODVORSKÁ 1010/14, 142 00 PRAHA 4 IČ: 045 98 555 DIČ: CZ045 98 555					JTSK ČÍSLO SOUPRAVY
ODPOVĚDNÝ PROJEKTANT	VYPRACOVAL	KONTROLA	HIP		
ING. STANISLAV RÝZNAR	KAREL SLIVANSKÝ	ING. STANISLAV RÝZNAR	ING. EMIL ŠPAČEK		
PODPIS	PODPIS	PODPIS	PODPIS		
OBSAH				ČÍSLO ZAKÁZKY 118 092	
VÝSTAVBA ODBOČKY RAJHRAD				DOKUMENTACE DUSP	
SO 01-26-05 Přeložka a ochrana sdělovacího vedení VIVO CONNECTION spol. s r.o. v km 131,237				MĚŘÍTKO 1:500	
NÁZEV PŘÍLOHY				DATUM 07/2019	
Situace				POČET FORMÁTŮ 3xA4	
DOKUMENTACI LZE UŽÍVAT POUZE VE SMYSLU PŘÍSLUŠNÉ SMLOUVY O DÍLO. VÝKRES, ČI JEHO ČÁST, MŮŽE BÝT KOPIOVÁN NEBO JINÝM ZPŮSOBEM ROZŠÍŘOVÁN POUZE PO PŘEDCHOZÍM SOUHLASU SAGASTA s.r.o.				ČÁST D.2.1.5	
				ČÍSLO PŘÍLOHY 2	