
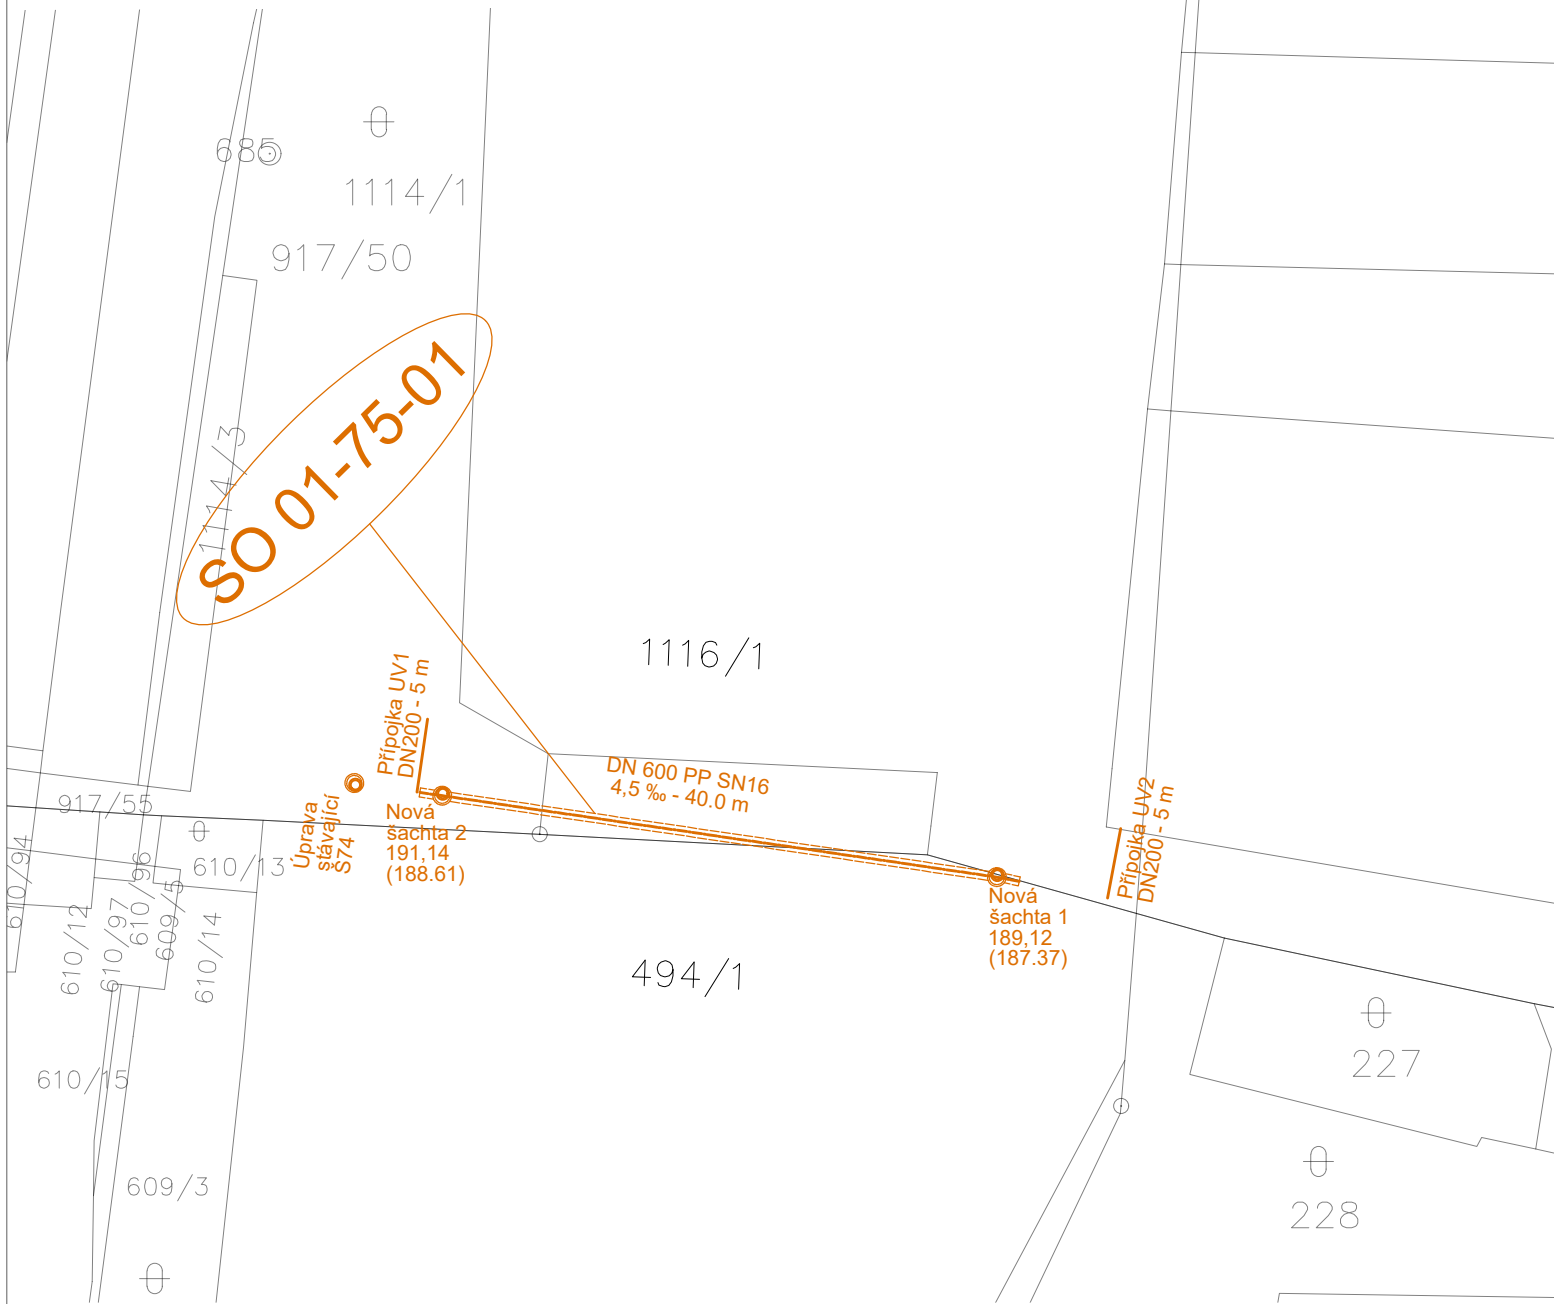


SO 01-75-01
ZÁKRES DO
KATASTRÁLNÍ MAPY
M 1:200

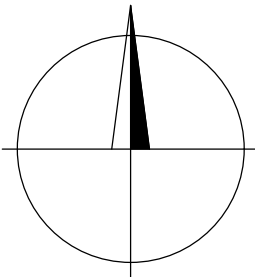

LEGENDA:
kanalizace

03	...		
02	...		
01	...		
REVIZE	POPIS	DATUM	PODPIS

OBJEDNATEL

SPRÁVA ŽELEZNIČNÍ DOPRAVNÍ CESTY, STÁTNÍ ORGANIZACE
DLÁŽDĚNÁ 1003/7, 110 00 PRAHA 1

STAVEBNÍ SPRÁVA VÝCHOD, NERUDOVA 1, 772 58 OLOMOUC



SPRÁVA ŽELEZNIČNÍ
DOPRAVNÍ CESTY

SAGASTA s.r.o.				JTSK	Bpv
SÍDLLO: NOVODVORSKÁ 1010/14, 142 00 PRAHA 4 IČ: 045 98 555 DIČ: CZ045 98 555				ČÍSLO SOUPRAVY	
ODPOVĚDNÝ PROJEKTANT	VYPRACOVAL	KONTROLA	HIP		
ING. JOSEF DOLEŽAL	ING. JOSEF DOLEŽAL	ING. ZUZANA BIELA	ING. EMIL ŠPAČEK		
PODPIS 	PODPIS 	PODPIS 	PODPIS 		
OBSAH				ČÍSLO ZAKÁZKY 118 092	
VÝSTAVBA ODBOČKY RAJHRAD				DOKUMENTACE DUSP	
				MĚŘÍTKO 1:200	
NÁZEV ČÁSTI				DATUM 07/2019	
SO 01-75-01				POČET FORMÁTŮ 2xA4	
Úprava kanalizace pod železničním mostem v km 131,237					
NÁZEV PŘÍLOHY				ČÁST	
KATASTRÁLNÍ SITUACE				ČÍSLO PŘÍLOHY	
				E.1.6 3	
DOKUMENTACI LZE UŽÍVAT POUZE VE SMYSLU PŘÍSLUŠNÉ SMLOUVY O DÍLO. VÝKRES, ČI JEHO ČÁST, MŮŽE BÝT KOPÍROVÁN NEBO JINÝM ZPŮSOBEM ROZŠÍŘOVÁN POUZE PO PŘEDCHOZÍM SOUHLASU SAGASTA s.r.o.					