


LEGENDA ZNAČEK

- EZS ústředna EZS (na stěně)
- D duální detektor (PIR+MW)
- magnetický kontakt dveří
- optickokouřový hlásič k EZS
- klávesnice (poblíž dveří)
- siréna venkovní s majákem
- EXP expander 8 zón (na stěně)

kabely jsou vedeny v trubkách pod omítkou a na příchýtkách  
TECHNICKÁ ZPRÁVA JE NEDÍLNOU SOUČÁSTÍ DOKUMENTACE  
legenda místností je ve stavební části

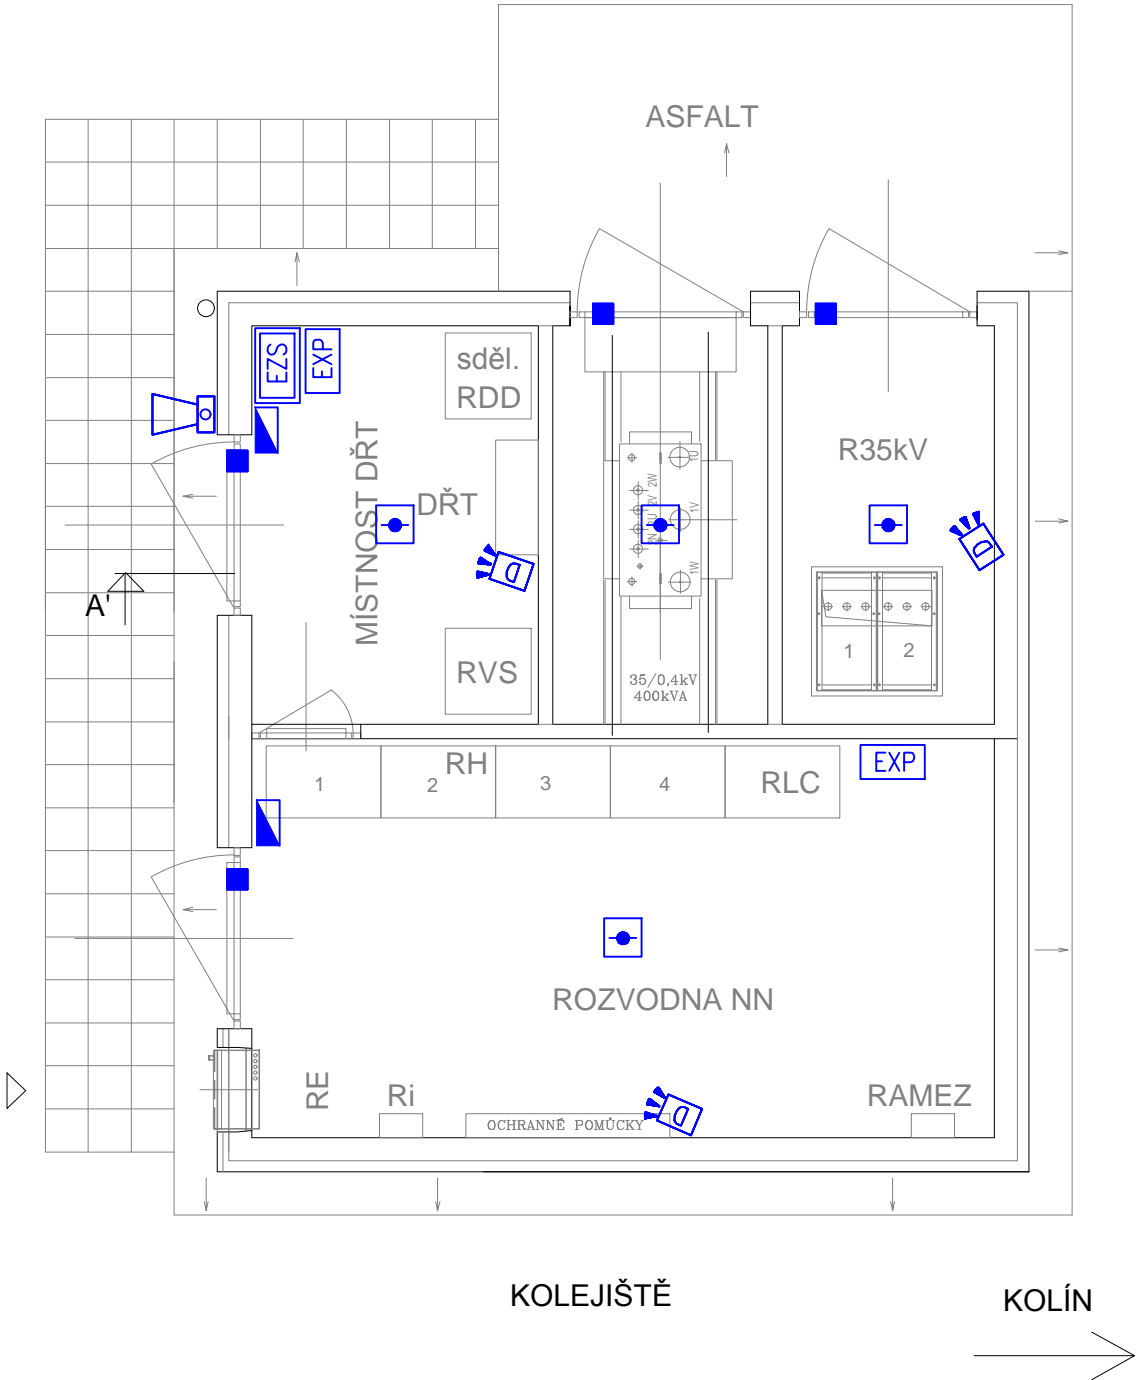

EVROPSKÁ UNIE  
Evropské strukturální a investiční fondy  
Operační program Doprava

Ministerstvo dopravy  
Státní fond dopravní  
infrastruktury



			ČÍSLO SOUPRAVY:
		PO PŘIPOMÍNKÁCH	
REVIZE Č.	DATUM	ZMĚNA	



SUDOP BRNO

SUDOP BRNO, spol. s r.o.  
Kounicova 26  
611 36 Brno



Signal Projekt s.r.o., Vídeňská 55, 639 00 Brno  
Pracoviště 221 Ostrava  
28. října 165, 709 00 Ostrava

tel.: 597 081 433

Hlavní inženýr projektu: Ing. Jan Zámecký	Odpovědný projektant PS: Ing. Helena Havlenová	Vypracoval: Ing. Helena Havlenová	Kontroloval:
STAVBA: Výstavba EOv v žst. Přelouč, Kostěnice až Choceň, odb. Zádulka a Svitavy - 2.část			Stupeň dok.: P - Projekt
ČÁST: PS 09-13-01.3 Žst. Zámorsk, trafostanice 35/0,4kV - EZS			Zak. číslo: 16002-01-0716
PŘÍLOHA: Půdorys			Datum: 07/2016
			Číslo části: D.3.5
			Měřítko: 1:50
			Příloha č.: 2