








## LEGENDA ZNAČEK

-  ústředna EZS (na stěně)
-  duální detektor (PIR+MW)
-  magnetický kontakt dveří
-  optickokouřový hlásič k EZS
-  klávesnice (poblíž dveří)
-  siréna venkovní s majákem
-  expander 8 zón (na stěně)


kabely jsou vedeny v trubkách pod omítkou a na přichýtkách

TECHNICKÁ ZPRÁVA JE NEDÍLNOU SOUČÁSTÍ DOKUMENTACE

legenda místností je ve stavební části

KOLEJIŠTĚ

Č.TŘEBOVÁ ← → KOLÍN

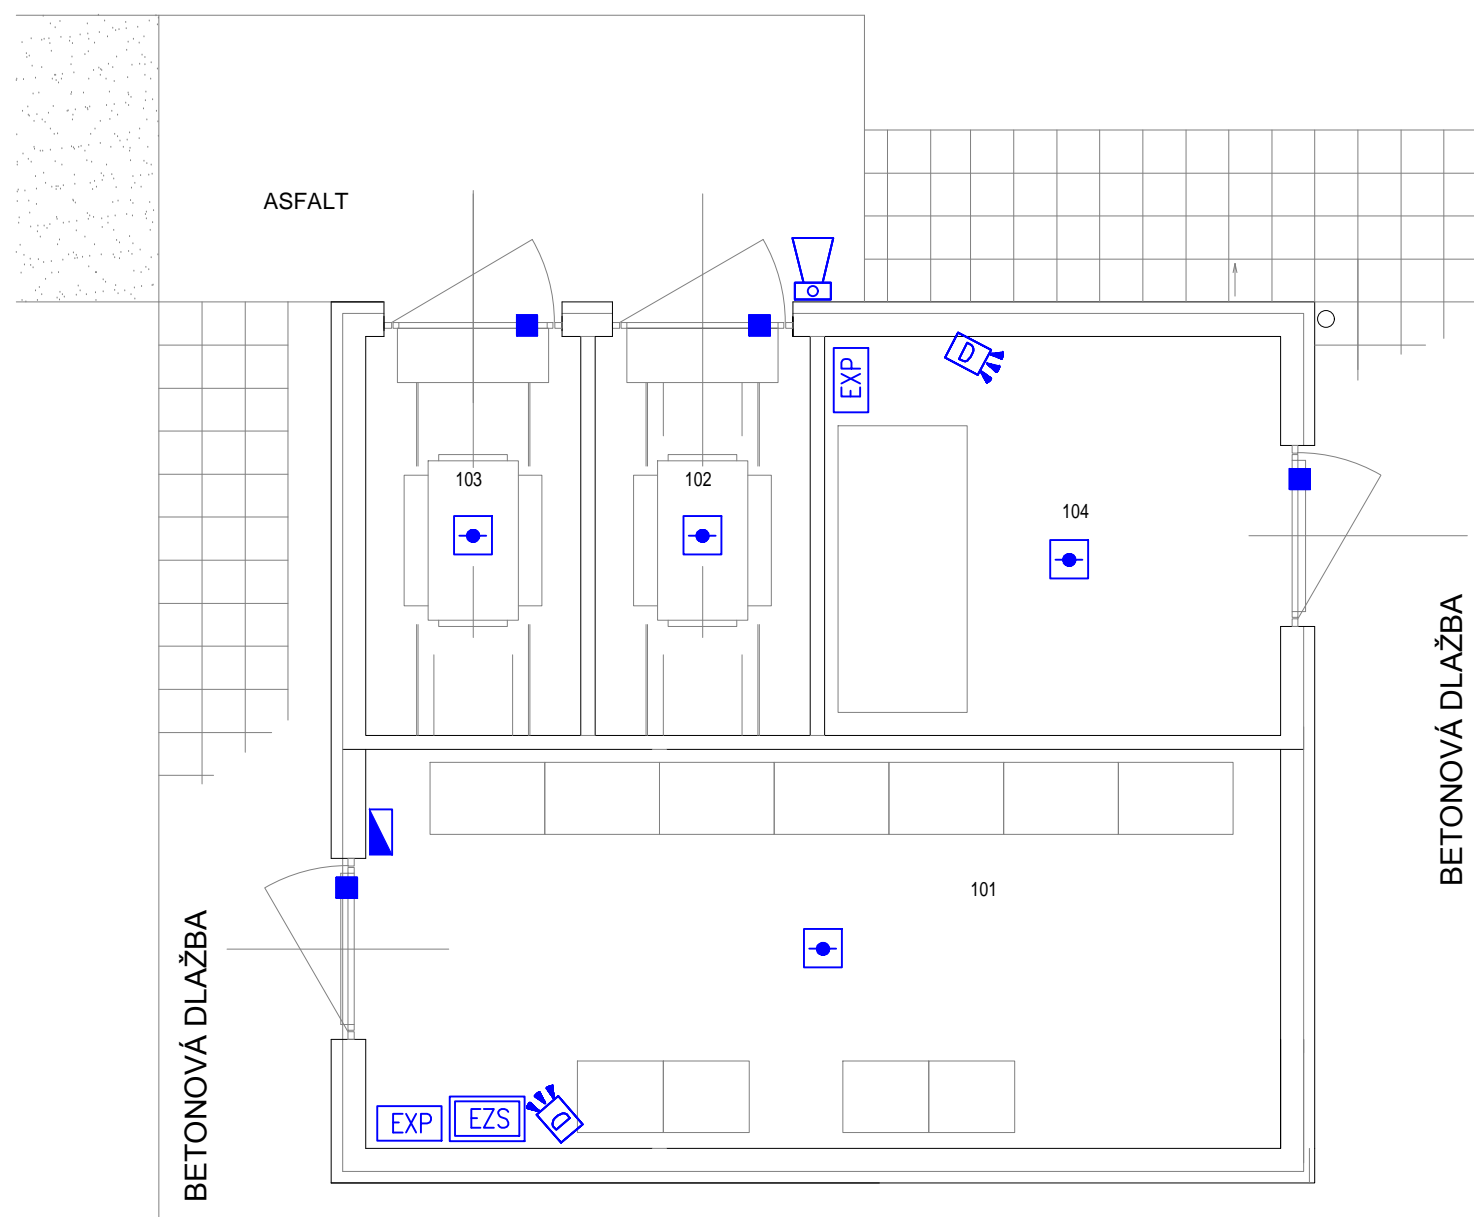

EVROPSKÁ UNIE  
Evropské strukturální a investiční fondy  
Operační program Doprava

Ministerstvo dopravy  
Státní fond dopravní  
infrastruktury



Správa železniční dopravní cesty

			ČÍSLO SOUPRAVY:
		PO PŘIPOMÍNKÁCH	
REVIZE Č.	DATUM	ZMĚNA	



SUDOP BRNO, spol. s r.o.  
Kounicova 26  
611 36 Brno



Signal Projekt s.r.o., Vídeňská 55, 639 00 Brno  
Pracoviště 221 Ostrava  
28. října 165, 709 00 Ostrava

tel.: 597 081 433

Hlavní inženýr projektu: <i>Galach</i> Ing. Jan Zámecký	Odpovědný projektant PS: Ing. Helena Havlenová	Vypracoval: Ing. Helena Havlenová	Kontroloval:
STAVBA: Výstavba EOv v žst. Přelouč, Kostěnice až Choceň, odb. Zádulka a Svitavy - 2.část			Stupeň dok.: P - Projekt
ČÁST: PS 14-14-04 Žst. Řečany nad Labem, EZS			Zak. číslo: 16002-01-0716
PŘÍLOHA: Půdorys			Datum: 07/2016
			Číslo části: D.2.2
			Měřítko: 1:50
			Příloha č.: 2