


UMÍSTĚNÍ ZAŘÍZENÍ V 1.PP

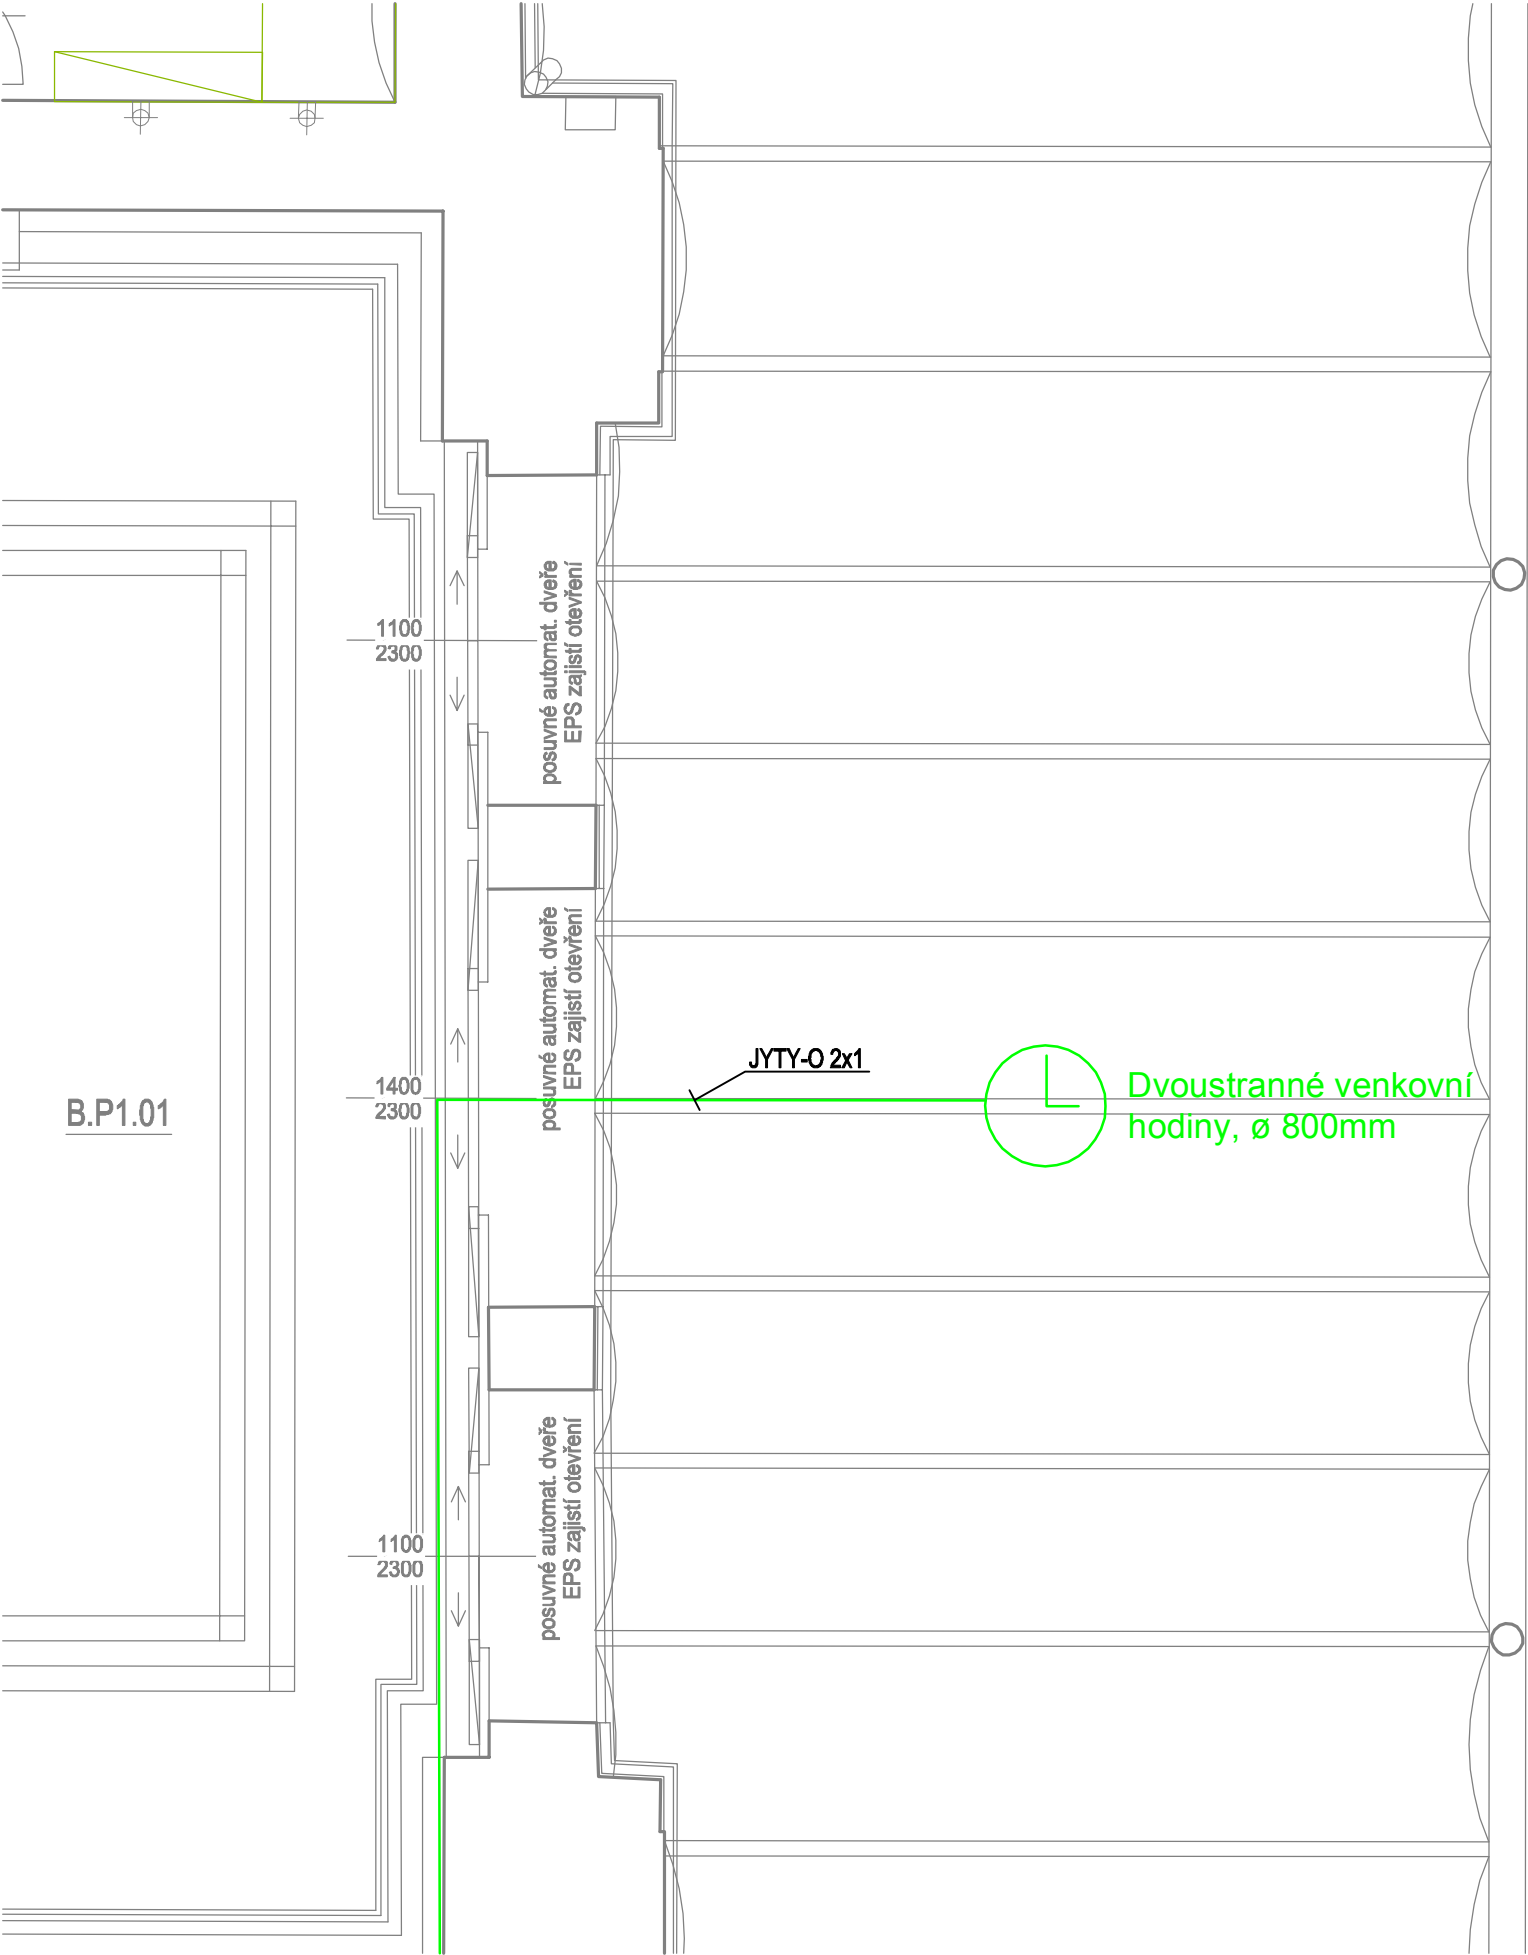

B.P1.01

| LEGENDA ZNAČEK | | | |
|----------------|------------------------------|--------|---------------|
| Značka | Popis značky | Značka | Popis značky |
| | Prvky, které nedodává stavba | | Slepý půdorys |

| Číslo změny: | Obsah změny: | Datum změny: |
|--------------|--------------|--------------|
| 01 | - | - |
| 02 | - | - |
| 03 | - | - |

| | |
|-------------|---|
| Objednatel: | Správa železnic, státní organizace Dlážděná 1003/7, 110 00 Praha 1 |
| | Stavební správa západ Sokolovská 278/1955, 190 00 Praha 9 |

| | |
|---|--|
| Zhotovitel: účastníci společnosti "SP+SEU_Plzeň hl. n." | |
|---|--|

| | | |
|----------|---|---|
| Správce: | SUDOP PRAHA a.s. Olšanská 1a, 130 80 Praha 3 tel.: +420 267 094 111 e-mail: praha@sudop.cz | Hlavní inženýr projektu: JAROSLAV SOUMAR |
| | | Garant profese: ING. VLADIMÍR HADRABA |

| | |
|--------------------|--|
| Zpracovatel částí: | STOSMOL, s. r. o. Mařákova 3079/2, 400 01 Ústí nad Labem tel.: +420 725 881 561 e-mail: info@stosmol.cz |
| | |

| | | | |
|--------------------|----------------------------------|-----------------------|------------------|
| Vedoucí střediska: | Odpovědný projektant SO, IO, PS: | Vypracoval: | Kontroloval: |
| ING. JIŘÍ ŠTOLBA | ING. VLADIMÍR HADRABA | ING. VLADIMÍR HADRABA | ING. JIŘÍ ŠTOLBA |

| | | |
|--|------------------------------|-------------------------|
| Název akce: REKONSTRUKCE VÝPRAVNÍ BUDOVY V ŽST. PLZEŇ HL. N. | Číslo smlouvy: 18-144.230 | |
| | Projektový stupeň: PDPS | |
| | Datum: 07/2020 | |
| Část: SDĚLOVACÍ ZAŘÍZENÍ | Číslo části: D.1.2.7 | |
| PS 216 - ÚPRAVY STÁVAJÍCÍCH SLABOPROUDÝCH ROZVODŮ | Měřítko: 1:50 | Počet formátů: 2x A4 |
| Název přílohy: UMÍSTĚNÍ ZAŘÍZENÍ 1.PP | Číslo přílohy: 2 | |