


UMÍSTĚNÍ ZAŘÍZENÍ V 1.NP

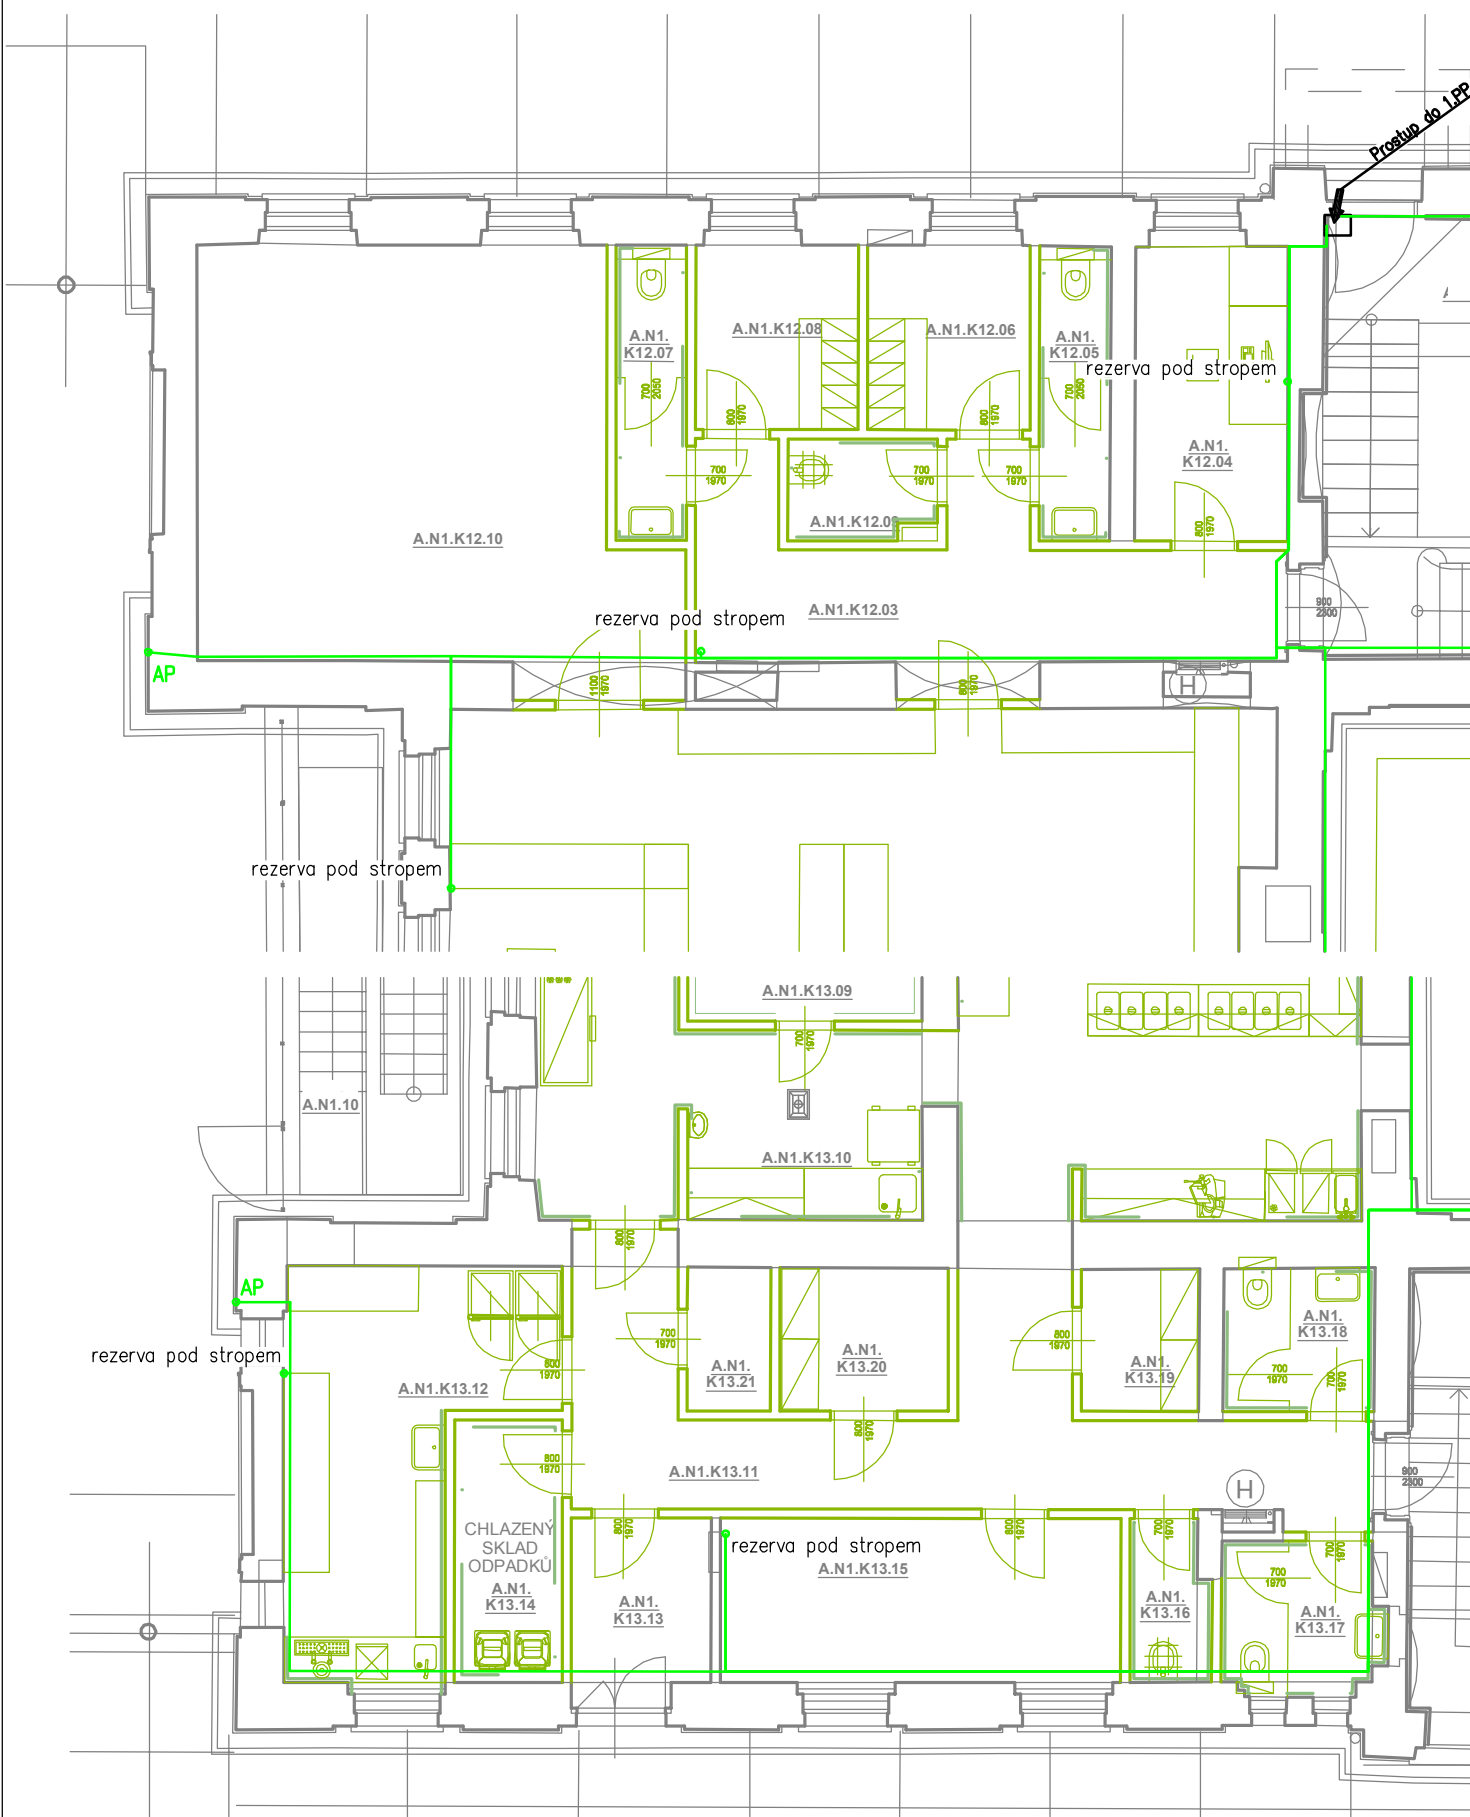

LEGENDA ZNAČEK			
Značka	Popis značky	Značka	Popis značky
	zásuvka strukturované kabeláže		dvojzásuvka strukturované kabeláže
	UTP Cat.6		Access Point

LEGENDA ZNAČEK			
Značka	Popis značky	Značka	Popis značky
	Prvky, které nedodává stavba		Slepý půdorys

Číslo změny:	Obsah změny:	Datum změny:
01	-	-
02	-	-
03	-	-

Objednatel:	Správa železnic, státní organizace Dlážděná 1003/7, 110 00 Praha 1
	Stavební správa západ Sokolovská 278/1955, 190 00 Praha 9

Zhotovitel: účastníci společnosti "SP+SEU_Plzeň hl. n."	
---	--

Správce:	SUDOP PRAHA a.s. Olšanská 1a, 130 80 Praha 3 tel.: +420 267 094 111 e-mail: praha@sudop.cz	Hlavní inženýr projektu: JAROSLAV SOUMAR
		Garant profese: ING. VLADIMÍR HADRABA

Zpracovatel částí:	STOSMOL, s. r. o. Mařákova 3079/2, 400 01 Ústí nad Labem tel.: +420 725 881 561 e-mail: info@stosmol.cz

Vedoucí střediska:	Odpovědný projektant SO, IO, PS:	Vypracoval:	Kontroloval:
ING. JIŘÍ ŠTOLBA	ING. VLADIMÍR HADRABA	ING. VLADIMÍR HADRABA	ING. JIŘÍ ŠTOLBA

Název akce: REKONSTRUKCE VÝPRAVNÍ BUDOVY V ŽST. PLZEŇ HL. N.	Číslo smlouvy: 18-144.230	
	Projektový stupeň: PDPS	
Část: SDĚLOVACÍ ZAŘÍZENÍ PS 218 - WI-FI VE VEŘEJNÝCH PROSTORÁCH	Datum: 07/2020	
	Číslo části: D.1.2.9	
Název přílohy: UMÍSTĚNÍ ZAŘÍZENÍ 1.NP	Měřítko: 1:100	Počet formátů: 2x A4
	Číslo přílohy: 3	

DOKUMENT LZE UŽÍVAT POUZE VE SMYSLU PŘÍSLUŠNÉ SMLOUVY O DÍLO. ŽÁDNÁ JEHO ČÁST NEMŮŽE BÝT DLE ZÁKONA č.121/2000 Sb. KOPIJOVÁNA NEBO JINÝM ZPŮSOBEM ROZŠÍŘOVÁNA. BEZ SOUHLASU SUDOP PRAHA a.s.