


SITUAČNÍ VÝKRES
M 1:250
KM 25,9 - 26,2
k.ú. Hradčany u Tišnova

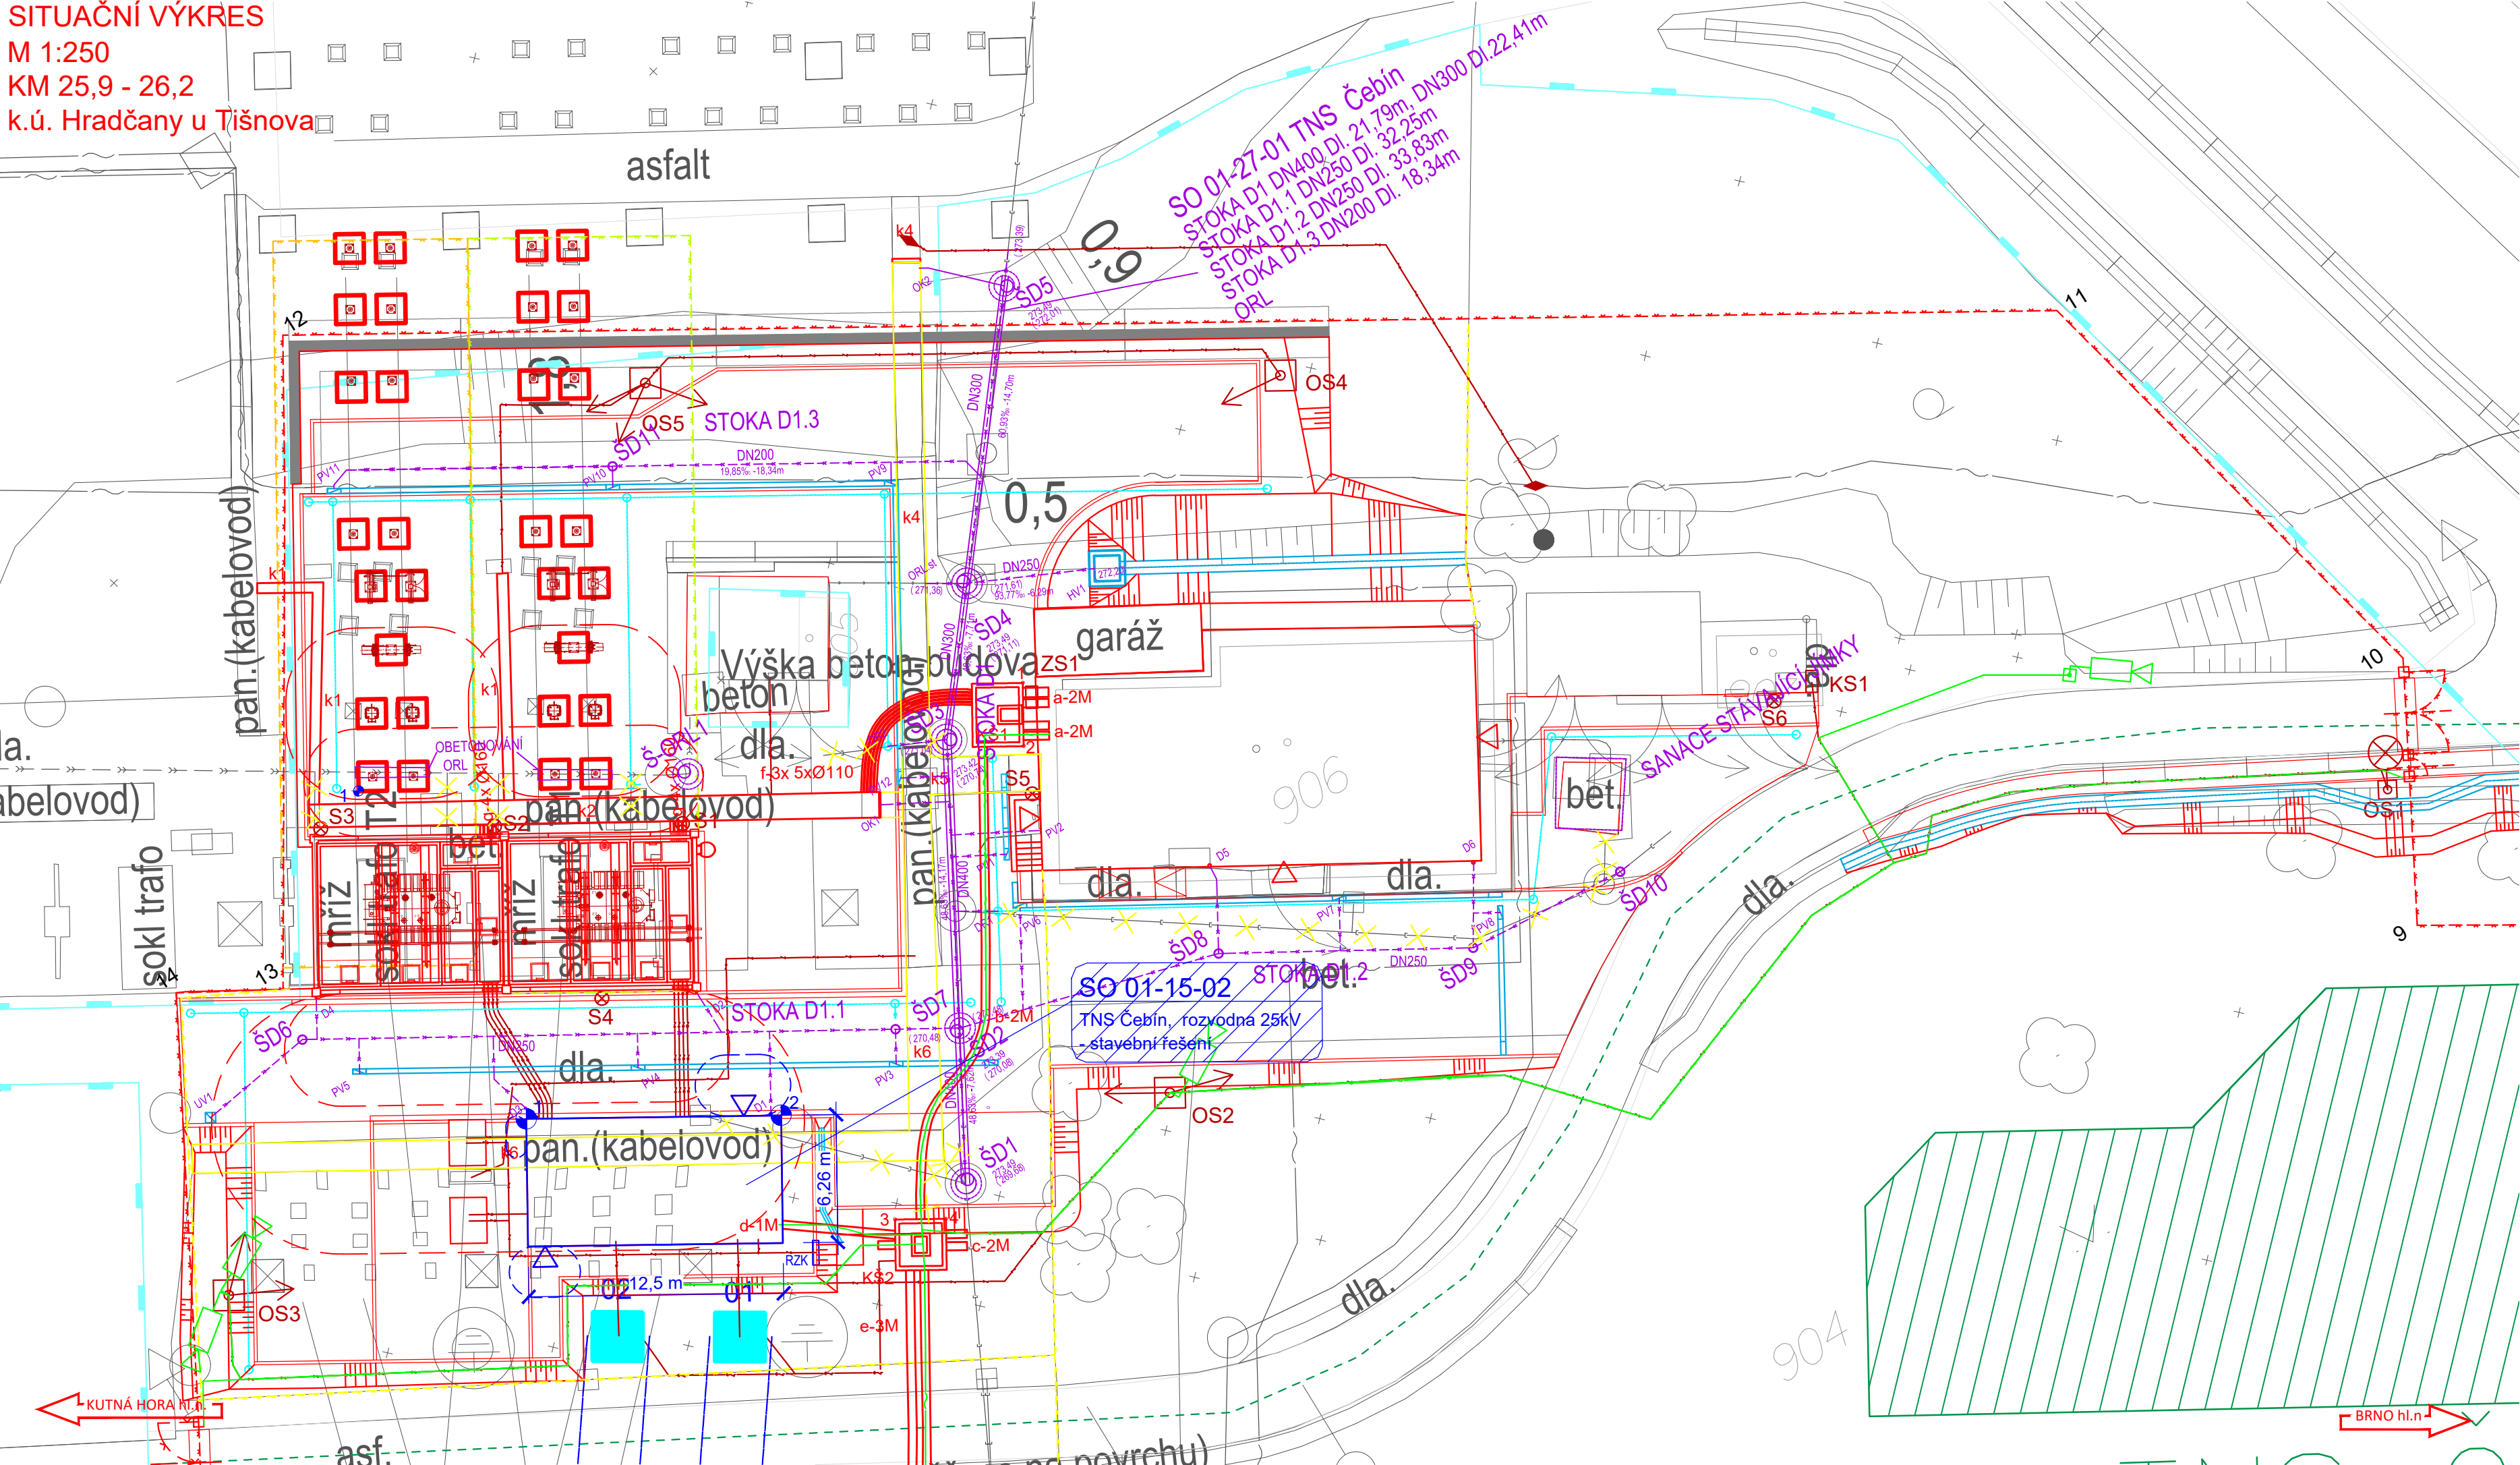

LEGENDA

- ŘEŠENÝ STAVEBNÍ OBJEKT - SO
- POŽÁRNĚ NEBEZPEČNÝ PROSTOR ŘEŠENÉHO SO
- POŽÁRNĚ NEBEZPEČNÝ SOUVISEJÍCÍCH SO
- STÁVAJÍCÍ KOLEJE A JINÉ STÁVAJÍCÍ OBJEKTY
- KATASTRÁLNÍ MAPA
- NOVÉ KOLEJE, KOMUNIKACE, MOSTY, POZEMNÍ STAVBY
- DEMOLICE A DEMONTÁŽE
- KANALIZACE
- SILNOPROUDÉ ZAŘÍZENÍ
- SDĚLOVACÍ ZAŘÍZENÍ
- ZABEZPEČOVACÍ ZAŘÍZENÍ
- TRAKČNÍ VEDENÍ
- ZAŘÍZENÍ STAVENIŠTĚ
- HRANICE KATASTRŮ
- HRANICE OBVODU DRÁHY - POZEMEK SŽ
- HRANICE OBVODU DRÁHY - POZEMEK ČD

LEGENDA STÁVAJÍCÍCH SÍTÍ

- VODOVOD PITNÁ VODA
- VODOVOD UŽITKOVÁ VODA
- KANALIZACE
- KANALIZACE JEDNOTNÁ
- KANALIZACE DEŠŤOVÁ
- KANALIZACE SPLAŠKOVÁ
- KANALIZACE VÝTLAK
- NN KABELY
- NN NADZEMNÍ VEDENÍ
- VN KABELY
- VN NADZEMNÍ VEDENÍ
- VVN KABELY
- VVN NADZEMNÍ VEDENÍ
- NTL PLYNOVOD
- STL PLYNOVOD
- VTL PLYNOVOD
- SDĚLOVACÍ KABELY
- SDĚLOVACÍ NADZEMNÍ VEDENÍ
- RADIOVÉ SÍTĚ
- ZABEZPEČOVACÍ KABELY
- ZABEZPEČOVACÍ KABELY
- HORKOVOD
- PAROVOD
- TEPLOVOD

POZNÁMKA

SOUŘADNICE VYTYČOVACÍCH BODŮ VIZ TECHNICKÁ ZPRÁVA.



			ČÍSLO SOUPRAVY:
REVIZE Č.	DATUM	ZMĚNA	



SUDOP BRNO, spol. s r.o.
Kounicova 26
611 36 Brno

OBJEDNAVATEL: Správa železnic, státní organizace, Dílčedná 1003/7, 110 00 Praha 1		tel. : +420 972 625 804	
Stavební správa východ (organizační jednotka)		E-mail: sudop@sudop-brno.cz	
PROFESNÍ SKUPINA: 31	Pozemní stavby	VEDOUcí PROF. SKUPINY Ing. Stanislav Kašpárek	GENERÁLNÍ ŘEDITEL Ing. Kamil Chmela
ODPOVĚDNÝ PROJ. ZAKÁZKY Ing. Jan Zářecký	ODPOVĚDNÝ PROJ. PS, SO Ing. Michal Malý	NAVRHL, VYPRACOVAL Ing. Michal Malý	KONTROLOVAL Bc. David Zelený
KRAJ: Jihomoravský/Vysočina		POVĚŘENÝ OÚ: Tišnov – Golčův Jeníkov	
ZVÝŠENÍ TRAKČNÍHO VÝKONU TNS ČEBÍN SO 01-15-02 TNS Čebín, rozvodna 25 kV - stavební řešení Část A - architektonicko stavební řešení		STUPEŇ: DUSP+PDPS	
		ZAK. ČÍSLO 20047-01-1020	ARCH. ČÍSLO 2020240017
		MĚŘÍTKO 1: 250	POČET FORMÁTŮ 4x A4
Situace		DATUM: 10/2020	
		ČÁST DOKUM. D.2.2.2	PŘÍLOHA 02