


Podrobná situace

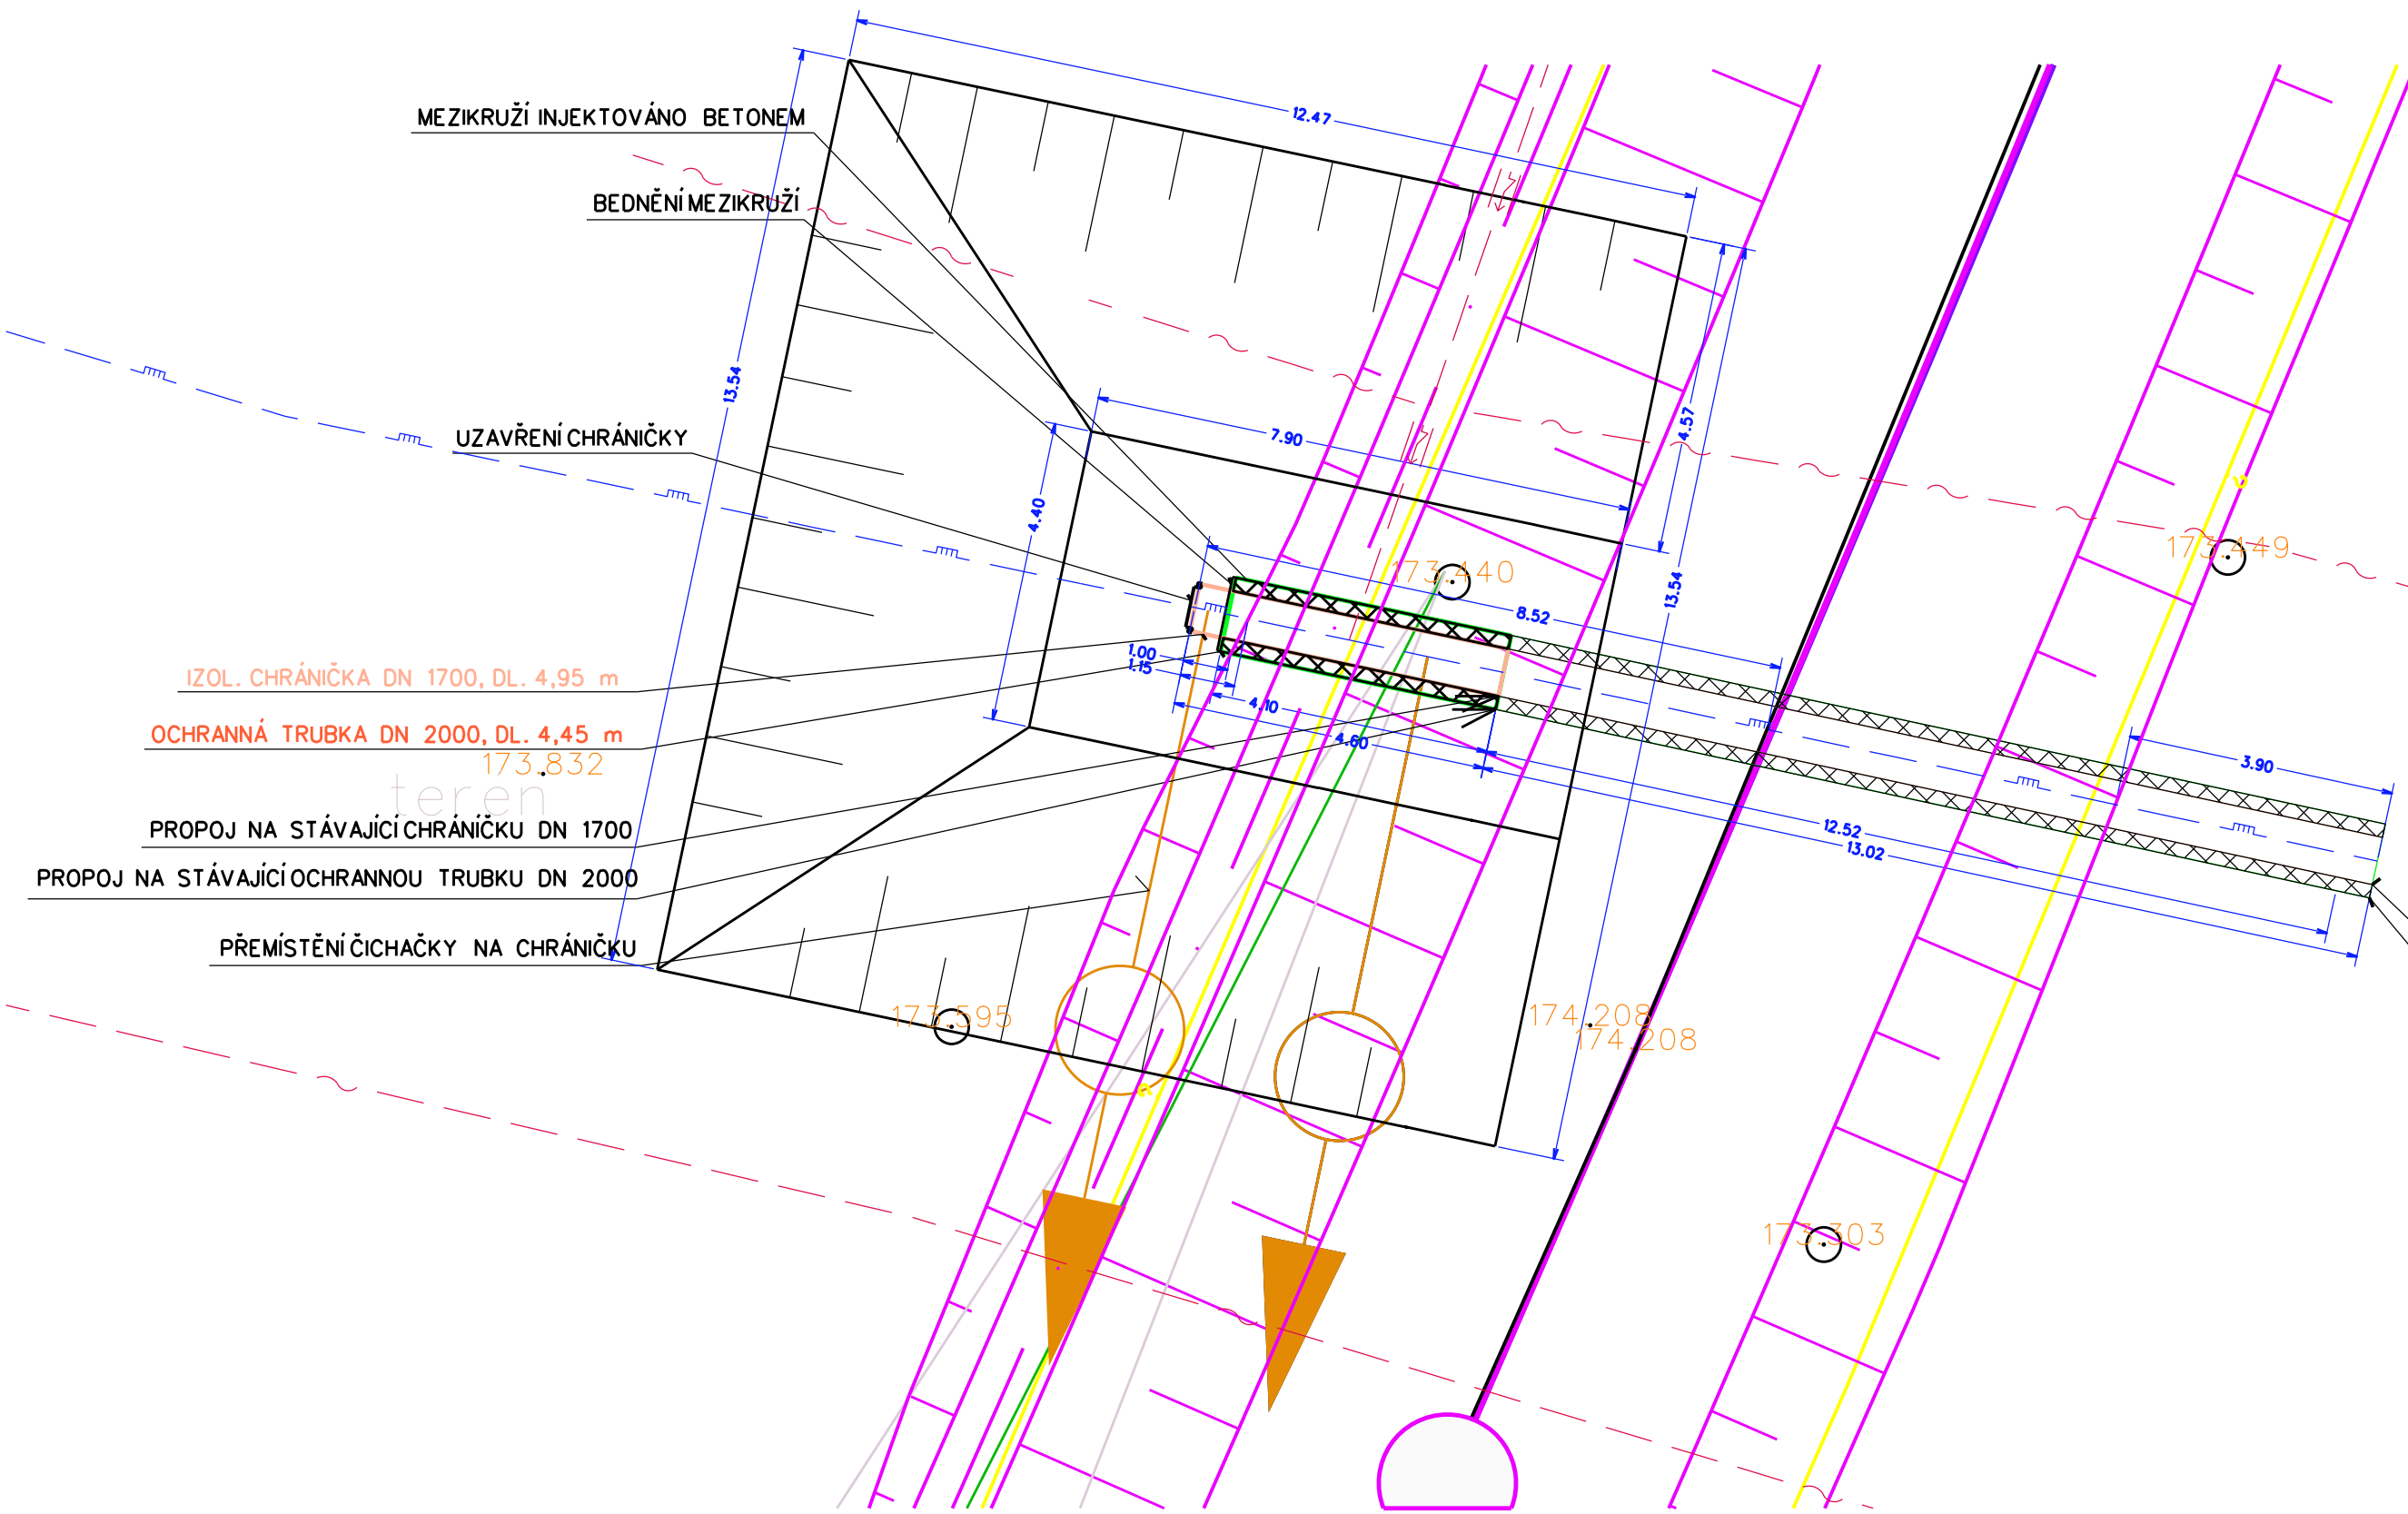


- POZNÁMKA:
- PRODLOUŽENÍ CHRÁNIČKY A OCHR. TRUBKY PROVEĎTE DLE ČSN EN 1594 V SOULADU S TPG 702 04, ZÁKONEM č. 458/2000 Sb., VYHL. č. 21/1979 Sb., VE ZNĚNÍ VYHL. č. 554/1990 Sb., VYHL. č. 85/1978 Sb., ČSN 73 3050, ČSN 03 8376 A ČSN 75 5630!
 - MONTOVAT ROZVODY PLYNU MOHOU POUZE ORGANIZACE, PRÁVNICKÉ A FYZICKÉ OSOBY PROVÁDĚJÍCÍ PODNIKATELSKOU ČINNOST, MAJÍCÍ OPRAVNĚNÍ DLE USTANOVENÍ §3 VYHL. č. 21/1979 Sb., VE ZNĚNÍ VYHL. č. 554/1990 Sb.!
 - PŘED ZAHÁJENÍM ZEMNÍCH PRACÍ MUSÍ BÝT VYTÝČENY STÁVAJÍCÍ PODZEMNÍ VEDENÍ TECHNICKÉHO VYBAVENÍ ZA ÚČASTI JEJICH SPRÁVCŮ!

- LEGENDA SÍTÍ:
- DN 1200 - 3 m
 - NAVRHOVANÉ PRODLOUŽENÍ CHRÁNIČKY, DIMENZE POTRUBÍ - DÉLKA
 - NAVRHOVANÉ PRODLOUŽENÍ OCHRANNÉ TRUBKY, DIMENZE POTRUBÍ - DÉLKA
 - STÁVAJÍCÍ VYSOKOTLAKÝ PLYNOVOD NAD 40 BARŮ
 - STÁVAJÍCÍ CHRÁNIČKA
 - STÁVAJÍCÍ OCHRANNÁ TRUBKA
 - SDĚLOVACÍ METALICKÝ KABEL NET4GAS
 - SDĚLOVACÍ OPTICKÝ KABEL NET4GAS
 - SDĚLOVACÍ KABEL DIAL TELECOM
 - KABEL PROTIKOROZNÍ OCHRANY NET4GAS, s.r.o.



Příčný řez

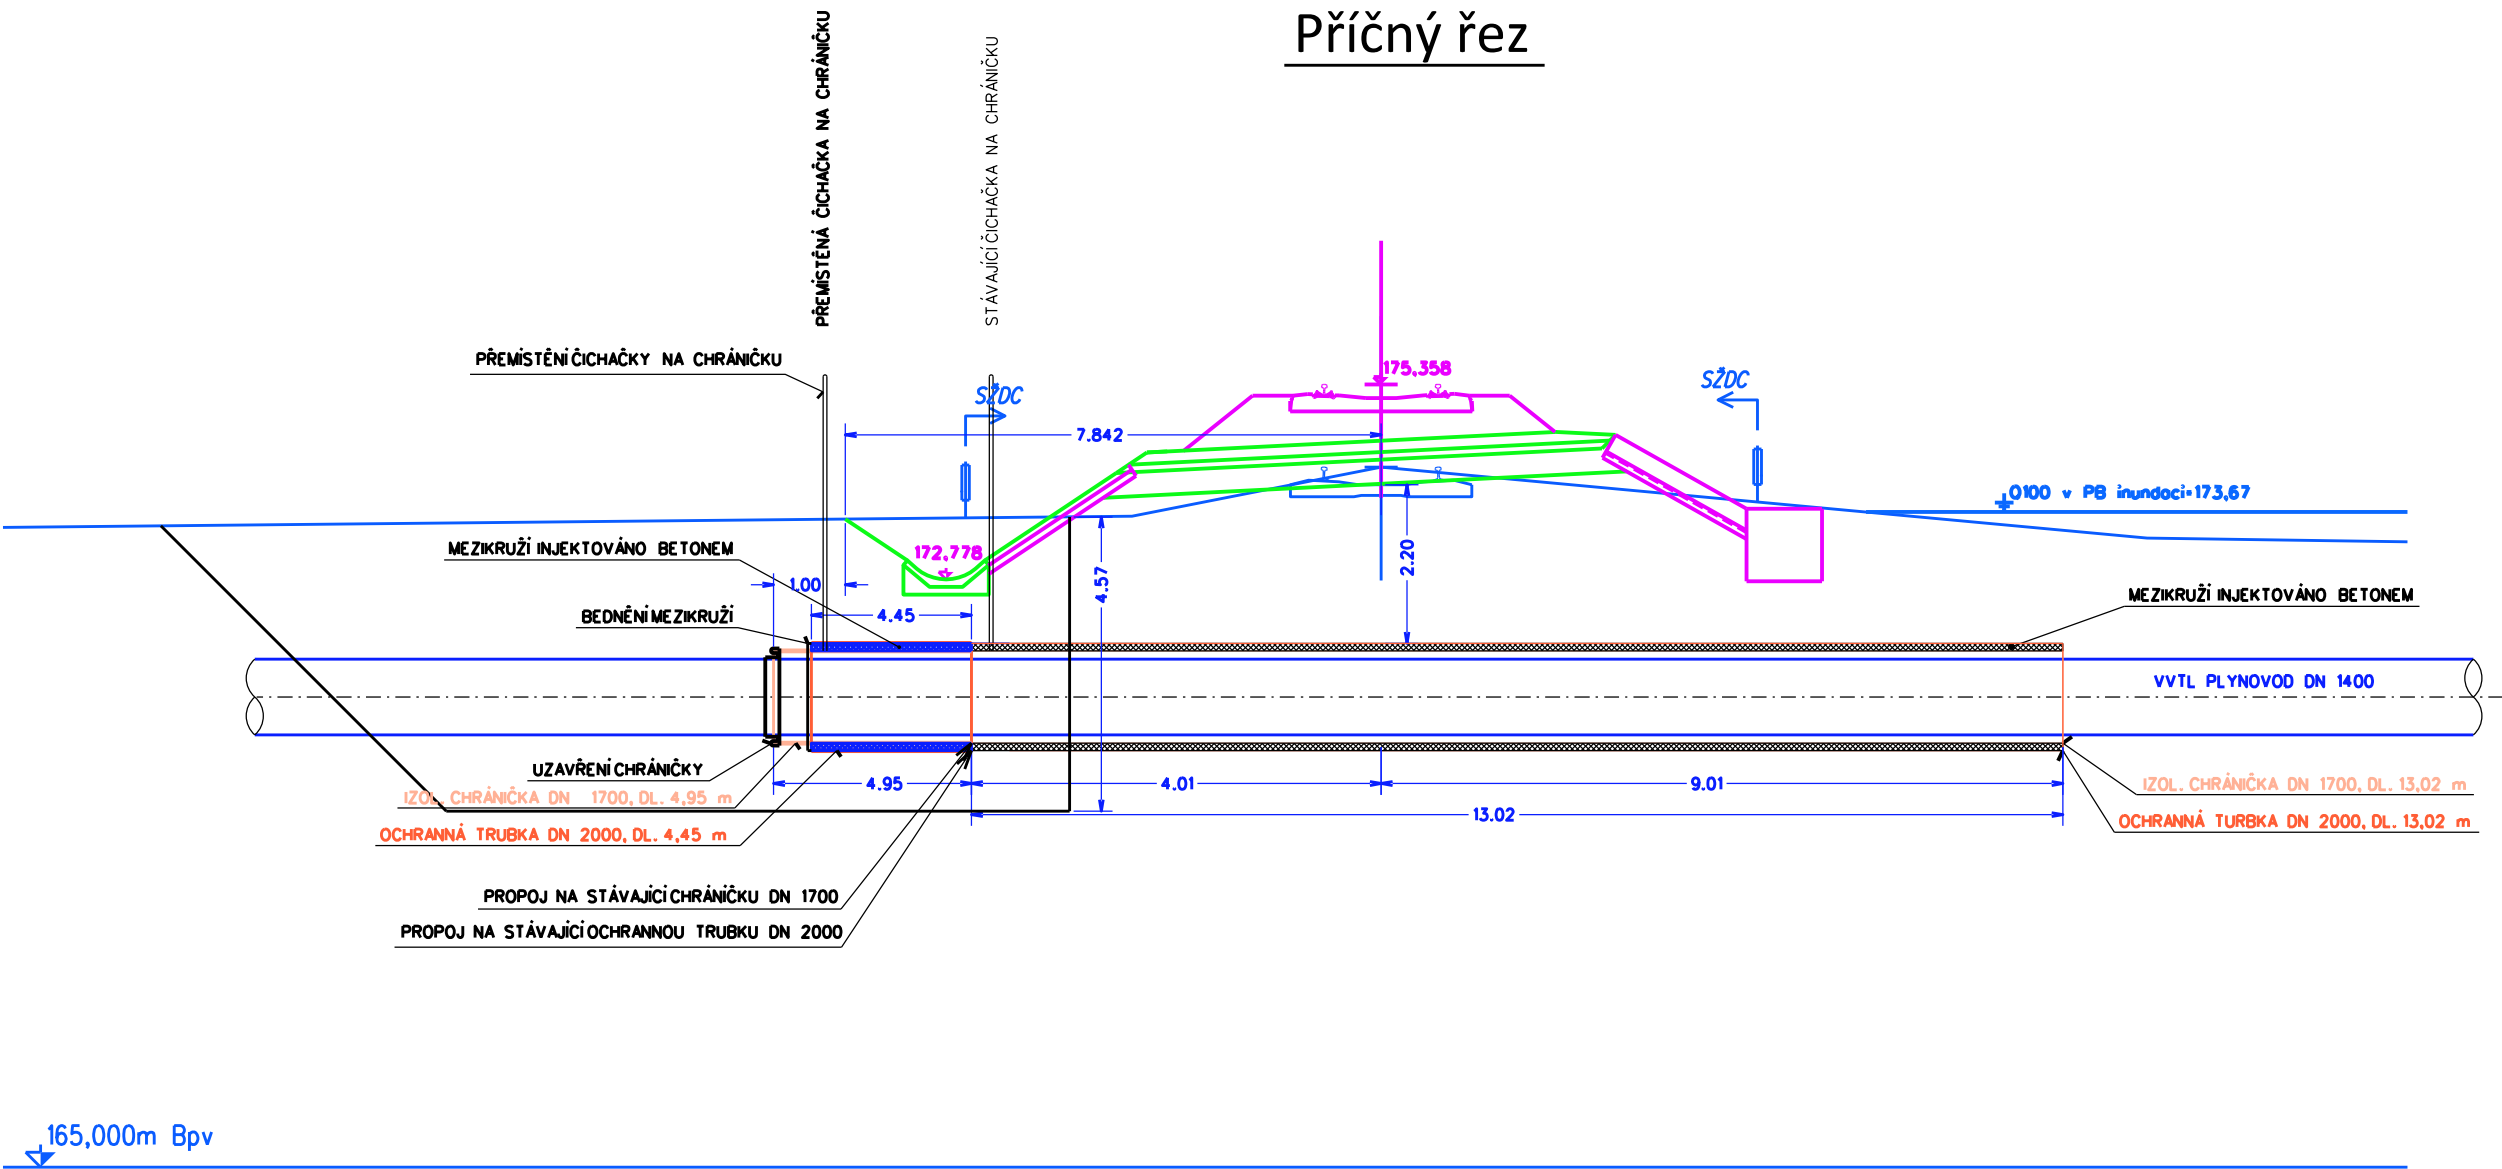

			ČÍSLO SOUPRAVY:
REVIZE Č.	DATUM	ZMĚNA	

HOS - PPZ, s.r.o.

HOS - PPZ, s.r.o.
Grešlové Mýto 49
671 56 Grešlové Mýto



SUDOP BRNO, spol. s r.o.
Kounicova 26
611 36 Brno

OBJEDNATEL:	SŽDC, s.o., Diážděná 1003/7, 110 00 Praha 1 Stavební správa východ (organizační jednotka)	tel. : +420 972 625 804 E-mail: sudop@sudop-brno.cz
PROFESNÍ SKUPINA:	11 KOLEJE	VEDOUcí PROF. SKUPINY Ing. Petr Rotschein
ODPOVĚDNÝ PROJ. ZAKÁZKY Ing. Lubomír Beňák	ODPOVĚDNÝ PROJ. PS, SO Ivo Hos	ŘEDITEL Ing. Jiří Molák
KRAJ: Jihomoravský	POVĚŘENÝ OÚ: Hustopeče u Brna	KONTROLOVAL Ivo Hos
Modernizace a elektrizace trati Šakvice - Hustopeče u Brna Potrubní vedení		STUPEŇ: Přípravná dokumentace
Plynovody-VTL plynovod nad 40 barů DN 1400 křížící žel. trať Šakvice - Hustopeče u Brna v žel. km 3,512 Podrobná situace, Příčný řez		ZAK. ČÍSLO 15062-01-0716 MĚŘÍTKO 1:100 DATUM: 06/2016 ČÁST D.4.6.1
		ARCH. ČÍSLO 2016110810 POČET FORMÁTŮ 6A4 PŘÍLOHA 5