



Podrobná situace

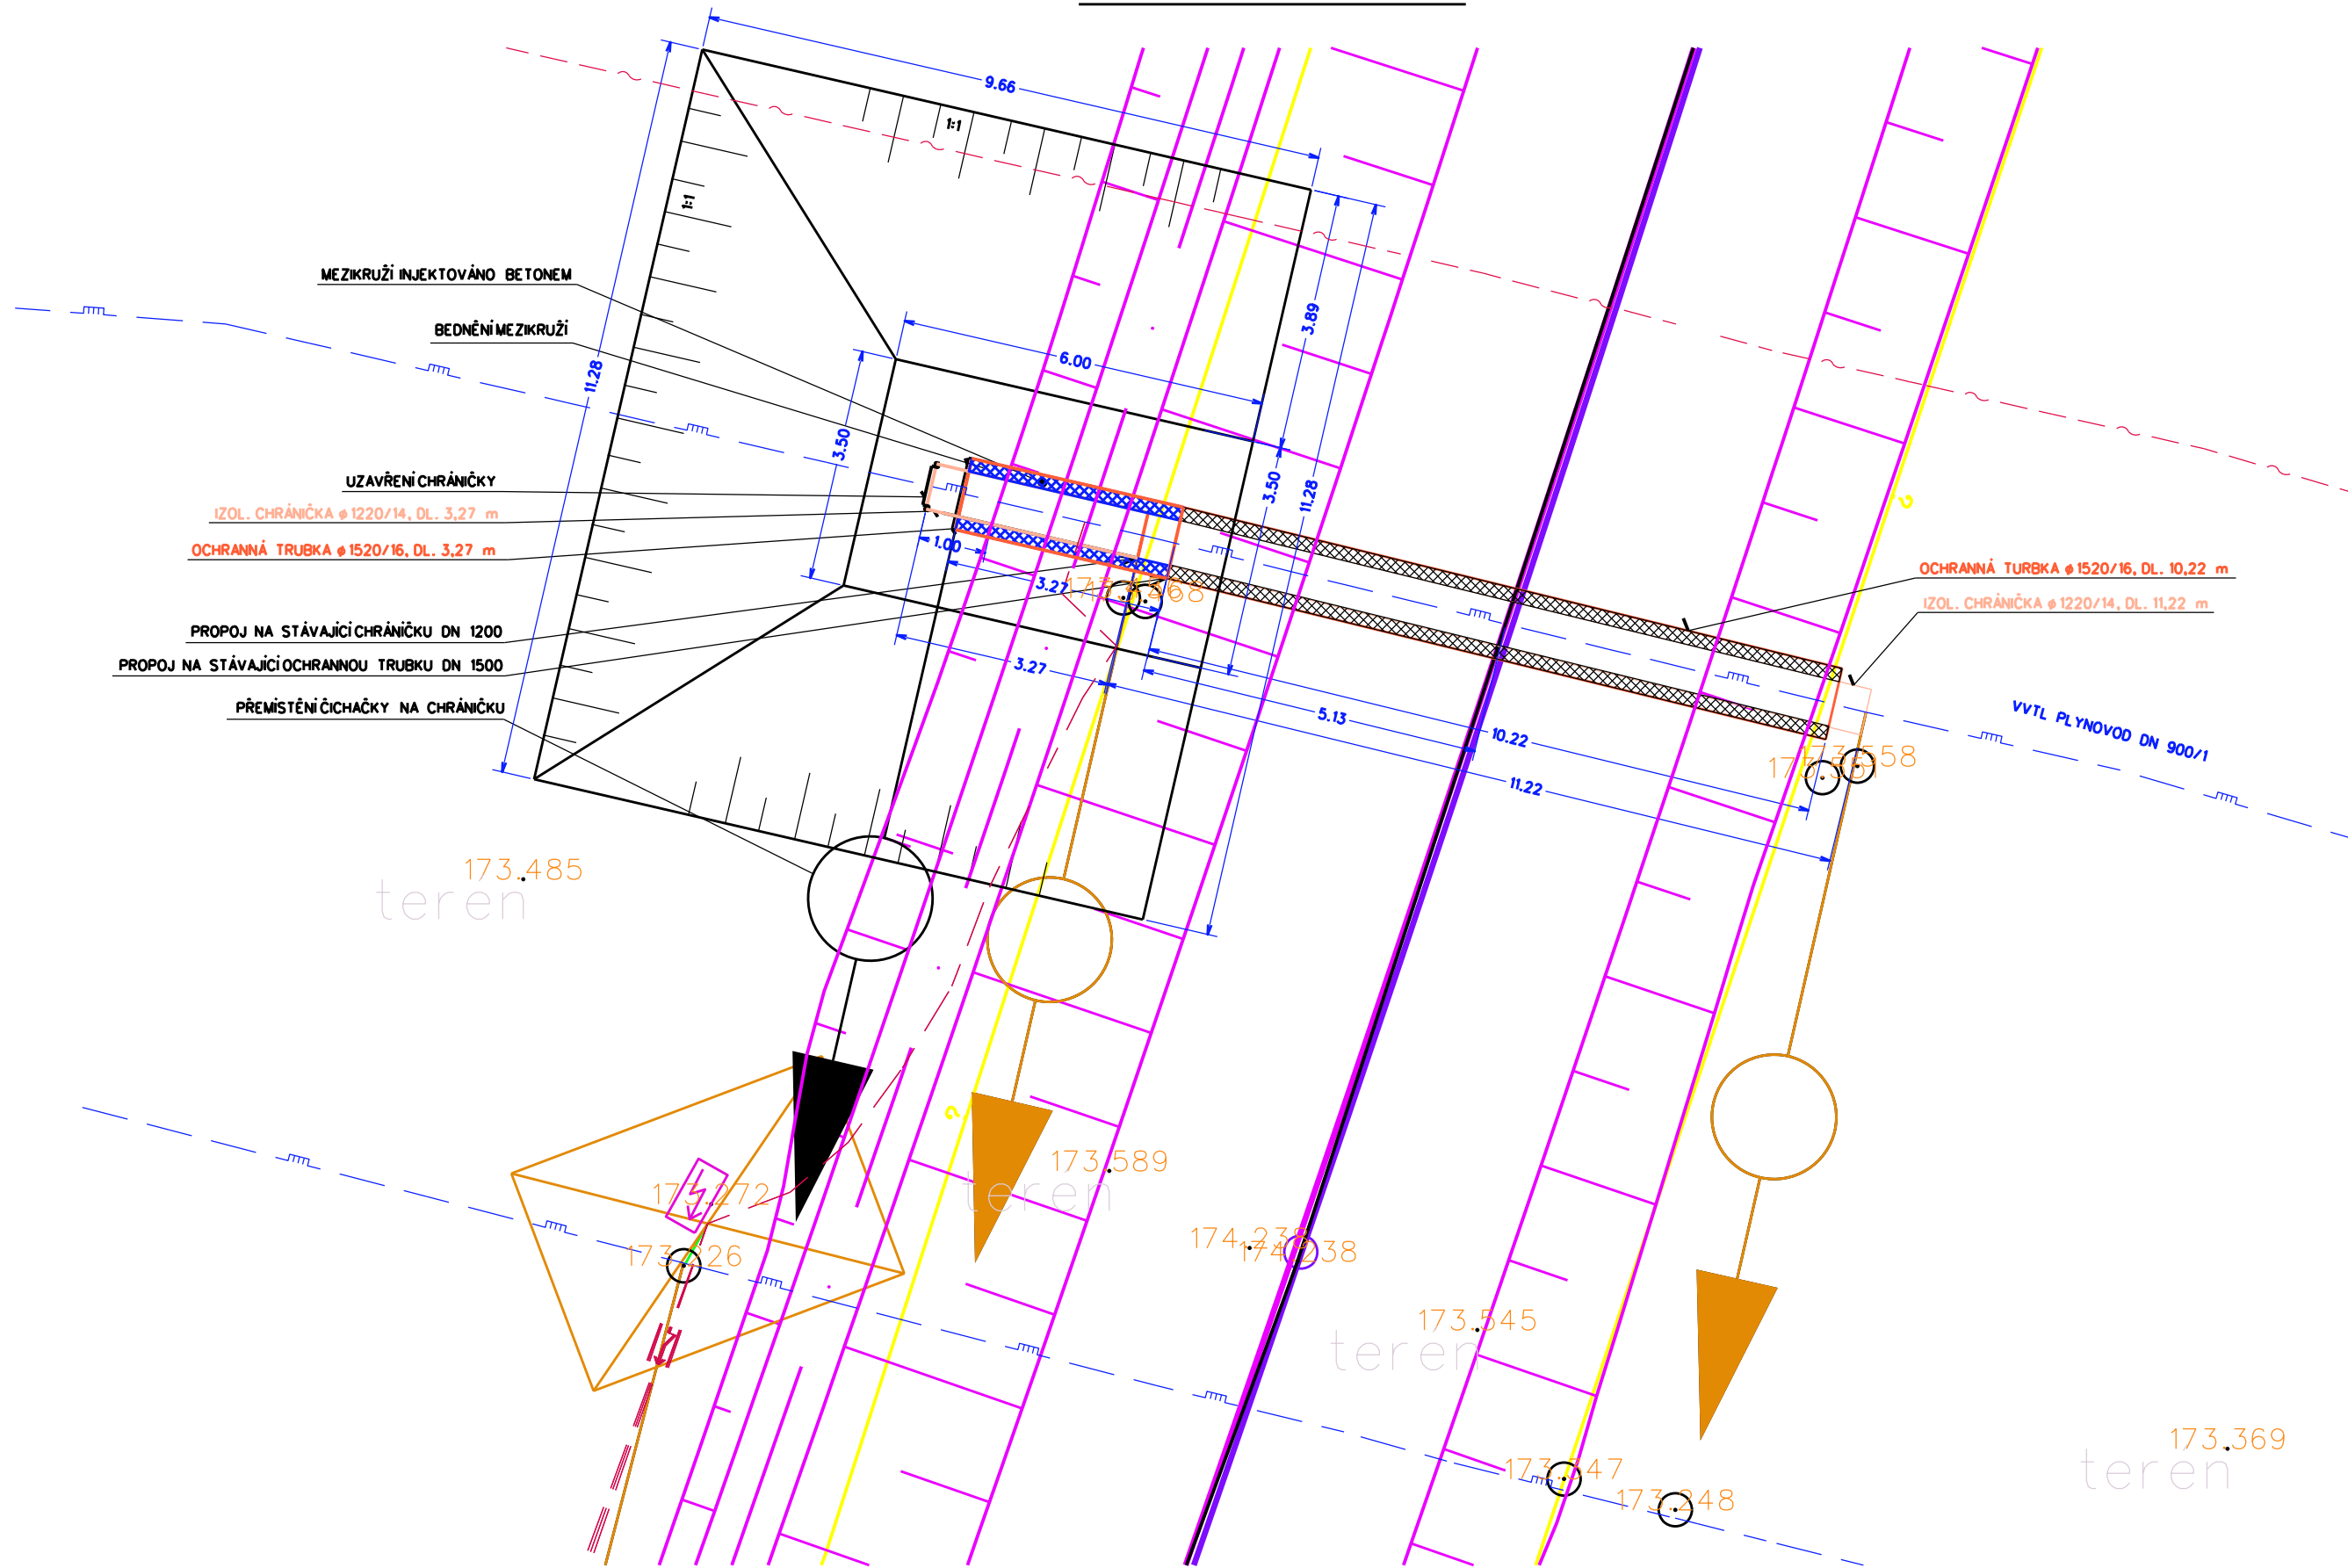


POZNÁMKA:

1. PRODLOUŽENÍ CHRÁNIČKY A OCHR. TRUBKY PŘEVEĎTE DLE ČSN EN 1594 V SOULADU S TPG 702 04, ZÁKONEM č. 458/2000 Sb., VYHL. č. 21/1979 Sb., VE ZNĚNÍ VYHL. č. 554/1990 Sb., VYHL. č. 85/1978 Sb., ČSN 73 3050, ČSN 03 8376 A ČSN 75 5630!
2. MONTOVAT ROZVODY PLYNU MOHOU POUZE ORGANIZACE, PRÁVNICKÉ A FYZICKÉ OSOBY PROVÁDĚJÍCÍ PODNIKATELSKOU ČINNOST, MAJÍCÍ OPRAVNĚNÍ DLE USTANOVENÍ §3 VYHL. č. 21/1979 Sb., VE ZNĚNÍ VYHL. č. 554/1990 Sb.!
3. PŘED ZAHÁJENÍM ZEMNÍCH PRACÍ MUSÍ BÝT VYTÝČENY STÁVAJÍCÍ PODZEMNÍ VEDENÍ TECHNICKÉHO VYBAVENÍ ZA ÚČASTI JEJICH SPRÁVCŮ!

LEGENDA SÍTÍ:

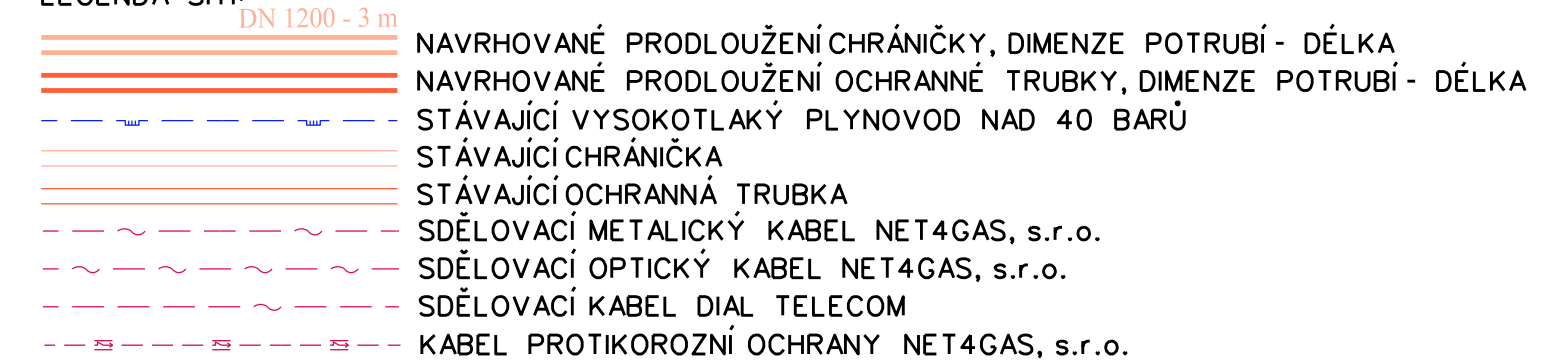

Příčný řez

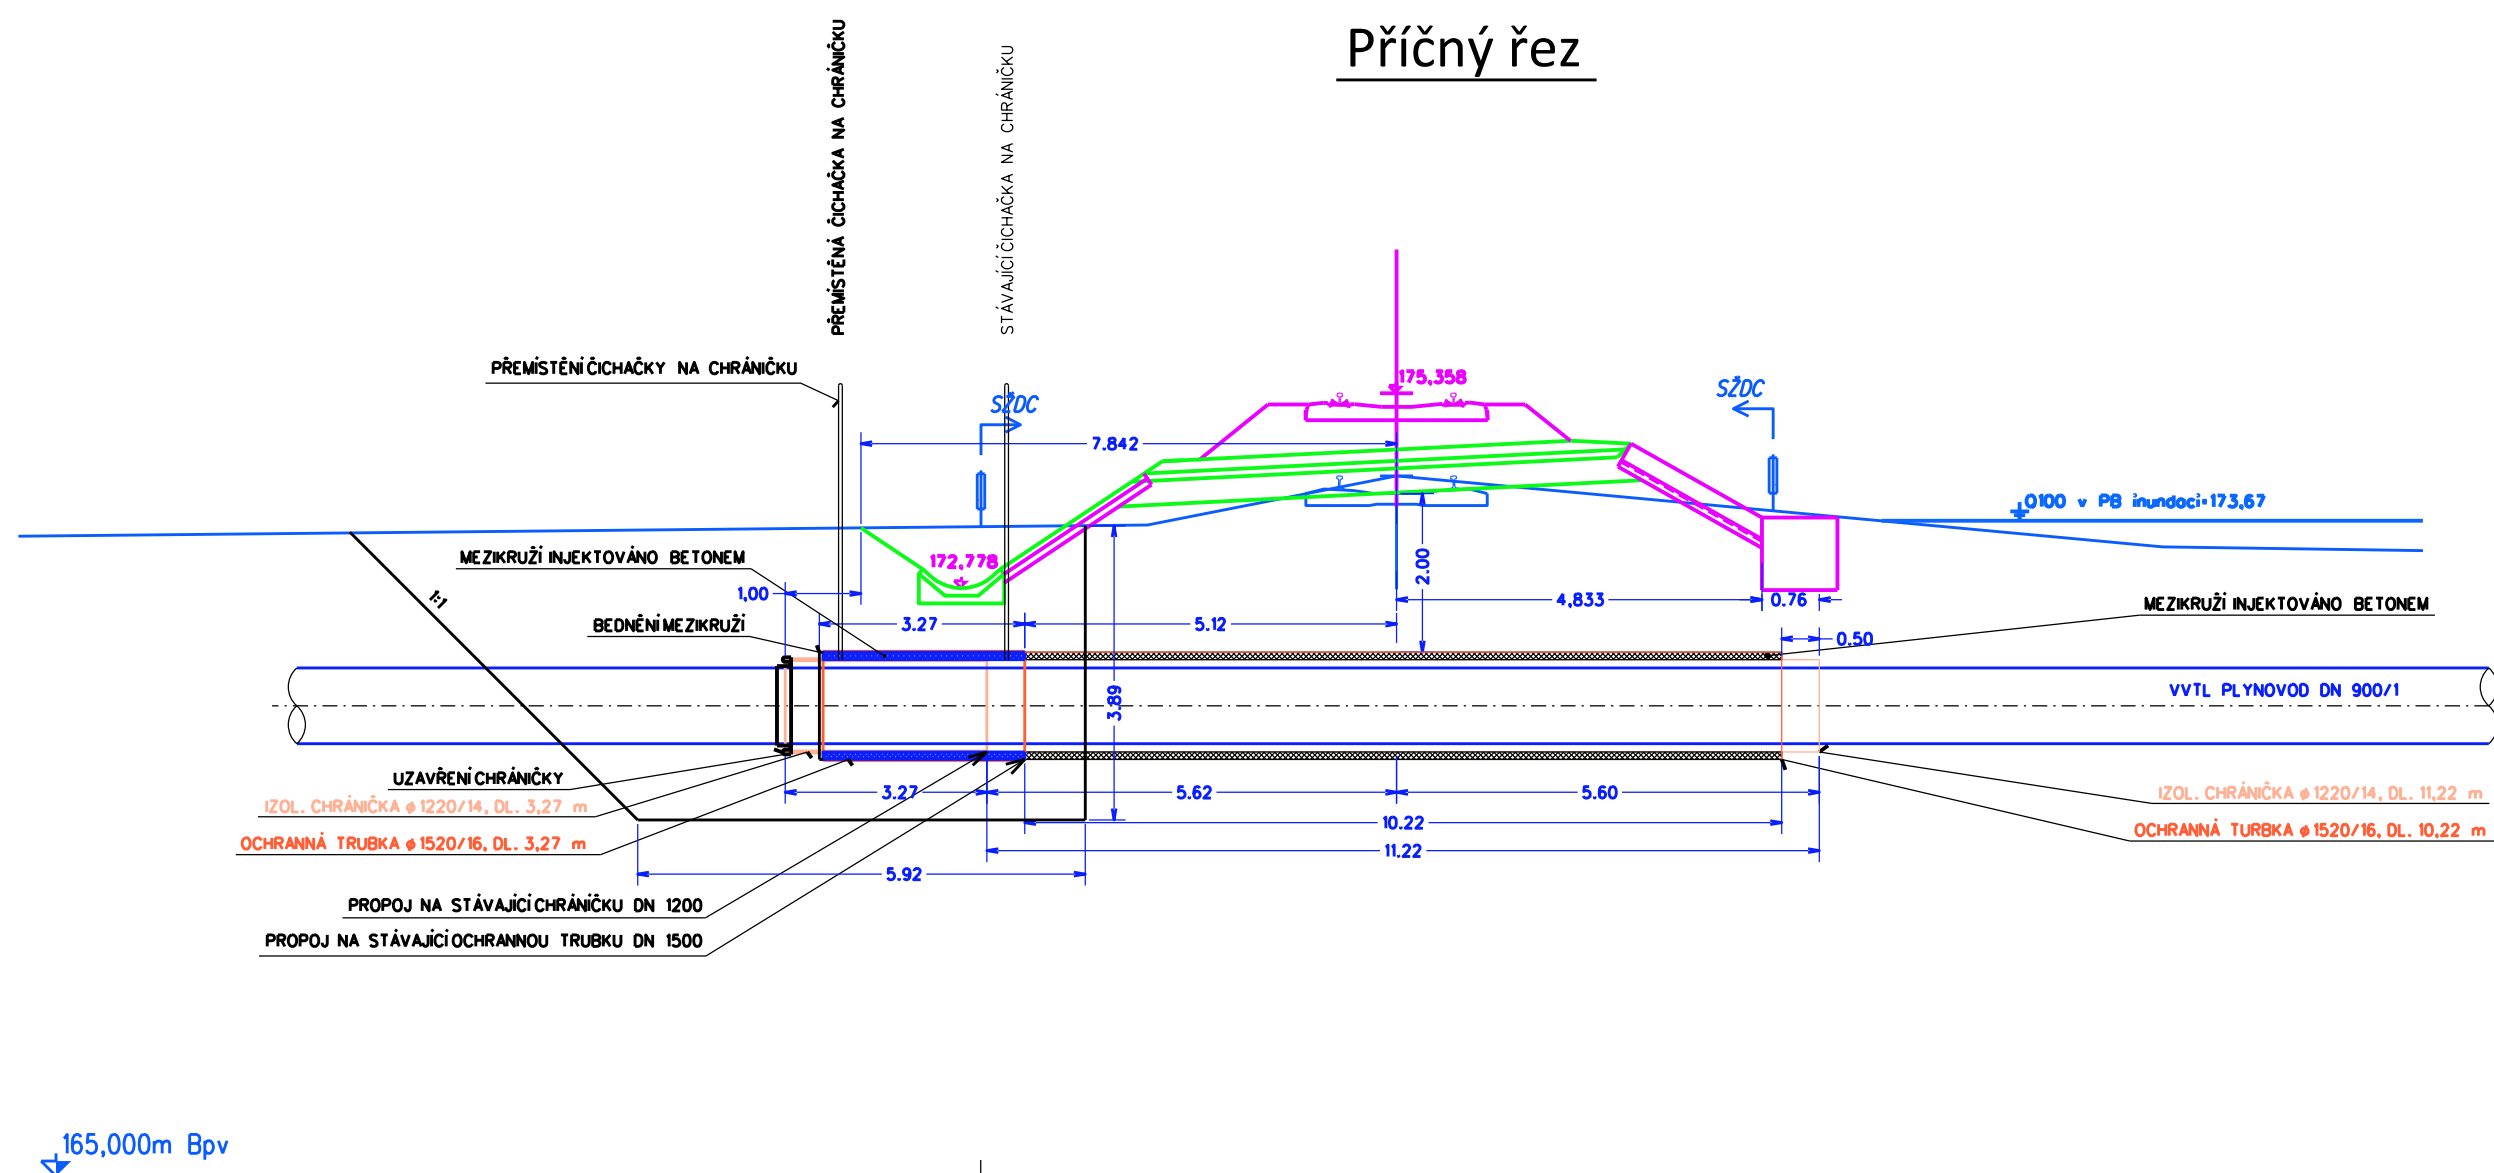

			ČÍSLO SOUPRAVY:
REVIZE Č.	DATUM	ZMĚNA	

HOS - PPZ, s.r.o.

HOS - PPZ, s.r.o.
Grešlové Mýto 49
671 56 Grešlové Mýto



SUDOP BRNO, spol. s r.o.
Kounicova 26
611 36 Brno

OBJEDNATEL:	SŽDC, s.o., Dílečdné 1003/7, 110 00 Praha 1 Stavební správa východ (organizační jednotka)		tel. : +420 972 625 804 E-mail: sudop@sudop-brno.cz	
PROFESNÍ SKUPINA:	11 KOLEJE	VEDOUcí PROF. SKUPINY Ing. Petr Rolschein	ŘEDITEL Ing. Jiří Molák	
ODPOVĚDNÝ PROJ. ZAKÁZKY Ing. Lubomír Beňák	ODPOVĚDNÝ PROJ. PS, SO Ivo Hos	NAVRHL, VYPRACOVAL Ivo Hos	KONTROLOVAL Ivo Hos	
KRAJ: Jihomoravský	POVĚŘENÝ OÚ: Hustopeče u Brna		STUPEŇ: Přípravná dokumentace	
Modernizace a elektrizace trati Šakvice - Hustopeče u Brna Potrubní vedení			ZAK. ČÍSLO 15062-01-0716	ARCH. ČÍSLO 2016110810
			MĚŘÍTKO 1:100	POČET FORMÁTŮ 6A4
			DATUM: 06/2016	
			ČÁST D.4.6.1	PŘÍLOHA 7
Plynovody-VTL plynovod nad 40 barů DN 900/2 křížící žel. trať Šakvice - Hustopeče u Brna v žel. km 3,5895 Podrobná situace, Příčný řez				