


Modernizace a elektrizace trati Šakvice - Hustopeče u Brna

Potrubní vedení

Vodovody a kanalizace

Situace stavby - část 2. M 1:1000

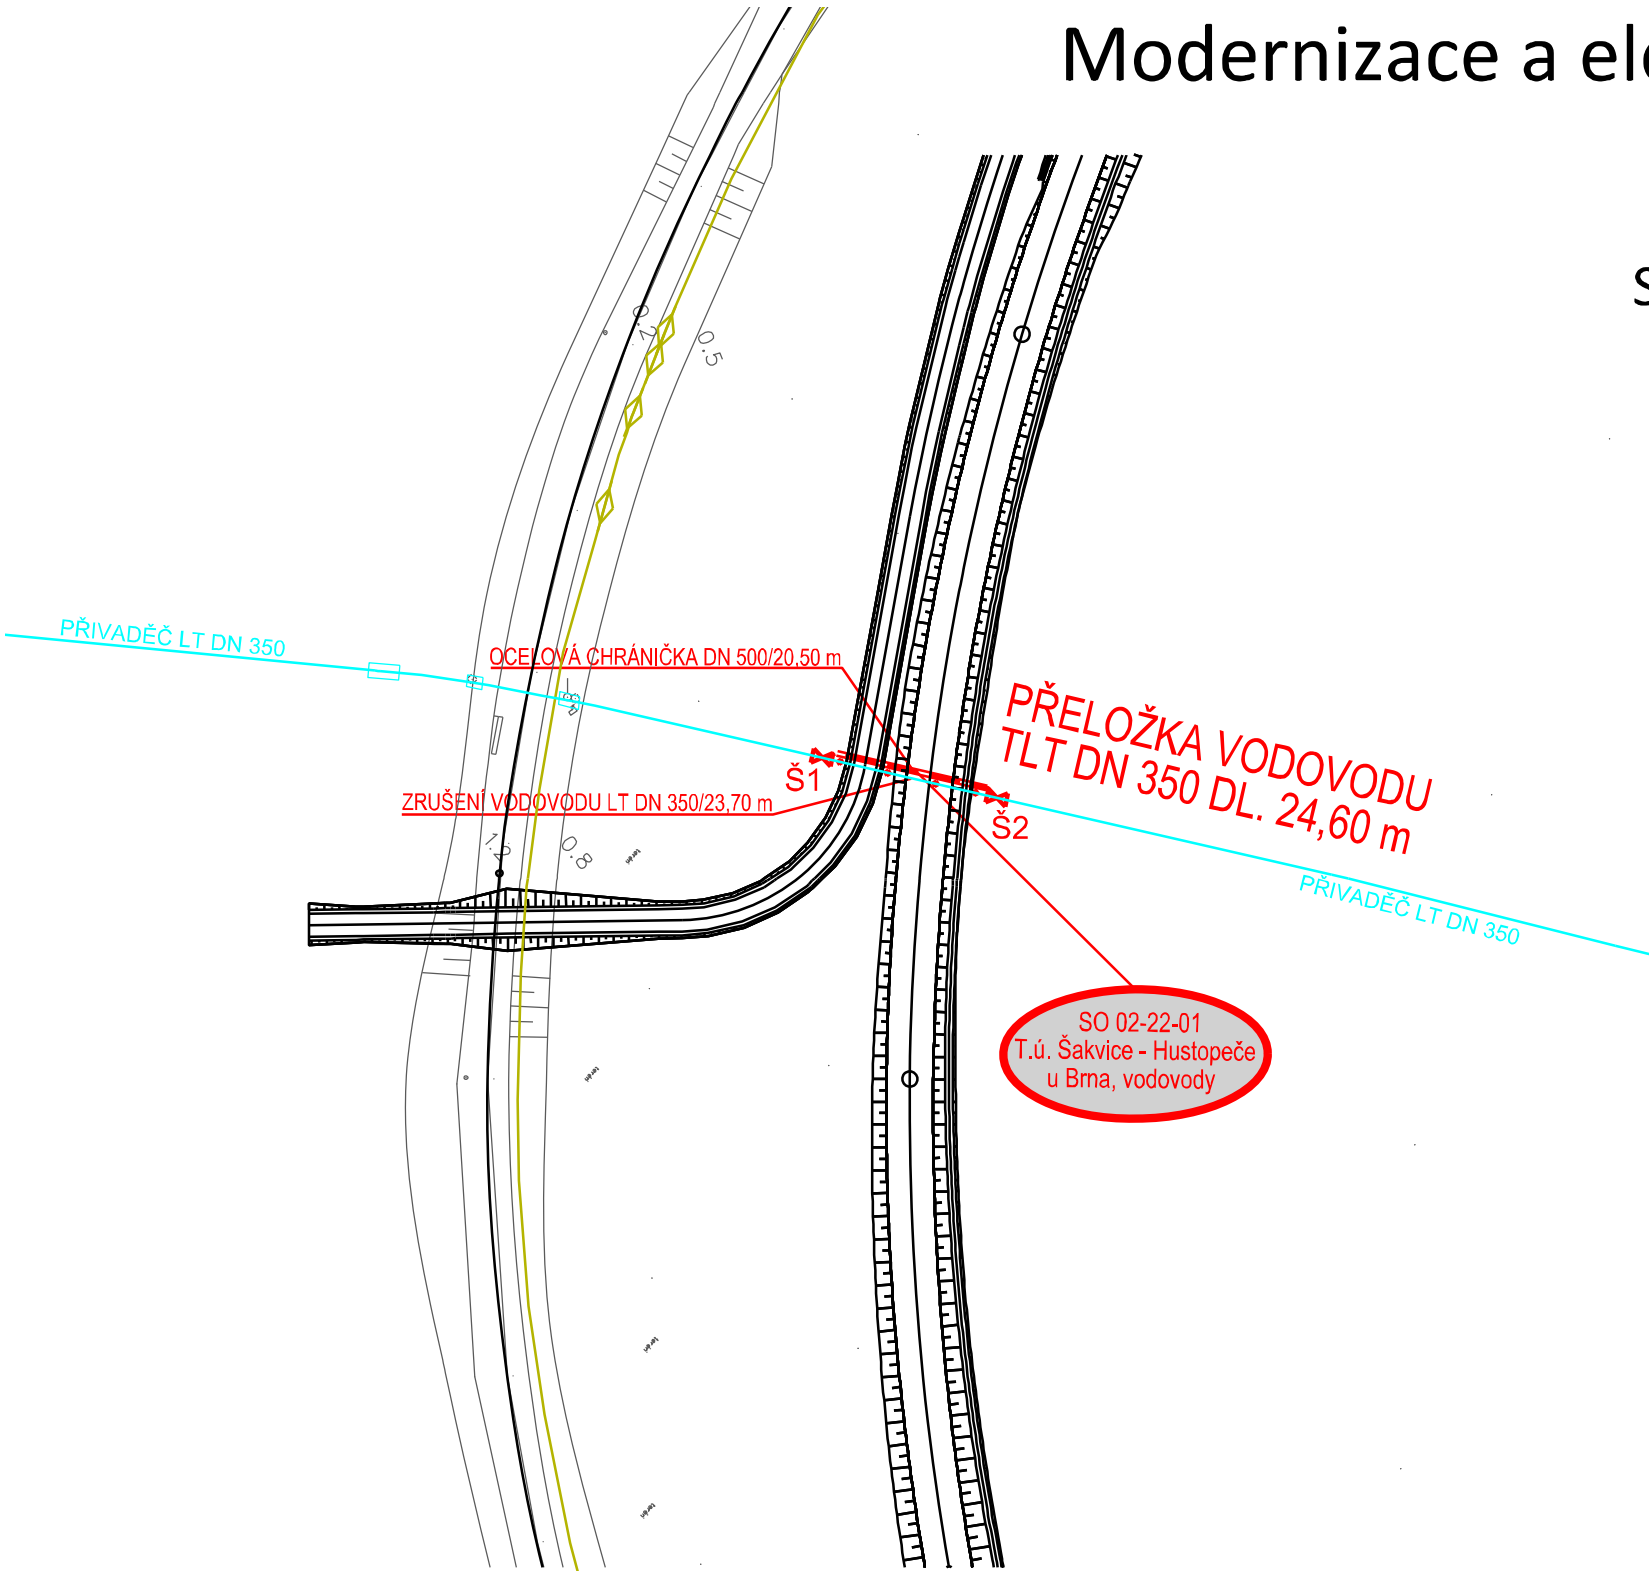

LEGENDA

NAVRŽENÉ SÍTĚ

--- Vodovod

STÁVAJÍCÍ SÍTĚ

— Vodovod

— AZD zabezpečovací kabely

POZNÁMKA:
VEŠKERÉ INŽENÝRSKÉ SÍTĚ JE NUTNO VYTÝČIT PŘED ZAHÁJENÍM VÝKOPOVÝCH PRACÍ
ZA PŘÍTOMNOSTI JEJICH SPRÁVCŮ !!! ZE SKUTEČNÉ POLOHY STÁVAJÍCÍCH INŽENÝRSKÝCH
SÍTÍ MŮŽE VYPLYNOUT NUTNOST DÍLČÍCH ZMĚN TRAS. PŘI SOUBĚHU A KŘÍŽENÍ NAVRŽENÝCH
SÍTÍ S OSTATNÍMI INŽENÝRSKÝMI SÍTĚMI JE NUTNO DODRŽET NORMU ČSN 73 60 05.

DOKUMENTACE PO PŘIPOMÍNKÁCH

			ČÍSLO SOUPRAVY:
REVIZE Č.	DATUM	ZMĚNA	

 vodo hospodářská a stavební projekce	AQUAPROJEKT CZ, s.r.o. U Domoviny 5 669 02 Znojmo
---	---

 SUDOP BRNO, spol. s r.o. Kounicova 26 611 36 Brno
--

OBJEDNATEL:	SZDC, s.o., Dílžďěná 1003/7, 110 00 Praha 1 Stavební správa východ (organizační jednotka)	tel. : +420 972 625 804 E-mail: sudop@sudop-brno.cz
PROFESNÍ SKUPINA:	11 KOLEJE	VEDOUČÍ PROF. SKUPINY Ing. Petr Rotschein
ODPOVĚDNÝ PROJ. ZAKÁZKY Ing. Lubomír Beňák	ODPOVĚDNÝ PROJ. PS, SO Ing. Petr Pokorný	NAVRHL, VYPRACOVAL Ing. Petr Pokorný
KRAJ: Jihomoravský	POVĚŘENÝ OÚ: Hustopeče	KONTROLOVAL Ing. Petr Pokorný
Modernizace a elektrizace trati Šakvice - Hustopeče u Brna Potrubní vedení Vodovody a kanalizace		STUPEŇ: Přípravná dokumentace
		ZAK. ČÍSLO 15062-01-0716
		ARCH. ČÍSLO 2016110810
		MĚŘÍTKO 1:1000
		POČET FORMÁTŮ 2x A4
		DATUM: 08/2016
SITUACE STAVBY - ČÁST 2.		ČÁST D.4.6.2
		PŘÍLOHA 3.2