

Modernizace ŽST. Cheb

SO 10 - 42 Most v km. 454,970
SO 10 - 43 Most v km. 454,983

Situace M 1:500



ŽELEZNIČNÍ MOST SO 10-43 ŽELEZNIČNÍ MOST
v km 454,904 v km 454,970

SO 10-44

SO 10-43

SO 10-42 ŽELEZNIČNÍ MOST
v km 454,983

SO 10-42

SO 10-41 ŽELEZNIČNÍ MOST
v km 455,016

SO 10-41

SO 10-40 ŽELEZNIČNÍ MOST
v km 454,545

SO 10-40

SEZNAM SOUVISEJÍCÍCH OBJEKTŮ
SO 10-10 Železniční svršek - kol. č. 5, 7a, 7b, 9a, 9b, 11
SO 11-10 Železniční spodek - kol. č. 5, 7a, 7b, 9a, 9b, 11
SO 10-20 Nástupiště č. 1
SO 20-20 Zastřešení nástupiště č. 1
SO 10-61 Kanalizační šachty a kanalizace

SO 10-40
KABELT
E


LEGENDA DOTČENÝCH SÍTÍ

PS 40-10

PS 40-11

PS 40-12

sdělovací vedení
kanalizace
zabezpečovací vedení

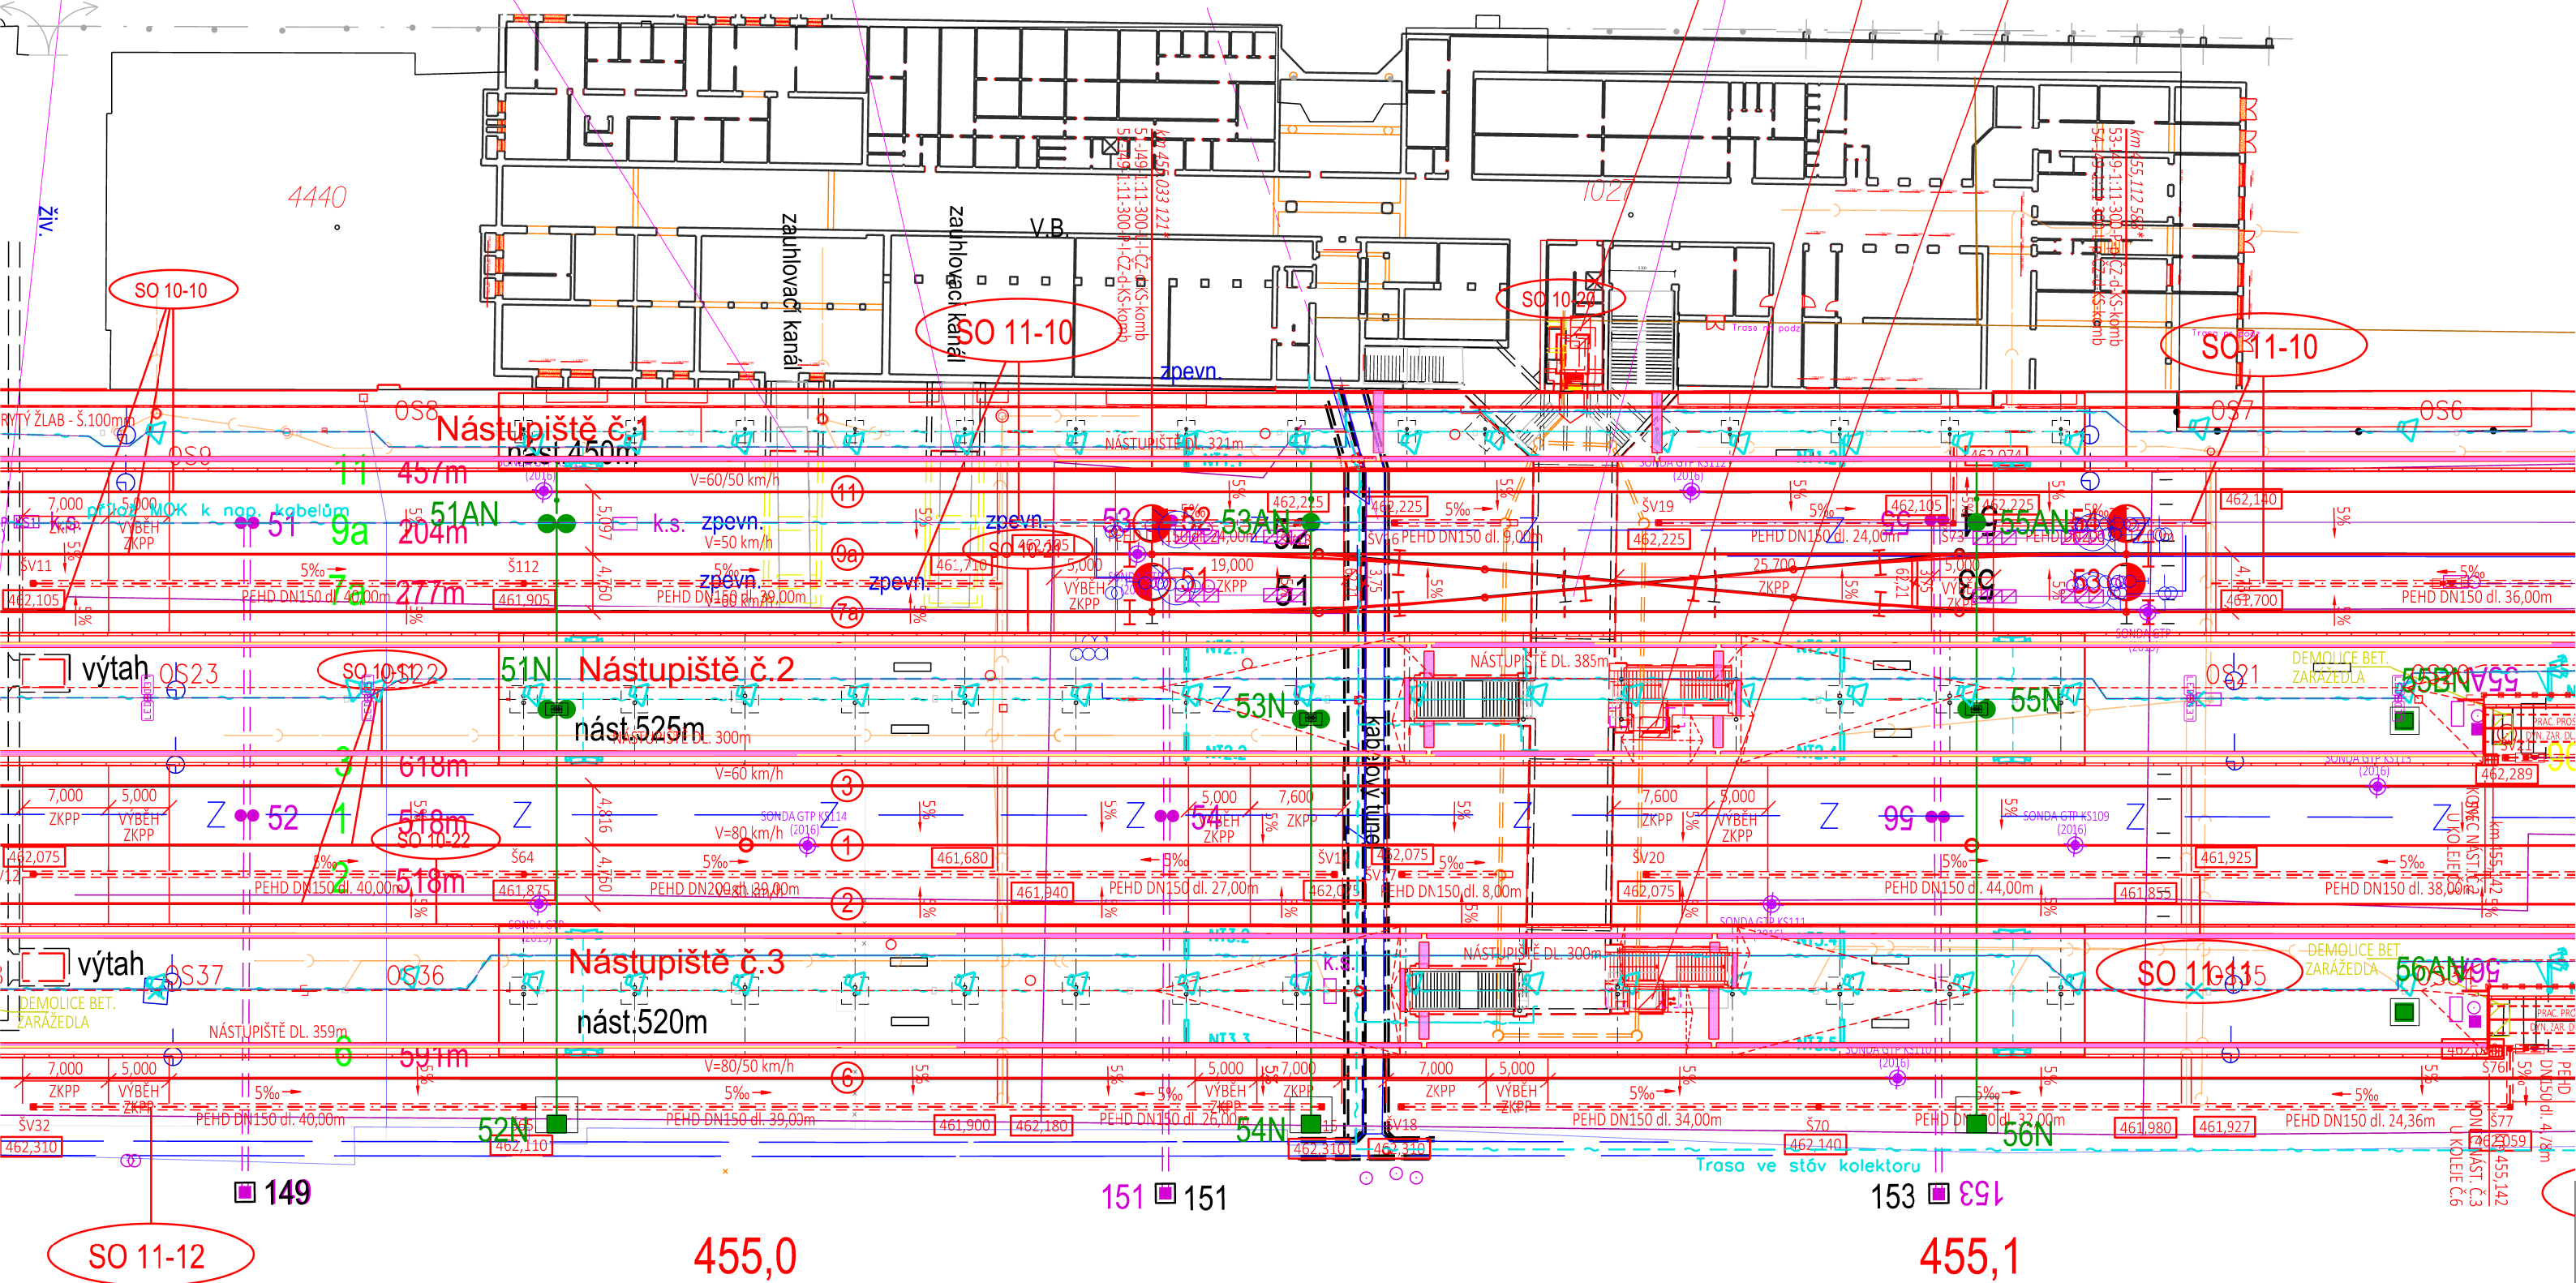

Spolufinancováno Evropskou unií

Nástroj pro propojení Evropy

PROJEKT „MODERNIZACE ŽST CHEB“ JE SPOLUFINANCOVÁNÝ EU Z PROGRAMU NÁSTROJ PRO PROPOJENÍ EVROPY (CEF).
ZA TUTO PUBLIKACI ODPOVÍDÁ POUZE JEJÍ AUTOR. EVROPSKÁ UNIE NENESE ODPOVĚDNOST ZA JAKÉKOLI VYUŽITÍ INFORMACÍ V NÍ OBSAŽENÝCH.

SO
10 - 43

VÝŠKOVÝ SYSTÉM Bpv SOUŘADNICOVÝ SYSTÉM S-JTSK

Číslo změny:	Obsah změny:	Datum změny:
01	-	-
02	-	-
03	-	-

Objednatel:



Správa železniční dopravní cesty, státní organizace
Dlážděná 1003/7
110 00 Praha 1

Generální projektant:



SUDOP PRAHA a.s.
Olšanská 1a, 130 80 Praha 3
tel.: +420 267 094 111
fax: +420 224 230 316
e-mail: praha@sudop.cz

Hlavní inženýr projektu:
ING. STANISLAV ŽÁČEK

Garant profese:
-

Středisko:

PROJEKTOVÉ STŘEDISKO ÚSTÍ NAD LABEM

Vedoucí střediska:

Odpovědný projektant SO, IO, PS:

Bc. Jiří Šilínek

Vypracoval:

Bc. Jiří Šilínek

Kontroloval:

Ing. Jan Halgaš

Název akce:

Modernizace ŽST Cheb

název PS/SO:

SO 10 - 43 Most v km. 454,983

Název přílohy:

SITUACE

Číslo smlouvy:

16-176.240

Projektový stupeň:

PROJEKT

Datum:

01/2017

Číslo části:

E.1.4

Měřítko:

1 : 500

Počet formátů:

3

Číslo přílohy:

2

DO K U M E N T L Z E U Ž Í V A T P O U Z E V E S M Y S L U P Ř Í S L U Š N Ě S M L O U V Y O D Í L O. Ž Á D N Á J E H O Č Á S T N E M Ů Ž E B Ý T D L E Z Á K O N A č. 121/2000 Sb. K O P I R O V Á N Á N E B O J I N Ý M Z P Ů S O B E M R O Z Š Í Ř O V Á N Á B E Z S O U H L A S U S U D O P P R A H A a. s.