


Modernizace ŽST. Cheb

SO 10 - 41 ŽEL. MOST V KM 455,016 (Kolektor)

Situace M 1:500

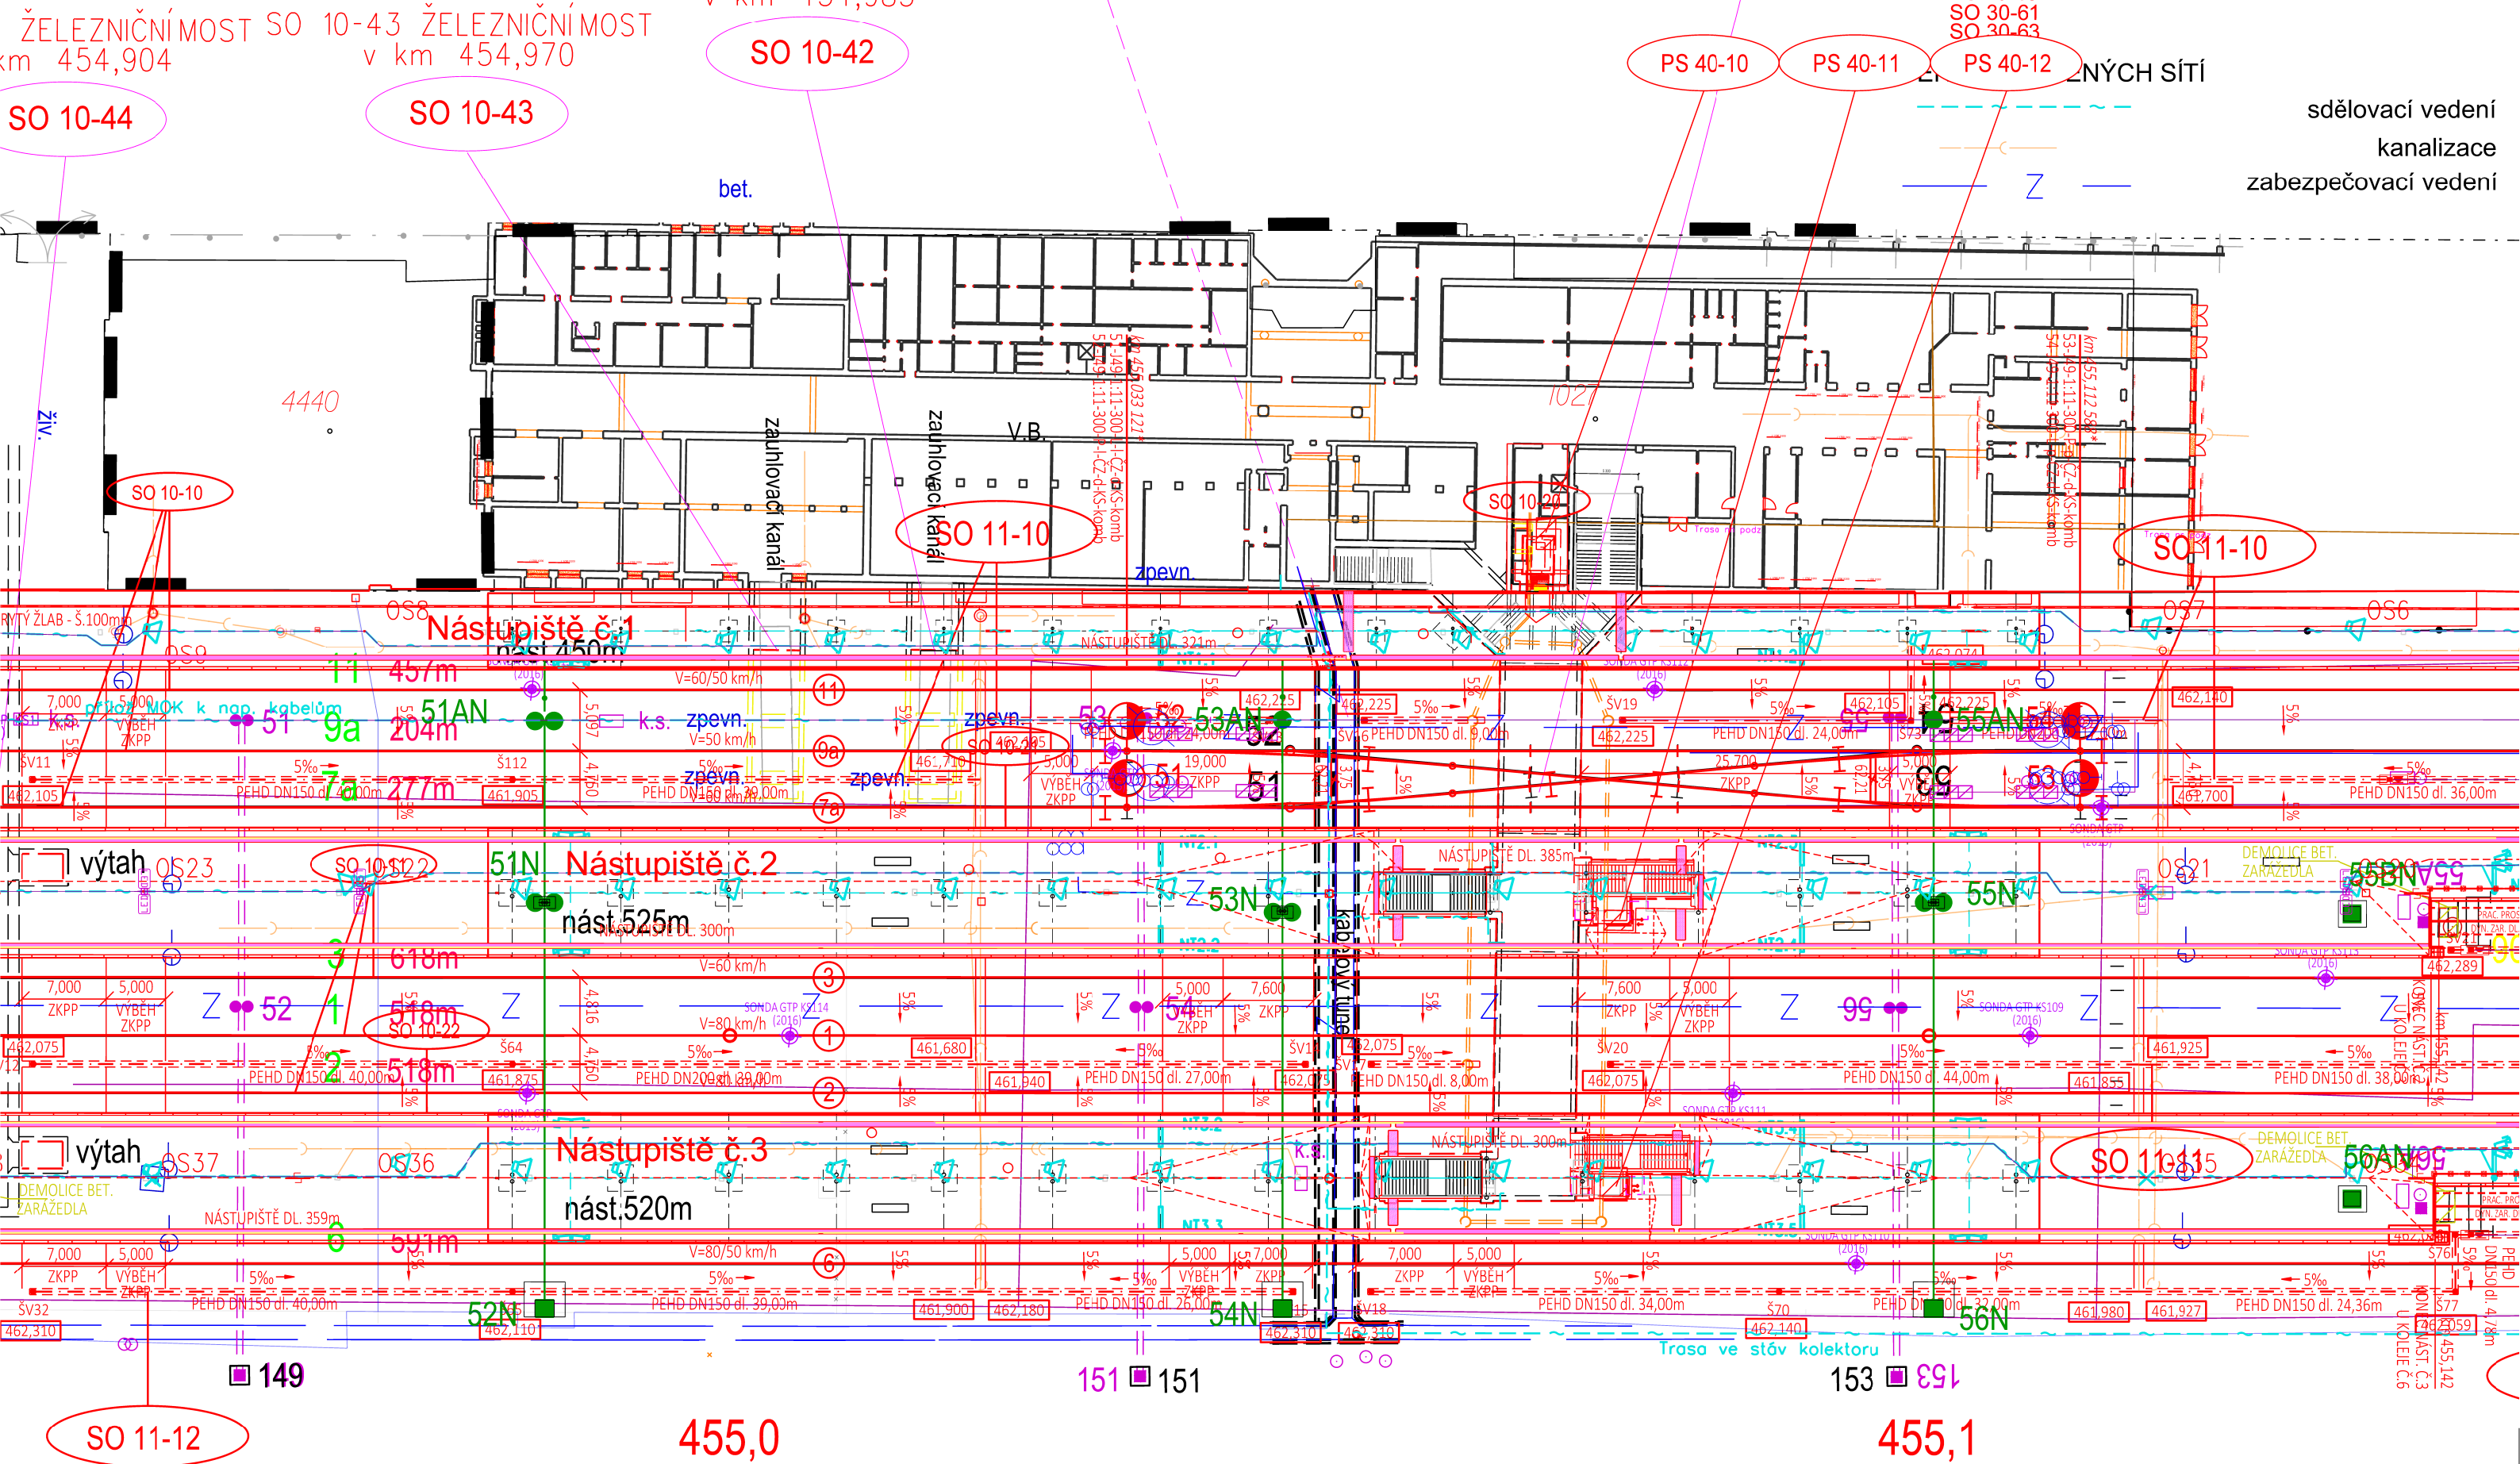



Spolufinancováno Evropskou unií


Nástroj pro propojení Evropy

PROJEKT „MODERNIZACE ŽST CHEB“ JE SPOLUFINANCOVÁNÝ EU Z PROGRAMU NÁSTROJ PRO PROPOJENÍ EVROPY (CEF).
ZA TUTO PUBLIKACI ODPOVÍDÁ POUZE JEJÍ AUTOR. EVROPSKÁ UNIE NENESÉ ODPOVĚDNOST ZA JAKÉKOLI VYUŽITÍ INFORMACÍ V NÍ OBSAŽENÝCH.

SO 10 - 41


VÝŠKOVÝ SYSTÉM Bpv SOUŘADNICOVÝ SYSTÉM S-JTSK

Číslo změny:	Obsah změny:	Datum změny:
01	-	-
02	-	-
03	-	-



Správa železniční dopravní cesty

Správa železniční dopravní cesty, státní organizace
Dlážděná 1003/7
110 00 Praha 1



Generální projektant:

SUDOP PRAHA a.s.
Olšanská 1a, 130 80 Praha 3
tel.: +420 267 094 111
fax: +420 224 230 316
e-mail: praha@sudop.cz

Hlavní inženýr projektu:
ING. STANISLAV ŽÁČEK

Garant profese:
-

Středisko: PROJEKTOVÉ STŘEDISKO ÚSTÍ NAD LABEM			
Vedoucí střediska: ING. MIROSLAV VÁŇA	Odpovědný projektant SO, IO, PS: Bc. Jiří Šilínek	Vypracoval: Bc. Jiří Šilínek	Kontroloval: Ing. Jan Halgaš

Název akce:	Číslo smlouvy: 16-176.240
Modernizace ŽST Cheb	Projektový stupeň: PROJEKT
název PS/SO:	Datum: 01/2017
SO 10 - 41 Most v km. 455,016 (kabelový kolektor)	Číslo části: E.1.4
Název přílohy:	Měřítko: 1 : 500
SITUACE	Počet formátů: 3
	Číslo přílohy: 2