


ŽST PORIČANY, KAMEROVÝ SYSTÉM
SITUACE KAMEROVÉHO SYSTÉMU

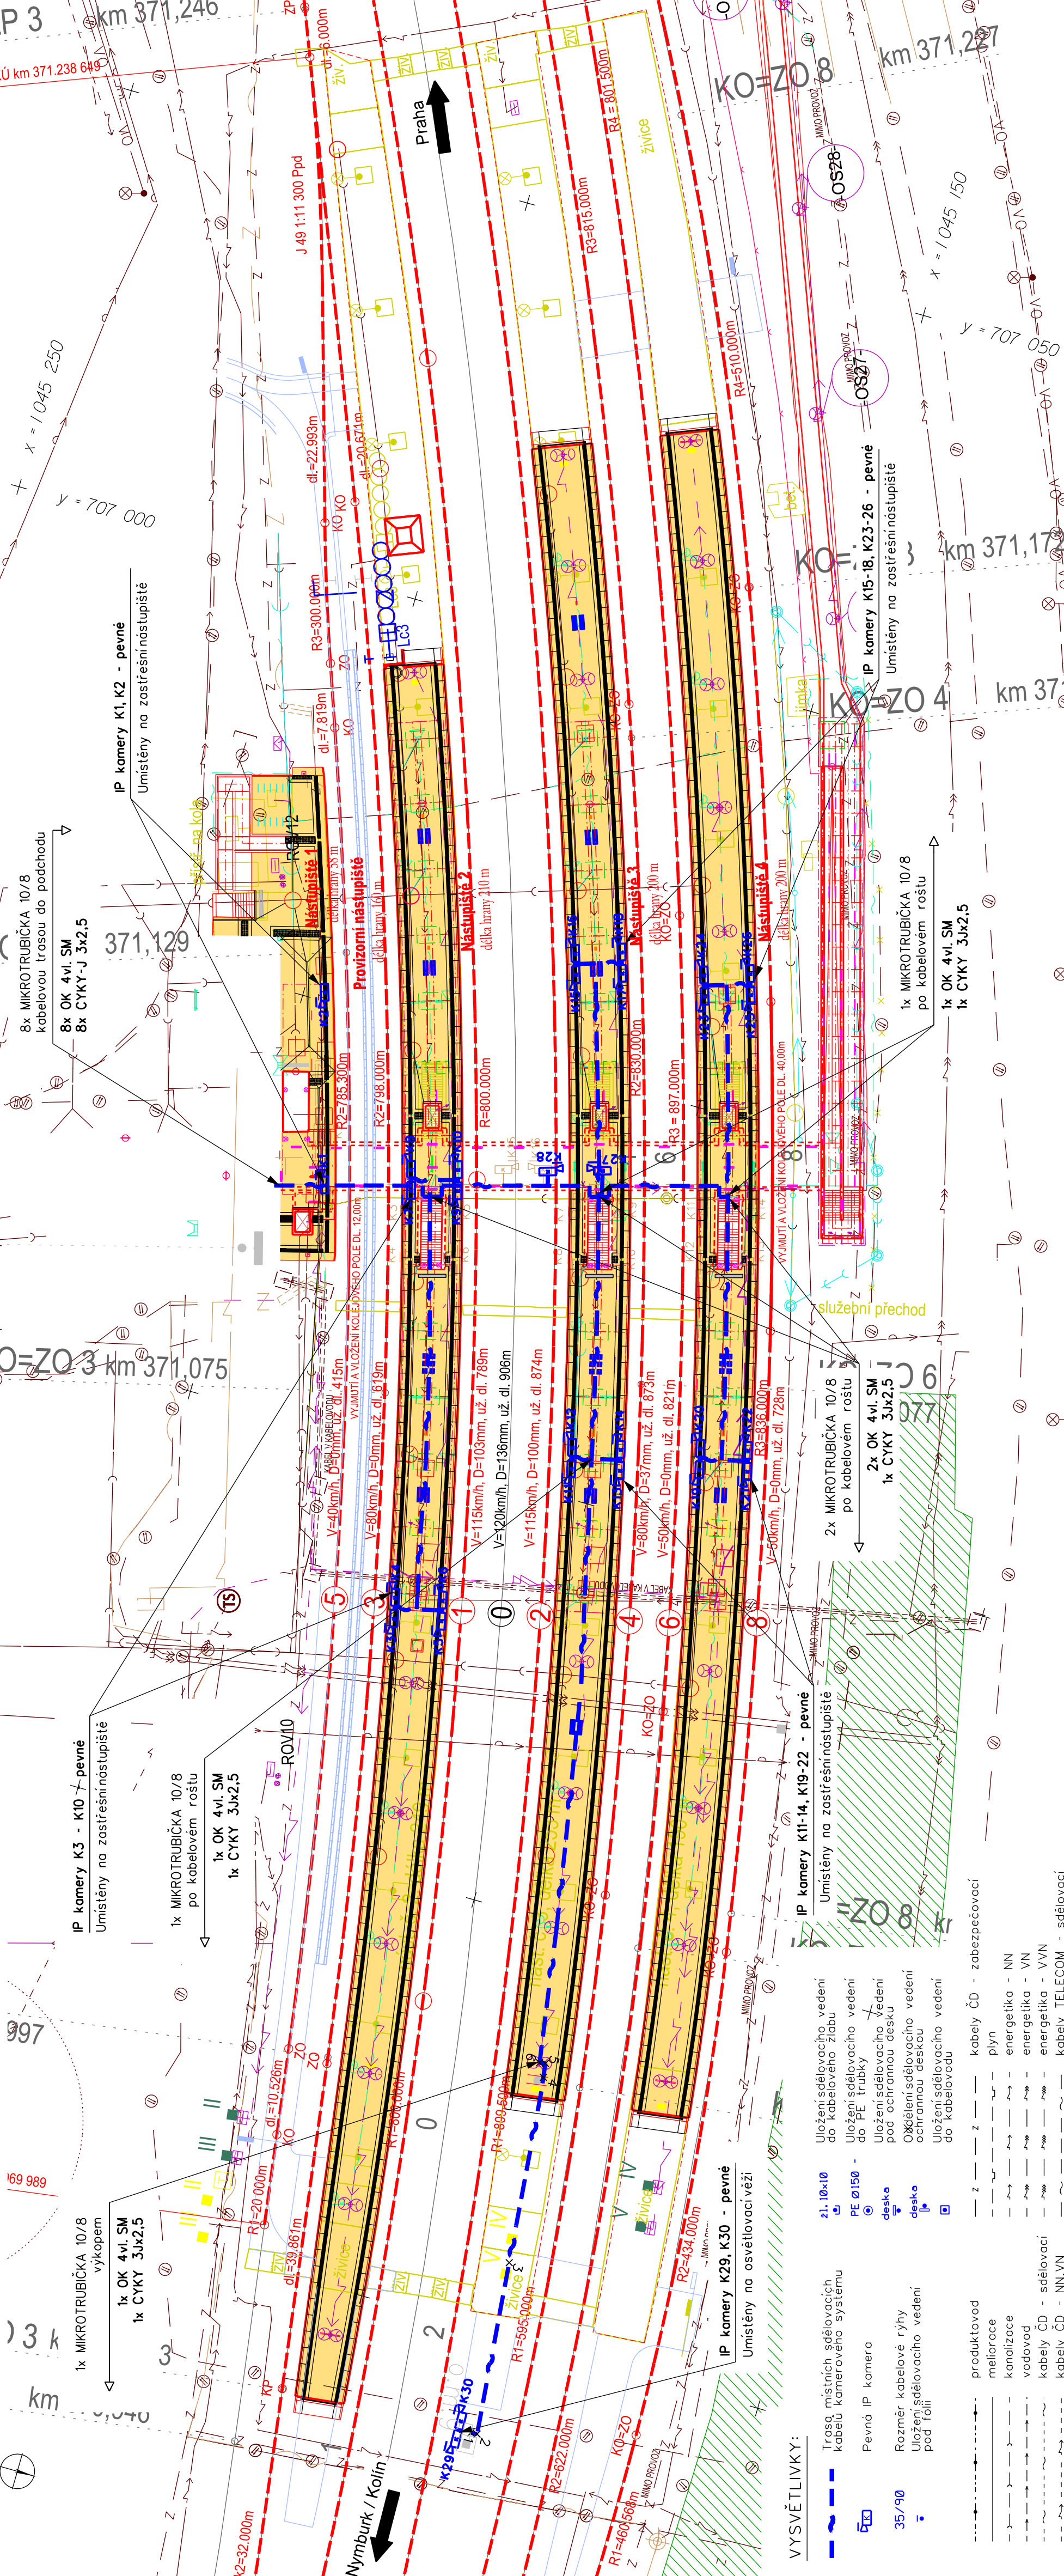

PO PŘIPOMÍNKÁCH 11/2016

SOUŘADNICOVÝ SYSTÉM: S - JTSK. VÝŠKOVÝ SYSTÉM: BpV
PRO VYTÝČENÍ BUDE POUŽITA PLATNÁ A OVĚŘENÁ VYTÝČOVACÍ SÍŤ STAVBY
PŘESNOST VYTÝČENÍ DLE ČSN 730420-1, ČSN 730420-2
SEZNAM VYTÝČOVANÝCH BODŮ - SAMOSTATNÁ PŘÍLOHA

| Číslo změny: | Obsah změny: | Datum změny: |
|--------------|--------------|--------------|
| 01 | - | - |
| 02 | - | - |
| 03 | - | - |

| | |
|-------------|--|
| Objednatel: | Správa železniční dopravní cesty, státní organizace Dlážděná 1003/7, 110 00 Praha 1 |
| Objevitel: | Sokolovská 1955/278, 190 00 Praha 9 |

| | |
|--------------------------|--|
| Generální projektant: | SUDOP PRAHA a.s. Ošanská 1a, 130 80 Praha 3 tel.: +420 267 094 111 e-mail: praha@sudop.cz |
| Hlavní inženýr projektu: | JAROSLAV SOUMAR |
| Garant profese: | ING. MARTIN ŠTROF |

| | |
|--------------------|--|
| Síředisko: | ELEKTROTECHNIKY, TRAKCE, SDĚLOVACÍ A ZABEZPEČOVACÍ TECHNIKY |
| Vedoucí sířediska: | Odpovědný projektant SO, IO, PS: Vypracoval: ING. MARTIN ŠTROF |
| ING. MARTIN PAIBR | ING. MARTIN ŠTROF |

| | |
|---|---------------------------|
| Název akce: | Číslo smlouvy: 16-155.230 |
| REKONSTRUKCE NÁSTUPÍŠŤ A ZŘÍZENÍ BEZBARIÉROVÝCH PŘÍSTUPŮ V ŽST. PORIČANY | Projektový stupeň: PSŘ |
| Část: | Datum: 10/2016 |

| | |
|--|----------------------|
| ELEKTRICKÁ POŽÁRNÍ A ZABEZPEČOVACÍ SIGNALIZACE PS 02-33 KAMEROVÝ SYSTÉM | Číslo části: D.2.4.1 |
| Název přílohy: | Měřítko: 1:500 |
| SITUACE KAMEROVÝCH TRAS A ROZMÍSTĚNÍ KAMEROVÉHO SYSTÉMU | Číslo přílohy: 4xA4 |
| | 2 |

- VÝSVĚTLIVKY:
- Trasa místních sdělovacích kabelů kamerového systému
 - Pevná IP kamera
 - Rozměr kabelové rýhy
 - Uložení sdělovacího vedení pod folii
 - Uložení sdělovacího vedení do kabelovodu
 - Uložení sdělovacího vedení pod ochrannou desku
 - Odklápění sdělovacího vedení ochrannou deskou
 - Uložení sdělovacího vedení do kabelovodu
 - kabely ČD - zabezpečovací
 - plyn
 - energetika - NN
 - kanalizace
 - energetika - VN
 - kabely ČD - sdělovací
 - kabely TELECOM - sdělovací