
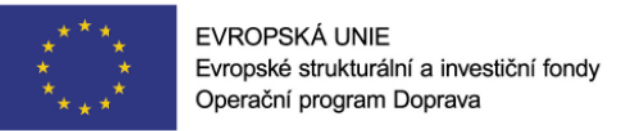


REKONSTRUKCE NÁSTUPIŠŤ A ZŘÍZENÍ BEZBARIÉROVÝCH PŘÍSTUPŮ V ŽST. POŘÍČANY
SO 11-01 ŽELEZNIČNÍ SVRŠEK
SO 11-02 ŽELEZNIČNÍ SPODEK
SITUACE ODVODNĚNÍ 1:500

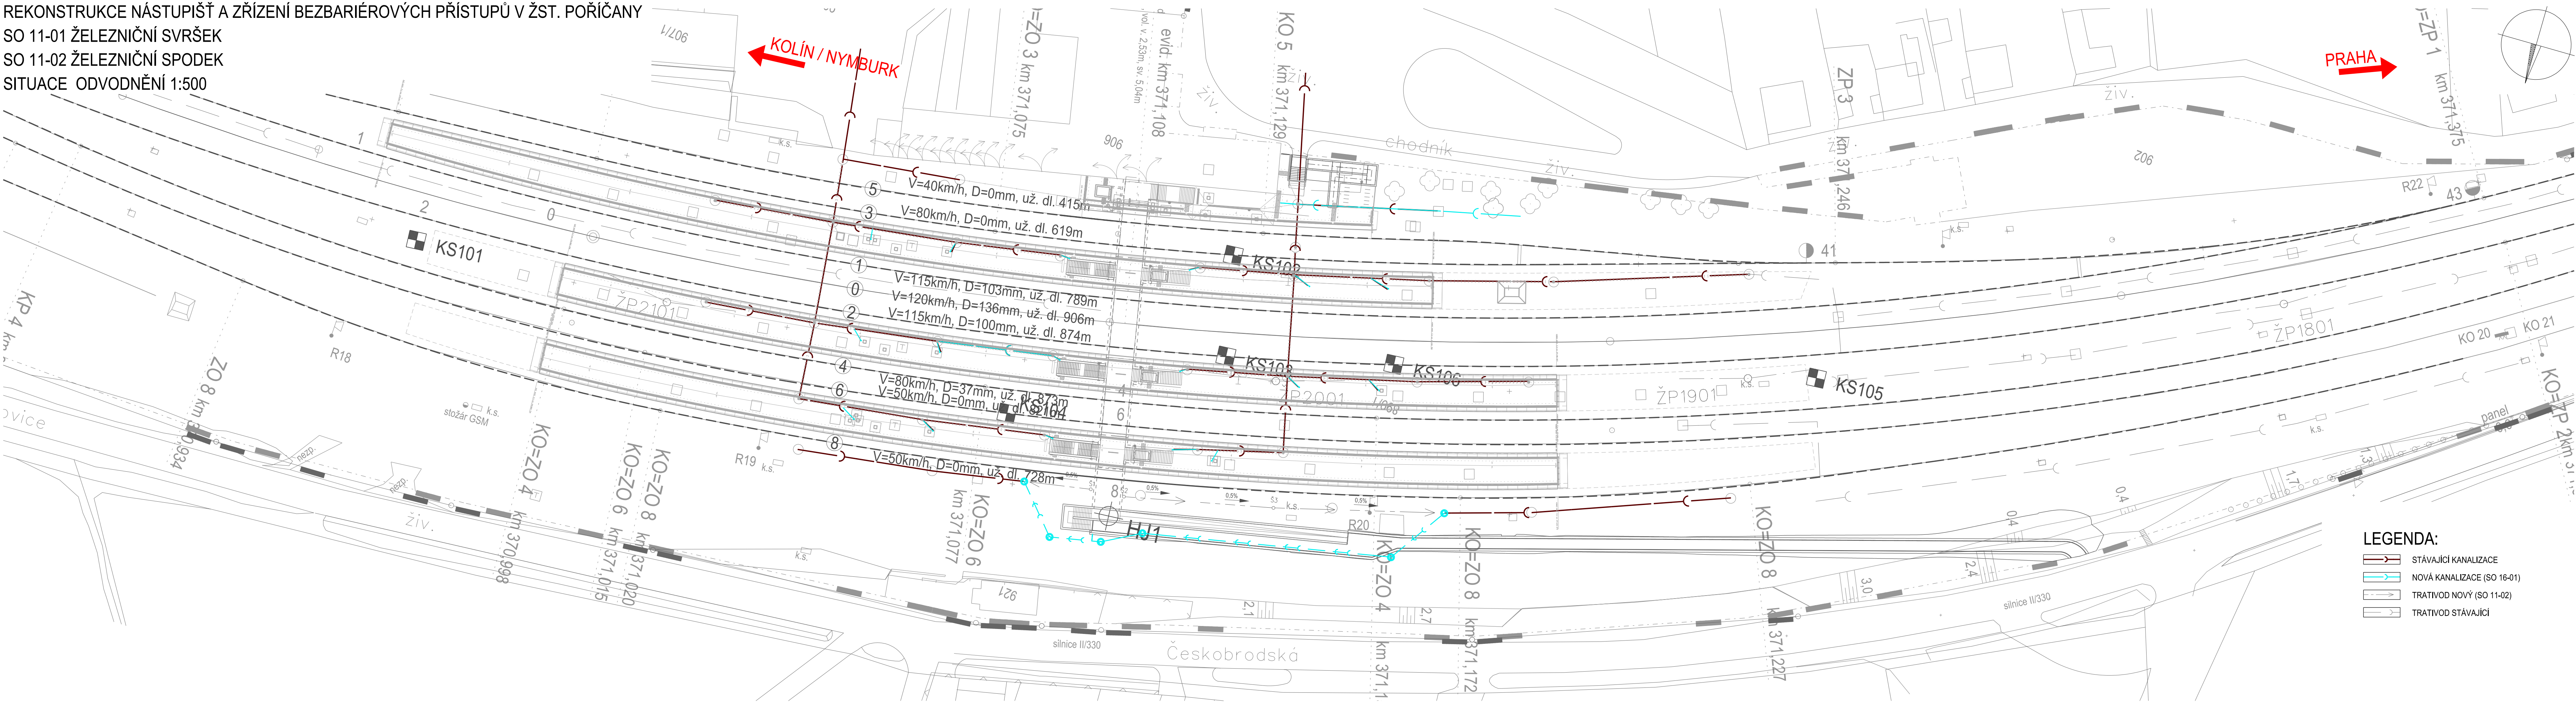

PO PŘIPOMÍNKÁCH 11/2016

VÝŠKOVÝ SYSTÉM Bvp SOUŘADNICOVÝ SYSTÉM S-JTSK

Číslo změny:	Obsah změny:	Datum změny:
01	-	-
02	-	-
03	-	-

Objednatel:	Správa železniční dopravní cesty, státní organizace Dlážděná 1003/7, 110 00 Praha 1
	Stavební správa západ Sokolovská 278/1955, 190 00 Praha 9

Generální projektant:	SUDOP PRAHA a.s. Olšanská 1a, 130 80 Praha 3 tel.: +420 267 094 111 e-mail: praha@sudop.cz	Hlavní inženýr projektu: JAROSLAV SOUMAR Garant profese:
-----------------------	---	--

Středisko: PROJEKTOVÉ STŘEDISKO PLZEŇ			
Vedoucí střediska:	Odpovědný projektant SO, IO, PS:	Vypracoval:	Kontroloval:
ING. OTA HELLER	ING. JAN VOŽECH	ING. JAN VOŽECH	ING. LUKÁŠ PÁŇÍK

Název akce:	Číslo smlouvy:
REKONSTRUKCE NÁSTUPIŠŤ A ZŘÍZENÍ BEZBARIÉROVÝCH PŘÍSTUPŮ V ŽST. POŘÍČANY	16-155.230
Část: ŽELEZNIČNÍ SVRŠEK A SPODEK SO 11-01 ŽELEZNIČNÍ SVRŠEK, SO 11-02 ŽELEZNIČNÍ SPODEK	Projektový stupeň: PROJEKT
Název přílohy:	Datum: 10/2016
	Číslo části: E.1.1.1
	Měřítko: 1:500
	Počet formátů: 8 x A4
	Číslo přílohy: 6

VÝKRES ODVODNĚNÍ