




— PŮDORYS
— 1:50

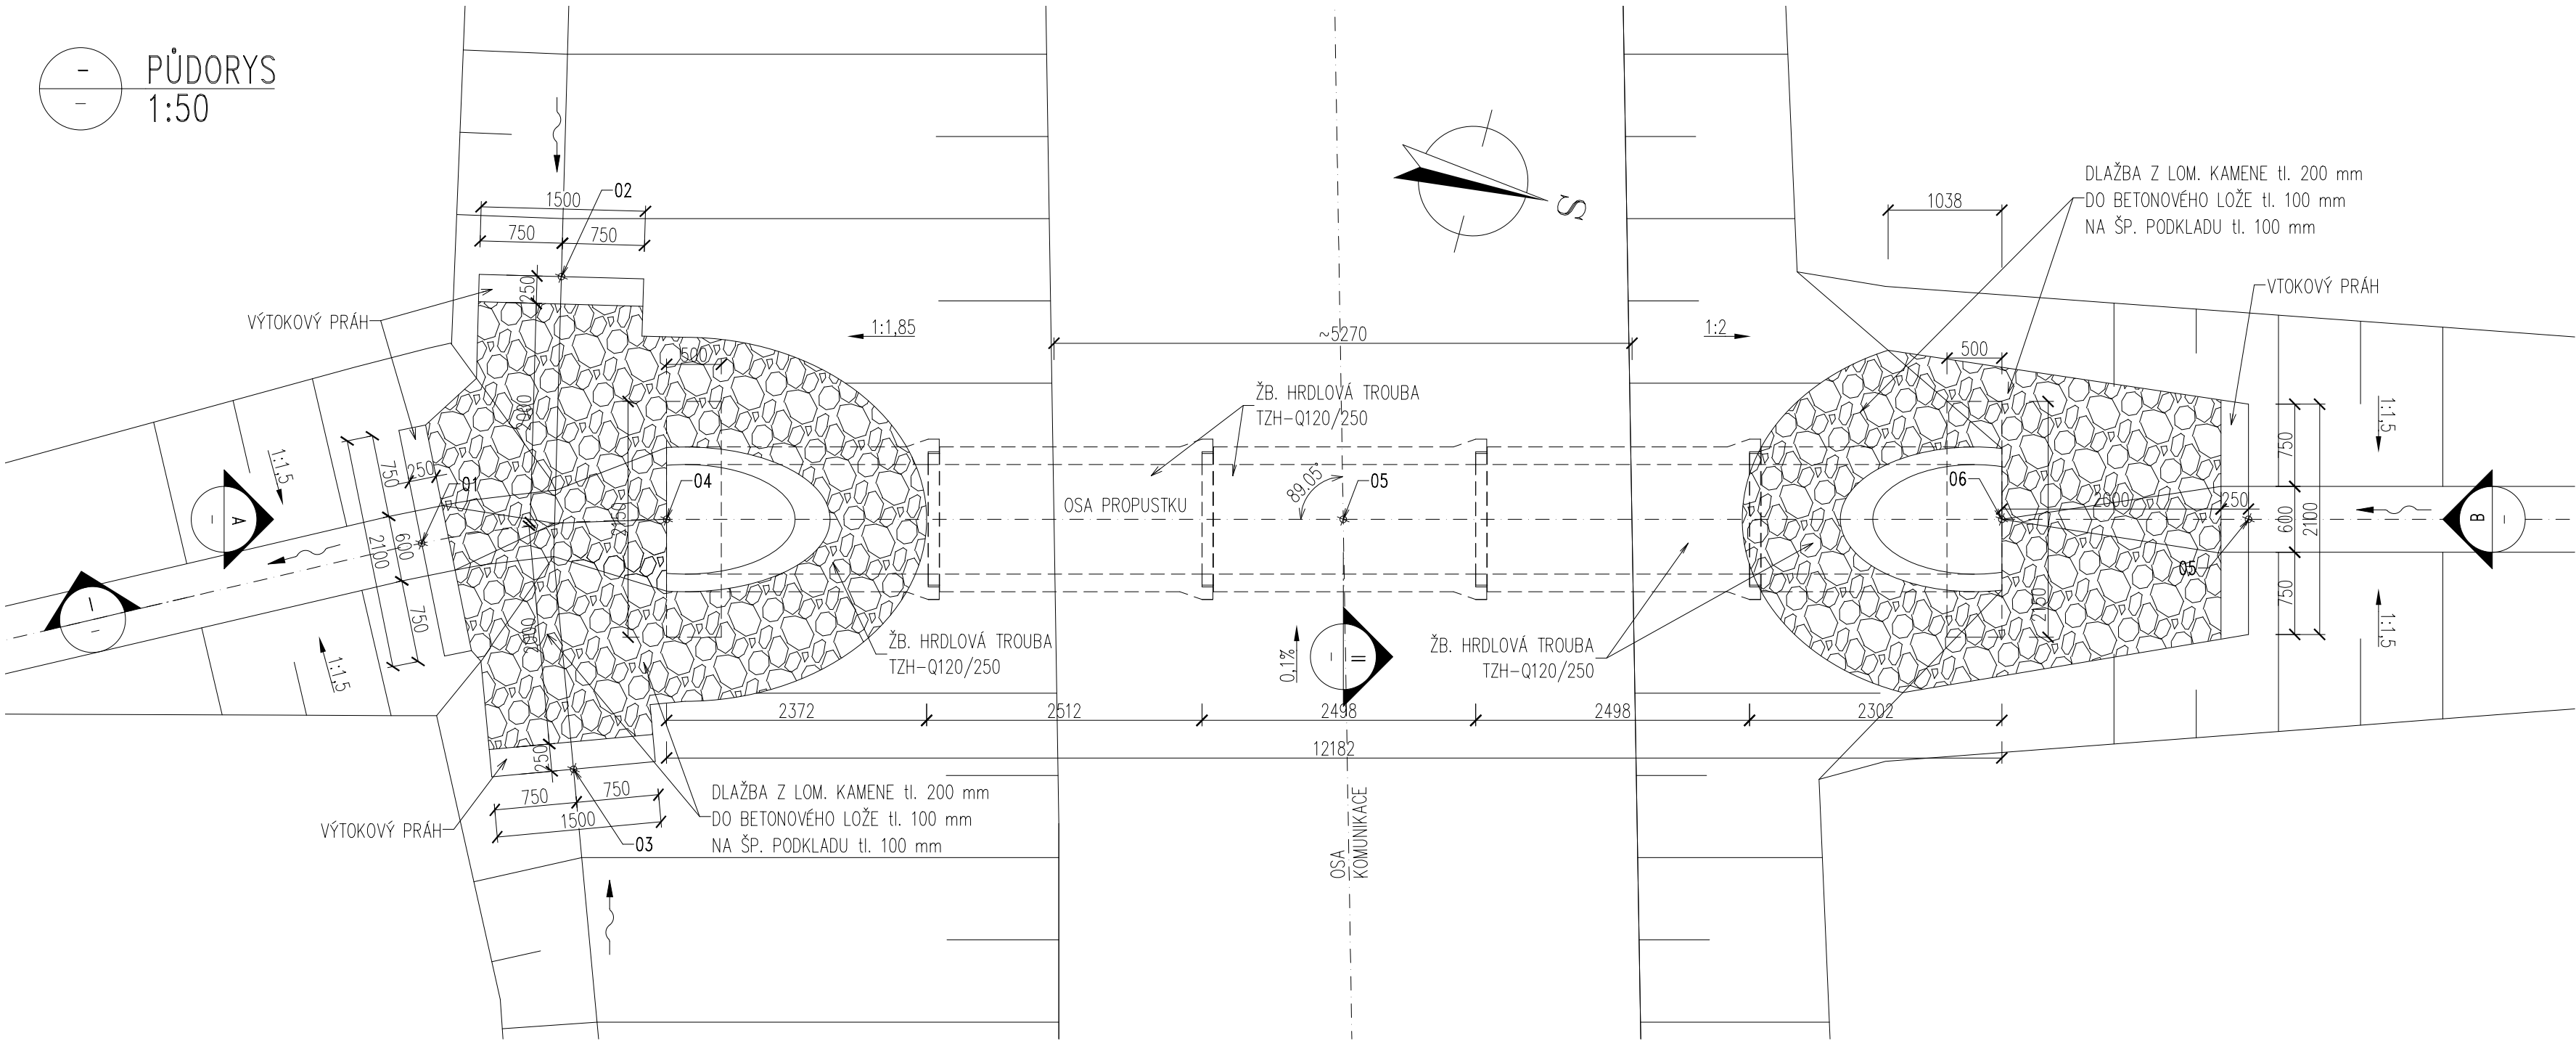


— PODÉLNÝ ŘEZ
— 1:50

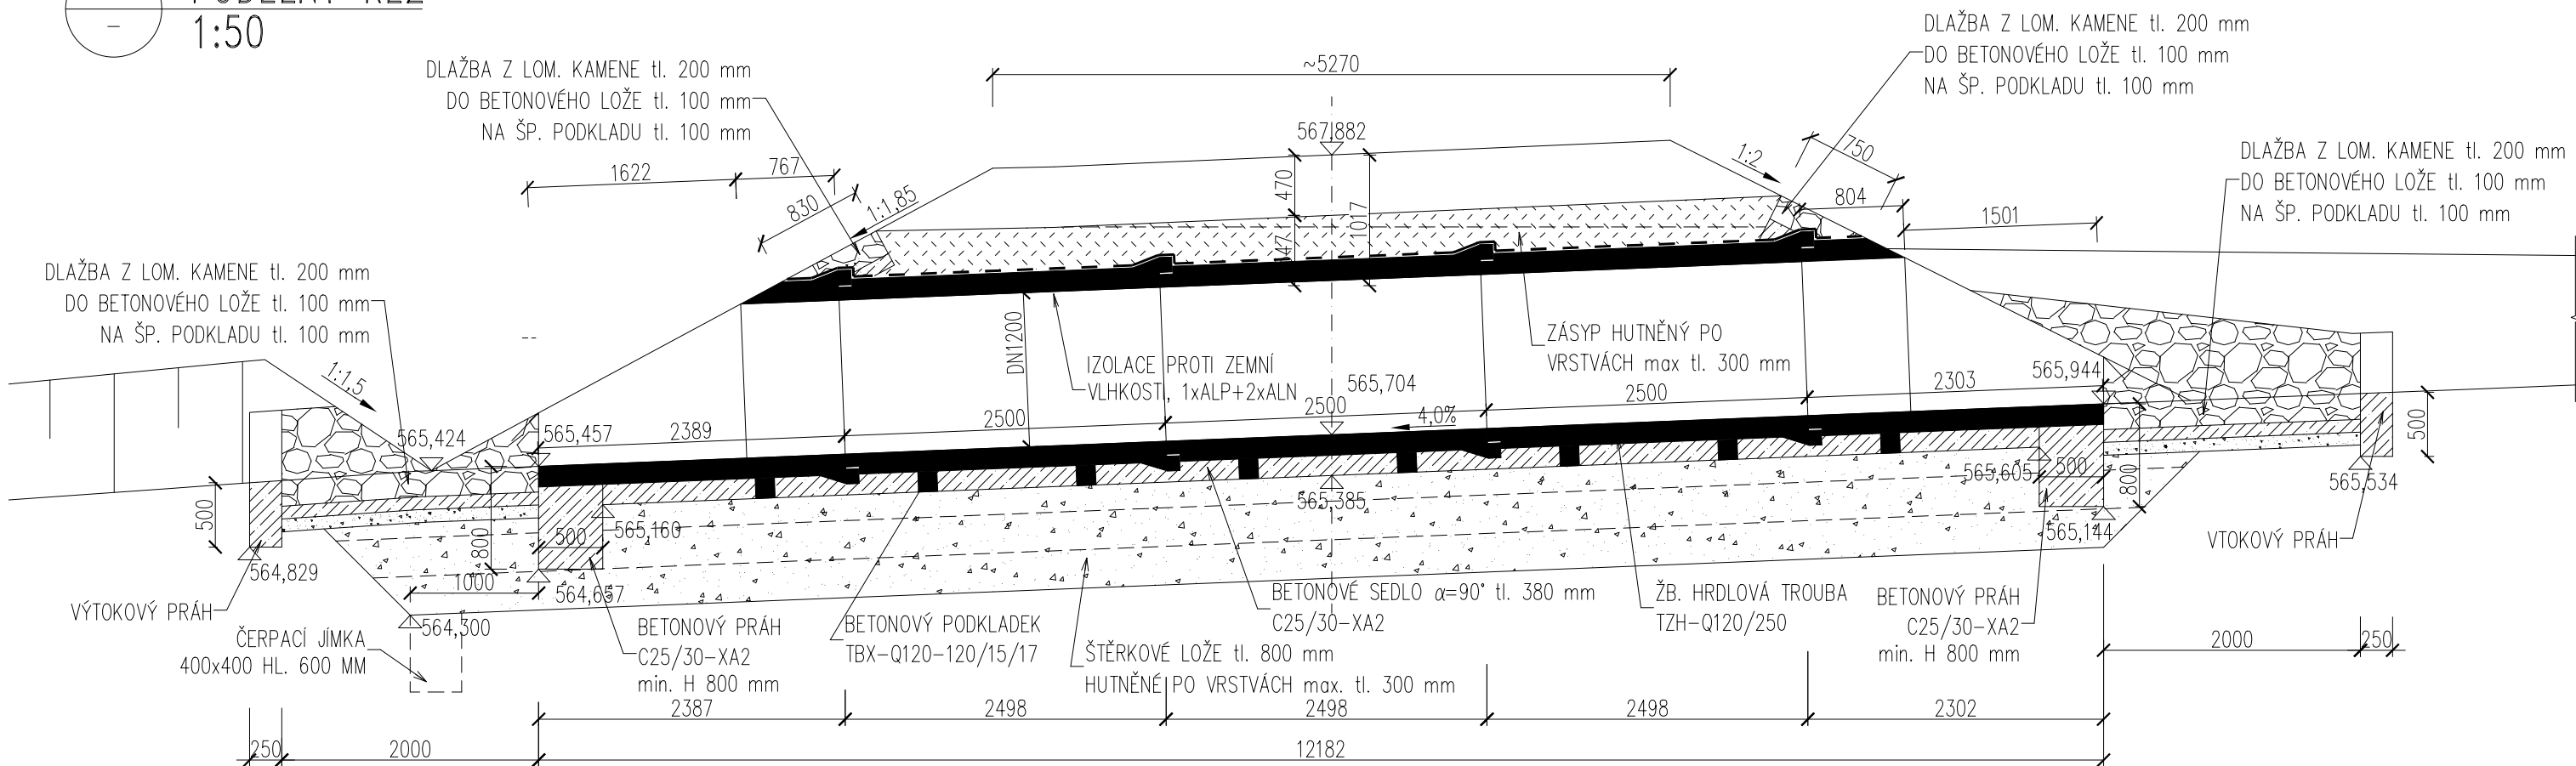


II PŘÍČNÝ ŘEZ
— 1:50

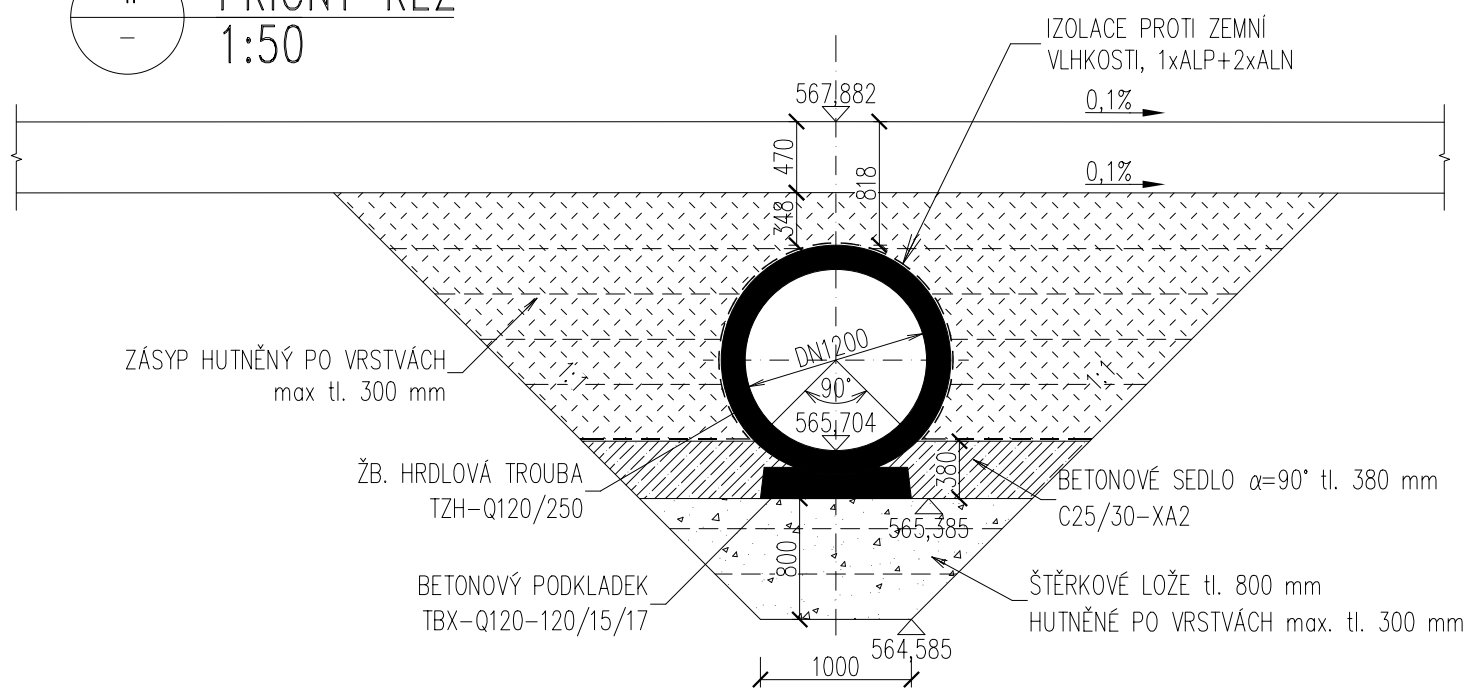

— POHLED NA VÝTOK
— 1:50

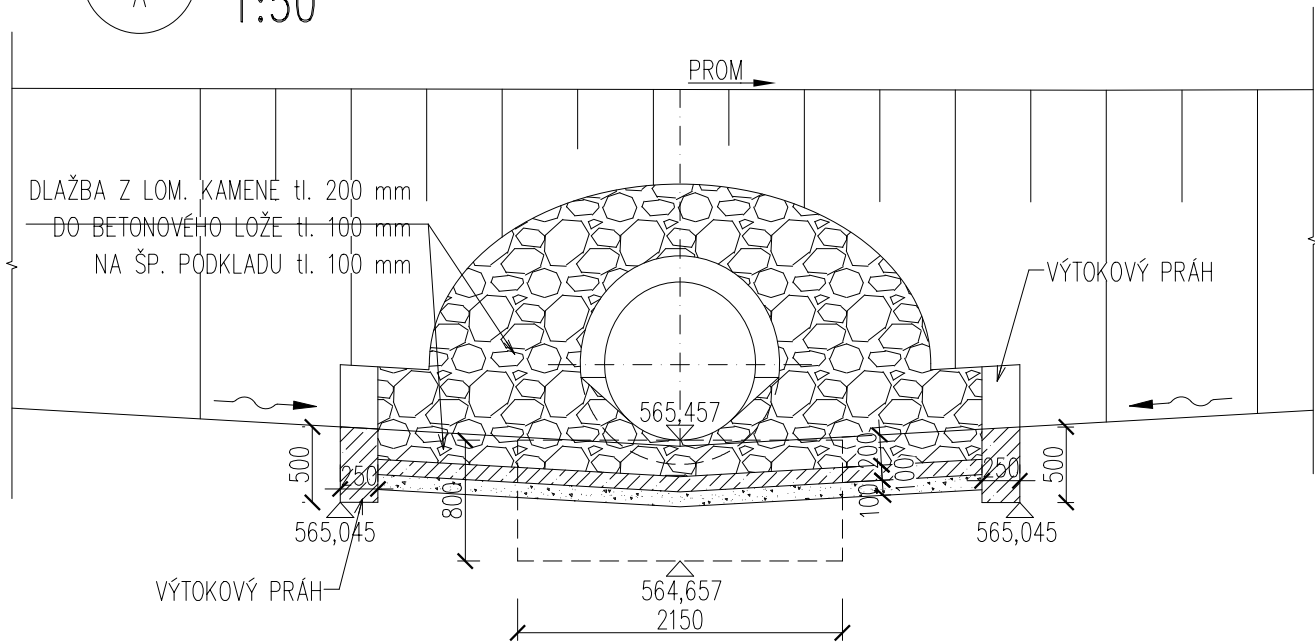

B POHLED NA VTOK
— 1:50

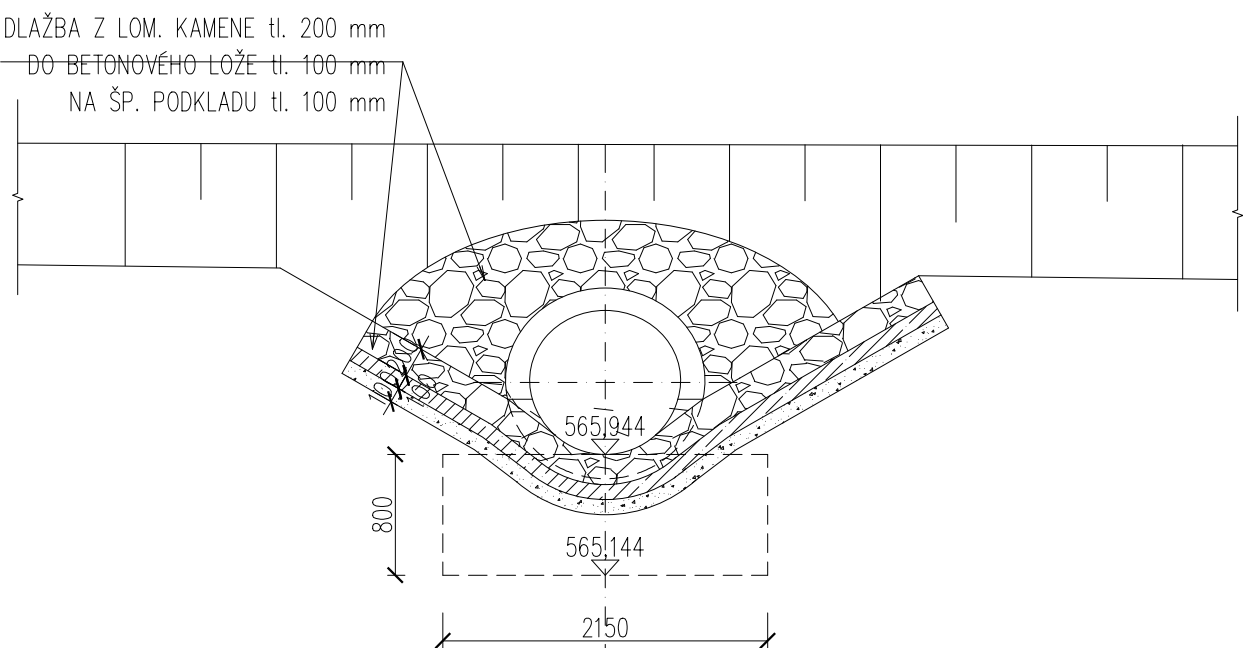

SOUŘADNICE VYTÝČOVANÝCH BODŮ

| BOD | Y (m) | X (m) | POZNÁMKA |
|-----|-------------|---------------|-------------------|
| 01 | 734 458,792 | 1 106 009,850 | VÝTOKOVÝ PRÁH |
| 02 | 734 461,469 | 1 106 009,241 | VÝTOKOVÝ PRÁH |
| 03 | 734 457,156 | 1 106 007,981 | VÝTOKOVÝ PRÁH |
| 04 | 734 459,576 | 1 106 007,746 | KONEC PROPUSTKU |
| 05 | 734 461,161 | 1 106 001,779 | BOD KŘÍŽENÍ |
| 06 | 734 462,704 | 1 105 995,972 | ZAČÁTEK PROPUSTKU |
| 07 | 734 463,282 | 1 105 993,797 | VTOKOVÝ PRÁH |



Operační program
Doprava



Evropská unie
Investice do vaší budoucnosti
Evropský fond pro regionální rozvoj
Fond soudržnosti

VÝŠKOVÝ SYSTÉM BpV SOUŘADNICOVÝ SYSTÉM S-JTSK

| Číslo změny: | Obsah změny: | Datum změny: |
|--------------|---|--------------|
| 01 | Zpracování připomínek projednání | 06/2013 |
| 02 | - Úprava v rámci soutěže na zhotovitele | 27.06.2017- |
| 03 | - | - |

| | | |
|-----------|----------------------------------|--|
| Investor: | Správa železniční dopravní cesty | Správa železniční dopravní cesty, s.o. Dlážděná 1003/7, 110 00 Praha 1 |
| | | Stavební správa západ se sídlem v Praze Sokolovská 278/1955, 190 00 Praha 9 |

| | | |
|---|---------------------|--|
| Sdružení pro projekt Modernizace trati Sudoměřice - Votice: | | |
| SUDOP PRAHA | METROPROJEKT | |

| | | |
|-------------------|--|---|
| Vedoucí sdružení: | SUDOP PRAHA a.s. Olšanská 1a, 130 80 Praha 3 tel.: +420 267 094 111 fax: +420 224 230 316 e-mail: praha@sudop.cz | Hlavní inženýr projektu: ING. MILOŠ KRAMĚŠ Garant profese: ING. OTA HELLER |
|-------------------|--|---|

| | |
|--------------------|---|
| Zpracovatel části: | TOP CON SERVIS s.r.o. Ke Stírce 56, 182 00 Praha 8 tel: +420 284 021 741-3 fax: +420 284 021 740 e-mail: topcon@topcon.cz |
|--------------------|---|

| | | | |
|--------------------|----------------------------------|---------------------|--------------------|
| Vedoucí střediska: | Odpovědný projektant SO, IO, PS: | Vypracoval: | Kontroloval: |
| ING. HANA STAŇKOVÁ | FILIP SATRÁNSKÝ | ING. LIBOR VÝKOUKAL | ING. ALEXANDR KURZ |

| | |
|---|--------------------------|
| Název akce: | Číslo smlouvy: |
| MODERNIZACE TRATI SUDOMĚŘICE - VOTICE | 12 106 201 |
| Projektový stupeň: | PROJEKT |
| Část: POZEMNÍ KOMUNIKACE SO 71-30-08 ÚPRAVA MÍSTNÍ KOMUNIKACE V KM 98,400 A PŘÍSTUPOVÝ CHODNÍK K ZAST. MEZNO | Datum: 01 / 2013 |
| Název přílohy: | Číslo části: E.1.8.8 |
| | Měřítko: 1:50 |
| | Počet formátů: 6 x A4 |
| | Číslo přílohy: 6 |