



GSM-R ÚSTÍ n/L - OLDŘICHOV u Duchcova/ÚPOŘINY - MOST - CHEB

ŽST KYNŠPERK nad Ohří, UMÍSTĚNÍ ZAŘÍZENÍ (M 1:50)

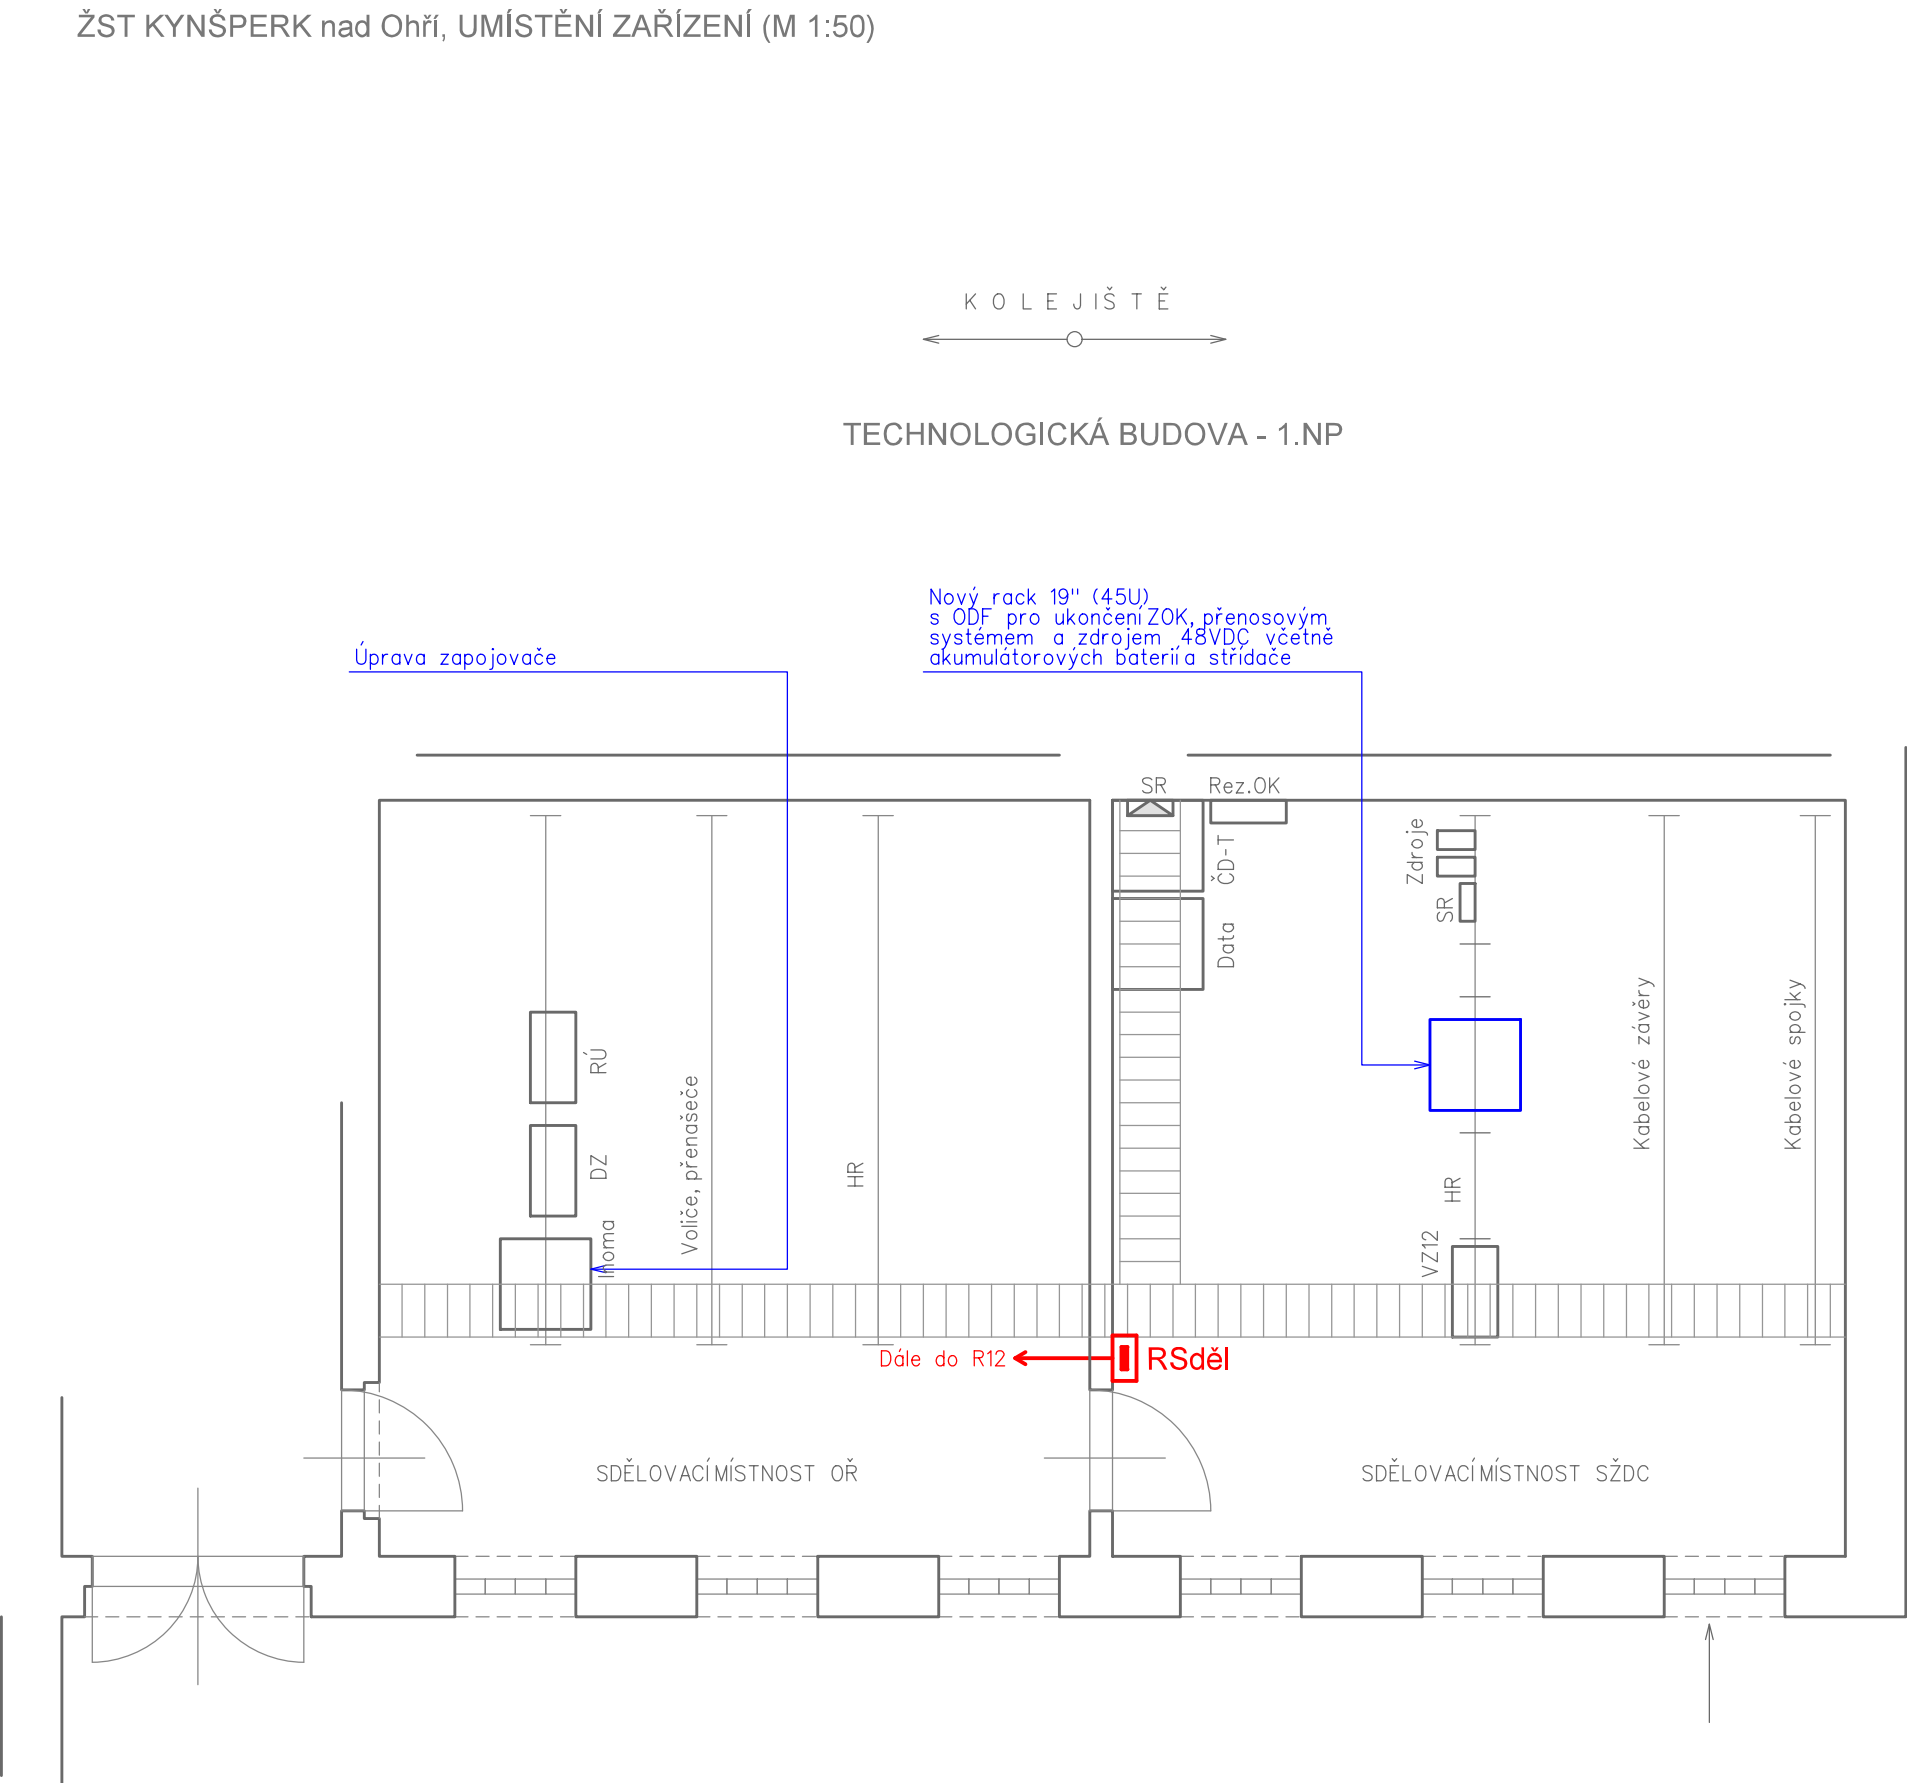

- VYSVĚTLIVKY:
- Zařízení stávající
 - Zařízení a propojení budovaná v rámci S0811
 - Zařízení a propojení budovaná v rámci jiných částí dokumentace

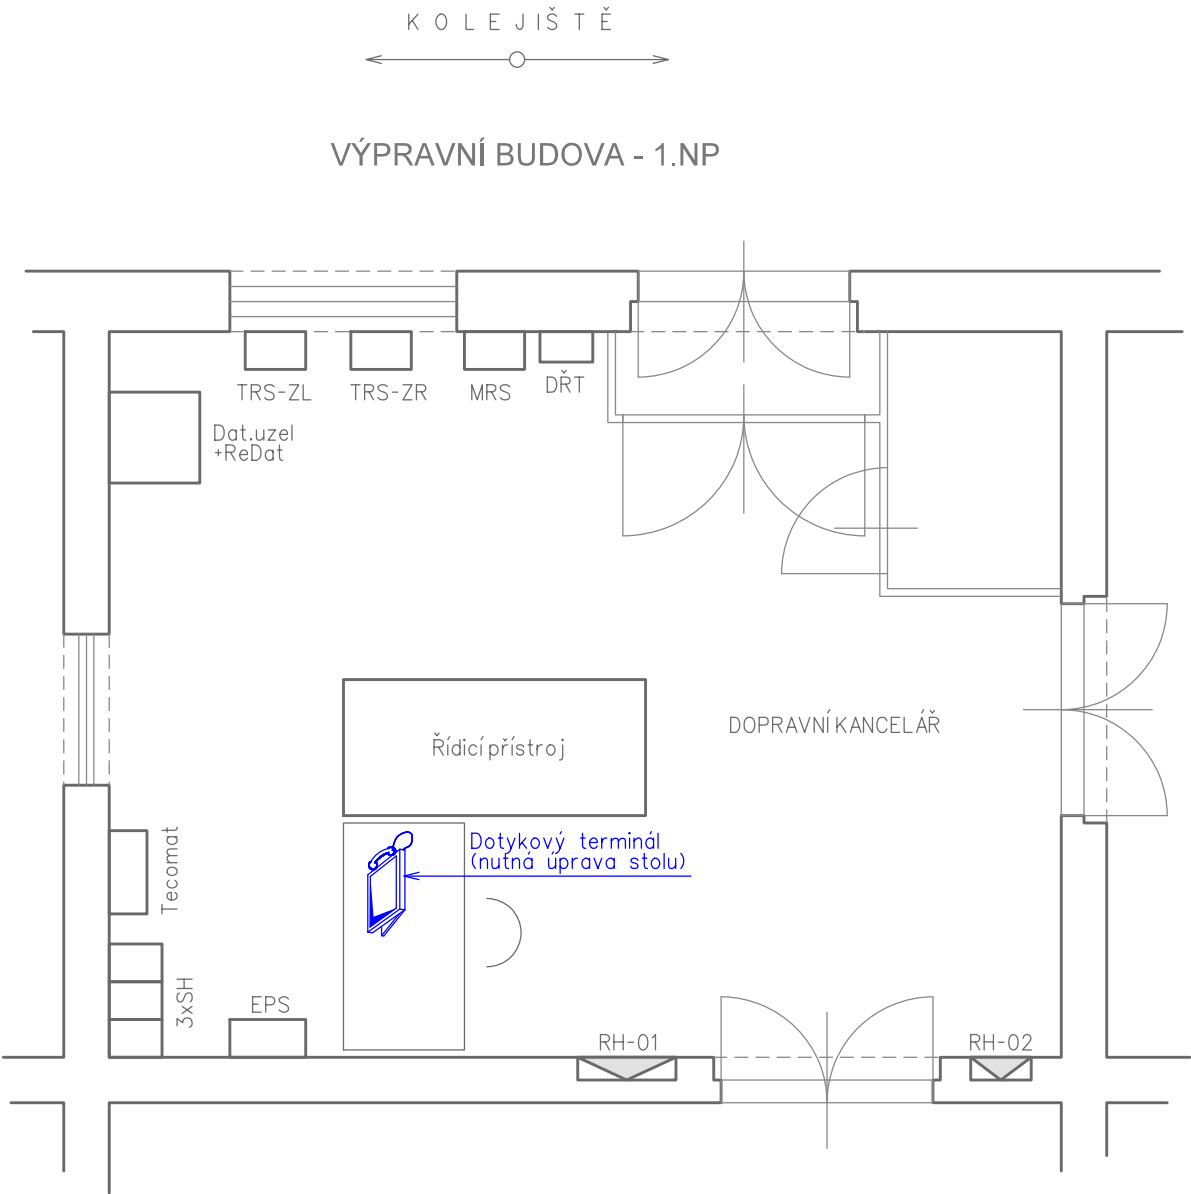

VÝŠKOVÝ SYSTÉM Bpv SOUŘADNICOVÝ SYSTÉM S-JTSK ±0,000 = xxx,xx m n. m.

Číslo změny:	Obsah změny:	Datum změny:
01	-	-
02	-	-
03	-	-

Investor:	Správa železniční dopravní cesty, s.o. Dlážděná 1003/7, 110 00 Praha 1
	Stavební správa západ se sídlem v Praze Sokolovská 278/1955, 190 00 Praha 9

Generální projektant:	SUDOP PRAHA a.s. Olšanská 1a, 130 80 Praha 3 tel.: +420 267 094 111 fax: +420 224 230 316 e-mail: praha@sudop.cz	Hlavní inženýr projektu: ING. OLDŘICH HORA Garant profese: ING. OLDŘICH HORA
		

Středisko: ELEKTROTECHNIKY, TRAKCE, SDĚLOVACÍ A ZABEZPEČOVACÍ TECHNIKY			
Vedoucí střediska:	Odpovědný projektant SO, IO, PS:	Vypracoval:	Kontroloval:
ING. MARTIN RAIBR	ING. EDUARD KOŠTÁL	ING. EDUARD KOŠTÁL	ING. KAREL KOŠAŘ

Název akce:	Číslo smlouvy: 17 035 208
GSM-R CHOMUTOV - CHEB	Projektový stupeň: DUR
Část: STAVEBNÍ ČÁST, TRAKČNÍ A ENERGETICKÁ ZAŘÍZENÍ, ROZVODY VN, NN, OSVĚTLENÍ A DÁLKOVÉ OVLÁDÁNÍ ODPOJOVAČŮ SO 811 - ÚPRAVY ROZVODŮ NN V ŽST V ÚSEKU CHOMUTOV - CHEB	Datum: 09/2018
	Číslo části: E.3.6.1
Název přílohy:	Měřítko: 1:50
	Počet formátů: 3x A4
ŽST KYNŠPERK NAD OHŘÍ - PŮDORYS	Číslo přílohy: 2.5