


PŮDORYS Zab.Zař
Dolní Rybník

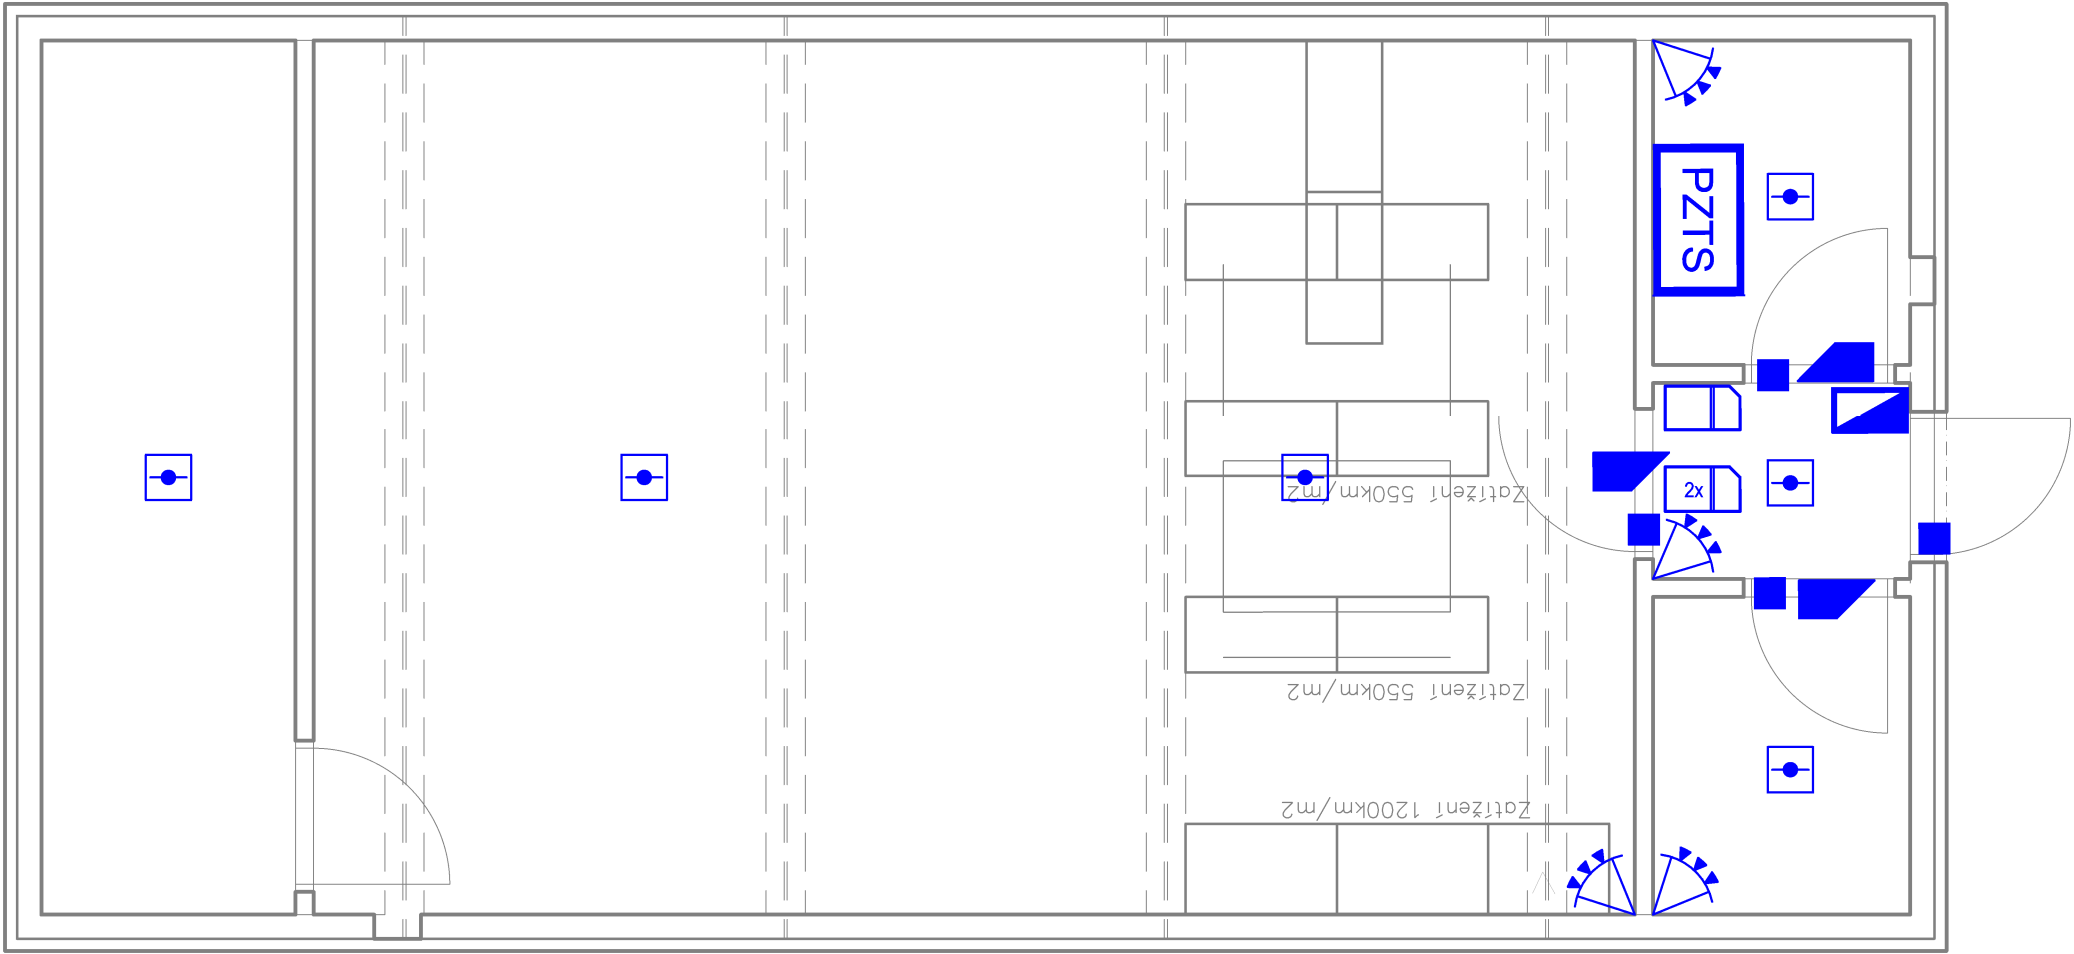

LEGENDA ZNAČEK			
Značka	Popis značky	Značka	Popis značky
	ústředna PZTS s příslušenstvím		magnetický kontakt
	ovládací klávesnice se čtecí hlavou		prostorový detektor
	bezkontaktní čtečka		detektor tříštění skla
	elektrický dveřní otvírač		expander (8 zón)
	elektromechanický zámek		požární detektor
	venkovní siréna		




EVROPSKÁ UNIE
Evropské strukturální a investiční fondy
Operační program doprava

Ministerstvo dopravy
Státní fond dopravní infrastruktury



PS 24-08




Číslo změny:	Obsah změny:	Datum změny:
01	-	-
02	-	-
03	-	-


Objednatel:
**SPRÁVA
ŽELEZNIC**

Správa železnic, státní organizace
Dlážděná 1003/7, 110 00 Praha 1

Stavební správa západ
Sokolovská 278/1955, 190 00 Praha 9

Sdružení: „SEU + SP+PROJS_Kyjice-Chomutov_DSP“




Zpracovatel částí:


SUDOP EU a.s.
Olšanská 1a, 130 80 Praha
Tel.: +420 267 094 305
E-mail: info@sudopeu.cz

Hlavní inženýr projektu:
ING. IVAN GRISA

Garant profese:
-

Středisko:
STOSMOL, s.r.o.
U Cukrovaru 809/4, 400 07 Ústí nad Labem
IČ: 286 95 097
tel.: 725 881 561
www.stosmol.cz
info@stosmol.cz



Vedoucí střediska:
ING. VLADIMÍR HADRABA

Odpovědný projektant SO, IO, PS:
ONDŘEJ TACLÍK

Vypracoval:
ONDŘEJ TACLÍK

Kontroloval:
ING. VLADIMÍR HADRABA

Název akce:

Číslo smlouvy:
19-010.640

REKONSTRUKCE TRATI V ÚSEKU KYJICE - CHOMUTOV

Projektový stupeň:
DSP

název PS/SO:
D.1.2 Železniční sdělovací zařízení
D.1.2.4 Elektrická požární a zabezpeč. signalizace (EPS,EZS)
PS 24-08 Odbočka Dolní Rybník, EZS

Datum:
10 / 2019

Číslo části:
D.1.2.4

Číslo přílohy:
02

Název přílohy:

Měřítko:
1:50

Počet formátů:
3xA4

Půdorys 1.NP (odbočka Dolní Rybník)

Číslo přílohy:
02