


POZNÁMKA:

ROZPOČTOVĚ JSOU VŠECHNY UCPÁVKY A PRŮCHODKY SOUČÁSTÍ PROVOZNIHO SOUBORU PS 01-09-04. BUDOU VŠAK INSTALOVÁNY JIŽ BĚHEM VÝROBY PREFABRIKOVANÝCH PROSTOROVÝCH DÍLCŮ.

KONSTRUKCE, KTERÉ BUDOU SPOLUVYTVÁŘET KABELOVÝ PROSTOR, BUDOU OPATŘENY OLEJIVZDORNÝM A HYDROIZOLAČNÍM NÁTĚREM PROTI PŮSOBENÍ VODY, OLEJE A EMULGOVANÝCH UHLOVODÍKŮ. VEŠKERÉ

OSTATNÍ VNITŘNÍ POVRCHY BUDOU OPATŘENY OMYVATELNÝM NÁTĚREM.

VŠECHNY SPÁRY MEZI JEDNOTLIVÝMI PREFABRIKOVANÝMI DÍLCI BUDOU Z INTERIÉRU BUDOVY VHODNÝM ZPŮSOBEM UTĚSNĚNY A VYTMELENY.

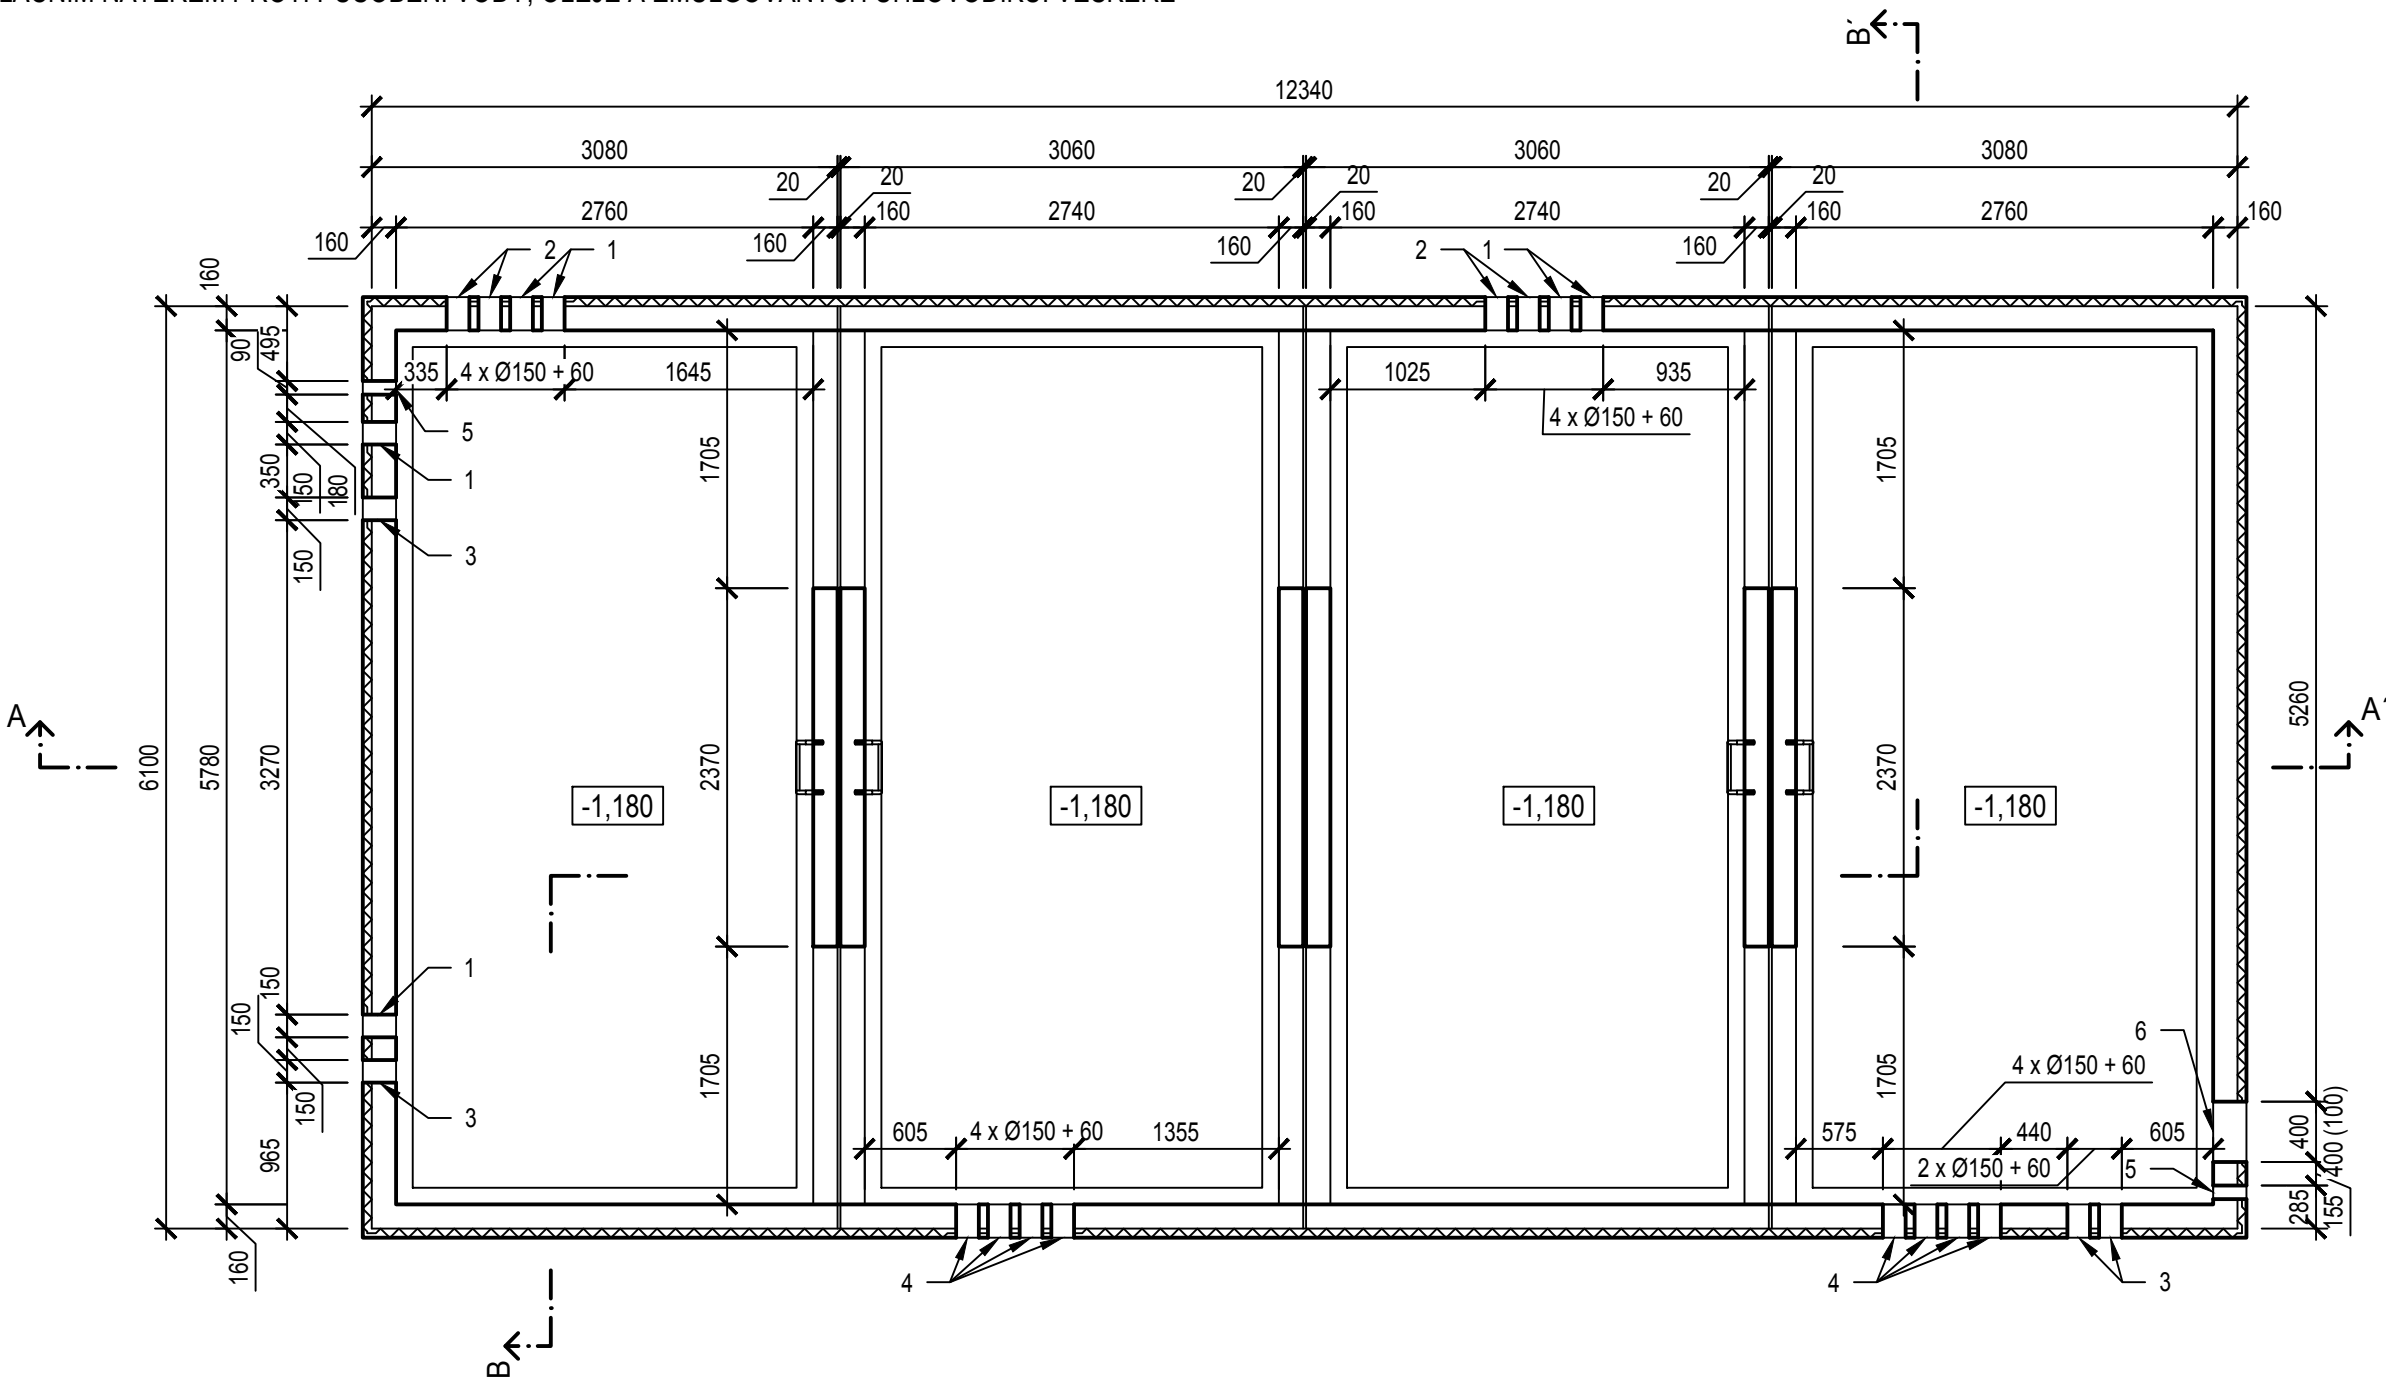

LEGENDA:

- 1

-

VODOTĚSNÉ KABELOVÉ UCPÁVKY  
NAPŘ. HSI 150-K2/160 + HSI 150-DG-1/36-70 + HSI 150-M160 WR (DLE PS 01-09-04)
- 2

-

VODOTĚSNÉ KABELOVÉ UCPÁVKY  
NAPŘ. HSI 150-K2/160 + HSI 150-DG-3/24-54 + HSI 150-M160 WR (DLE PS 01-09-04)

- 3

-

VODOTĚSNÉ KABELOVÉ UCPÁVKY - NAPŘ. HSI 150-DG-3/24-54 (DLE PS 01-09-04)
- 4

-

VODOTĚSNÉ KABELOVÉ UCPÁVKY NAPŘ. HSI 150-DG-1/36-70 (DLE PS 01-09-04)
- 5

-

ZEMNÍCI PRŮCHODKA NAPŘ. HEA-ISS-M12 (DLE PS 01-09-04)
- 6

-

PROSTUP PRO KABELOVOD - PROTIPOŽÁRNÍ UCPÁVKA A IZOLACE PROTI VODĚ



±0,000 = 273,547 m. n. m. Bpv

			ČÍSLO SOUPRAVY:
REVIZE Č.	DATUM	ZMĚNA	

		<b>SUDOP BRNO, spol. s r.o.</b> Kounicova 26 611 36 Brno	
OBJEDNAVATEL:	Správa železnic, státní organizace, Dlážďená 1003/7, 110 00 Praha 1 Stavební správa východ (organizační jednotka)		tel. : +420 972 625 804 E-mail: sudop@sudop-brno.cz
PROFESNÍ SKUPINA:	31 Pozemní stavby	VEDOUCÍ PROF. SKUPINY Ing. Stanislav Kašpárek	GENERÁLNÍ ŘEDITEL Ing. Kamil Chmela
ODPOVĚDNÝ PROJ. ZAKÁZKY Ing. Jan Zářecký	ODPOVĚDNÝ PROJ. PS, SO Ing. Michal Malý	NAVRHL, VYPRACOVAL Ing. Michal Malý	KONTROLOVAL Bc. David Zelený
KRAJ: Jihomoravský/Vysočina		POVĚŘENÝ OÚ: Tišnov – Golčův Jeníkov	
<b>ZVÝŠENÍ TRAKČNÍHO VÝKONU TNS ČEBÍN</b> SO 01-15-02 TNS Čebín, rozvodna 25 kV - stavební řešení Část A - Architektonicko stavební řešení		ZAK. ČÍSLO 20047-01-1020	ARCH. ČÍSLO 2020240017
		MĚŘÍTKO 1:50	POČET FORMÁTŮ 3 x A4
		DATUM:	10/2020
		ČÁST DOKUM. D.2.2.2	PŘÍLOHA 04
Půdorys kabelového prostoru			