


SITUACE SO 14-07
M 1:500

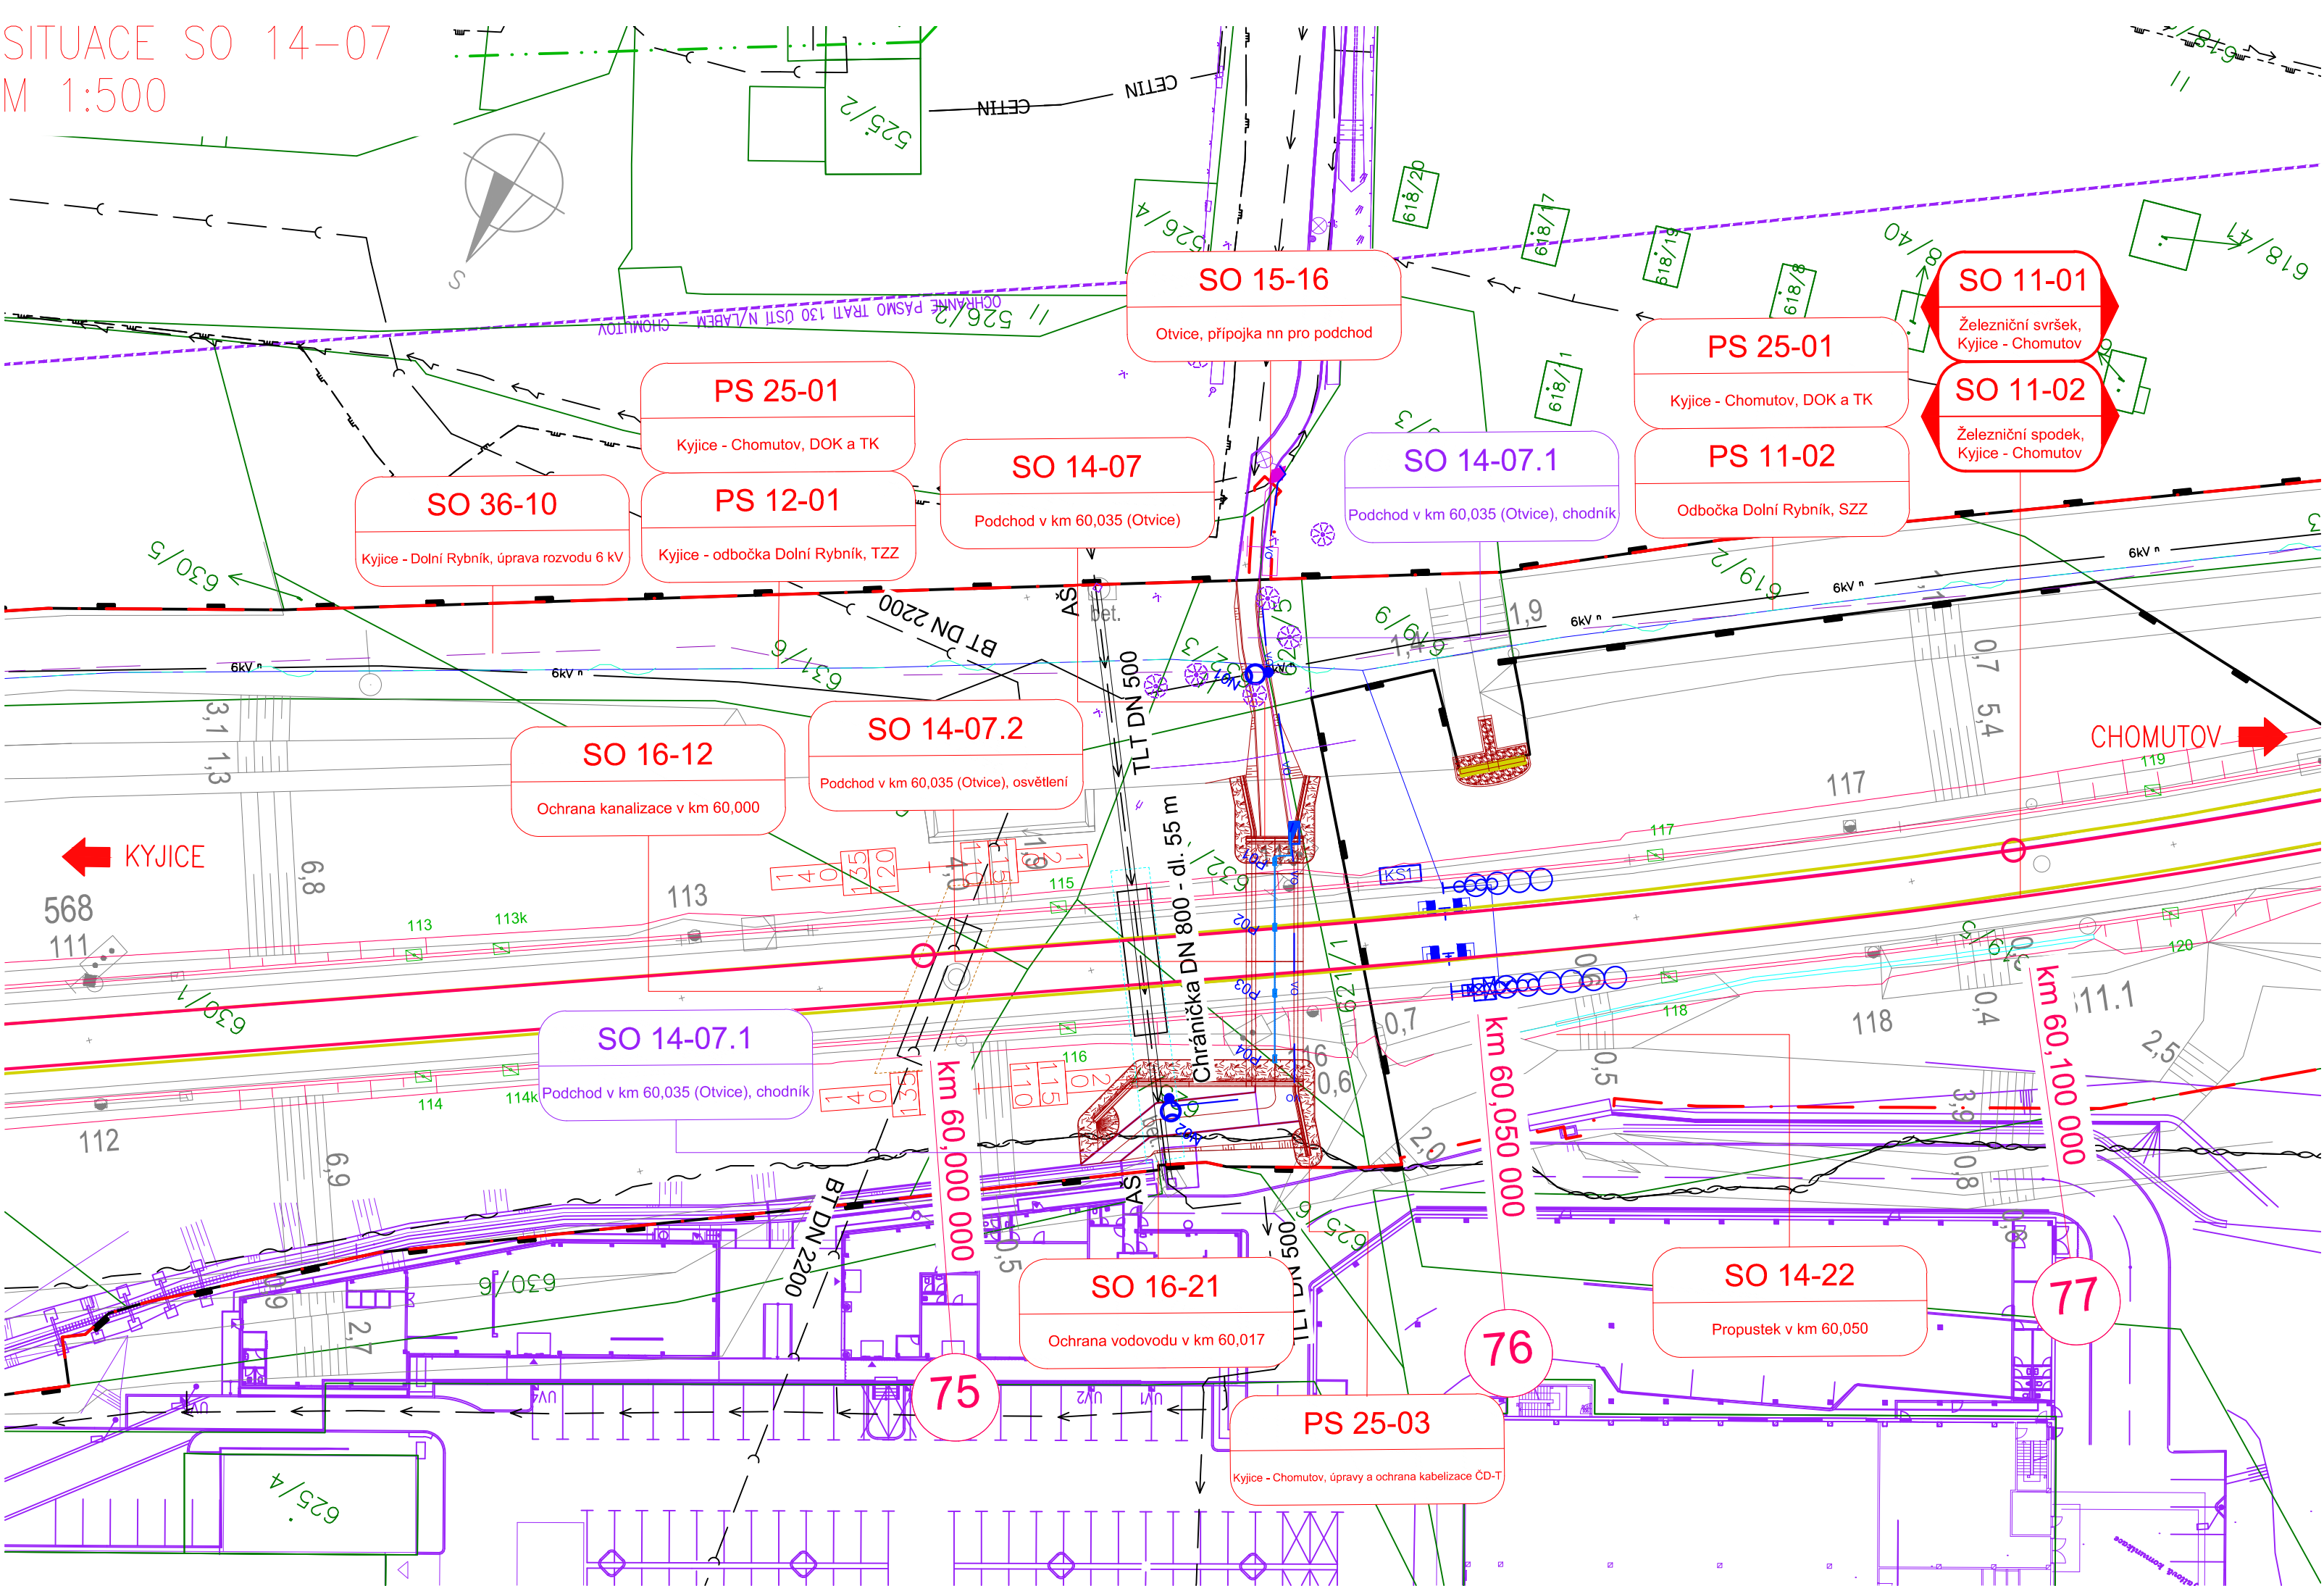

- LEGENDA:
- nový železniční svršek a spodek
 - rušené koleje
 - hrana kolej
 - Odvodnění
 - nové konstrukce
 - 22kV Trasa
 - GDIS Trasa / Zabezpečovací kabel
 - GDIS Trasa / Sdělovací kabel
 - stávající koleje
 - stávající (stav) situace
 - hranice katastrálního území/hranice parcel/parcel, číslo
 - SVaK Vodovod
 - SVaK Kanalizace
 - CD Telematika
 - slaboproudý kabel nn - podzemní
 - VTL plynovod
 - Cetin
 - Napájení autobloku 6kV
 - Obvod dráhy
 - Ochranné pásmo lesa
 - Obvod stavby
 - Související stavba

- LEGENDA PLOCH:
- nový propustek - kamenné obložení
 - demolice
 - nový podchod - kamenné obložení



EVROPSKÁ UNIE
Evropské strukturální a investiční fondy
Operační program doprava

Ministerstvo dopravy
Státní fond dopravní infrastruktury



SO 14-07 D.2.1.4.

VÝŠKOVÝ SYSTÉM BpV SOUŘADNICOVÝ SYSTÉM S-JTSK


Číslo změny:	Obsah změny:	Datum změny:
01	-	-
02	-	-
03	-	-

Objednatel:
 **SPRÁVA ŽELEZNIC**
Správa železnic, státní organizace
Dlažďená 1003/7, 110 00 Praha 1

Stavební správa západ
Sokolovská 278/1955, 190 00 Praha 9

Sdružení: „SEU + SP+PROJS_Kyjice-Chomutov_DSP“

 **SUDOP EU**
 **SUDOP PRAHA**
 **PROJEKT servis**

Zpracovatel částí:
 **PROJEKT servis**

Hlavní inženýr projektu:
ING. STANISLAV JAROS
U Elektry 830/2b, Praha 9 - Hloubětín 198 00
Tel.: +420 281 090 860
E-mail: firma@projekt-servis.cz

Garant profese:
-

Středisko:
MOSTNÍ A POZEMNÍ STAVBY PRAHA

Vedoucí střediska:
ING. MICHAELA KOPÁLOVÁ

Odpovědný projektant SO, IO, PS:
ING. MARTIN KOUDELKA

Vypracoval:
ING. MAXIM MAL'TSEV

Kontroloval:
ING. MICHAELA KOPÁLOVÁ

Název akce:
REKONSTRUKCE TRATI V ÚSEKU KYJICE - CHOMUTOV

Číslo smlouvy:
19-010.640

Projektový stupeň:
DSP

název PS/SO:
SO 14-07 PODCHOD V KM 60,035 (OTVICE)

Datum:
09 / 2019

Číslo částí:
D.2.1.4.1.7.

Název přílohy:
Situace

Měřítko:
1 : 500

Počet formátů:
4xA4

Číslo přílohy:
2.