


# Smířice

Hradec KrálovéJaroměř

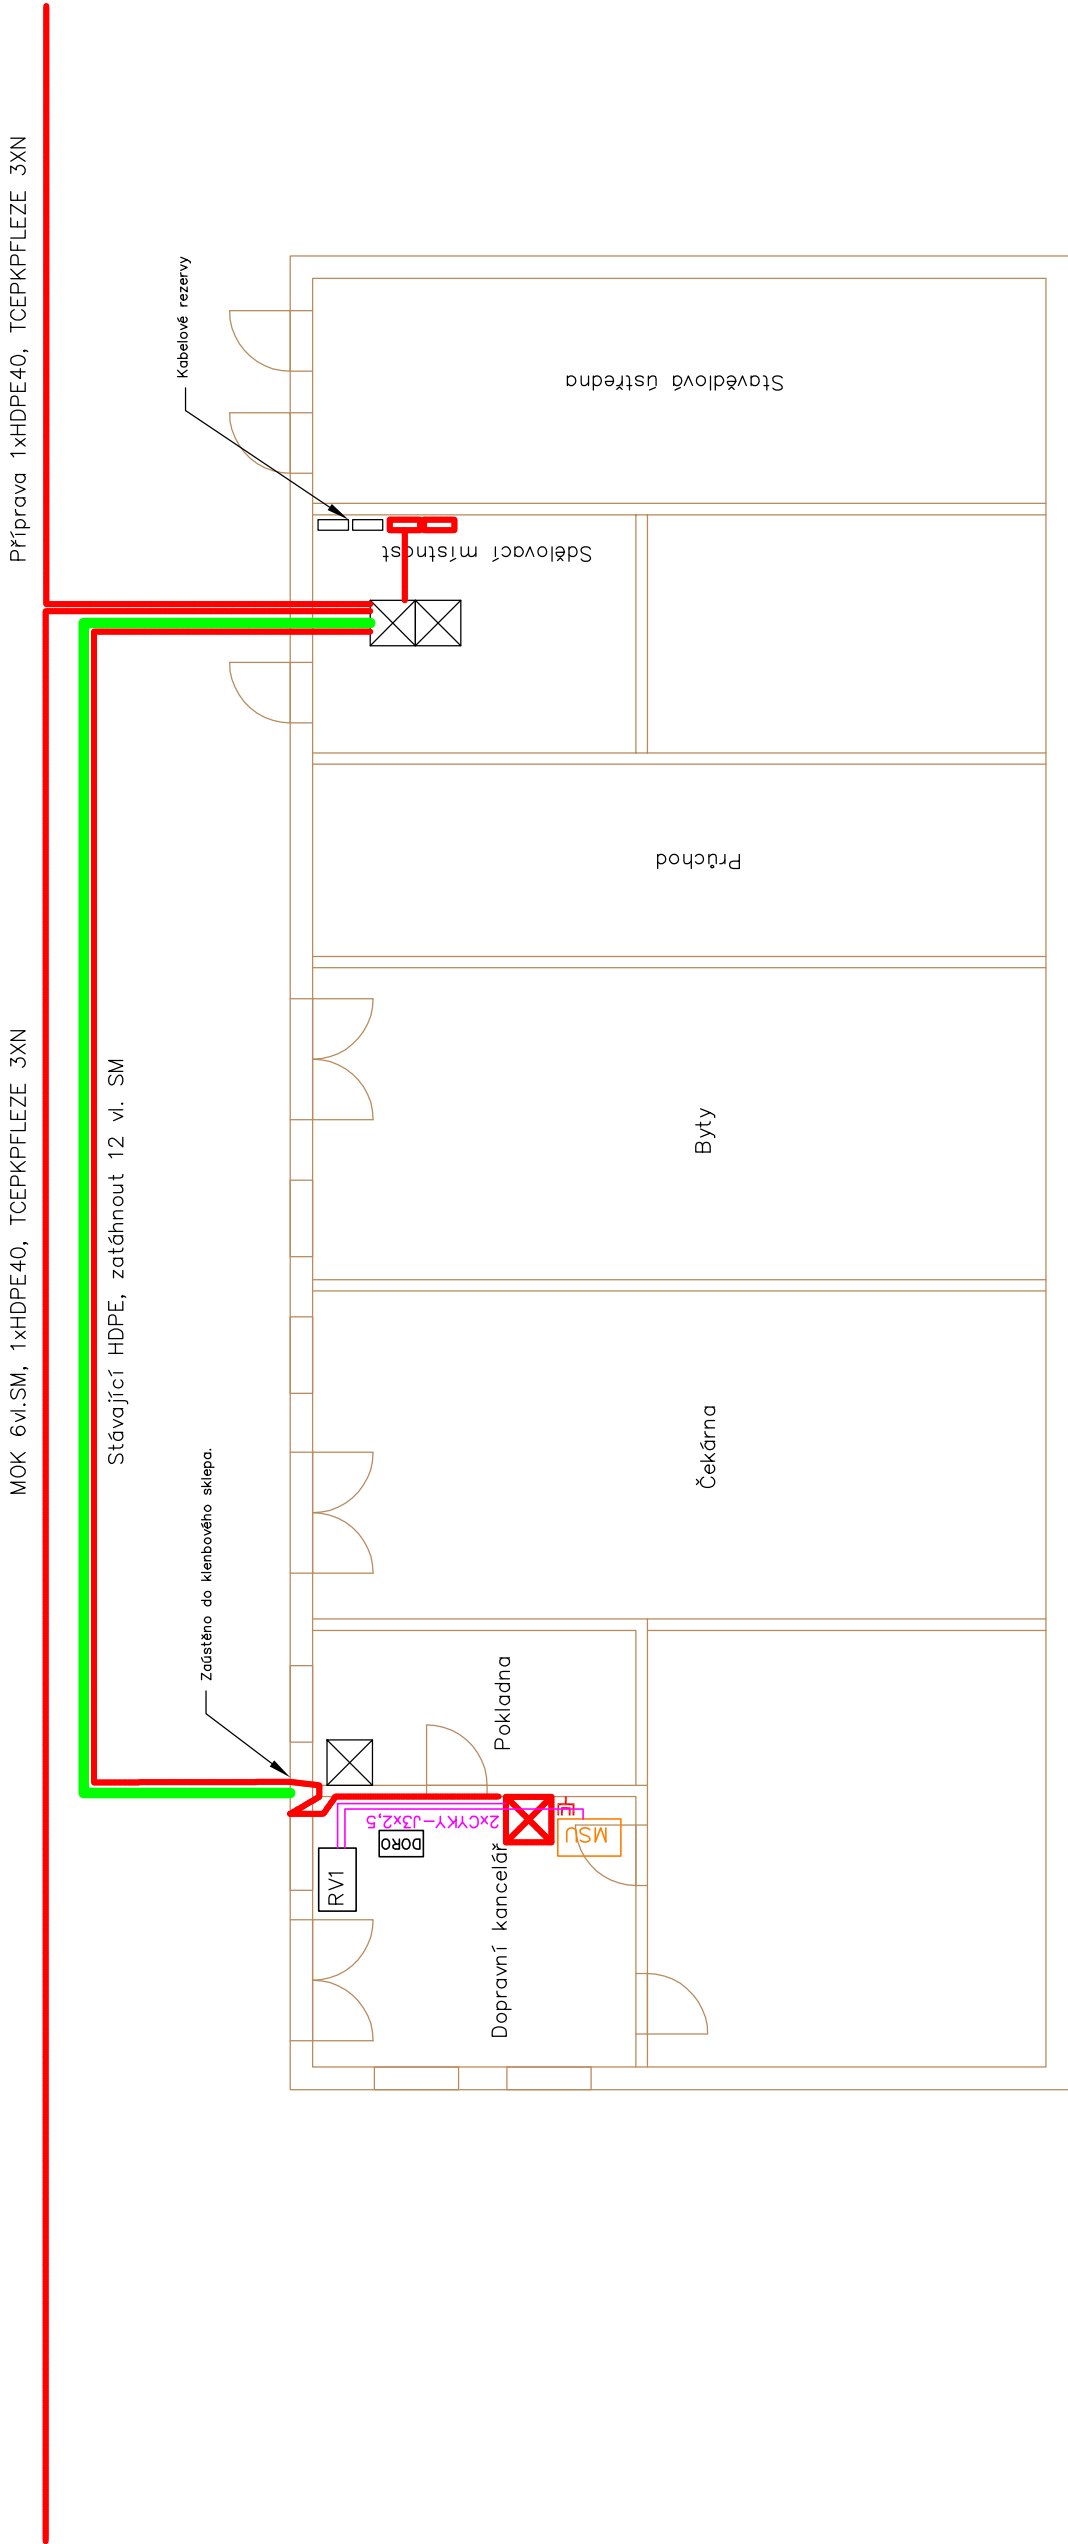

- stávající EZ
- SO 02–06–01 ŽST Smířice, přílož kabelizace NN, DOUO
- sděl. zař.

## PO PŘIPOMÍNKÁCH 03/2020

Revize č.:	Datum:
	Popis:

Investor, objednatel : <div><div><div><div></div></div><div>SŽDC</div></div><div>Správa železniční dopravní cesty, státní organizace Dlážděná 1003/7, 110 00 Praha 1 Stavební správa východ, Nerudova 1, 779 00 Olomouc</div></div>		Souprava č.:	
Zpracovatel dokumentace: <div><div><div><div>signal</div><div>PROJEKT</div></div><div>Signal Projekt s.r.o. Viedeňská 55 639 00 Brno</div></div></div>			
Hlavní inženýr projektu:		Odpovědný projektant části:	Vypracoval:
Ing. Marek Vývoda	Ing. Marek Vývoda	Ing. Marek Vývoda	Ing. Marek Vývoda
STAVBA: ŽRIZENÍ EO V ŽST. SMÍŘICE A ŽST. PŘEDMĚŘICE NAD LABEM		Stupeň dok.: DSP	
ČÁST: Rozvodny vn, nn, osvětlení a dálkové ovládání odpojovačů		Zak. číslo: 19-036-30-341	
PS/SO: SO 02-06-01 ŽST Smiřice, příloha kabelizace NN, DOUO		Číslo části: D.2.3.6	
PŘÍLOHA: Půdorys VB		Měřítko: 1:100	
		Datum: 12/2019	
		Příloha č.: 04	