



VZOROVÝ ŘEZ KŘÍŽENÍ ŽEL. SVRŠKU
Měřítko: 1:100

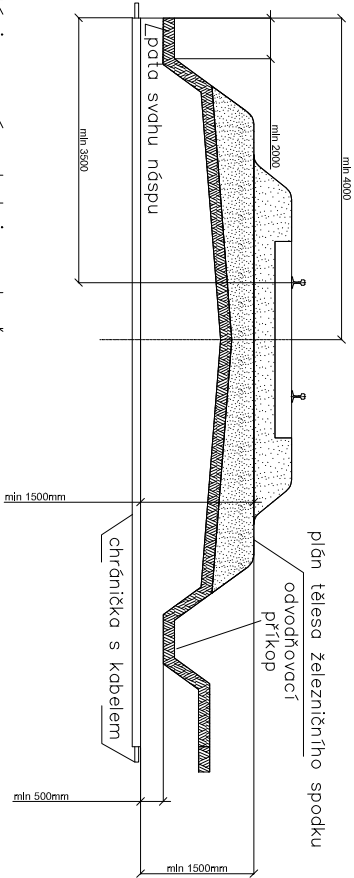


Poznámka 1: Platí i pro více kolejnou trať.
Poznámka 2: Na šířce trati se má ukončit chránička až za odvodňovacím příkopem.
Poznámka 3: Pokud je plán tělesa železničního spodku nebo trati v oblouku, min. vzdálenost chráněk se měří od nejnižších částí.

VZOROVÝ ŘEZ KŘÍŽENÍ VOZOVKY
Měřítko: 1:100

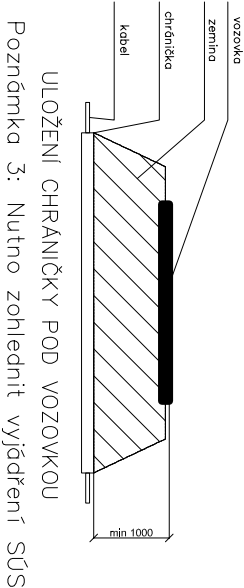

ULOŽENÍ CHRÁNIČKY POD VOZOVKOU
Poznámka 3: Nutno zohlednit vyjádření SÚS

VZOROVÝ ŘEZ KABELOVOU RÝHOU
Měřítko: 1:10

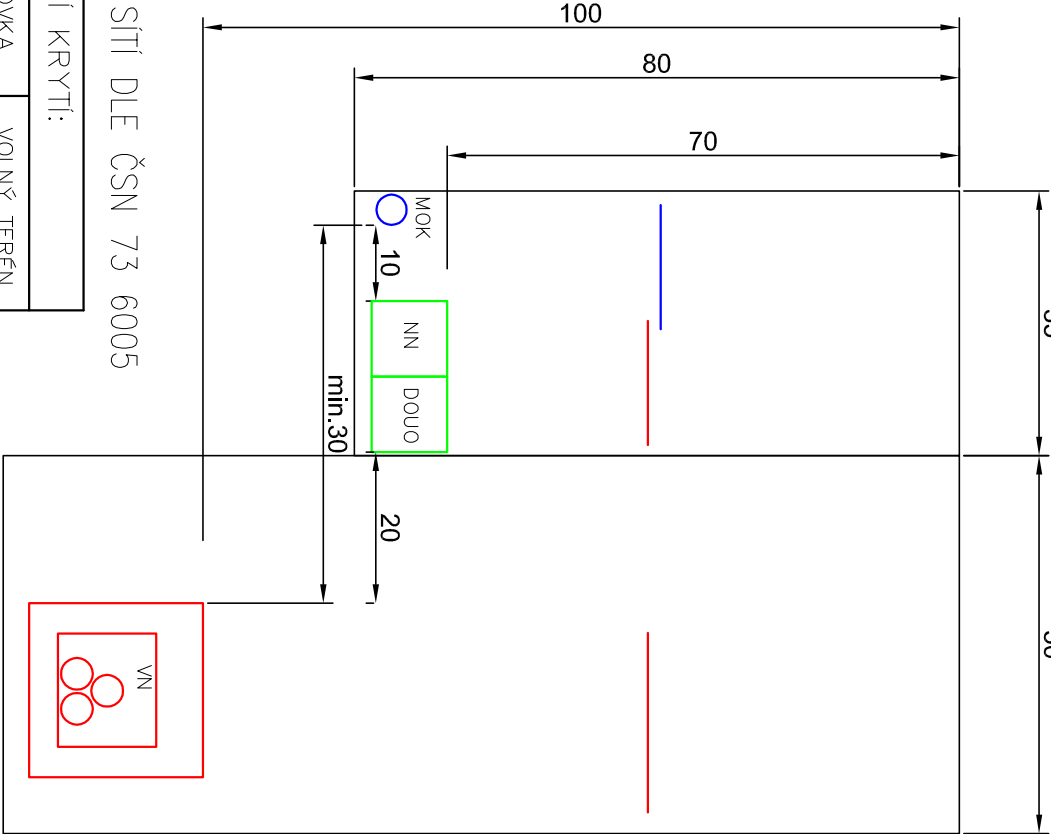

NEJMENŠÍ DOVOLENÉ KRYTÍ PODZEMNÍCH SÍTÍ DLE ČSN 73 6005

| MINIMÁLNÍ KRYTÍ: | | | |
|-------------------------|---------|---------|-------------|
| DRUH VEDENÍ | CHODNIK | VOZOVKA | VOLNÝ TERÉN |
| SÍLOVÉ KABELY DO 1 kV | 0,35 m | 1,00 m | 0,70 m |
| SÍLOVÉ KABELY DO 10 kV | 0,50 m | 1,00 m | 0,70 m |
| SÍLOVÉ KABELY DO 35 kV | 1,00 m | 1,00 m | 1,00 m |
| SÍLOVÉ KABELY DO 220 kV | 1,30 m | 1,30 m | 1,30 m |

POZNÁMKA:
PŘED ZAHÁJENÍM VEŠKERÝCH VÝKOPOVÝCH PRACÍ BUDE PROVEDENO VYTŘČENÍ PODZEMNÍCH INŽENÝRSKÝCH SÍTÍ. PO ULOŽENÍ SAMOTNÉHO VEDENÍ BUDE PŘÍZVÁN KE KONTROLE ODPOVĚDNÝ PRACOVNÍK A KABELOVÁ RÝHA BUDE NÁSLEDNĚ ZAHOZENA. NÁSLEDNĚ DOJDE K PŘESNĚMU ZANESENÍ TRASY KABELU DO PŘÍSLUŠNÉ SITUACE.



PO PŘÍPOMÍNKÁCH 03/2020

| | |
|------------|--------|
| | |
| | |
| | |
| Revize č.: | Datum: |
| | Popis: |

Investor, objednatel :

Správa železniční dopravní cesty, státní organizace
Dlážděná 1003/J, 110 00 Praha 1
Stavební správa východ, Nerudova 1, 779 00 Olomouc

Souprava č.:

Zpracovatel dokumentace:



Signal Projekt s.r.o.
Viděnská 55
639 00 Brno

| | | | | | | | |
|--|--|-----------------------------|--|-------------------|--|-------------------|--|
| Hlavní inženýr projektu: | | Odpovědný projektant části: | | Vypracoval: | | Kontroloval: | |
| Ing. Marek Vývoda | | Ing. Marek Vývoda | | Ing. Marek Vývoda | | Ing. Marek Vývoda | |
| STAVBA: ZŘÍZENÍ EOV V ŽST. SMÍŘICE A ŽST. PŘEDMĚŘICE NAD LABEM | | Stupeň dok.: | | DSP | | | |
| ČÁST: Rozvodny vn, nn, osvětlení a dálkové ovládání odpojovačů | | Zak. číslo: | | 19-036-30-341 | | | |
| PS/SO: SO 01-06-01 ŽST Předměřice n. L., přílož kabelizace NN, DOUO | | Číslo části: | | Datum: | | | |
| | | D.2.3.6 | | 12/2019 | | | |
| PŘÍLOHA: Vzorové řezy uložení kabelů | | Měřtko: | | Příloha č.: | | | |
| | | - | | 05 | | | |