


SITUACE KABELIZACE

PS 701 DOK V ÚSEKU SOUŠ - MOST N.N. - LOUKA U LITVÍNOVA

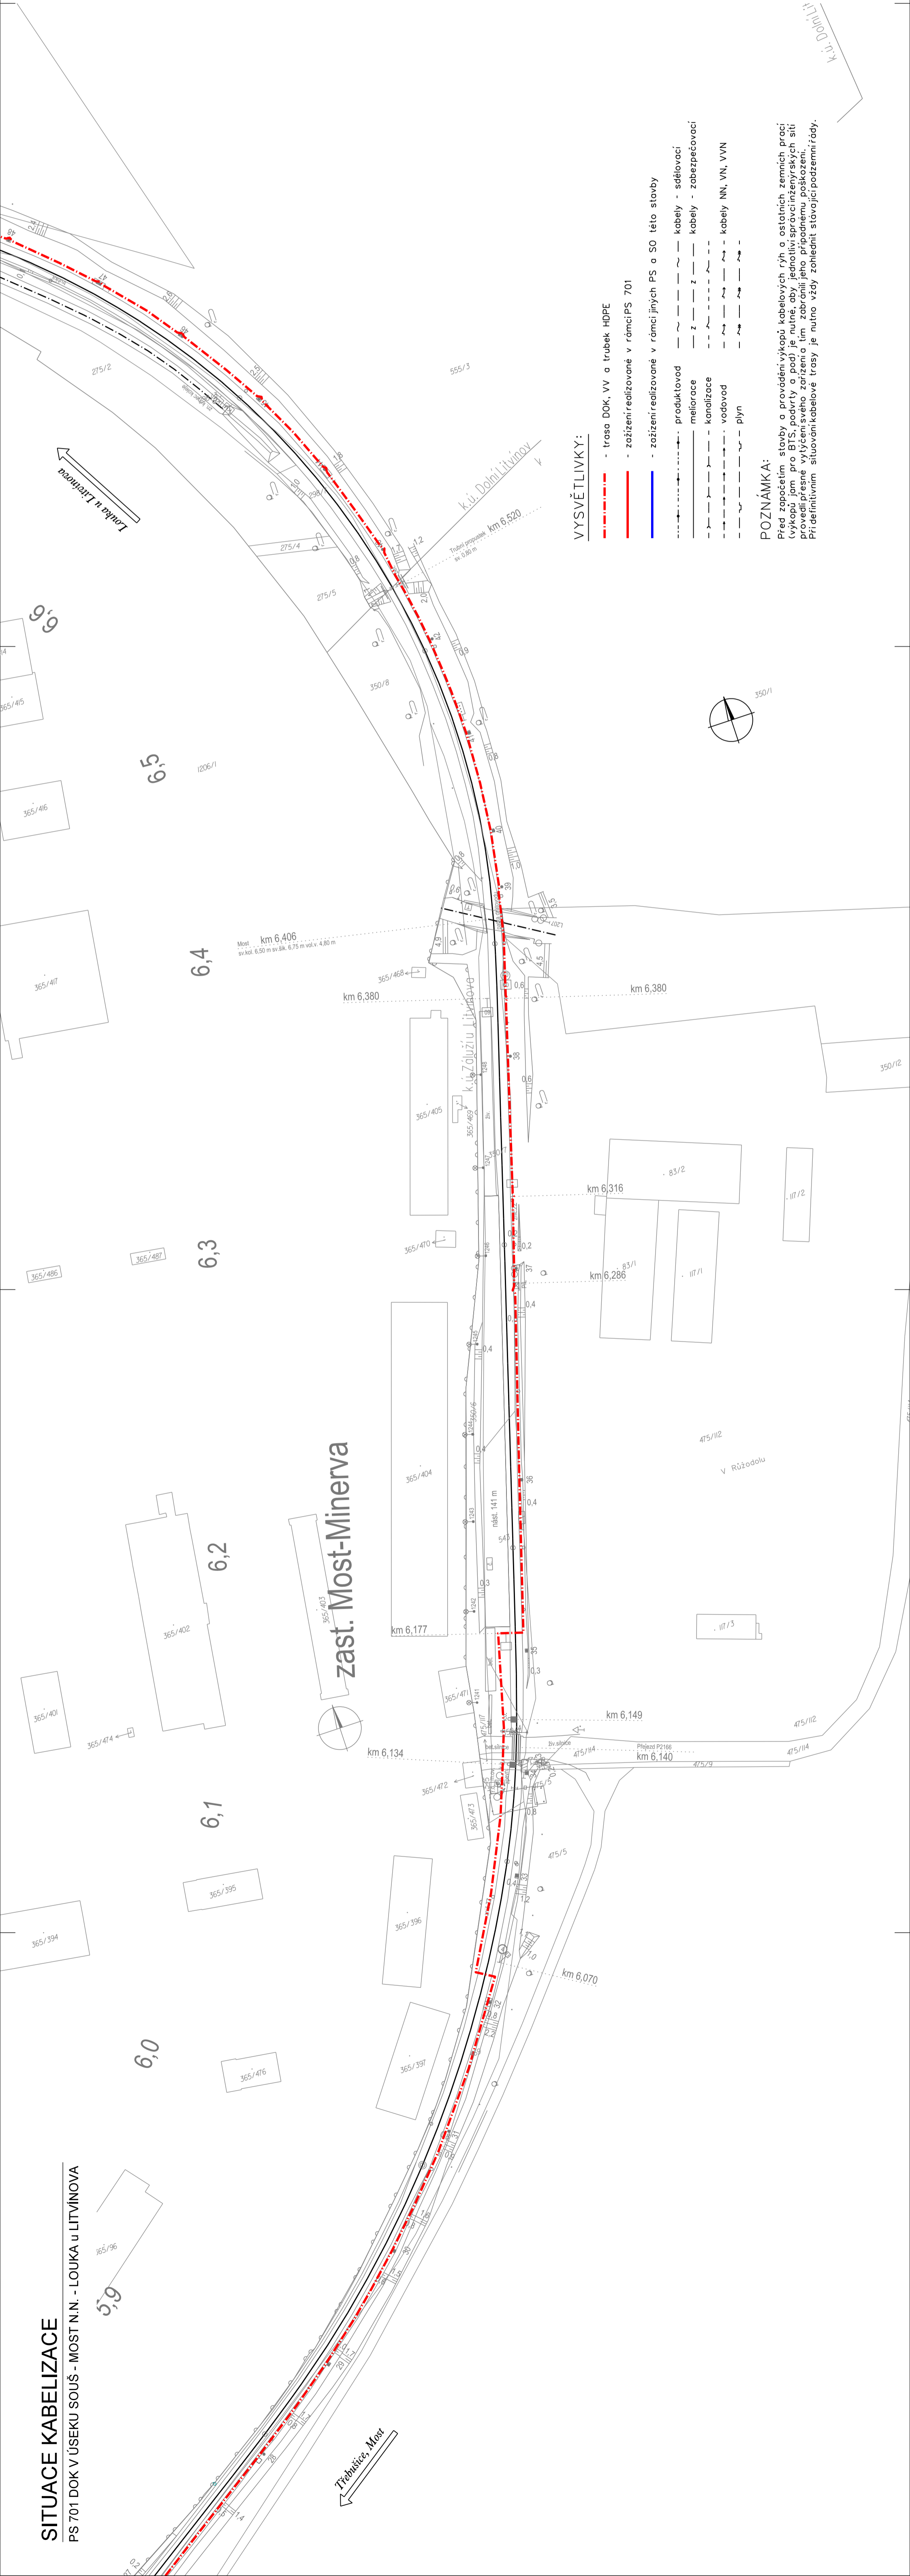

K. J. Dohnal

VÝŠKOVÝ SYSTÉM Bpv SOUŘADNICOVÝ SYSTÉM S-JTSK ±0,000 = xxx.xx m n. m.

Číslo změny:	Obsah změny:	Datum změny:
01	-	-
02	-	-
03	-	-

Investor:	Správa železniční dopravní cesty, s.o. Dlážděná 10037, 110 00 Praha 1
	Stavební správa západ se sídlem v Praze Sokolovská 2781/1955, 190 00 Praha 9

Generální projektant:	SUDOP PRAHA a.s. Olšanská 13, 130 80 Praha 3 tel.: +420 287 094 111 fax: +420 224 230 316 e-mail: praha@sudop.cz
Hlavní inženýr projektu:	ING. OLDŘICH HORA
Garant profese:	
e-mail:	ING. OLDŘICH HORA

Středisko:				
ELEKTROTECHNIKY, TRAKCE, SDĚLOVACÍ A ZABEZPEČOVACÍ TECHNIKY				
Vedoucí střediska:		Odpovědný projektant SO, IO, PS;	Vypracoval:	Kontroloval:
ING. MARTIN RAIBR		Ing. ALEŠ REITERMAN	Ing. ALEŠ REITERMAN	Ing. OLDŘICH HORA

Název akce:	Číslo smlouvy: 17 035 208
-------------	---------------------------

GSM-R ÚSTÍ NAD LABEM - CHOMUTOV	Projektový stupeň: DUR
---------------------------------	------------------------

Část: ŽELEZNIČNÍ SĐELOVACÍ ZAŘÍZENÍ D.2.7 KABELIZACE PS 701 DOK V ÚSEKU SOUŠ - MOST N.N. - LOUKA U LITVÍNOVA	Datum: 03/2019
Název přílohy:	Číslo části: D.2.7
	Měřítko: 1:1000 Počet fólií: 3A4
	Číslo přílohy: 2.1.6

DOCUMENT JE URČEN POUZE KE SVÝSLUŽNÍ PŘEBLÍŽNÉ SMLUVY O DÍLO, JINAK JEHO ČÁST NEMŮŽE BYT POUŽITA ZAKONČENÍM, KOPÍROVÁNÍ NEBO JINÝM ZPŮSOBEM ROZŠŘOVÁNÍ BEZ SOUHLASU SUDOP PRAHA A.S.