


PŮDORYS 1.NP M 1:50

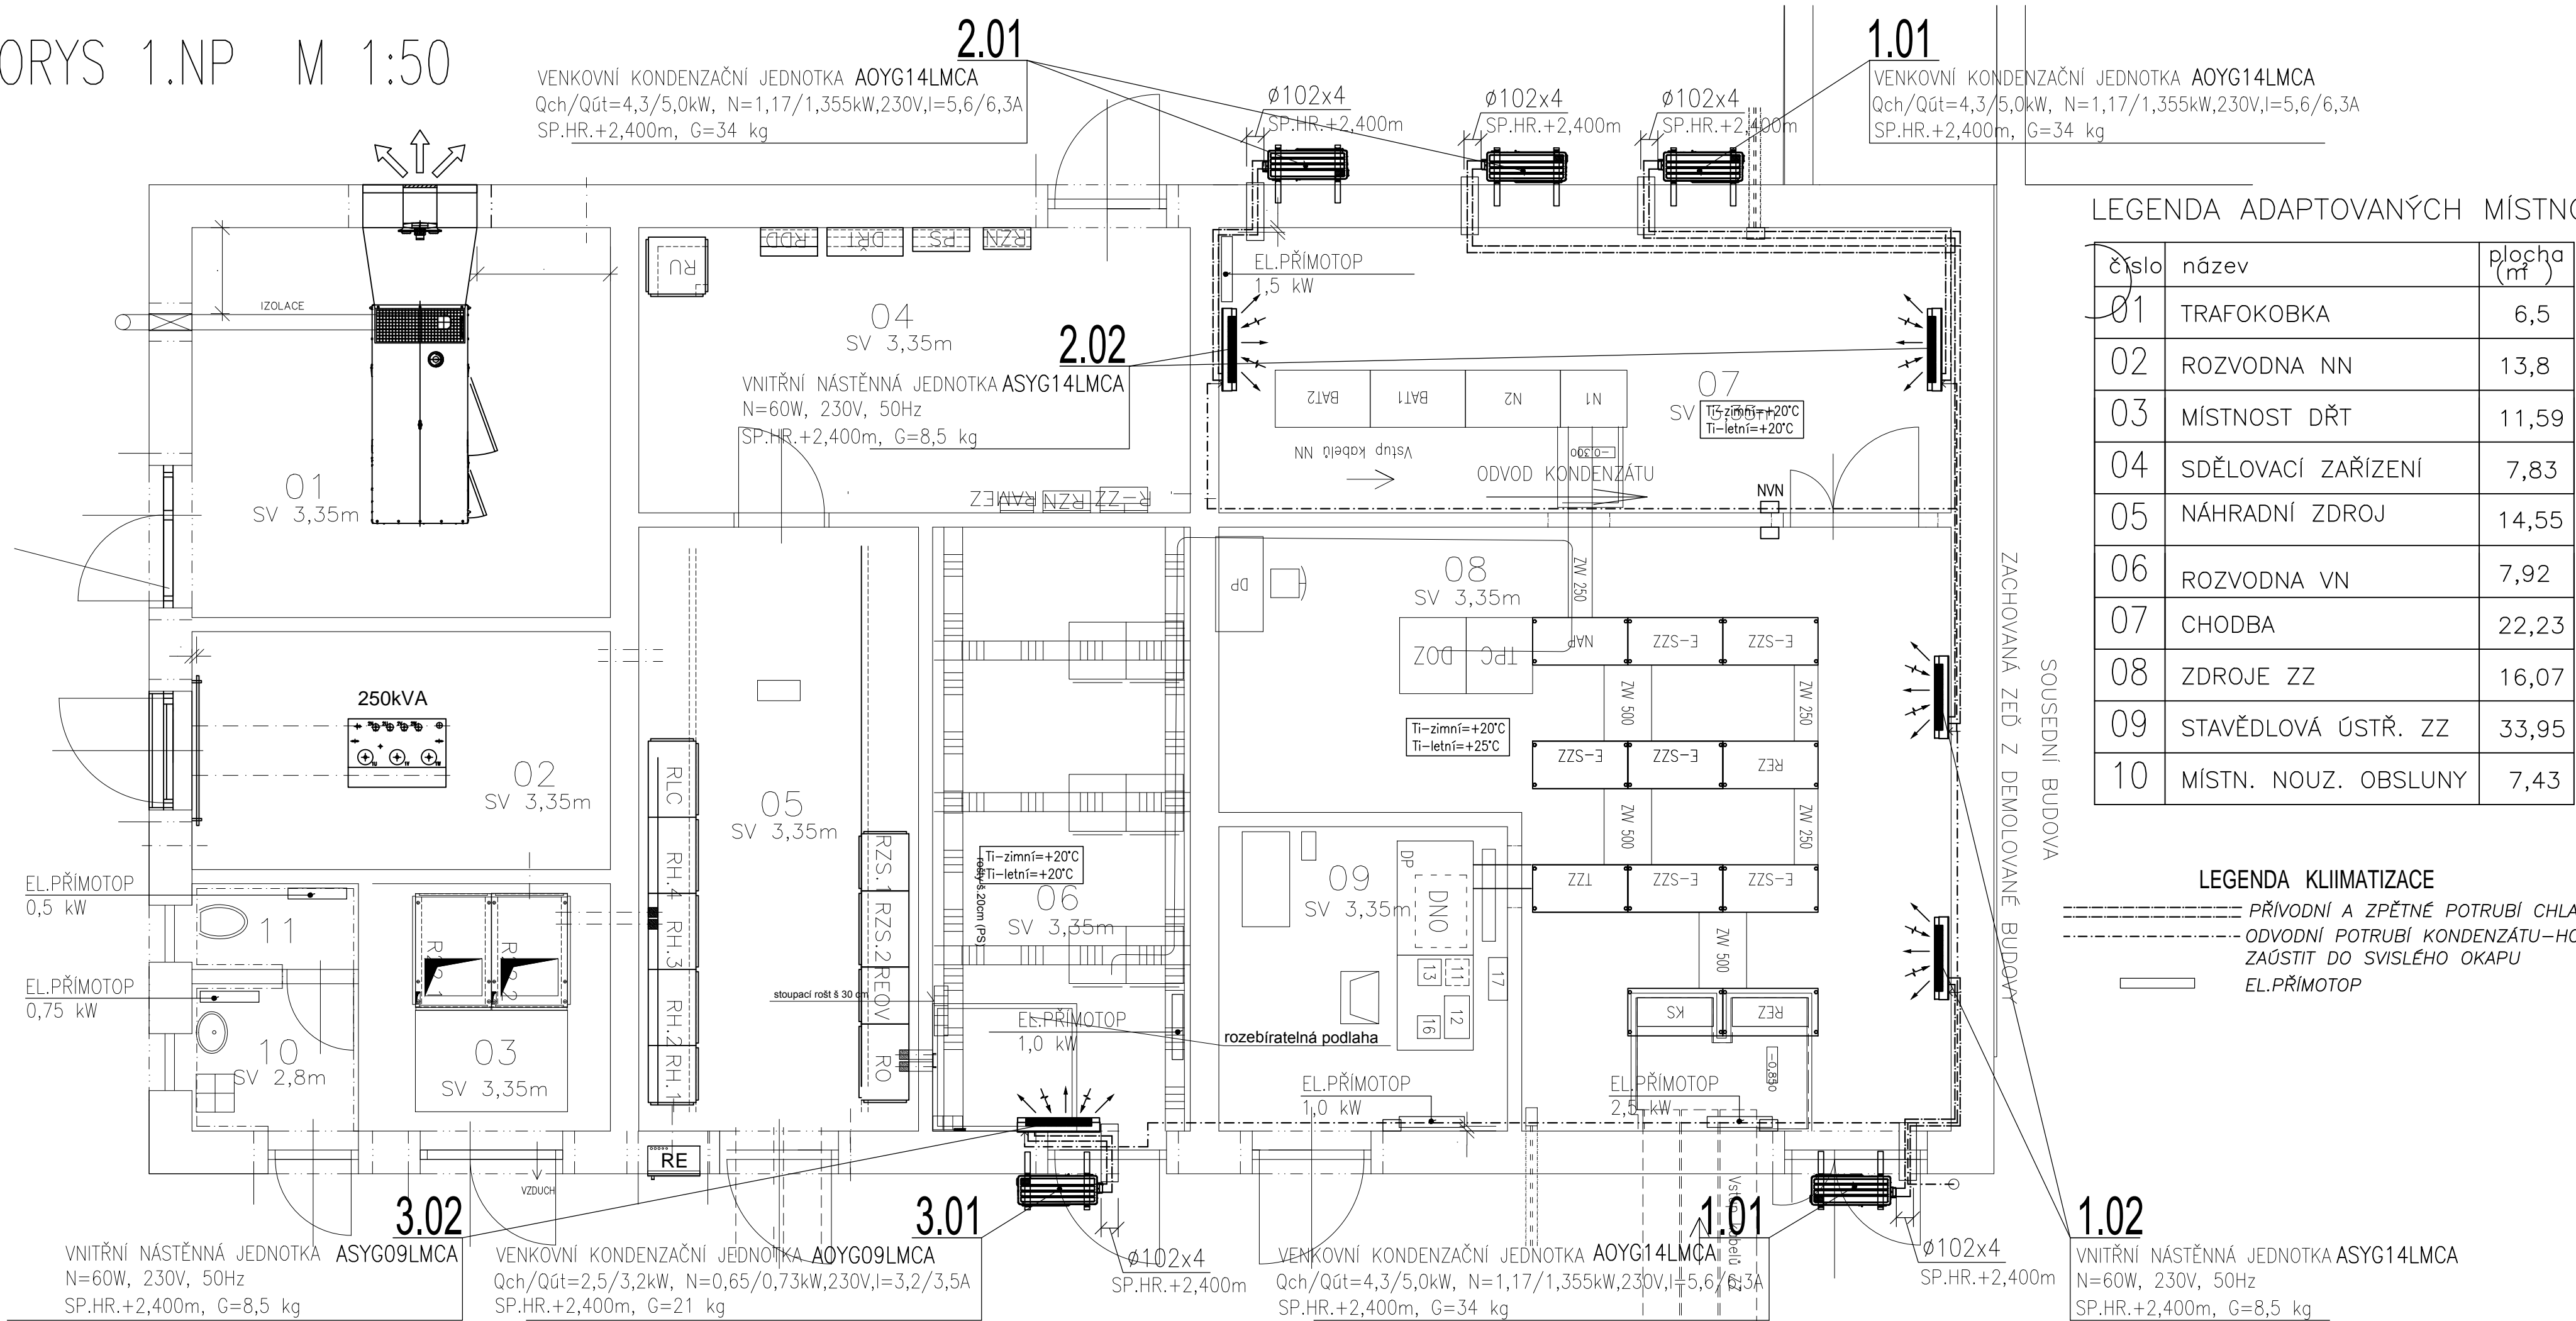

LEGENDA ADAPTOVANÝCH MÍSTNO:

číslo	název	plocha (m <sup>2</sup> )
01	TRAFOKOBKA	6,5
02	ROZVODNA NN	13,8
03	MÍSTNOST DŘT	11,59
04	SDĚLOVACÍ ZAŘÍZENÍ	7,83
05	NÁHRADNÍ ZDROJ	14,55
06	ROZVODNA VN	7,92
07	CHODBA	22,23
08	ZDROJE ZZ	16,07
09	STAVĚDLOVÁ ÚSTR. ZZ	33,95
10	MÍSTN. NOUZ. OBSLUNY	7,43

LEGENDA KLIMATIZACE

- PŘÍVODNÍ A ZPĚTNÉ POTRUBÍ CHLADIVA A KUMUNIKAČNÍ KABEL
- ODVODNÍ POTRUBÍ KONDENZÁTU--HOSTALEN DN25
- ZAÚSTIT DO SVISLÉHO OKAPU
- EL.PŘIMOTOP



			ČÍSLO SOUPRAVY:
REVIZE Č.	DATUM	ZMĚNA	

<b>SUDOP BRNO</b>			<b>SUDOP BRNO, spol. s r.o.</b> Kounicova 26 611 36 Brno
OBJEDNAVATEL:	SŽDC, s.o., Dílžďená 1003/7, 110 00 Praha 1 Stavební správa východ (organizační jednotka)	tel. : +420 972 625 804 E-mail: sudop@sudop-brno.cz	
PROFESNÍ SKUPINA:	22 Zabezpečovací zařízení	VEDOUČÍ PROF. SKUPINY Ing. Miroslav Šerý	JEDNATEL Ing. Jiří Molák
ODPOVĚDNÝ PROJ. ZAKÁZKY Ing. Kamil Chmela	ODPOVĚDNÝ PROJ. PS, SO Ing. Josef Hejč	NAVRHL, VYPRACOVAL ING. JOSEF HEJČ	KONTROLOVAL ING. RENATA HEJČOVÁ
KRAJ: Jihomoravský	POVĚŘENÝ OÚ: MÚ MIKULOV	STUPEŇ: Projekt	
Revitalizace trati Břeclav - Znojmo, 2.stavba PS 07-28-02 žst. Mikulov na Moravě, část B, klimatizace místností technologie			ZAK. ČÍSLO 17001-01-0817
			ARCH. ČÍSLO 2017220007
			MĚŘÍTKO 1:50
			POČET FORMÁTŮ
			DATUM: 08/2017
			ČÁST DOKUM. D.1.1.2.B
			PŘÍLOHA 02
PŮDORYS 1.NP			