


PŮDORYS 1.NP M 1:50

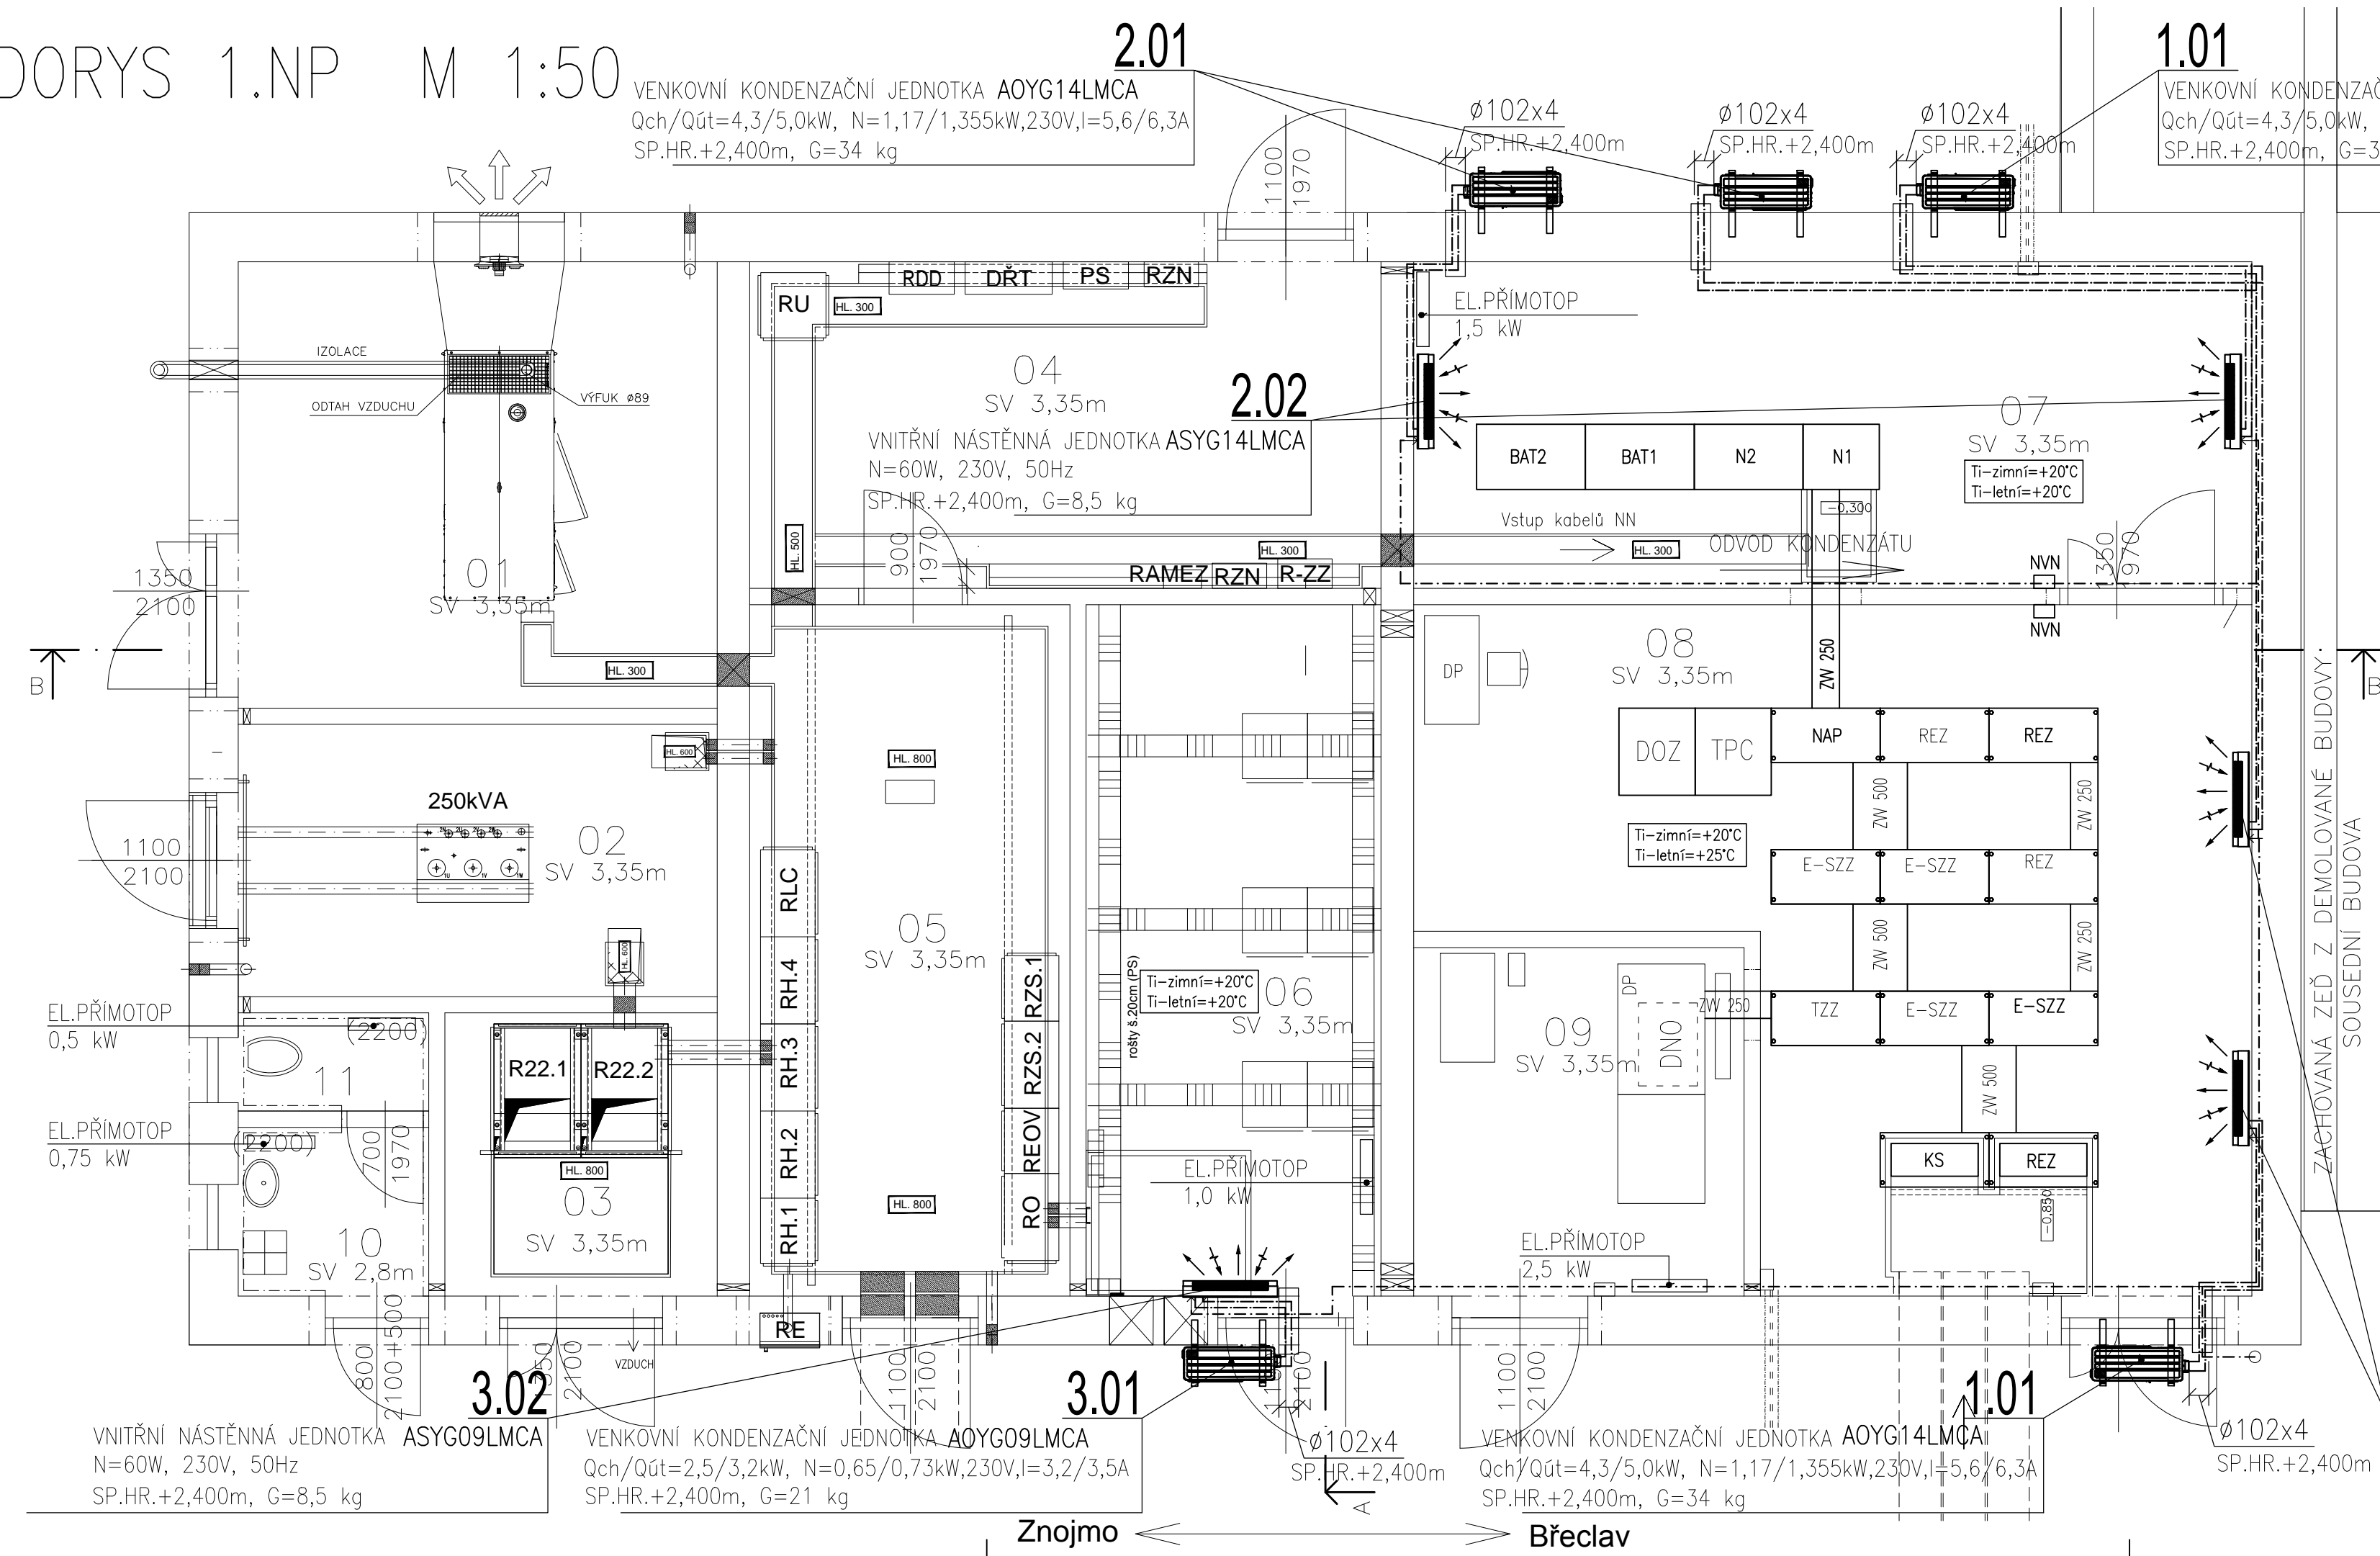

LEGENDA MÍSTNOSTÍ

ČÍSLO	NÁZEV MÍSTNOSTI	plocha (m²)	PODLAHA
01	NÁHRADNÍ ZDROJ	17,77	BET.MAZANINA+UZAV. NÁTĚR
02	TRAFOKOBKA	10,84	BET.MAZANINA+OLEJUVZDORNÝ NÁTĚR A PROTI ROZTÉKÁNÍ OLE
03	ROZVODNA VN	6,50	DIELEKTR.KOBEREC BET.MAZANINA+UZAV. NÁTĚR
04	MÍSTNOST DŘT	17,40	PVC
05	ROZVODNA NN	18,67	DIELEKTR.KOBEREC BET.MAZANINA+UZAV. NÁTĚR
06	SDĚLOVACÍ ZAŘÍZENÍ	17,21	PVC
07	ZDROJE ZZ	23,06	ANTISTATICKÁ PODL.
08	STAVĚDLOVÁ ÚSTŘ. ZZ	38,13	ANTISTATICKÁ PODL.
09	MISTN. NOÚZ. OBSLUNY	9,71	PVC
10	UMÝVÁRNA	2,71	KER. DLAŽBA
11	WC	1,58	KER. DLAŽBA

LEGENDA KLIMATIZACE

----- PRÍVODNÍ A ZPĚTNÉ POTRUBÍ CHLADIVA A KUMUNIKAČNÍ KABEL
----- ODVODNÍ POTRUBÍ KONDENZÁTU-HOSTALEN DN25
----- ZAÚSTIT DO SVISLÉHO OKAPU
----- EL.PŘÍMOTOP



			ČÍSLO SOUPRAVY:
REVIZE Č.	DATUM	ZMĚNA	

SUDOP BRNO, spol. s r.o. Kounicova 26 611 36 Brno			
OBJEDNAVATEL:	SŽDC, s.o., Dílčeděná 1003/7, 110 00 Praha 1 Stavební správa východ (organizační jednotka)	tel. : +420 972 625 804 E-mail: sudop@sudop-brno.cz	
PROFESNÍ SKUPINA:	22 Zabezpečovací zařízení	VEDOUČÍ PROF. SKUPINY Ing. Miroslav Šerý	JEDNATEL Ing. Jiří Molák
ODPOVĚDNÝ PROJ. ZAKÁZKY Ing. Kamil Chmela	ODPOVĚDNÝ PROJ. PS, SO Ing. Josef Hejč	NAVRHL, VYPRACOVAL ING. JOSEF HEJČ	KONTROLOVAL ING. RENATA HEJČOVÁ
KRAJ: Jihomoravský	POVĚŘENÝ OÚ: MÚ MIKULOV	STUPEŇ: Projekt	
Revitalizace trati Břeclav - Znojmo, 2.stavba PS 07-28-02 žst. Mikulov na Moravě, část B, klimatizace místností technologie			ZAK. ČÍSLO 17001-01-0817 MĚŘÍTKO 1:50
PŮDORYS 1.NP			ARCH. ČÍSLO 2017220007 POČET FORMÁTŮ 08/2017
			ČÁST DOKUM. D.1.1.2.B
			PŘÍLOHA 02