


PŪDORYS 1.NP M 1:50

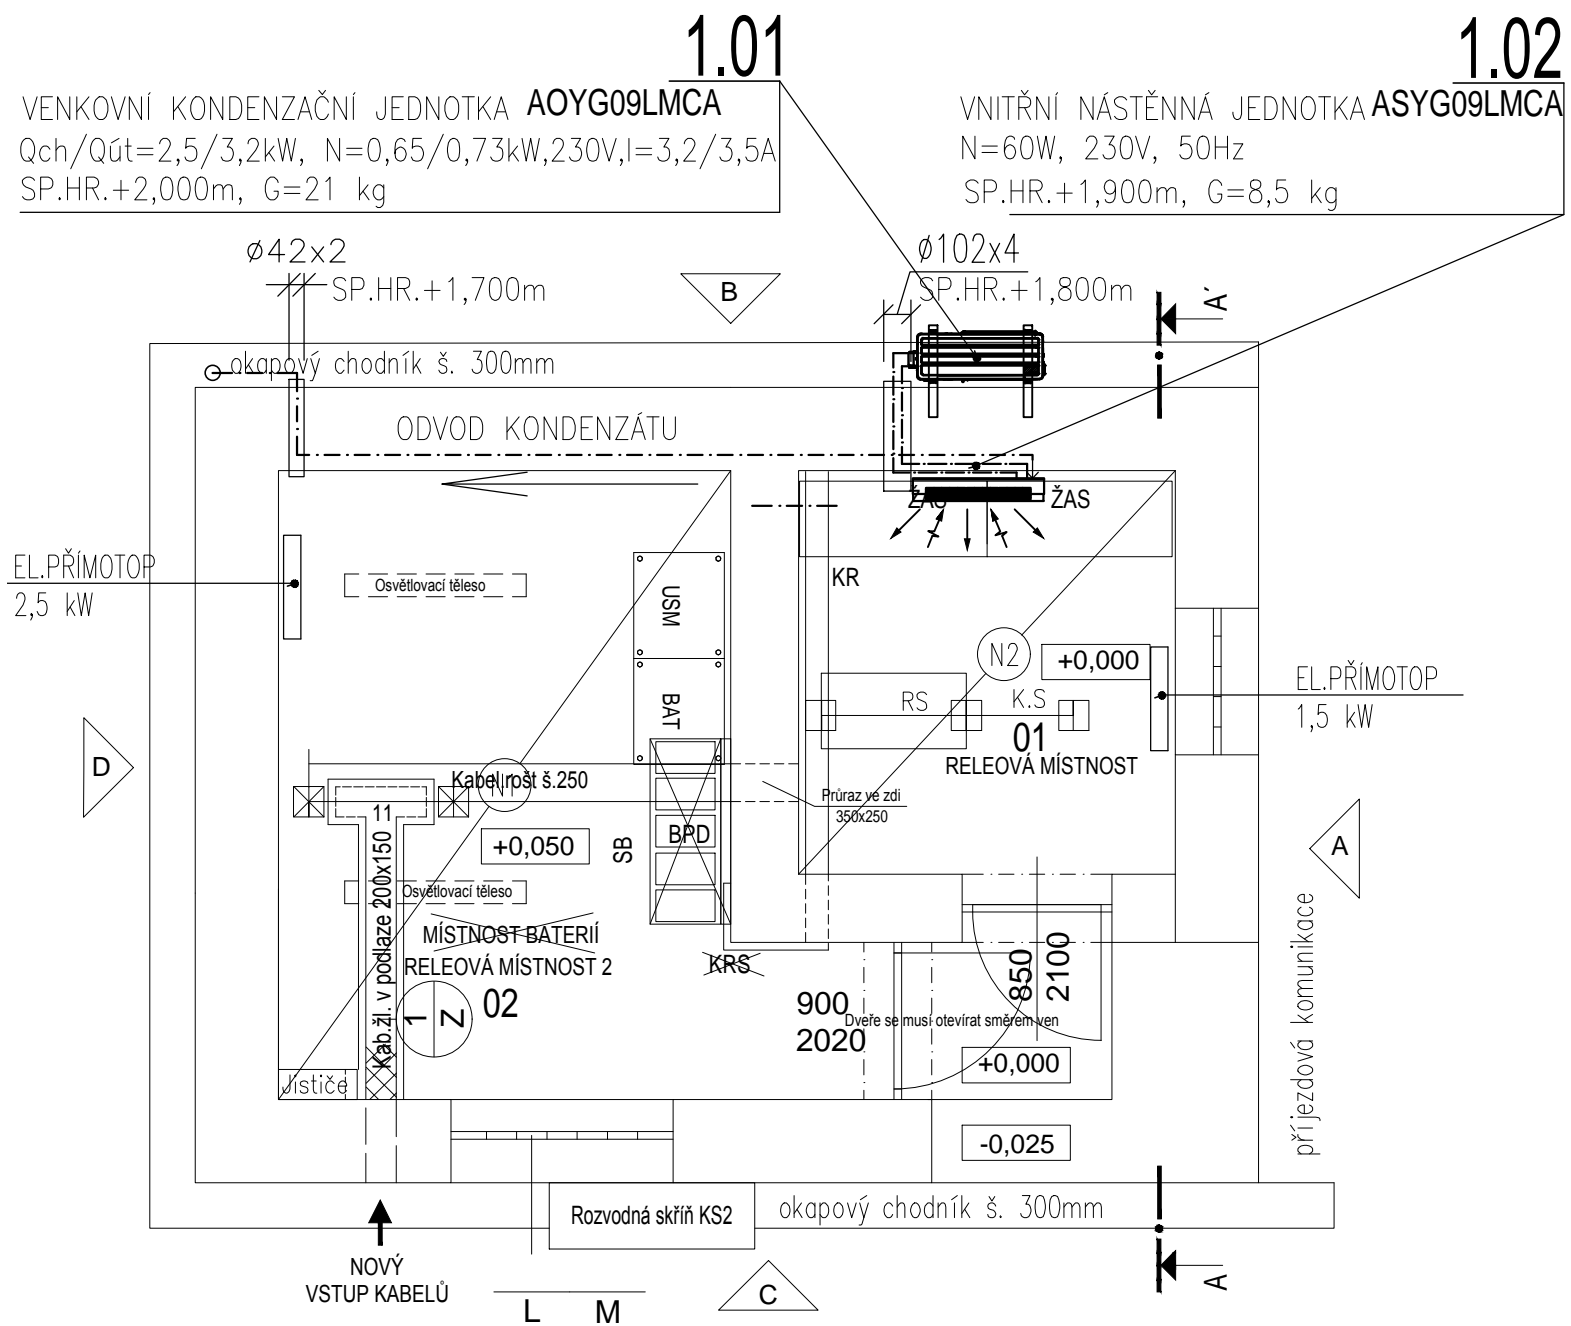

LEGENDA MÍSTNOSTÍ

ČÍSLO	NÁZEV MÍSTNOSTI	plocha (m ²)	PODLAHA	UKONČENÍ P
01	RELEOVÁ MÍSTNOST	6,65	ANTISTATICKÁ PODLAHA	SOKLÍK Z PVC
02	MÍSTNOST BATERIÍ, RELEOVÁ MÍSTNOST 2	13,35	ANTISTATICKÁ PODLAHA	SOKLÍK Z PVC

LEGENDA KLIIMATIZACE



----- PŘÍVODNÍ A ZPĚTNÉ POTRUBÍ CHLADIVA A KUMUNIKAČNÍ KABEL
----- ODVODNÍ POTRUBÍ KONDENZÁTU—HOSTALEN DN25
----- ZAÚSTIT DO SVISLÉHO OKAPU
[] EL.PŘÍMOTOP



			ČÍSLO SOUPRAVY:
REVIZE Č.	DATUM	ZMĚNA	



SUDOP BRNO, spol. s r.o.
Kounicova 26
611 36 Brno

OBJEDNAVATEL:	SŽDC, s.o., Dílžďěňá 1003/7, 110 00 Praha 1 Stavební správa východ (organizační jednotka)		tel. : +420 972 625 804 E-mail: sudop@sudop-brno.cz	
PROFESNÍ SKUPINA:	22 Zabezpečovací zařízení	VEDOUĆÍ PROF. SKUPINY Ing. Miroslav Šerý	ŘEDITEL ING. JIŘÍ MOLÁK	
ODPOVĚDNÝ PROJ. ZAKÁZKY Ing. Kamil Chmela		ODPOVĚDNÝ PROJ. PS, SO Ing. Josef Hejč 	NAVRL, VYPRACOVAL Ing. Josef Hejč 	
KRAJ: JIHO MORAVSKÝ		POVĚŘENÝ OÚ: MÚ BŘECLAV, MÚ ZNOJMO	KONTROLOVAL ING. RENATA HEJČOVÁ	
Revitalizace trati Břeclav - Znojmo, 2.stavba PS 09-28-01, žst. Novosedly, část B, klimatizace místností technologie			STUPEŇ: Projekt stavby	
			ZAK. ČÍSLO 17001-01-0817	ARCH. ČÍSLO 2017220006
			MĚŘÍTKO 1:50	POČET FORMÁTŮ 2x A4
Půdorys 1.NP			DATUM: 08/2017	
			ČÁST DOKUM. D.1.1.4.B	PŘÍLOHA 02