


GSM-R ÚSTÍ N.L. - CHOMUTOV

BTS BOHOSUDOV, SITUACE

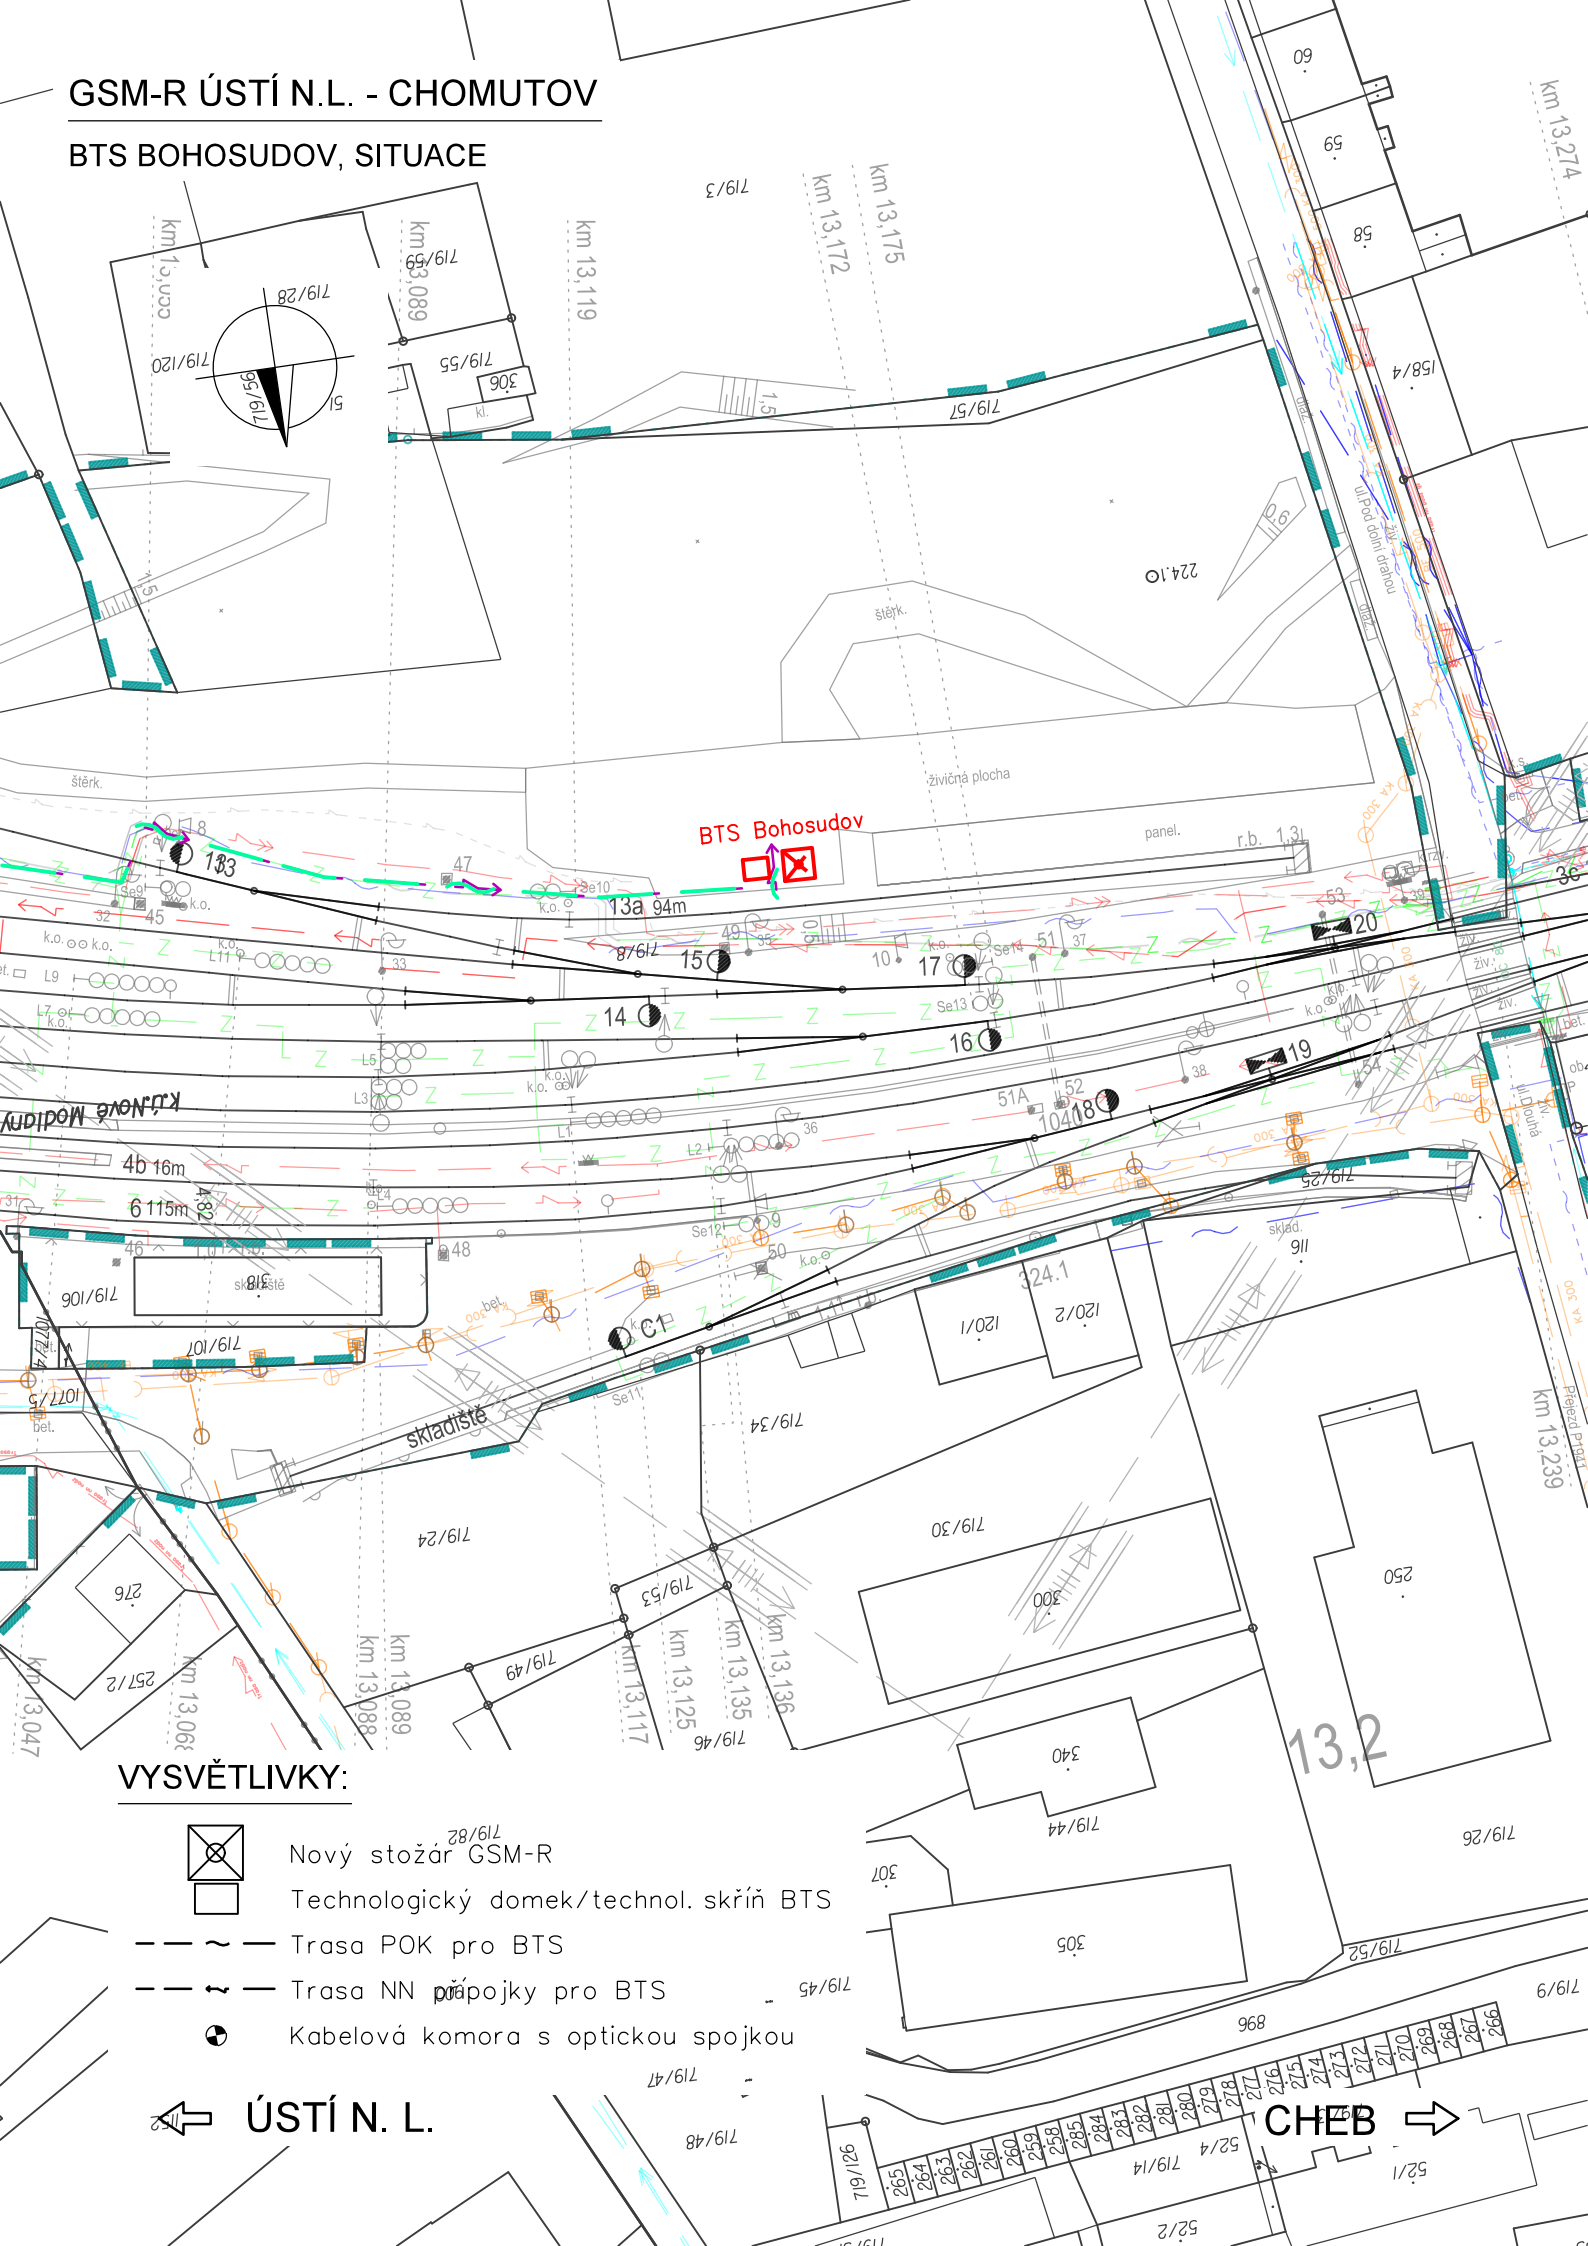

VYSVĚTLIVKY:

- Nový stožár GSM-R
- Technologický domek/technol. skříň BTS
- Trasa POK pro BTS
- Trasa NN přípojky pro BTS
- Kabelová komora s optickou spojkou

ÚSTÍ N. L.

CHEB

VÝŠKOVÝ SYSTÉM Bpv      SOUŘADNICOVÝ SYSTÉM S-JTSK      ±0,000 = xxx,xx m n. m.

Číslo změny:	Obsah změny:	Datum změny:
01	-	-
02	-	-
03	-	-

Investor:

  
Správa železniční dopravní cesty

Správa železniční dopravní cesty, s.o.  
Dlážděná 1003/7, 110 00 Praha 1

Stavební správa západ se sídlem v Praze  
Sokolovská 278/1955, 190 00 Praha 9

Generální projektant:

  
SUDOP PRAHA a.s.  
Olšanská 1a, 130 80 Praha 3  
tel.: +420 267 094 111  
e-mail: praha@sudop.cz

Hlavní inženýr projektu:

ING. OLDŘICH HORA

Garant profese:

ING. OLDŘICH HORA

Středisko:

ELEKTROTECHNIKY, TRAKCE, SDĚLOVACÍ A ZABEZPEČOVACÍ TECHNIKY

Vedoucí střediska:	Odpovědný projektant SO, IO, PS:	Vypracoval:	Kontroloval:
ING. MARTIN RAIBR	ING. ONDŘEJ KRUPÍČKA	ING. ONDŘEJ KRUPÍČKA	ING. OLDŘICH HORA

Název akce:

GSM-R ÚSTÍ NAD LABEM - CHOMUTOV

Část:

ŽELEZNIČNÍ SDĚLOVACÍ ZAŘÍZENÍ  
D.2.1 ÚSEK ÚSTÍ N. L. - TEPLICE - MOST - CHOMUTOV

Název přílohy:

BTS BOHOSUDOV, SITUACE

Číslo smlouvy:

17 035 208

Projektový stupeň:

DUR

Datum:

03/2019

Číslo části:

D.2.1

Měřítko:

1:1000

Počet formátů:

2xA4

Číslo přílohy:

2.3