


SITUACE
M 1:1000

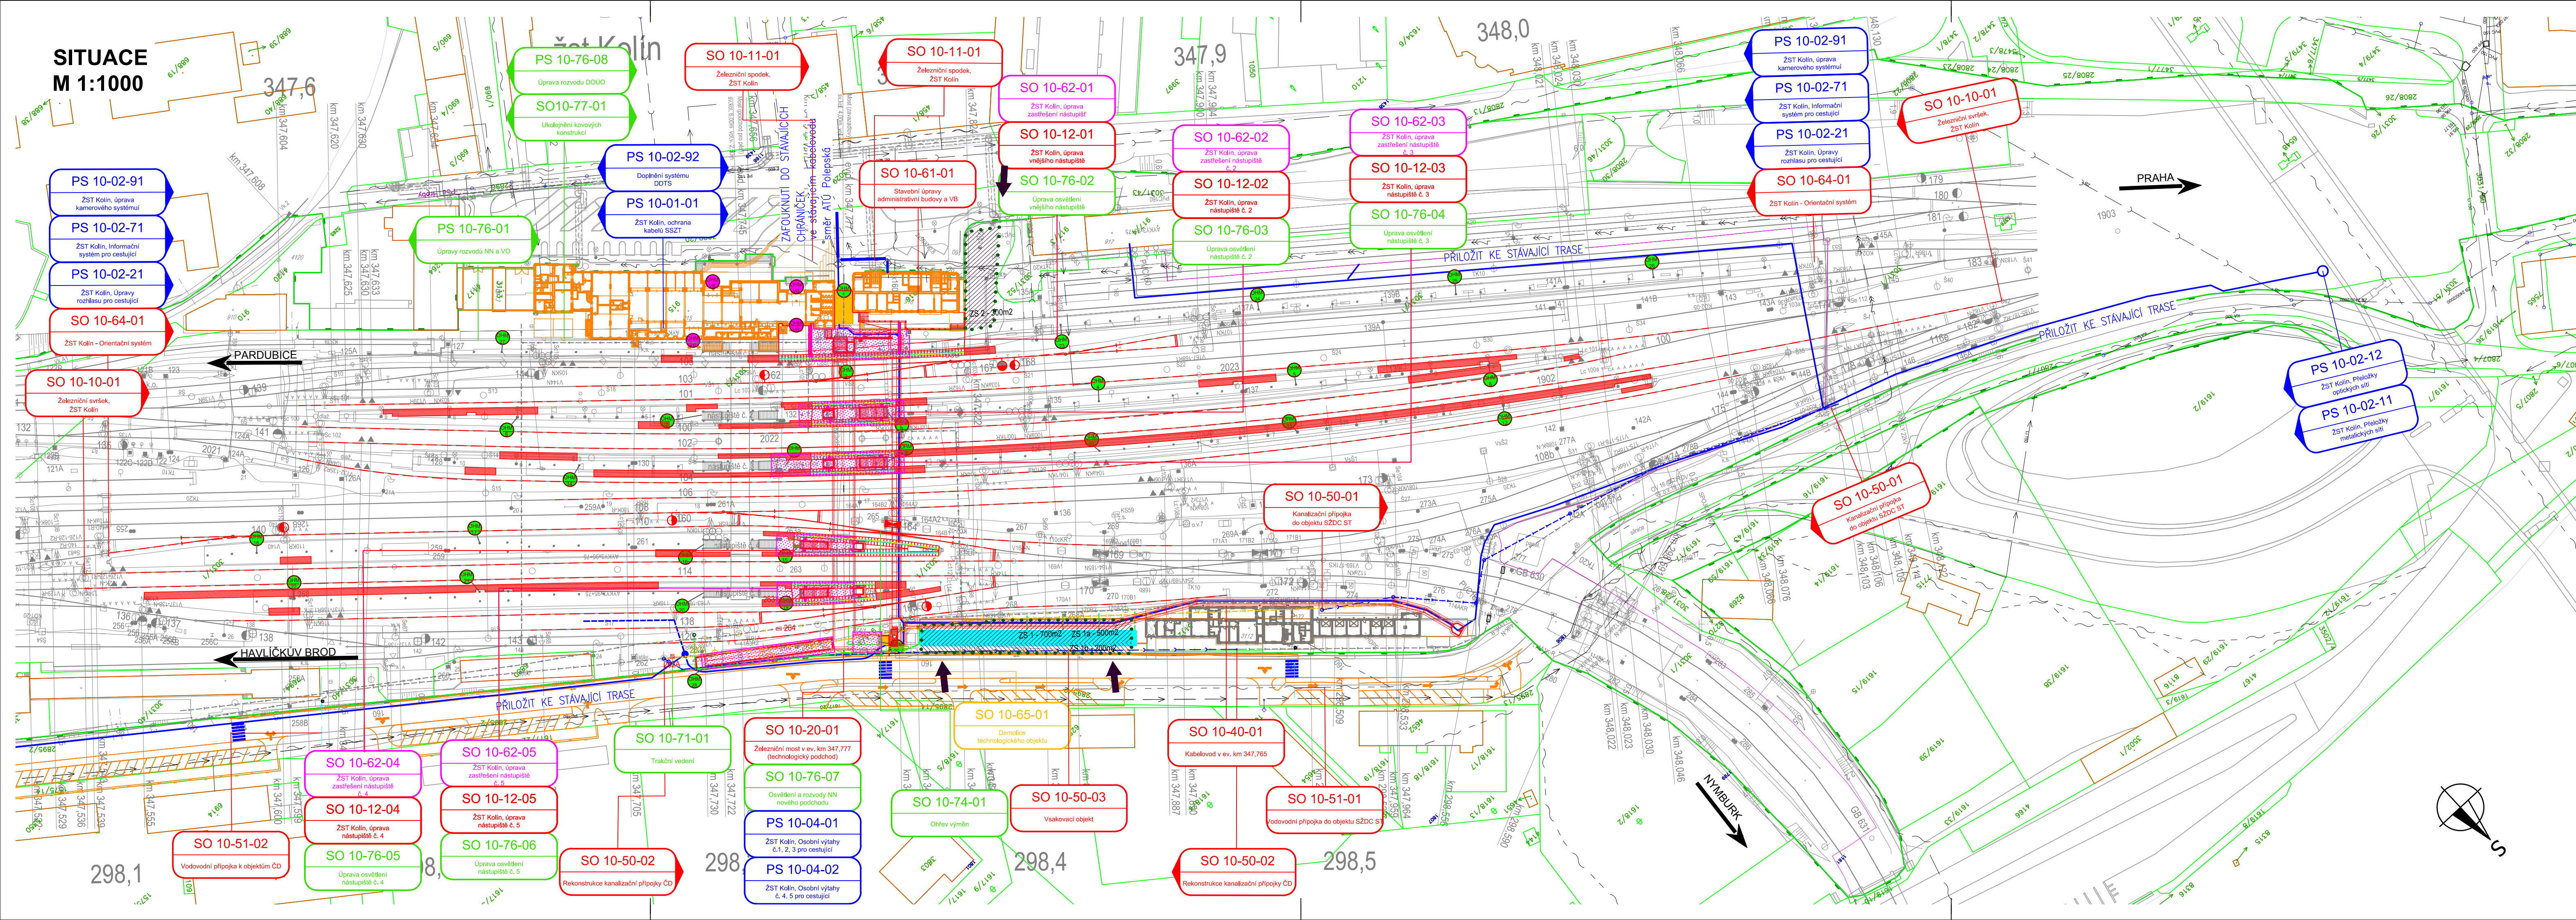

LEGENDA:

- nový železniční svršek a spodek, nástupiště, komunikace, objekty
- směrová a výšková úprava koleje
- rušené koleje / demolice
- souvislé stavby
- zastřešení
- trakční a energetická zařízení
- zabezpečovací zařízení
- přístup na staveniště
- OHM

LEGENDA STÁVAJÍCÍ SÍTÍ:

- vodovod
- kanalizace
- zabezpečovací kabel - podzemní
- zabezpečovací kabel - nadzemní
- sčítací kabel - TELCO
- sčítací kabel - CETIN
- slinoproudý kabel vn - podzemní
- slinoproudý kabel vn - nadzemní
- slinoproudý kabel nn - podzemní
- slinoproudý kabel nn - nadzemní
- ohřev výhybek
- NTL plynovod
- STL plynovod
- VTL plynovod

LEGENDA STÁVAJÍCÍ SITUACE:

- stávající koleje
- stávající (stav) situace
- hranice drážního pozemku
- hranice parcel/parcel. číslo
- hranice budov
- hranice katastrálního území

LEGENDA PLOCH:

- zařízení staveniště
- demolice

Souřadnicový systém: S-JTSK
Výškový systém: Bpv

Přehled verzí přílohy				
Číslo	Datum	Popis změny	Jméno	Podpis
02	30.11.2019	DUSP a PDPS se zapracovanými připomínkami	Ing. Marie Jančíková	
01	20.4.2019	Dokumentace k připomínkám SŽDC	Ing. Marie Jančíková	
Zadavatel:		Správa železniční dopravní cesty, státní organizace Dlážděná 1003/7, Praha 1 - Nové Město 110 00 SŽDC s.o., Stavební správa západ Sokolovská 278/1955, Praha 9 190 00		
Zhotovitel:		PROJEKT servis spol. s r.o. U Elektrky 830/2b, Praha 9 - Hloubětín 198 00 IČ: 49823141 tel.: 281 090 860 www.projekt-servis.cz firma@projekt-servis.cz		
Hlavní inženýr projektu:		Zástupce hlavního inženýra projektu		
 Ing. Bc. Martin Verner		 Ing. Michaela Kopálová		
Zpracovatel částí:		PROJEKT servis spol. s r.o. U Elektrky 830/2b, Praha 9 - Hloubětín 198 00 IČ: 49823141 tel.: 281 090 860 www.projekt-servis.cz firma@projekt-servis.cz		
Vyracoval:		Kontroloval:	Odpovědný projektant:	
 Ing. Marie Jančíková		 Ing. Martin Koudelka		 Ing. Bc. Martin Verner
KRAJ: Středočeský		OKRES: Kolín		OÚ: Kolín
Název akce:				
Zajištění bezbariérového přístupu na nástupiště v ŽST Kolín				
Část: D.2.1.9 KABELOVODY, KOLEKTORY			Číslo zakázky: ZAK-2018-47	
SO 10-40-01 Kabelovod v ev. km 347,765			Stupeň: DUSP a PDPS	
			Datum: 11/2019	
			Měřítko: 1:50	
Příloha:			Formát: 7 x A4	
			Verze: 02	Část: D.2.1.9.1
			C. přílohy: 2	
SITUACE				

Dokument lze užívat pouze ve smyslu příslušné směrnice o dílo. Žádná jeho část nemůže být dle zákona č. 121/2000 Sb. kopírována nebo jiným způsobem rozšiřována bez souhlasu PROJEKT servis spol. s r.o.