

LEGENDA STÁVAJÍCÍCH SÍTÍ

- | | |
|------|--|
| 1275 | Správa železniční dopravní cesty, státní organizace, SZST – Správa sudičov a zabezpečovačů |
| 30 | Správa železniční dopravní cesty, státní organizace, SMT – Správa elektrotechniky a energetiky |
| | Správa železniční dopravní cesty, státní organizace, SEE – Správa mostů a tunelů |
| | České dráhy, akciová společnost, RSM – Regionální správa majetku |
| 959 | |
| | produkt
most |

- | | |
|---------------|---|
| — — — — čer | ČD Telematika, akciová společnost |
| — — — — ICT | ČEZ ICT Services, akciová společnost |
| — — — — — | ČEZ Distribute, akciová společnost – síť NN |
| — — — — — | ČEZ Distribute, akciová společnost – síť VN |
| — — — — — | GasNet, společnost s ručením omezeným – STL plynovod |
| — — — — — | GasNet, společnost s ručením omezeným – STL plynovod |
| — — — — — GZ | Česká telekomunikační infrastruktura, akciová společnost |
| — — — — — — | Vodohospodářská a obchodní společnost, akciová společnost |
| — — — — — VO | Vodohospodářská a obchodní společnost, akciová společnost |
| — — — — — ZSA | Technické služby města Jičína |
| — — — — — — | České Radiokomunikace, akciová společnost |


UPOZORNĚNÍ:
PRŮBĚH PODZEMNÍCH SÍTÍ JE ZAKRESLEN POUZE INFORMATIVNĚ PRO
VYJÁDRĚNÍ JEJICH SPRÁVCŮ. PRO ZJIŠTĚNÍ PŘESNÉ POLOHY SÍTĚ
POŽÁDAT SPRÁVCE O VYTÝČENÍ.

LEGENDA MAPY

- STÁVAJÍCÍ STAV
HRANICE PARCEL KATASTRU NEM
HRANICE DRAŽNÍHO POZEMKU

LEGENDA NOVÝCH SÍTÍ ZRIZOVANÝCH V RAMCI TOHO

- | | |
|-----------------------|---|
| KOPIJLNO – BARTOUŠOV: | metalický kabel 10XN0,8
HDPE 40/33 (rezervní pro optický
HDPE 40/33 (rezervní)) |
| BARTOUŠOV – JIČÍN: | optický kabel 48 vl. v HDPE 40/33
metalický kabel 10XN0,8
HDPE 40/33 (rezervní) |
| BARTOUŠOV: | přelůžka stávajícího kabelu ČD–T
metalický kabel 5XN0,5 (pohoz/výk) |

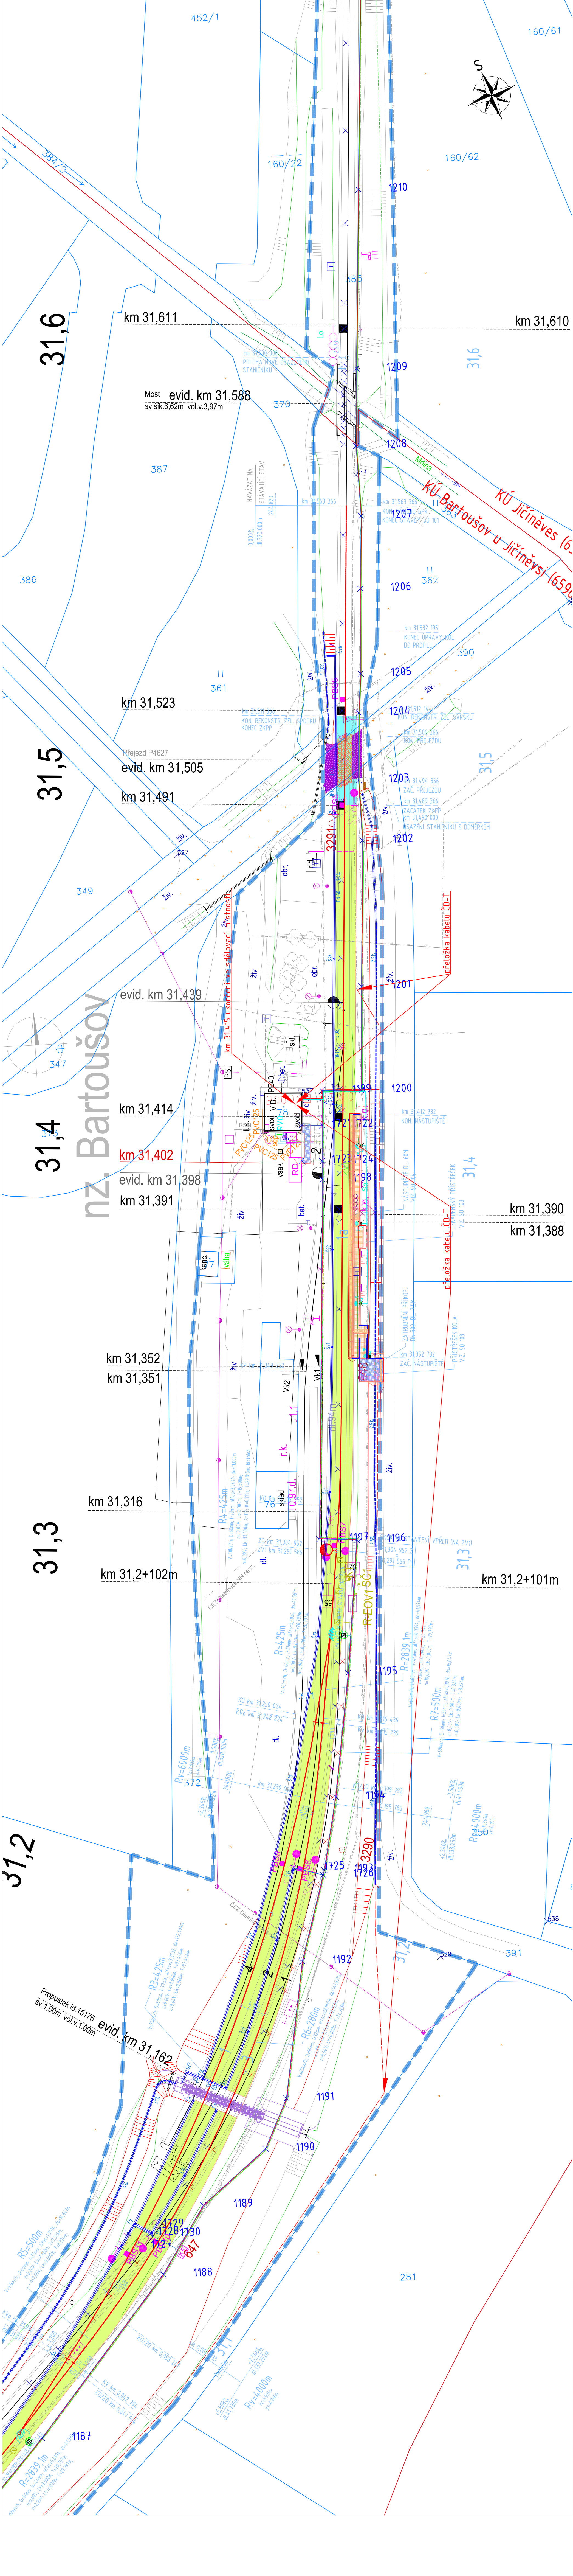

Souřadnicový systém: S-JT
Výškový systém: Bpv

Příloha věz přílohy		Příloha věz přílohy	
Číslo	Datum	Popis změny	Jméno
<p>Zadavatel: Správa železniční dopravní cesty, státní organizace Dílčedná 1003/7, Praha 1 - Nové Město 110 00 SŽDC s.o., Stavební správa východ Neudvoř 1, Olomouc 772 58</p>			
<p>Zhotovitel: PROJEKT servis spol. s r.o. U Elektry 830/2b, Praha 9 - Hboubčín 198 00 IČ: 48623141 tel.: 258 610 489 www.projekt-servis.cz firma@projekt-servis.cz</p>			
Hlavní listový projekt:		Zásadová hlavního řešení projektu	
<p>Zhotovitel: <i>Narucki</i> Jitka Novosadová Bc. Michal Menzer</p>		<p>Zpracovatel: STARMON s.r.o. Průmyslová 1080, Chotěb 565 01 IČ: 49285751 tel.: 465 530 177 www.starmon.cz starmon@starmon.cz</p>	
<p>Vypracoval: <i>Procházka</i> Ing. Petr Pačinka</p>		<p>Ověřovaný projektant: <i>Kr</i> Lukáš Kejslar, BA (Hons)</p>	
<p>KRAJ: Královéhradecký</p>		<p>OKRES: Jičín</p>	
Město: Jaroš		OÚ: Jarošovice	
<p>Žitění výhyby Bartoušov</p>			
<p>Číslo: 0 - Dokumentace objektu a technických a technologických zařízení</p>		<p>Číslo zadání: ZAK-2019-19</p>	
<p>PS 02 KABELIZACE VČETNĚ PŘENOSVÝCH SYSTÉMŮ</p>		<p>Stupeň: DSP, POPS Datum: 01/2020 Měřítko: 1:1000 Formát: A4 Verze: 6x/4</p>	
<p>Příloha</p>		<p>Číslo: 1 C. přílohy: D.1.2.1</p>	
<p>SITUACE (BARTOUSHOV)</p>		<p>2.7</p>	