

LEGENDA STÁVAJÍCÍCH SÍTÍ

- | | |
|------|--|
| 5347 | Správa železniční dopravní cesty, státní organizace, SZST – Správa sudiavci a zabezpečování |
| 5348 | Správa železniční dopravní cesty, státní organizace, SEE – Správa elektrotechniky a energetiky |
| 5349 | Správa železniční dopravní cesty, státní organizace, SMT – Správa mostů a tunelů |
| 5350 | České dráhy, akciová společnost, RSM – Regionální správa mairku |
| 5351 | |
| 5352 | |
| 5353 | |
| 5354 | |
| 5355 | |
| 5356 | |
| 5357 | |
| 5358 | |
| 5359 | |
| 5360 | |
| 5361 | |
| 5362 | |
| 5363 | |
| 5364 | |
| 5365 | |
| 5366 | |
| 5367 | |
| 5368 | |
| 5369 | |
| 5370 | |
| 5371 | |
| 5372 | |
| 5373 | |
| 5374 | |
| 5375 | |
| 5376 | |
| 5377 | |
| 5378 | |
| 5379 | |
| 5380 | |
| 5381 | |
| 5382 | |
| 5383 | |
| 5384 | |
| 5385 | |
| 5386 | |
| 5387 | |
| 5388 | |
| 5389 | |
| 5390 | |
| 5391 | |
| 5392 | |
| 5393 | |
| 5394 | |
| 5395 | |
| 5396 | |
| 5397 | |
| 5398 | |
| 5399 | |
| 5400 | |

- | | | |
|-----|-----|---|
| --- | ten | ČD Telematika, akciová společnost |
| --- | ctf | ČEZ ICT Services, akciová společnost |
| --- | --- | ČEZ Distribuce, akciová společnost – síť NN |
| --- | --- | ČEZ Distribuce, akciová společnost – síť VN |
| --- | --- | GasNet, společnost s ručením omezeným – VTL plynovod |
| --- | --- | GasNet, společnost s ručením omezeným – STL plynovod |
| --- | oz | Česká telekomunikační infrastruktura, akciová společnost |
| --- | --- | Vodohospodářská a obchodní společnost, akciová společnost |
| --- | vo | Vodohospodářská a obchodní společnost, akciová společnost |
| --- | foa | Technické služby města Jičína |
| --- | --- | České Radiokomunikace, akciová společnost |


UPOZORNĚNÍ:
PRŮBĚH PODZEMNÍCH SÍTÍ JE ZAKRESLEN POUZE INFORMATIVNĚ PRO
VYJÁDRĚNÍ JEJICH SPRÁVCŮ, PRO ZJIŠTĚNÍ PŘESNÉ POLOHY SÍTĚ
POŽÁDAT SPRÁVCE O VYTÝČENÍ.

LEGENDA MAPY

- STÁVAJÍCÍ STAV
HRANICE PARCEL KATASTRU NEM
HRANICE DRAŽNÍHO POZEMKU

LEGENDA NOVÝCH SÍTÍ ZŘÍZOVANÝCH V RÁMCI TOHO

RTOUŠOV SM - R1, R2, R3, R4

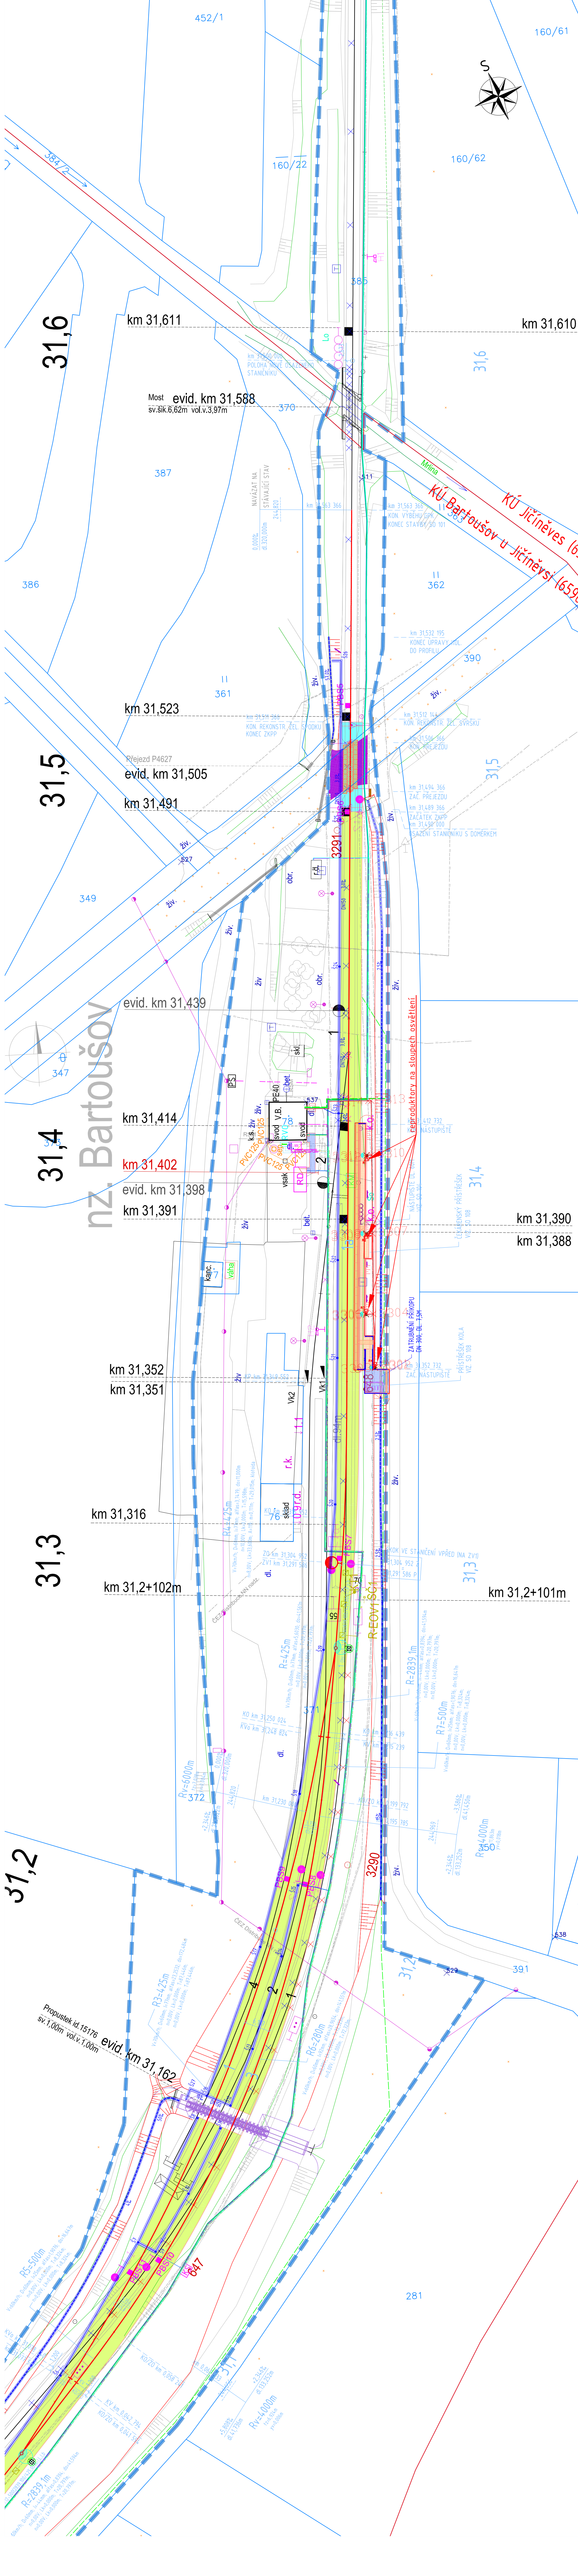

Souřadnicový systém: S-JT
Výškový systém: Bny

Průběh verzí přílohy		Průběh verzí přílohy	
Číslo	Datum	Popis změny	Učineno
<p>Zašlavitel: SPRÁVA KEZELIČNÍCH DOPRAVNÍCH CESTY, státní organizace Dílčedláň 10037, Praha 1 - Nové Město 110 00 SŽDC s.o., Stavební správa východ Nenudova 1, Olomouc 772 58</p>			
<p>Zdrojovitel: PROJEKT servis spol. s r.o. U Elektry 530/2b, Praha 9 - Houbčín 198 00 IČ: 49823141 tel.: 281 036 860 www.projekt-servis.cz firmas@projekt-servis.cz</p>			
<p>Hlavní tématy projektu: <i>Návrh</i> <i>Průběh</i> Zásupce hlavního řešení projektu</p>			
<p>Zpracovatel čísel: STARMON s r.o. Průmyslová 1380, Chodov 565 01 IČ: 49285751 tel.: 465 530 177 starmon@starmon.cz www.starmon.cz</p>		<p>Bc. Michal Menzler</p>	
<p>Vypracoval: <i>Pročapáček</i> Kontroloval: <i>Kr</i> Ing. Petr Pačinka</p>		<p>Odpovědný projektant: Lukáš Kejřmar, BA (Hons)</p>	
<p>KRAJ: Královéhradecký</p>		<p>OU: Jiřínčoves</p>	
<p>Název díla:</p>			
<p>Zřízení výhybny Bartoušov</p>			
<p>Číslo: 0 - Dokumentace objektu a technických a technologických zařízení</p>		<p>Číslo zakázky: ZAK-2019-19</p>	
<p>PS 03 TELEFONNÍ ZAPOJOVAČ</p>		<p>Stupeň: DSP, POPS Datum: 01/2020 Měřítko: 1:1000 Formát: A4 Verze: 6x/4</p>	
<p>Přiloha:</p>		<p>Číslo: D.1.2.2.1 Č. přílohy: 2</p>	
<p>SITUACE (BARTOUŠOV)</p>			