



“ZŘÍZENÍ VÝHYBNY BARTOUSHOV”
SO 107 PŘÍSTUPOVÉ KOMUNIKACE, ZP. PLOCHY
SITUACE STAVBY
M 1:100

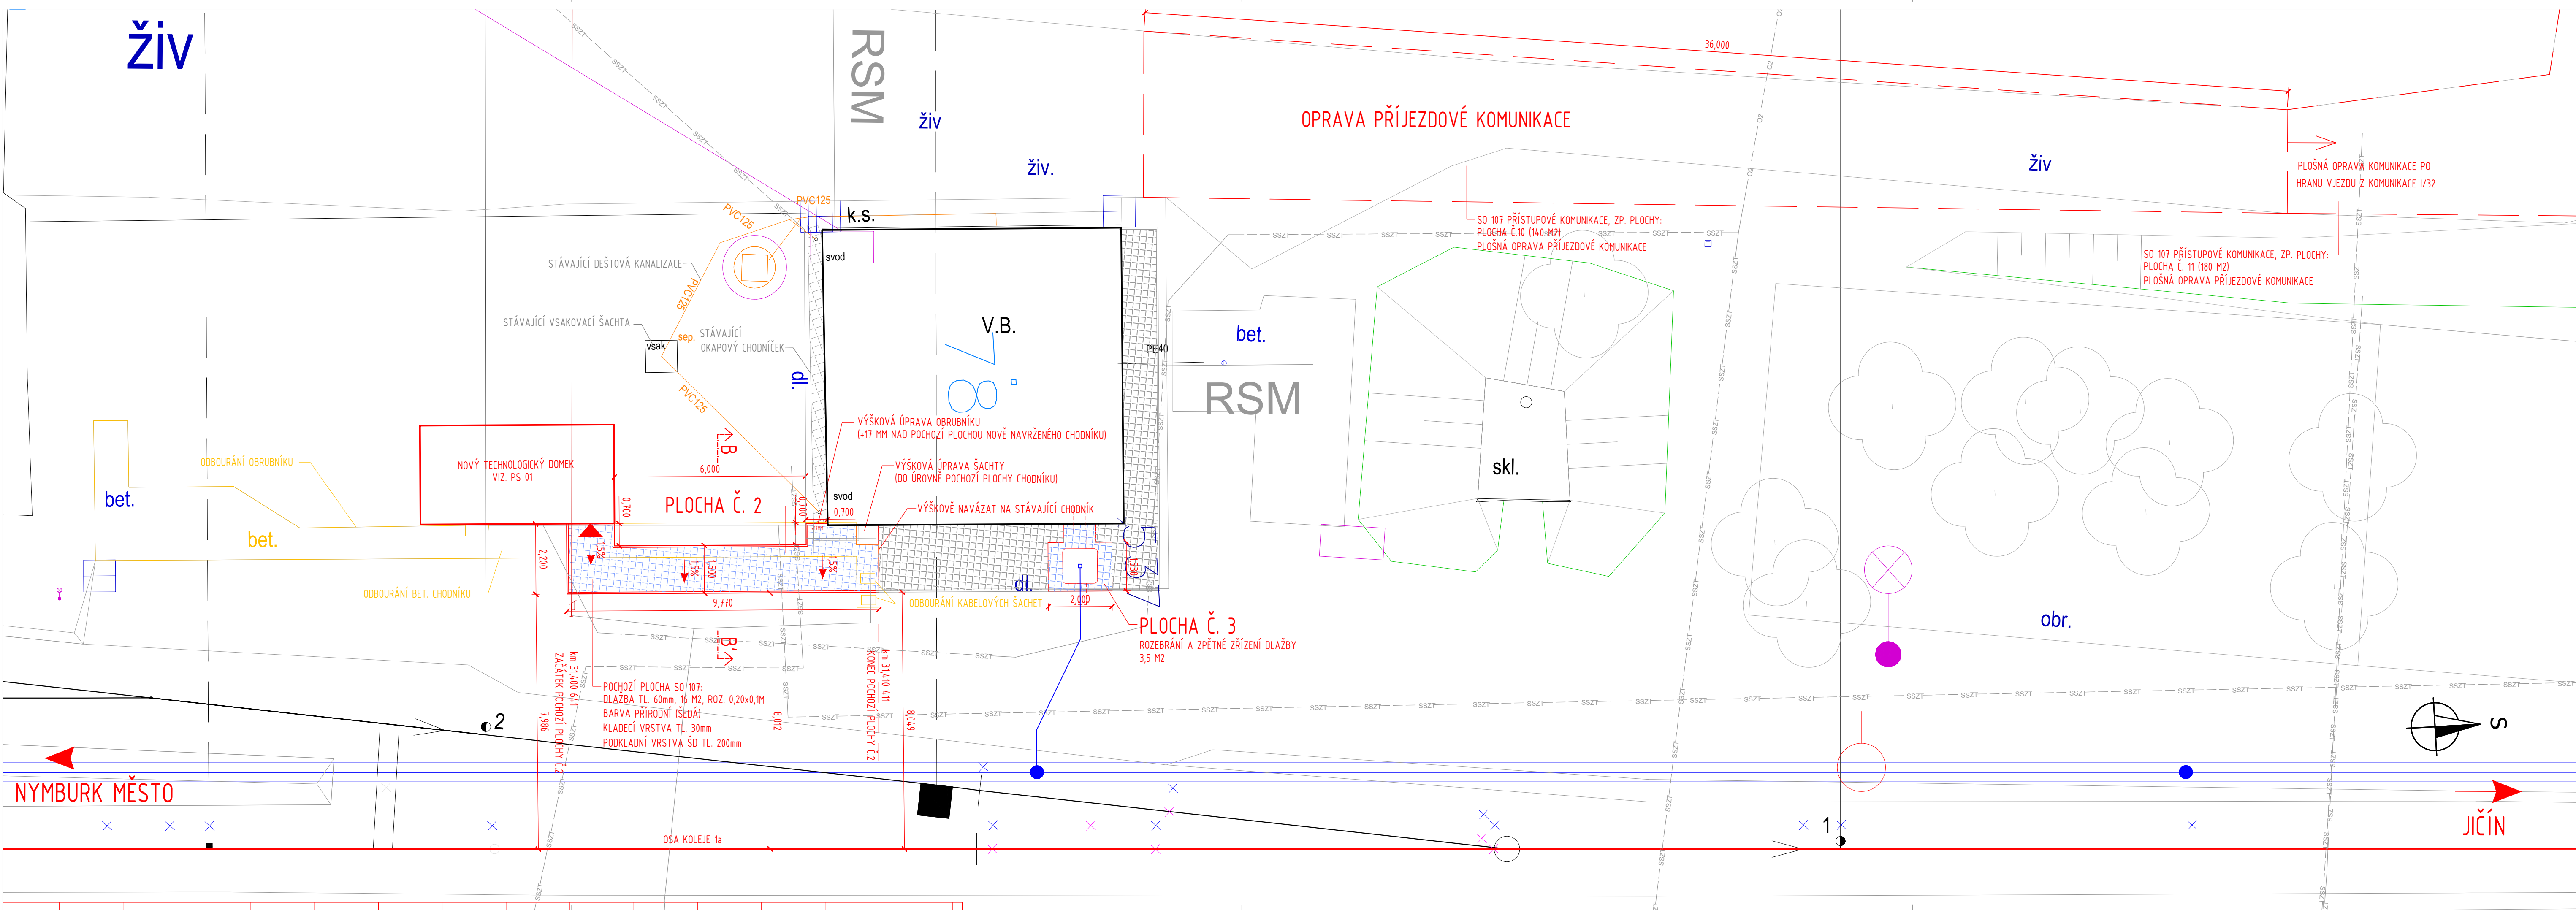

LEGENDA:

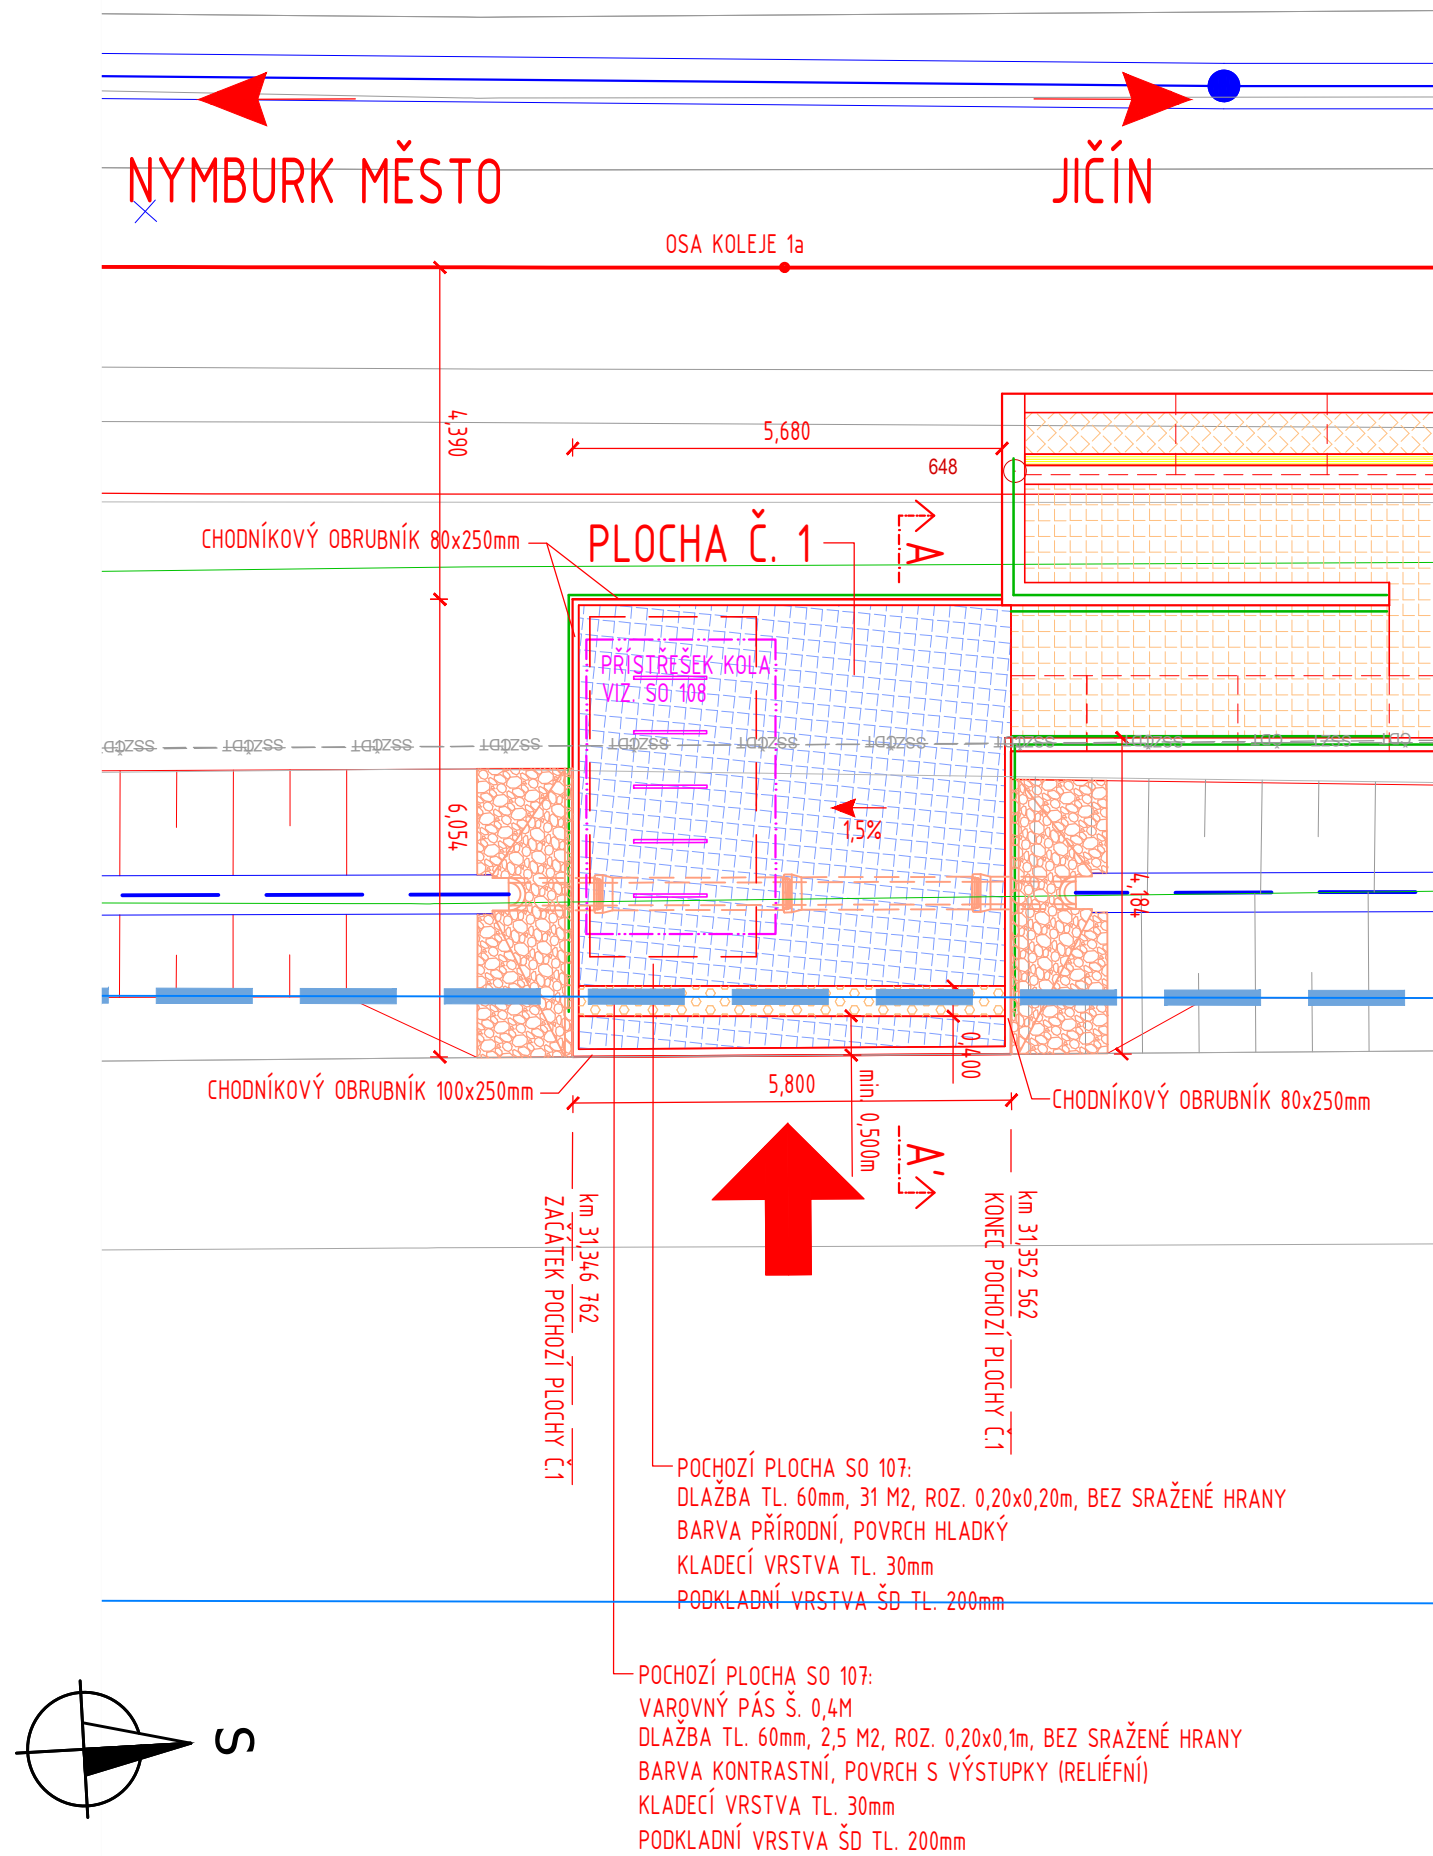






- NOVÝ STAV
- STARÝ STAV
- RUŠENÉ KONSTRUKCE
- ODVODNĚNÍ
- HRANICE PARCEL KATASTRU NEMOVITOSTÍ
- HRANICE DRÁŽNÍHO POZEMKU
- POCHOZÍ PLOCHA ZŘÍZENÁ V RÁMCI SO 107 (BARVA PŘÍRODNÍ - ŠEDÁ)
- POCHOZÍ PLOCHA ZŘÍZENÁ V RÁMCI SO 107 (BARVA KONTRASTNÍ RELIÉFNÍ - ČERVENÁ)

LEGENDA STÁVAJÍCÍCH SÍTÍ

- Správa železniční dopravní cesty, státní organizace: SSZT
- Správa železniční dopravní cesty, státní organizace, SEE
- Správa železniční dopravní cesty, státní organizace, SMT
- České dráhy, akciová společnost, RSM - Regionální správa majetku
- ČD Telematika, akciová společnost
- ČEZ ICT Services, akciová společnost
- ČEZ Distribuce, akciová společnost - síť NN
- ČEZ Distribuce, akciová společnost - síť VN
- GasNet, společnost s ručením omezeným - VTL plynovod
- GasNet, společnost s ručením omezeným - STL plynovod
- Česká telekomunikační infrastruktura, akciová společnost
- Vodohospodářská a obchodní společnost, akciová společnost - vodovod
- Vodohospodářská a obchodní společnost, akciová společnost - kanalizace
- Technické služby města Jičína
- České Radiokomunikace, akciová společnost

UPOZORNĚNÍ:
PRŮBĚH PODZEMNÍCH SÍTÍ JE ZAKRESLEN POUZE INFORMATIVNĚ PODLE
VYJÁDRĚNÍ JEJICH SPRÁVČŮ. PRO ZJIŠTĚNÍ PŘESNÉ POLOHY SÍTĚ JE NUTNÉ
POŽÁDAT SPRÁVCE O VYTÝČENÍ.

Souřadnicový systém: S-JTSK
Výškový systém: Bpv

Přehled verzí přílohy				
Číslo	Datum	Popis změny	Jméno	Podpis
Zadavatel: Správa železniční dopravní cesty, státní organizace Dlažďená 1003/7, Praha 1 - Nové Město 110 00 SŽDC s.o., Stavební správa východ Nerudova 1, Olomouc 772 58				
Zhotovitel: PROJEKT servis spol. s r.o. U Elektrky 830/2b, Praha 9 - Hloubětín 198 00 IČ: 49823141 tel.: 281 090 860 www.projekt-servis.cz firma@projekt-servis.cz				
Hlavní inženýr projektu:  Jiří Novosad, DiS.		Zástupce hlavního inženýra projektu  Bc. Michal Munzar		
Zpracovatel části: PROJEKT servis spol. s r.o. U Elektrky 830/2b, Praha 9 - Hloubětín 198 00 IČ: 49823141 tel.: 281 090 860 www.projekt-servis.cz firma@projekt-servis.cz				
Vypracoval:  Jiří Novosad, DiS.		Kontroloval:  Bc. Michal Munzar		Odpovědný projektant:  Ing. Martin Koudelka
KRAJ: Královéhradecký		OKRES: Jičín		OÚ: Jičíněves
Název akce: Zřízení výhybny Bartoušov				
Část: D - Dokumentace objektů a technických a technologických zařízení SO 107 PŘÍSTUPOVÉ KOMUNIKACE , ZP. PLOCHY			Číslo zakázky: ZAK-2019-19	
SITUACE STAVBY			Stupeň: DSP, PDPS	
			Datum: 01/2020	
			Měřítko: 1:100	
			Formát: 7x44	
Příloha:			Verze:	Část: D.2.1.8
				C. přílohy: 2