


“ZŘÍZENÍ VÝHYBNY BARTOUŠOV“
SO 104 NÁSTUPIŠTĚ
SITUACE STAVBY SO 104
M 1:100

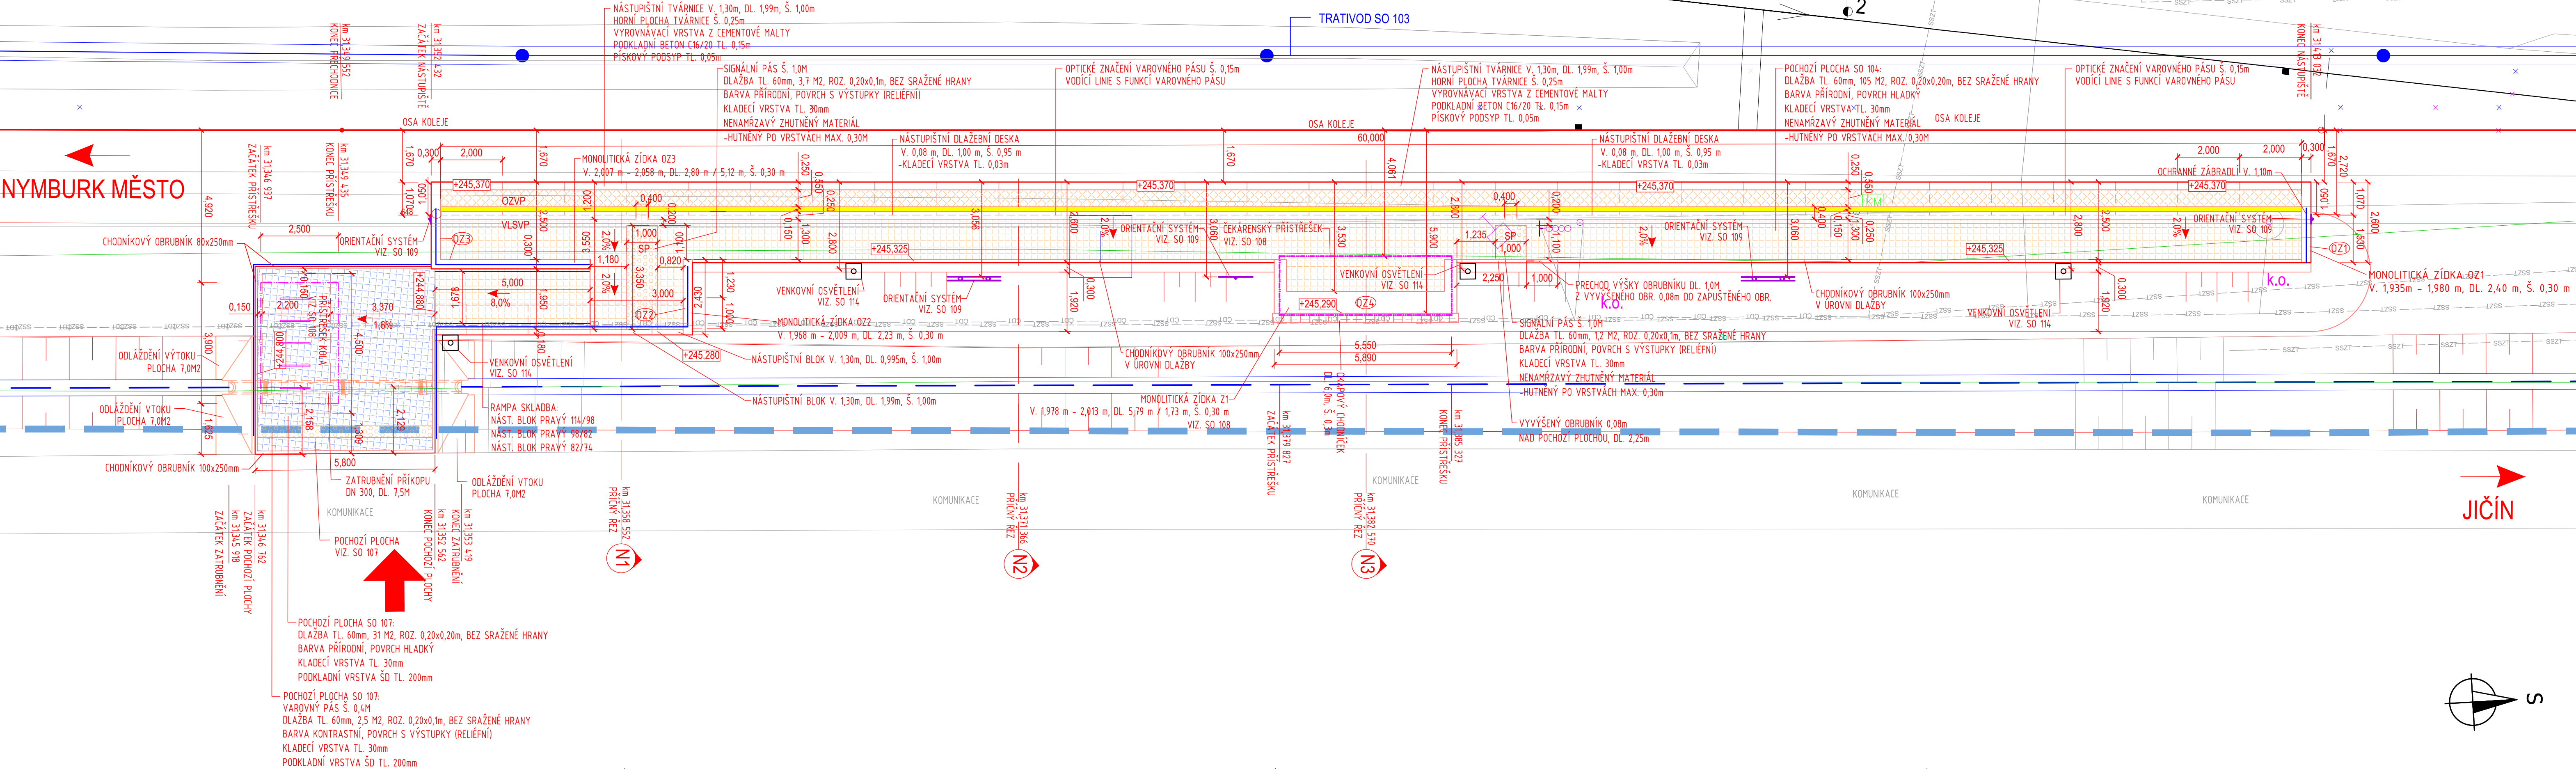

LEGENDA:

- NOVÝ STAV
- STARÝ STAV
- RUŠENÉ KONSTRUKCE
- ODVODNĚNÍ
- ZÁBRADLÍ
- HRANICE PARCEL KATASTRU NEMOVITOSTÍ
- HRANICE DRÁŽNÍHO POZEMKU
- POCHOZÍ PLOCHA ZŘÍZENÁ V RÁMCI SO 107 (BARVA PŘÍRODNÍ - ŠEDÁ)
- POCHOZÍ PLOCHA ZŘÍZENÁ V RÁMCI SO 107 (BARVA KONTRASTNÍ RELIÉFNÍ - ČERVENÁ)
- POCHOZÍ PLOCHA ZŘÍZENÁ V RÁMCI SO 104 (BARVA PŘÍRODNÍ - ŠEDÁ)
- POCHOZÍ PLOCHA ZŘÍZENÁ V RÁMCI SO 104 (BARVA PŘÍRODNÍ - ŠEDÁ)

LEGENDA STÁVAJÍCÍCH SÍTÍ

- Správa železniční dopravní cesty, státní organizace:
- Správa železniční dopravní cesty, státní organizace, SSZT
- Správa železniční dopravní cesty, státní organizace, SEE
- Správa železniční dopravní cesty, státní organizace, SMT
- České dráhy, akciová společnost, RSM - Regionální správa majetku
- ČD Telematika, akciová společnost
- ČEZ ICT Services, akciová společnost
- ČEZ Distribuce, akciová společnost - síť NN
- ČEZ Distribuce, akciová společnost - síť VN
- GasNet, společnost s ručením omezeným - VTL plynovod
- GasNet, společnost s ručením omezeným - STL plynovod
- Česká telekomunikační infrastruktura, akciová společnost
- Vodohospodářská a obchodní společnost, akciová společnost - vodovod
- Vodohospodářská a obchodní společnost, akciová společnost - kanalizace
- Technické služby města Jičína
- České Radiokomunikace, akciová společnost

Souřadnicový systém: S-JTSK
Výškový systém: Bpv

Přehled verzí přílohy				
Číslo	Datum	Popis změny	Jméno	Podpis
Zadavatel: Správa železniční dopravní cesty, státní organizace Dlážděná 1003/7, Praha 1 - Nové Město 110 00 SŽDC s.o., Stavební správa východ Nerudova 1, Olomouc 772 58				
Zhotovitel: PROJEKT servis spol. s r.o. U Elektrky 830/2b, Praha 9 - Hloubětín 198 00 IČ: 49823141 tel.: 281 090 860 www.projekt-servis.cz firma@projekt-servis.cz				
Hlavní inženýr projektu: 		Zástupce hlavního inženýra projektu  Bc. Michal Munzar		
Jiří Novosad, DiS.				
Zpracovatel část: PROJEKT servis spol. s r.o. U Elektrky 830/2b, Praha 9 - Hloubětín 198 00 IČ: 49823141 tel.: 281 090 860 www.projekt-servis.cz firma@projekt-servis.cz				
Vypracoval: 		Kontroloval: 		Odpovědný projektant: 
Ing. Juraj Lednický		Jiří Novosad, DiS.		Ing. Martin Koudelka
KRAJ: Královéhradecký		OKRES: Jičín		OÚ: Jičíněves
Název akce: Zřízení výhybny Bartoušov				
Část: D - Dokumentace objektů a technických a technologických zařízení			Číslo zakázky: ZAK-2019-19	
SO 104 NÁSTUPIŠTĚ			Stupeň: DSP, PDPS	
			Datum: 01/2020	
			Měřítko: 1:100	
			Formát: 6 x A4	
Příloha: SITUACE STAVBY			Verze:	Část: Č. přílohy:
			D.2.1.3	2

Dokument lze užívat pouze ve smyslu příslušné smlouvy o dílo. Žádná jeho část nemůže být dle zákona č. 121/2000 Sb. kopírována nebo jiným způsobem rozšiřována bez souhlasu PROJEKT servis spol. s r.o.