


“ZŘÍZENÍ VÝHYBNY BARTOUŠOV”  
SO 115 KÁCENÍ A NÁHRADNÍ VÝSADBA  
SITUACE – NÁHRADNÍ VÝSADBA  
M 1:100

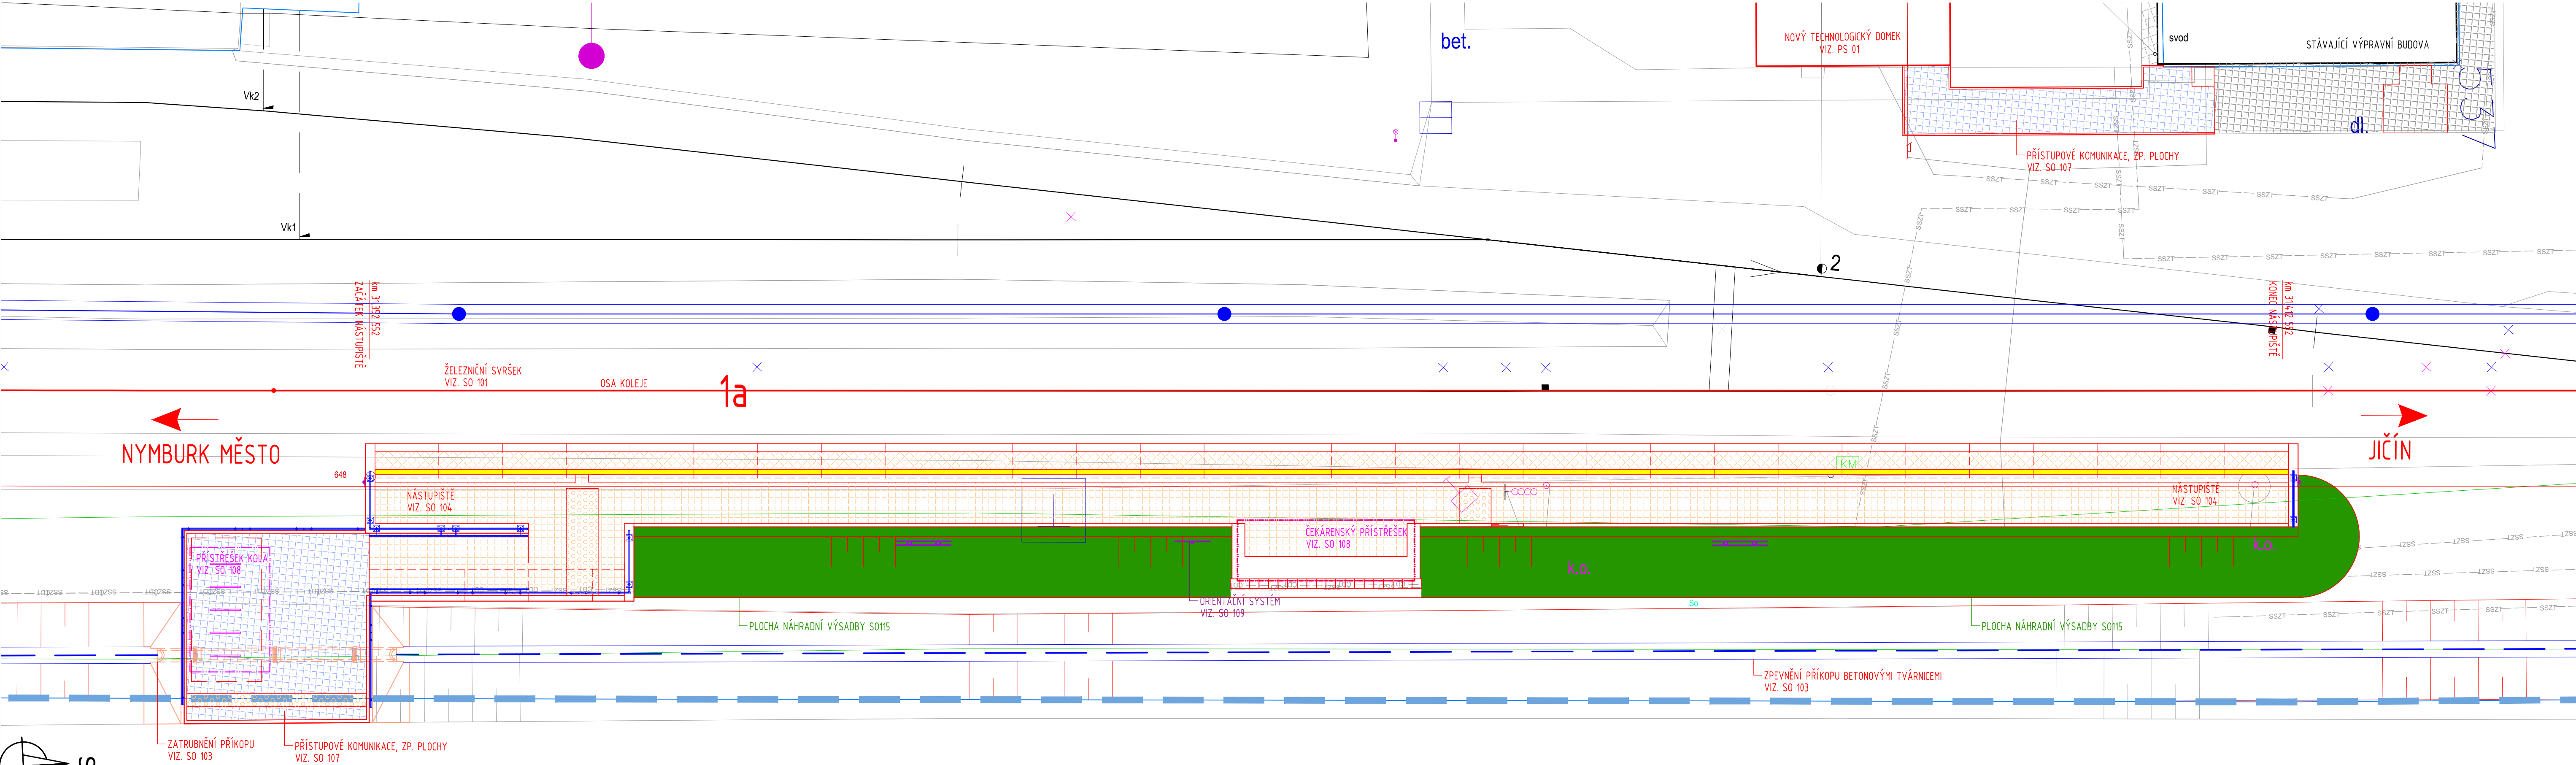

## LEGENDA:

- NOVÝ STAV
- STARÝ STAV
- ODVODNĚNÍ
- HRANICE PARCEL KATASTRU NEMOVITOSTÍ
- HRANICE DRÁŽNÍHO POZEMKU
- ORIENTAČNÍ SYSTÉM
- POCHOZÍ PLOCHA ZŘÍZENÁ V RÁMCI SO 107 (BARVA PŘÍRODNÍ – ŠEDÁ)
- POCHOZÍ PLOCHA ZŘÍZENÁ V RÁMCI SO 107 (BARVA KONTRASTNÍ RELIÉFNÍ – ČERVENÁ)
- PLOCHA NÁHRADNÍ VÝSADBY SO 115 – CELKOVÁ PLOCHA 117M2

## LEGENDA STÁVAJÍCÍCH SÍTÍ

- Správa železniční dopravní cesty, státní organizace:
- Správa železniční dopravní cesty, státní organizace, SSZT
- Správa železniční dopravní cesty, státní organizace, SEE
- Správa železniční dopravní cesty, státní organizace, SMT
- České dráhy, akciová společnost, RSM – Regionální správa majetku
- ČD Telematika, akciová společnost
- ČEZ ICT Services, akciová společnost
- ČEZ Distribuce, akciová společnost – síť NN
- ČEZ Distribuce, akciová společnost – síť VN
- GasNet, společnost s ručením omezeným – VTL plynovod
- GasNet, společnost s ručením omezeným – STL plynovod
- Česká telekomunikační infrastruktura, akciová společnost
- Vodohospodářská a obchodní společnost, akciová společnost – vodovod
- Vodohospodářská a obchodní společnost, akciová společnost – kanalizace
- Technické služby města Jičína
- České Radiokomunikace, akciová společnost

UPOZORNĚNÍ:  
PRŮBĚH PODZEMNÍCH SÍTÍ JE ZAKRESLEN POUZE INFORMATIVNĚ PODLE  
VYJÁDRĚNÍ JEJICH SPRÁVCŮ. PRO ZJIŠTĚNÍ PŘESNÉ POLOHY SÍTÍ JE NUTNÉ  
POŽÁDAT SPRÁVCE O VYTÝČENÍ.

Souřadnicový systém: S-JTSK  
Výškový systém: Bpv

Přehled verzí přílohy				
Číslo	Datum	Popis změny	Jméno	Podpis
Zadavatel: Správa železniční dopravní cesty, státní organizace Diázdená 1003/7, Praha 1 - Nové Město 110 00 SŽDC s.o., Stavební správa východ Nerudova 1, Olomouc 772 58				
Zhotovitel: PROJEKT servis spol. s r.o. U Elektry 830/2b, Praha 9 - Hloubětín 198 00 IČ: 49823141 tel.: 281 090 860 www.projekt-servis.cz firma@projekt-servis.cz				
Hlavní inženýr projektu: Nováček Jiří Novosad, DiS.			Zástupce hlavního inženýra projektu: Munzar Bc. Michal Munzar	
Zpracovatel částí: PROJEKT servis spol. s r.o. U Elektry 830/2b, Praha 9 - Hloubětín 198 00 IČ: 49823141 tel.: 281 090 860 www.projekt-servis.cz firma@projekt-servis.cz				
Vypracoval: Nováček Jiří Novosad, DiS.		Kontroloval: Munzar Bc. Michal Munzar	Odpovědný projektant: Koudelka Ing. Martin Koudelka	
KRAJ: Královéhradecký		OKRES: Jičín	OÚ: Jičíněves	
Název akce: Zřízení výhybny Bartoušov				
Část: D - Dokumentace objektů a technických a technologických zařízení		Číslo zakázky: ZAK-2019-19		
Stupeň: DSP, PDPS		Datum: 01/2020		
Měřítko: 1:100		Formát: 6 x A4		
Verze: Část: D.2.4.1		Č. přílohy: 7		
Příloha: SITUACE - NÁHRADNÍ VÝSADBA				

Dokument lze užívat pouze ve smyslu příslušné smlouvy o dílo. Žádná jeho část nemůže být dle zákona č. 121/2000 Sb. kopírována nebo jiným způsobem rozšiřována bez souhlasu PROJEKT servis spol. s r.o.