


**M 1:250**

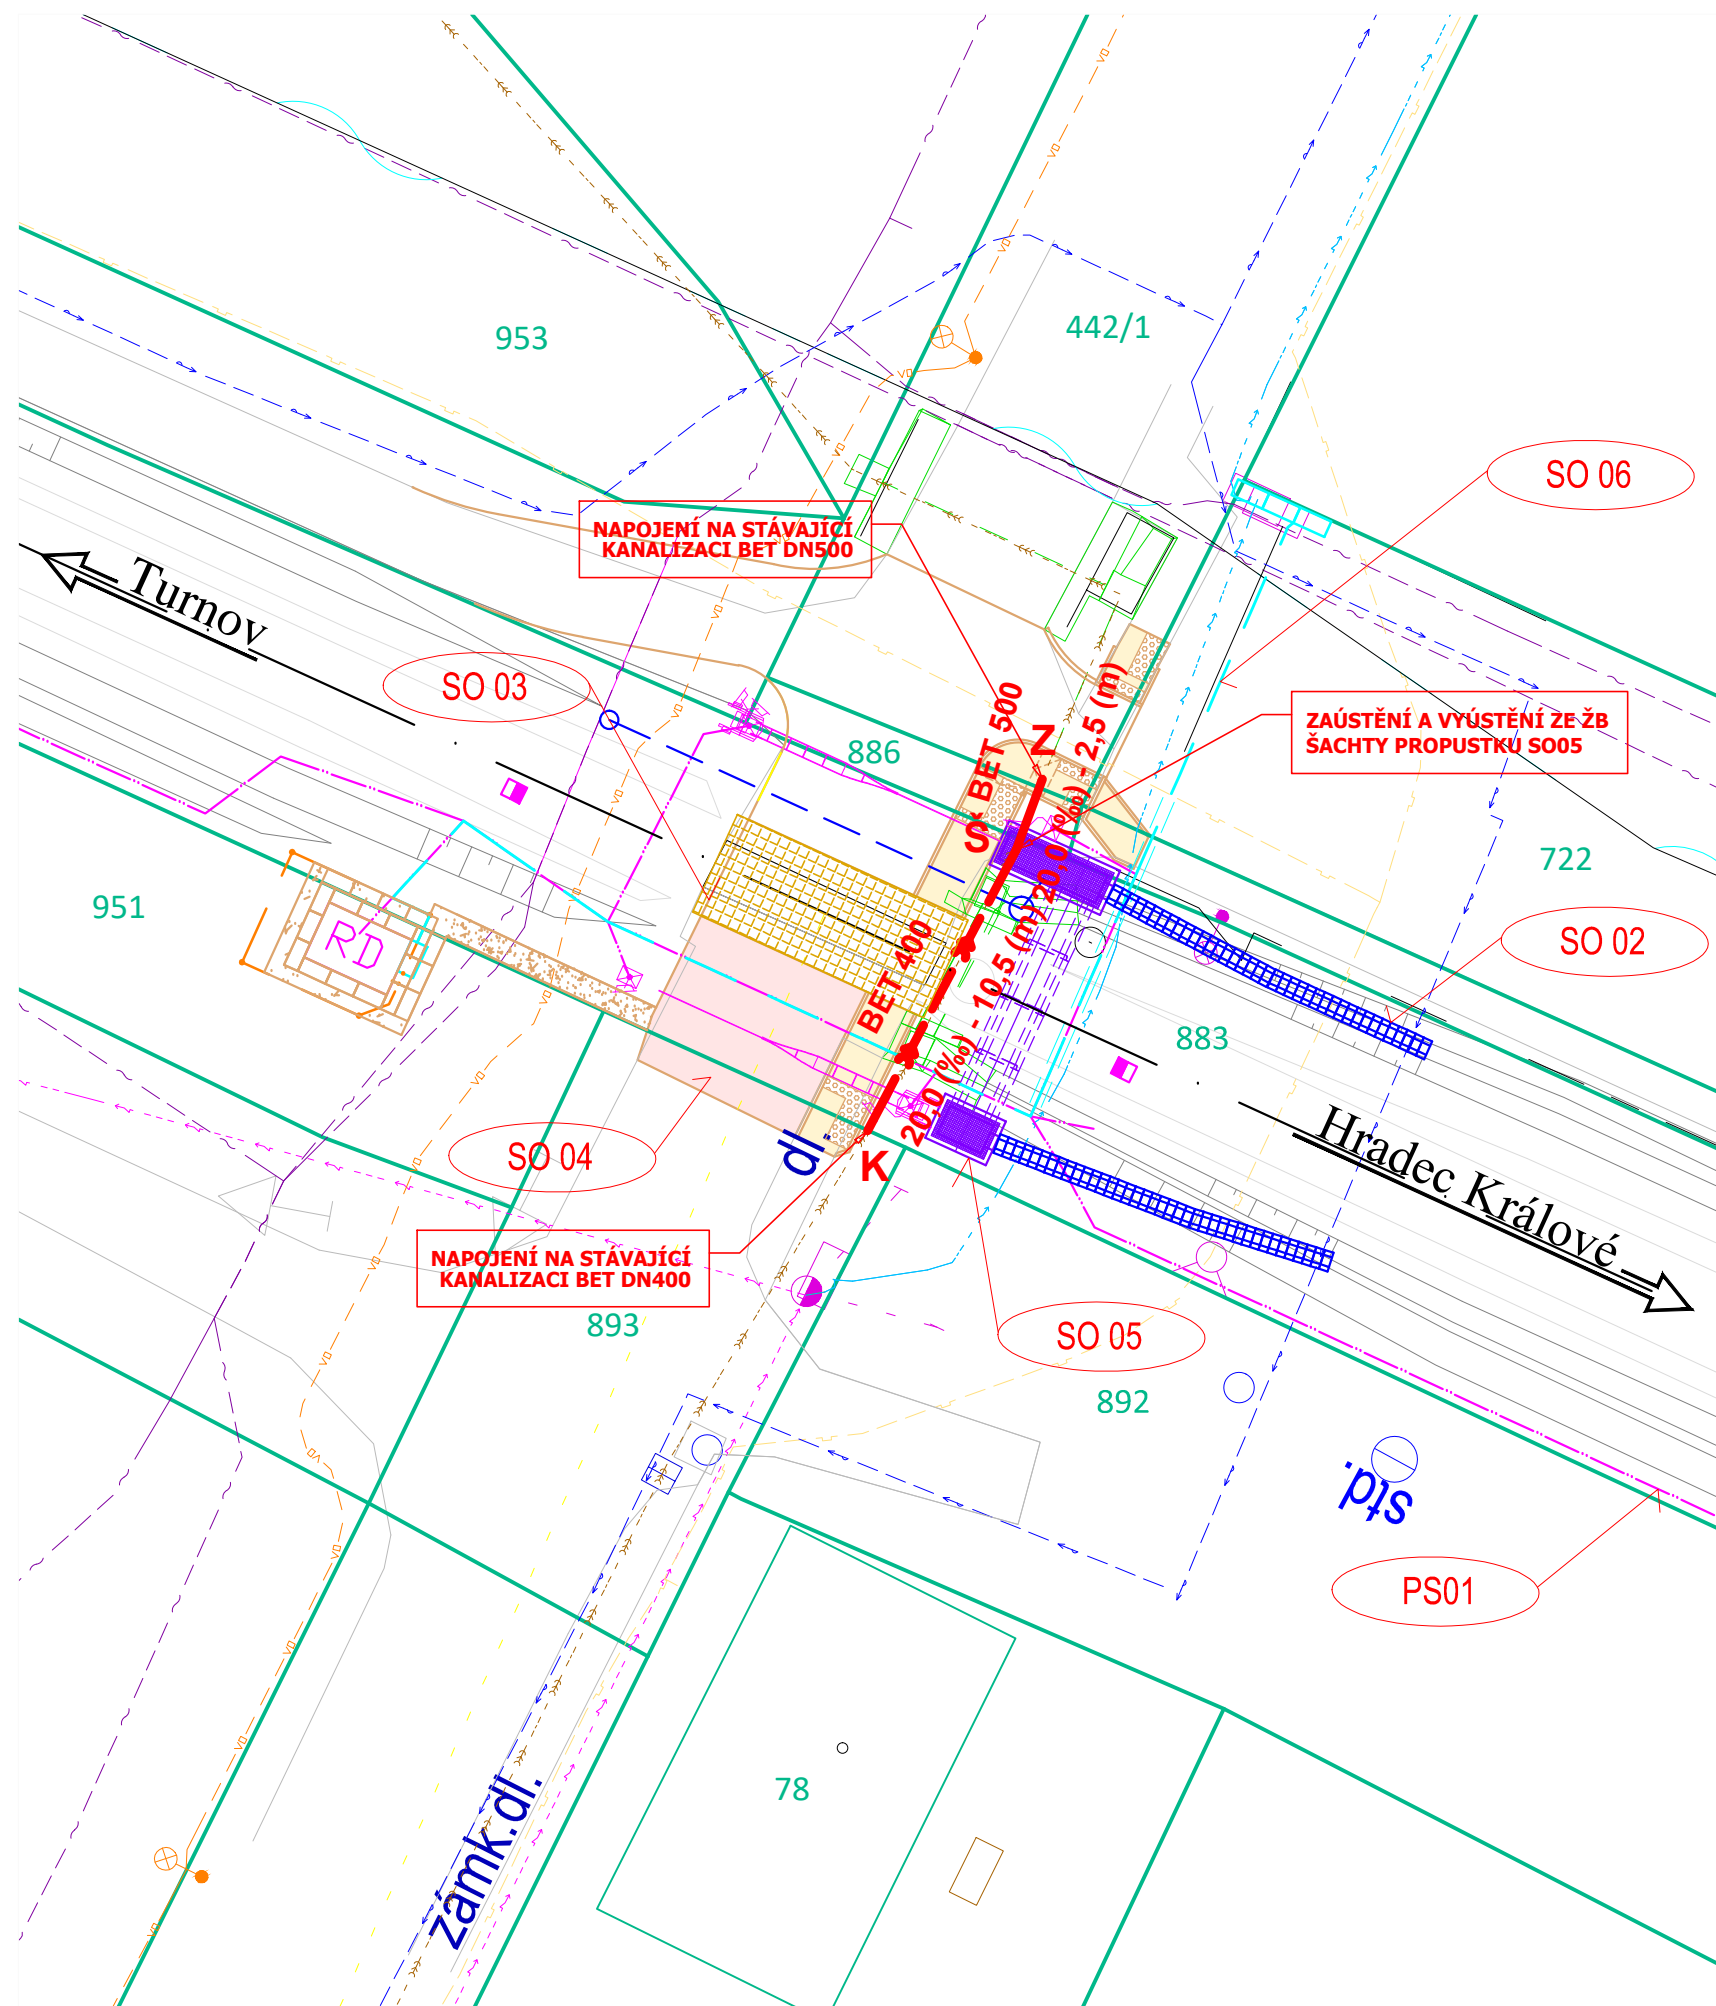

DN  
SKLON (‰) - DÉLKA (m)

**betonové potrubí DN400, DN500**  
(délka potrubí je v PD uvedena na střed šachty - odečíst)

**Z, K**

**místo napojení na stávající kanalizaci obce  
pomocí pryžové manžety s nerez sponami**

Š

**žb spojná šachta rámového propustku  
(řešeno v objektu SO05 Propustek ev.km 12,598)**

**POZNÁMKA:**

**V NAVRŽENÉ TRASE SE NACHÁZÍ STÁVAJÍCÍ BET. PROPUSTEK. ODSTRANĚNÍ PROPUSTKU JE SOUČÁST OBJEKTU SO05!!!**




### LEGENDA STÁVAJÍCÍCH SÍTÍ:

	KANALIZACE JEDNOTNÁ		SDĚLOVACÍ KABELY TELEFONICA 02
	PLYNOVOD		KABELY VEŘEJNÉHO OSVĚTLENÍ
	VODOVOD		
	EL. VEDENÍ NN NADZEMNÍ		
	EL. VEDENÍ NN PODZEMNÍ		

**POZNÁMKA:**

**POLOHA INŽENÝRSKÝCH SÍTÍ JE ZAZNAČENA POUZE PŘED ZAPOČETÍM STAVBY NUTNO VÝTYČIT SPRÁVNĚ**

**LEGENDA OSTATNÍCH NAVRŽENÝCH SÍTÍ:**



	KABEL ZABEZPEČOVACÍHO ZAŘÍZENÍ
	KABEL NN
	ZEMNÍČÍ VODIČ

HRANICE POZEMKU DLE KN

## SEZNAM SOUŘADNIC KANALIZACE:

	Y	X	
Z	1032959,37	650021,73	
Š	1032961,25	650022,39	VÝSTUP
Š	1032962,16	650022,81	VSTUP
K	1032970,99	650027,50	



INVESTOR STAVBY:	Správa železnic s.o., Dlážděná 1003/7, 110 00 Praha 1				
OBJEDNATEL PROJEKTU:	Správa železnic s.o., Stavební správa východ, Nerudova 1, 772 58 Olomouc				
	VED. PRACOVIŠTĚ:	Lubomír Tůma		ZAK. ČÍSLO: <b>20-046-30-211</b>	SOUPRAVA Č.:
	HIP:	Jaromír Kielor			
	ODP.PROJ.:	Ing. Zdeněk Gibl			
	NAVRHL:	Ing. Zdeněk Gibl			
	KONTROLOVAL:	Ing. Jiří Motal			
STAVBA:	Výstavba PZS přejezdu P5387 v km 12,607 trati Hradec Králové - Turnov			STUPEŇ: <b>DSP+PDPS</b>	
Část:	SO07 Úprava jednotné kanalizace obce Dohalice			MĚŘÍTKO: 1:250	
Výkres:	SITUACE STAVBY KANALIZACE			ČÁST: <b>D.2.2.7</b>	