



VÝUSTNÍ OBJEKT

M 1:100

PŮDORYS

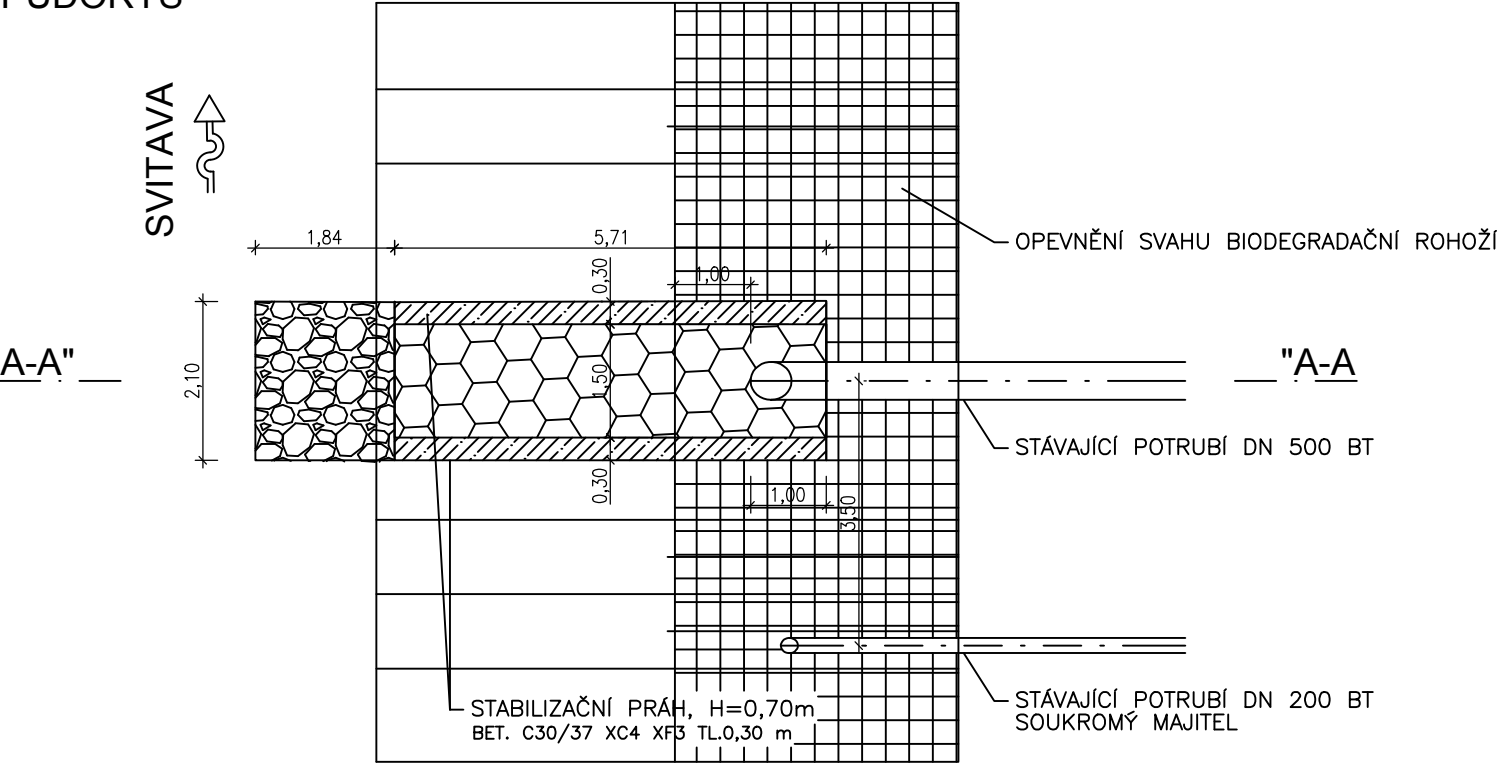

ŘEZ A-A"

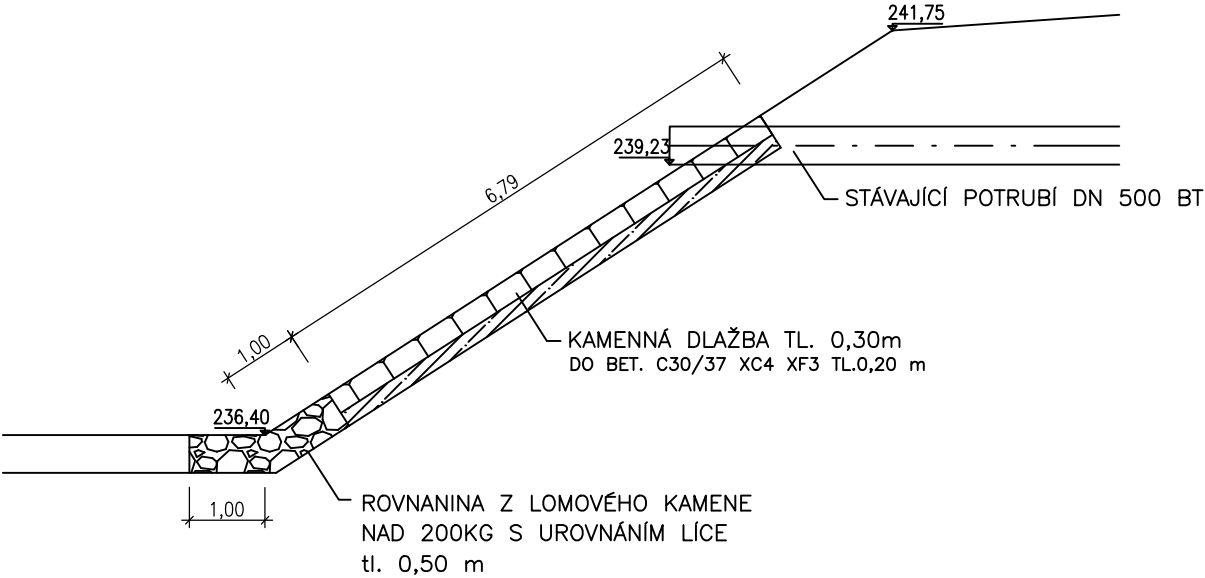

Dokumentace po připomínkách

			ČÍSLO SOUPRAVY:
REVIZE Č.	DATUM	ZMĚNA	



SUDOP BRNO, spol. s r.o.
Kounicova 26
611 36 Brno

OBJEDNAVATEL:	Správa železnic, státní organizace, Dlážděná 1003/7, 110 00 Praha 1 Stavební správa východ (organizační jednotka)		tel. : +420 972 625 804 E-mail: sudop@sudop-brno.cz
PROFESNÍ SKUPINA:	32 Inženýrské sítě	VEDOUcí PROF. SKUPINY Ing. Daniela Šimkovičová	GENERÁLNÍ ŘEDITEL Ing. Kamil Chmela
ODPOVĚDNÝ PROJ. ZAKÁZKY Ing. Martin Mráz Ing. Lukáš Mazel	ODPOVĚDNÝ PROJ. PS, SO Ing. Daniela Šimkovičová <i>Silvestro n 200</i>	NAVRHL, VYPRACOVAL Ing. Daniela Šimkovičová <i>Silvestro n 200</i>	KONTROLOVAL Ing. Bohdan Plch <i>P</i>
KRAJ: Jihomoravský		POVĚŘENÝ OÚ: Adamov	STUPEŇ: DUSP + PDPS
Rekonstrukce nástupišť v žst. Adamov SO 15-27-01 Žst. Adamov, kanalizace pro drážní objekty			ZAK. ČÍSLO 19036-01-0420
			ARCH. ČÍSLO 2020110863
Výustní objekt			MĚŘÍTKO 1:100
			POČET FORMÁTŮ 2 A4
			DATUM: 01/2021
			ČÁST DOKUM. D.2.1.6.4.1
			PŘÍLOHA 7