


Revitalizace tratě Louny - Lovosice

SO 12-40-01 Žst. Čížkovice, úpravy VB

Půdorys nové dispozice

M 1:50

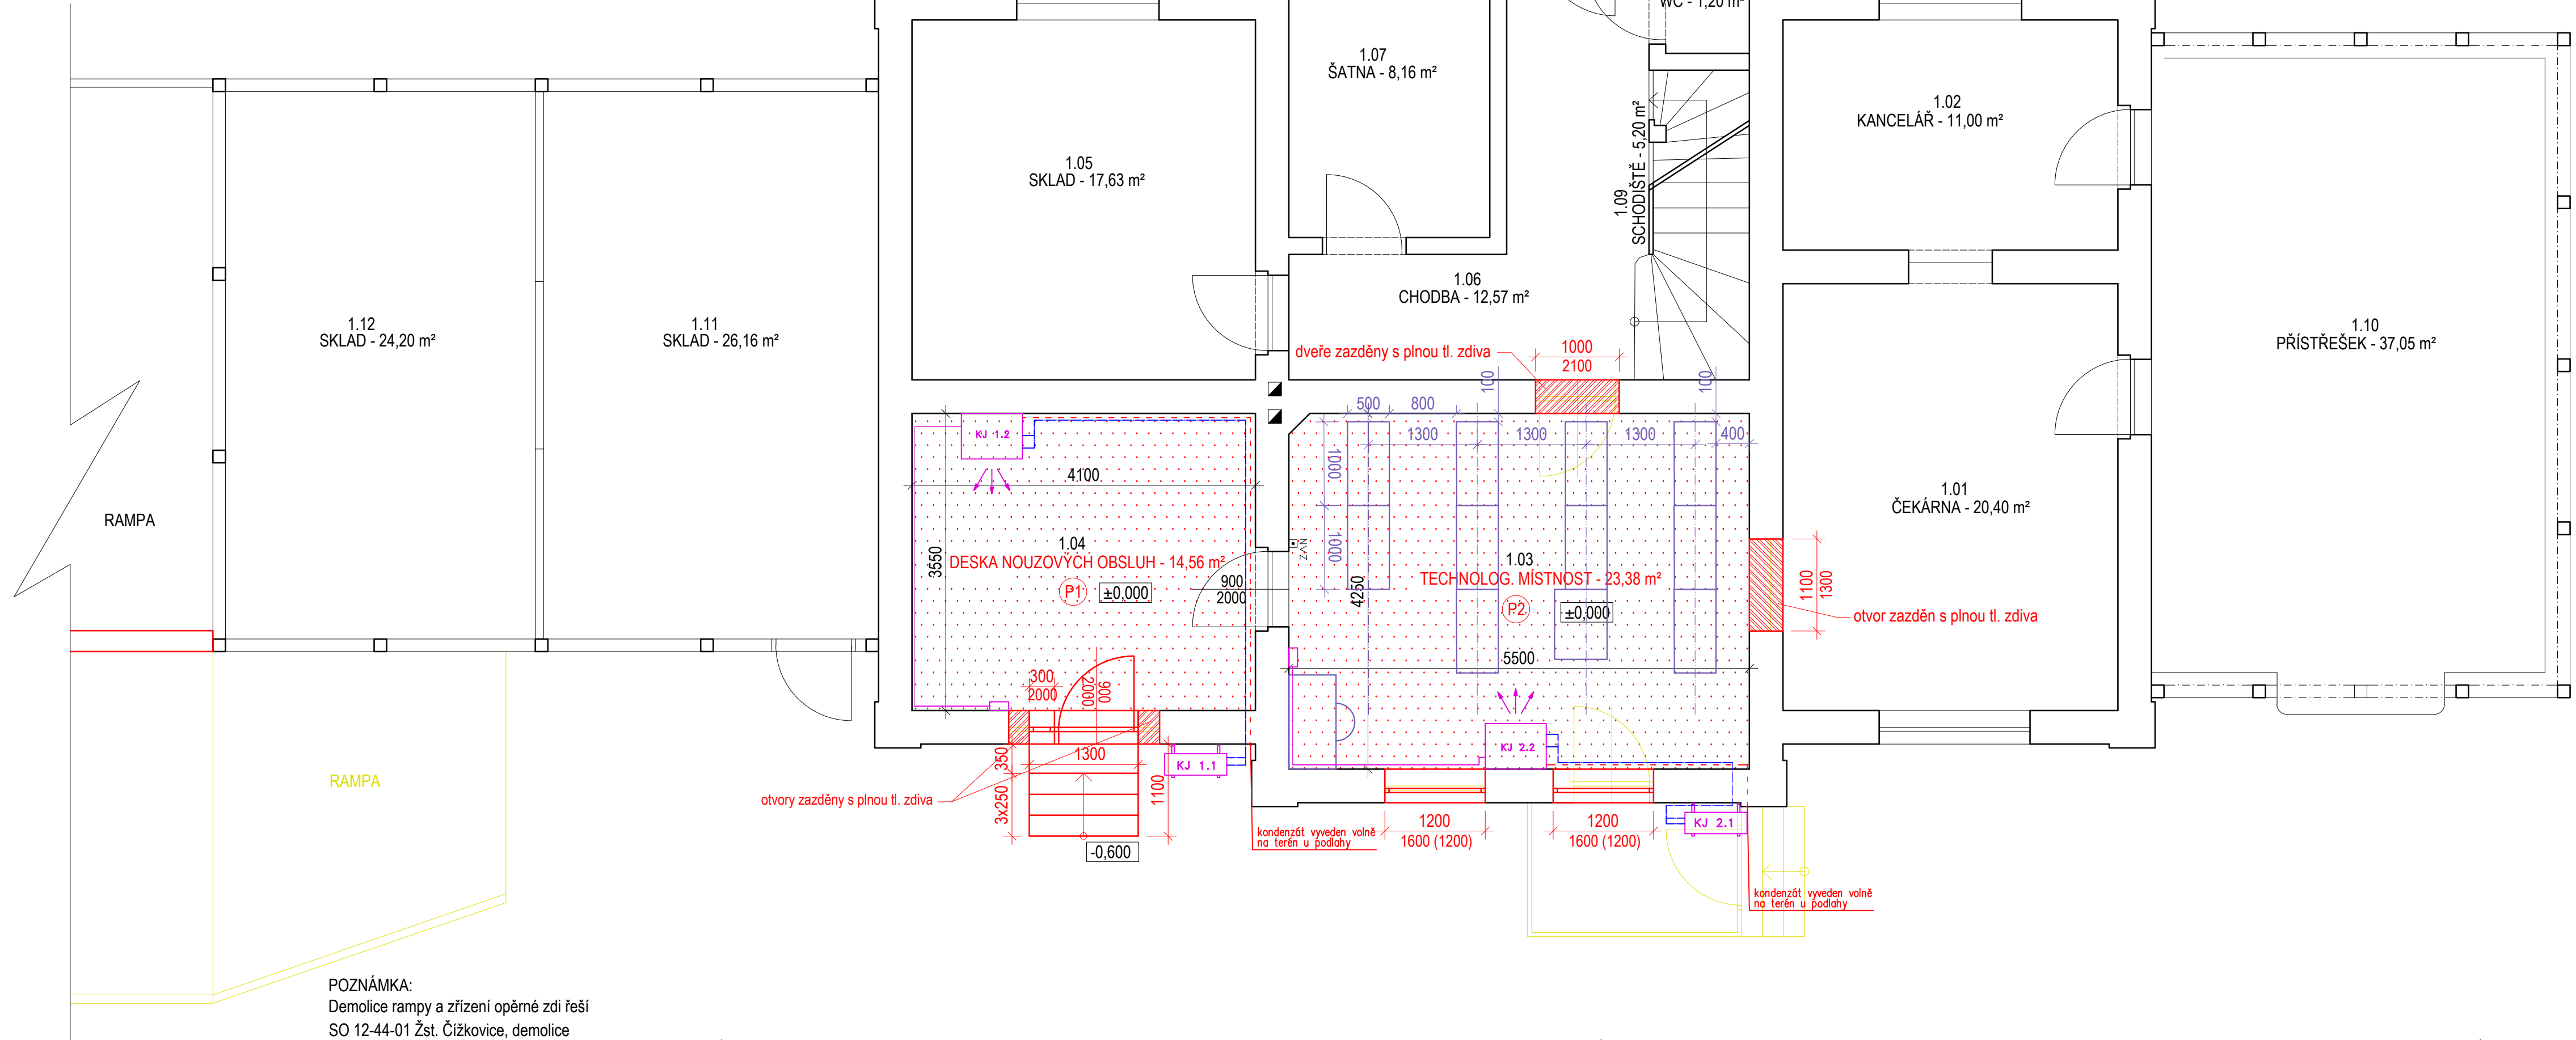

LEGENDA MÍSTNOSTÍ:

| ozn. | stávající účel | nový účel | plocha (m²) |
|------|-------------------|------------------------|-------------|
| 1.01 | čekárna | - | 20,40 |
| 1.02 | kancelář | - | 11,00 |
| 1.03 | dopravní kancelář | technologická místnost | 23,38 |
| 1.04 | kancelář | deska nouzových obsluh | 14,56 |
| 1.05 | sklad | - | 17,63 |
| 1.06 | chodba | - | 12,57 |
| 1.07 | šatna | - | 8,16 |
| 1.08 | WC | - | 1,20 |
| 1.09 | schodiště | - | 5,20 |
| 1.10 | přístřešek | - | 37,05 |
| 1.11 | sklad | - | 26,16 |
| 1.12 | sklad | - | 24,20 |

LEGENDA:

K.j. 1.2., K.j. 2.2.
K.j. 1.1., K.j. 2.1.
— potrubí chladiva
— potrubí kondenzátu, svod
— ovládací kabel klimatizace
— kabelový dálkový ovladač



Operační program
Doprava



Evropská unie
Investice do vaší budoucnosti
Fond soudržnosti

Zpracování připomínek 06/2016

Výškový systém Bpv

Souřadnicový systém S-JTSK

| | | | | |
|--------|--------------|--------|----------|---------|
| Změna: | Název změny: | Datum: | Provedl: | Podpis: |
|--------|--------------|--------|----------|---------|

| | | |
|-----------------------|---|---|
| Investor, objednatel: | Správa železniční dopravní cesty, státní organizace Dílažďena 1003/7 110 00 Praha 1 | kontaktní adresa: Správa železniční dopravní cesty, s.o. Stavební správa západ Sokolovská 1955/278, 190 00 Praha 9 |
|-----------------------|---|---|

| | |
|--|---------|
| Sdružení "MP+Strabag+KTA - Louny-Lovosice", člen sdružení: | STRABAG |
|--|---------|

| | |
|--|-----|
| Sdružení "MP+Strabag+KTA - Louny-Lovosice", člen sdružení: | KTA |
|--|-----|

| | | |
|--|--------------|-----------------|
| METROPROJEKT Praha a.s. nám. I. P. Pavlova 2/1786 120 00 Praha 2 generální ředitel: Ing. David Krása tel.: +420 296 154 105 www.metroprojekt.cz info@metroprojekt.cz | METROPROJEKT | Souprava číslo: |
|--|--------------|-----------------|

| | | |
|------------------------|---------------|--|
| HIP: | Podpis: | Název a účel díla: |
| Ing. Petr Zobel | | REVITALIZACE TRATĚ LOUNY - LOVOSICE |
| tel.: +420 296 154 247 | | |
| Stupeň: | Projekt / DSP | |

| | | |
|---|--|-------|
| Zpracovatelství útvar: | Název části díla: | D |
| KTA technika spol. s.r.o. Plzeň Klatovská 100, 301 00 Plzeň tel. 378 023 411, e-mail: kta@kta-technika.cz | TECHNOLOGICKÁ ČÁST ŽELEZNIČNÍ ZABEZPEČOVACÍ ZAŘÍZENÍ STANIČNÍ ZABEZPEČOVACÍ ZAŘÍZENÍ | D.1 |
| Vedoucí útvaru: | Podpis: | D.1.1 |
| Ing. Josef Hrnčíř | | |

| | | | |
|-----------------------|----------|--------------------------------|---------|
| Odpovědný projektant: | Podpis: | Název přílohy: | Změna: |
| Ing. Josef Hrnčíř | | PS 12-01-01 ŽST Čížkovice, SZZ | - |
| Vypracoval: | Podpis: | Číslo příl.: | |
| Petr Steiner | | 0502 | |
| Skart. znak: | V20/2037 | Datum: | 06/2016 |
| Počet formátů: | 5xA4 | Měřítko: | 1:50 |
| ICD: | 15 | 6750 | 04 |
| | 01 | 01 | 03 |