



Šumperská provozní vodohospodářská společnost, a.s.
Jílová 2769/6, 787 01 Šumperk

IČ: 47674911, DIČ: CZ47674911
zapsaná v obchodním rejstříku u Krajského soudu v Ostravě v odd. B, vložka 699

MORAVIA CONSULT Olomouc a.s.	
16	
3 0 -08- 2019	
ev.č. 02566	ověřil:
průřezeno L:	23%
průřezeno D:	

Tel: 583 317 111
Fax: 583 214 845
e-mail: spvs@spvs.cz
<http://www.spvs.cz/>
Bankovní spojení:
Komerční banka, a.s.
č.ú. 2603841/0100

Moravia Consult Olomouc a.s.
Ing. Anna Drápalová
Legionářská 8
772 00 Olomouc

Váš dopis značky/ze dne
2026/2019

Naše značka
032/08/2019

e-mail
sperlichova@spvs.cz

Vyřizuje / telefon
Šperlichová/583317252

Šumperk
26.08.2019

INFORMACE

neslouží pro účely územního a stavebního řízení

Věc:

"ZÁBŘEH - Zřízení a rekonstrukce EOv v ŽST Červenka a Zábřeh na Moravě" - informace

V příložené situaci Vám zasíláme informativní zakres průběhu inženýrských sítí v naší správě v lokalitě okolo parcelního čísla 2493/2, atd. v katastrálním území Zábřeh na Moravě dle vyznačeného polygonu. Pro přesnější určení jejich průběhu je nutné požádat o jejich místní vytyčení.

Požadujeme předložení kompletní projektové dokumentace k našemu odsouhlasení pro územní a stavební řízení.

Tento dokument má pouze informativní charakter, neslouží pro účely územního a stavebního řízení.


Platnost vyjádření je 1 rok od data vydání. Při změně v projektové dokumentaci je nutné si vyžádat nové vyjádření.

Za ŠPVS, a.s. Šumperk
Ing. Mirka Šperlichová
ved. odd. VH rozvoje

Šumperská provozní
vodohospodářská společnost, a.s.
Šumperk, čp. 2769, Jílová 6, PSČ 787 01
IČ 47674911, DIČ CZ47674911
-42-

Přílohy:

1. Situace se zákresem IS

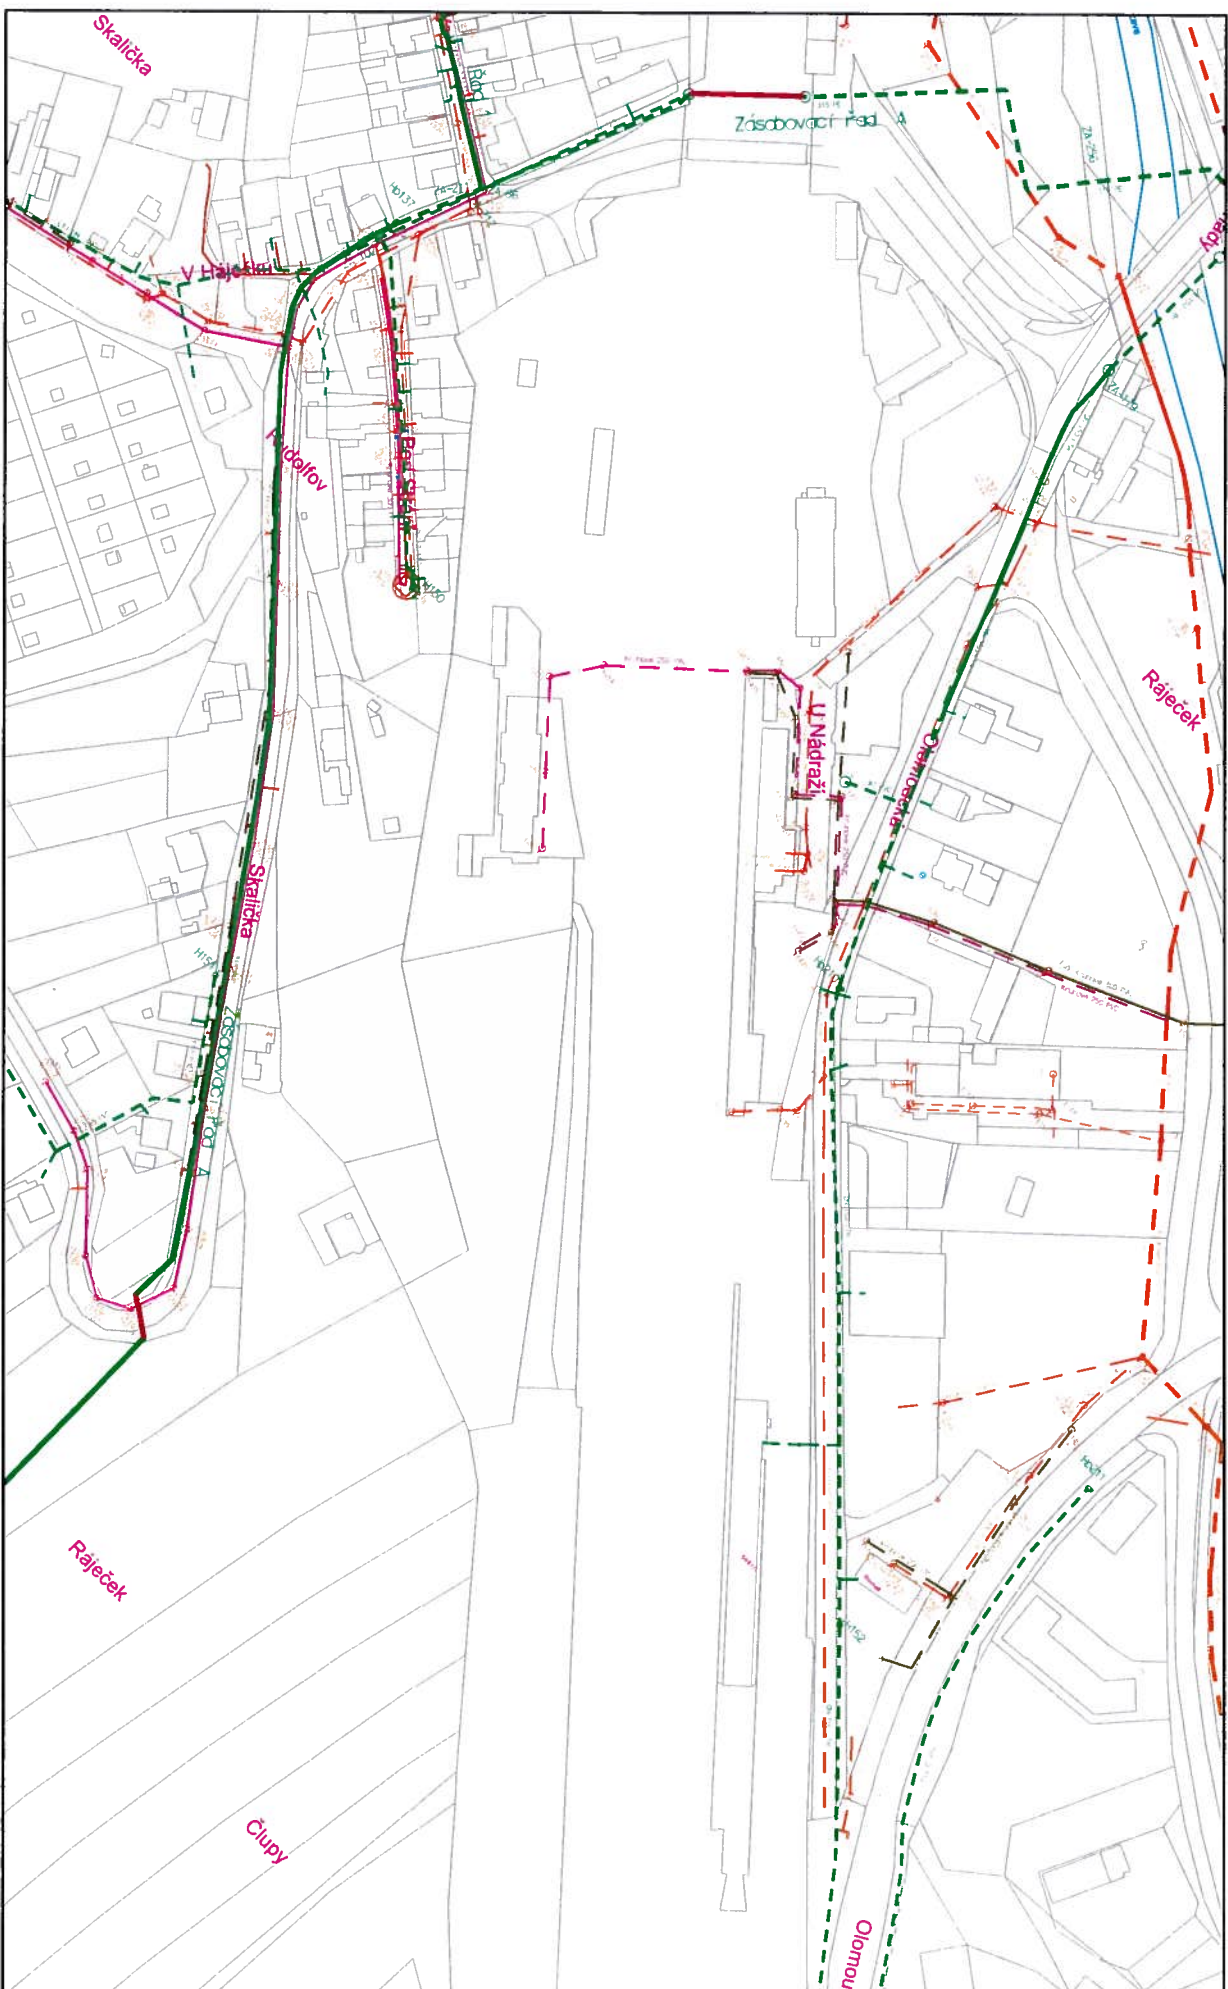

Datum: 26.8.19

Výtisk: SPERLICHOVA

Měřítko: 1 : 2500

Katastr: Zábřeh na Moravě

Šumperské provazní
vodoohospodářská společnost, a.s.
Šumperk, Šp. 2734, Jihlava 6, PSČ 787 01
IČ 47674911, DIČ CZ47674911

-42-