


půdorys

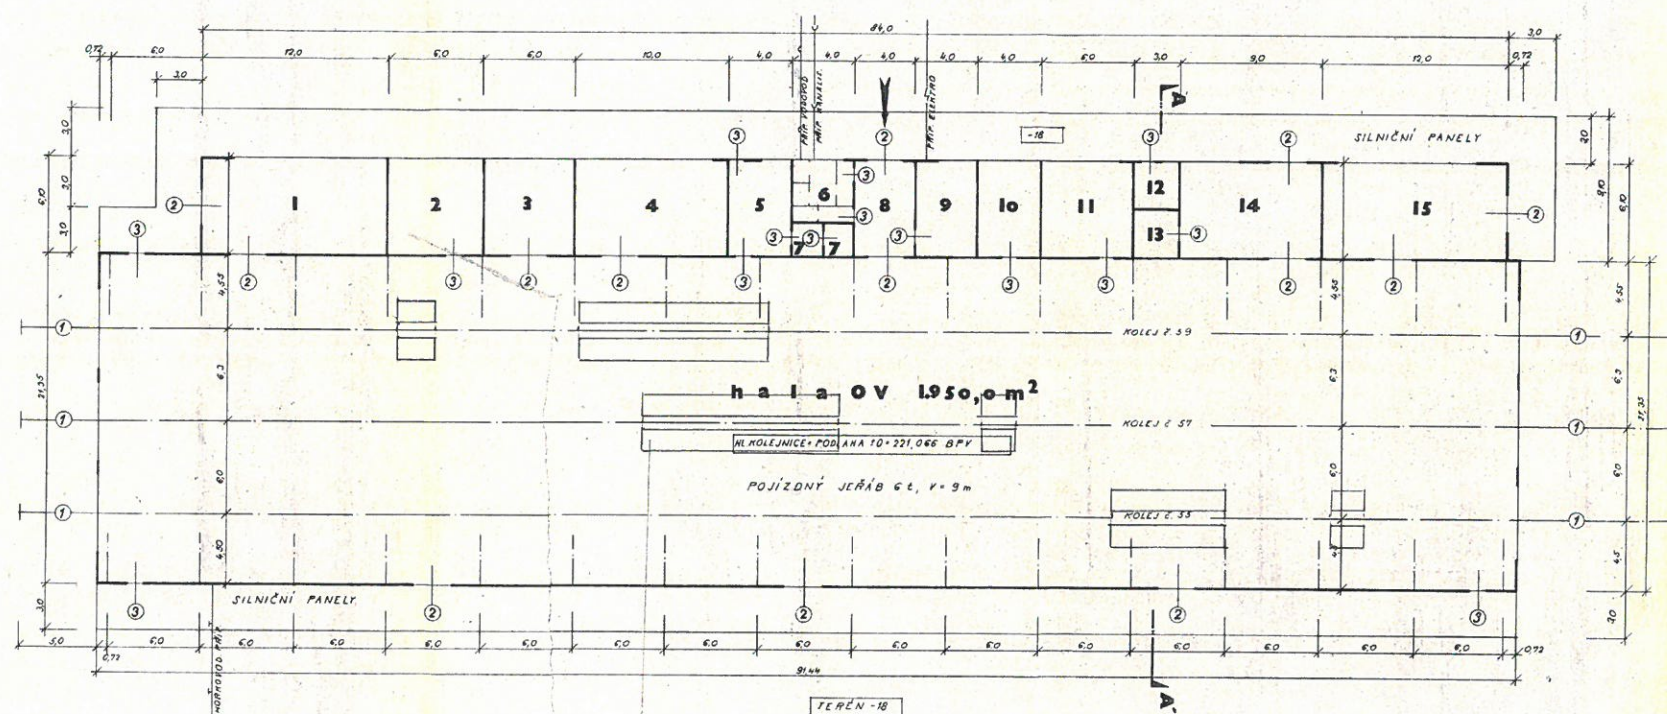

Zakázky pro výrobu

TABULKA POMOCNÝCH PROVOZŮ

ČÍSLO	ÚČEL MÍSTNOSTI	m²	POZNÁMKA
1	KOVÁRNA A LISOVNA	72,0	
2	PŘÍRUCHNÍ SMLAD	36,0	✓
3	ZÁMEČNICKÁ DÍLNA	36,0	
4	SOUSTRUŽNA	60,0	
5	VYLÉVÁRNA	24,0	
6	WC MUŽI A ŽENY	16,0	MUŽ. PŘÍČKY V.33 ŽENY - UMĚLE VETŘÁNÍ
7	ŠATNA NEČISTÁ A ČISTÁ	8,0	✓
8	VSTUP		
9	ROZVODNA	24,0	✓
10	NÁŘADÍ	24,0	
11	ZKUSĚBNÁ REGULÁTORŮ	36,0	✓
12	DOBÍJENÍ BATERIÍ	8,0	
13	SMLAD	20	✓
14	DÍLNA ELEKTRO	54,0	
15	KOLOPÝ SOUSTRAHA A REGULÁRNA	72,0	POJÍZDNÝ JEŘÁB 121, V. 330

TABULKA OTVORŮ

ZN. VE VÝKRESU	POPIS	ROZMĚR	KUSŮ
①	SPECIÁLNÍ ŽELEZNÍČNÍ VRATA	510/495	8
②	OCELOVÁ VRATA PŮSOVNÁ	240/240	13
③	OCELOVÉ DVEŘE S NADSVĚTLÍKEM	100/240	5
④	OCELOVÉ DVEŘE	100/200	10

ORNA DLE VÝKRESU

Objekt:	Stavba:	Výstavce:	Klient:	Technická kópie:	Číslo projektu:
RAKOUSKÁ HALA	RAKOUSKÁ HALA	RAKOUSKÁ HALA	RAKOUSKÁ HALA	RAKOUSKÁ HALA	RAKOUSKÁ HALA
<b>ŽST. PARDUBICE OV</b> <b>RAKOUSKÁ HALA</b> <b>OBJEMOVÁ STUDIE</b> <b>PŮDORYS</b>					Datum: 20. 11. 1977 Místo: PÚ Číslo: 61-7910070 Měřítko: 1:200
					E 2