




 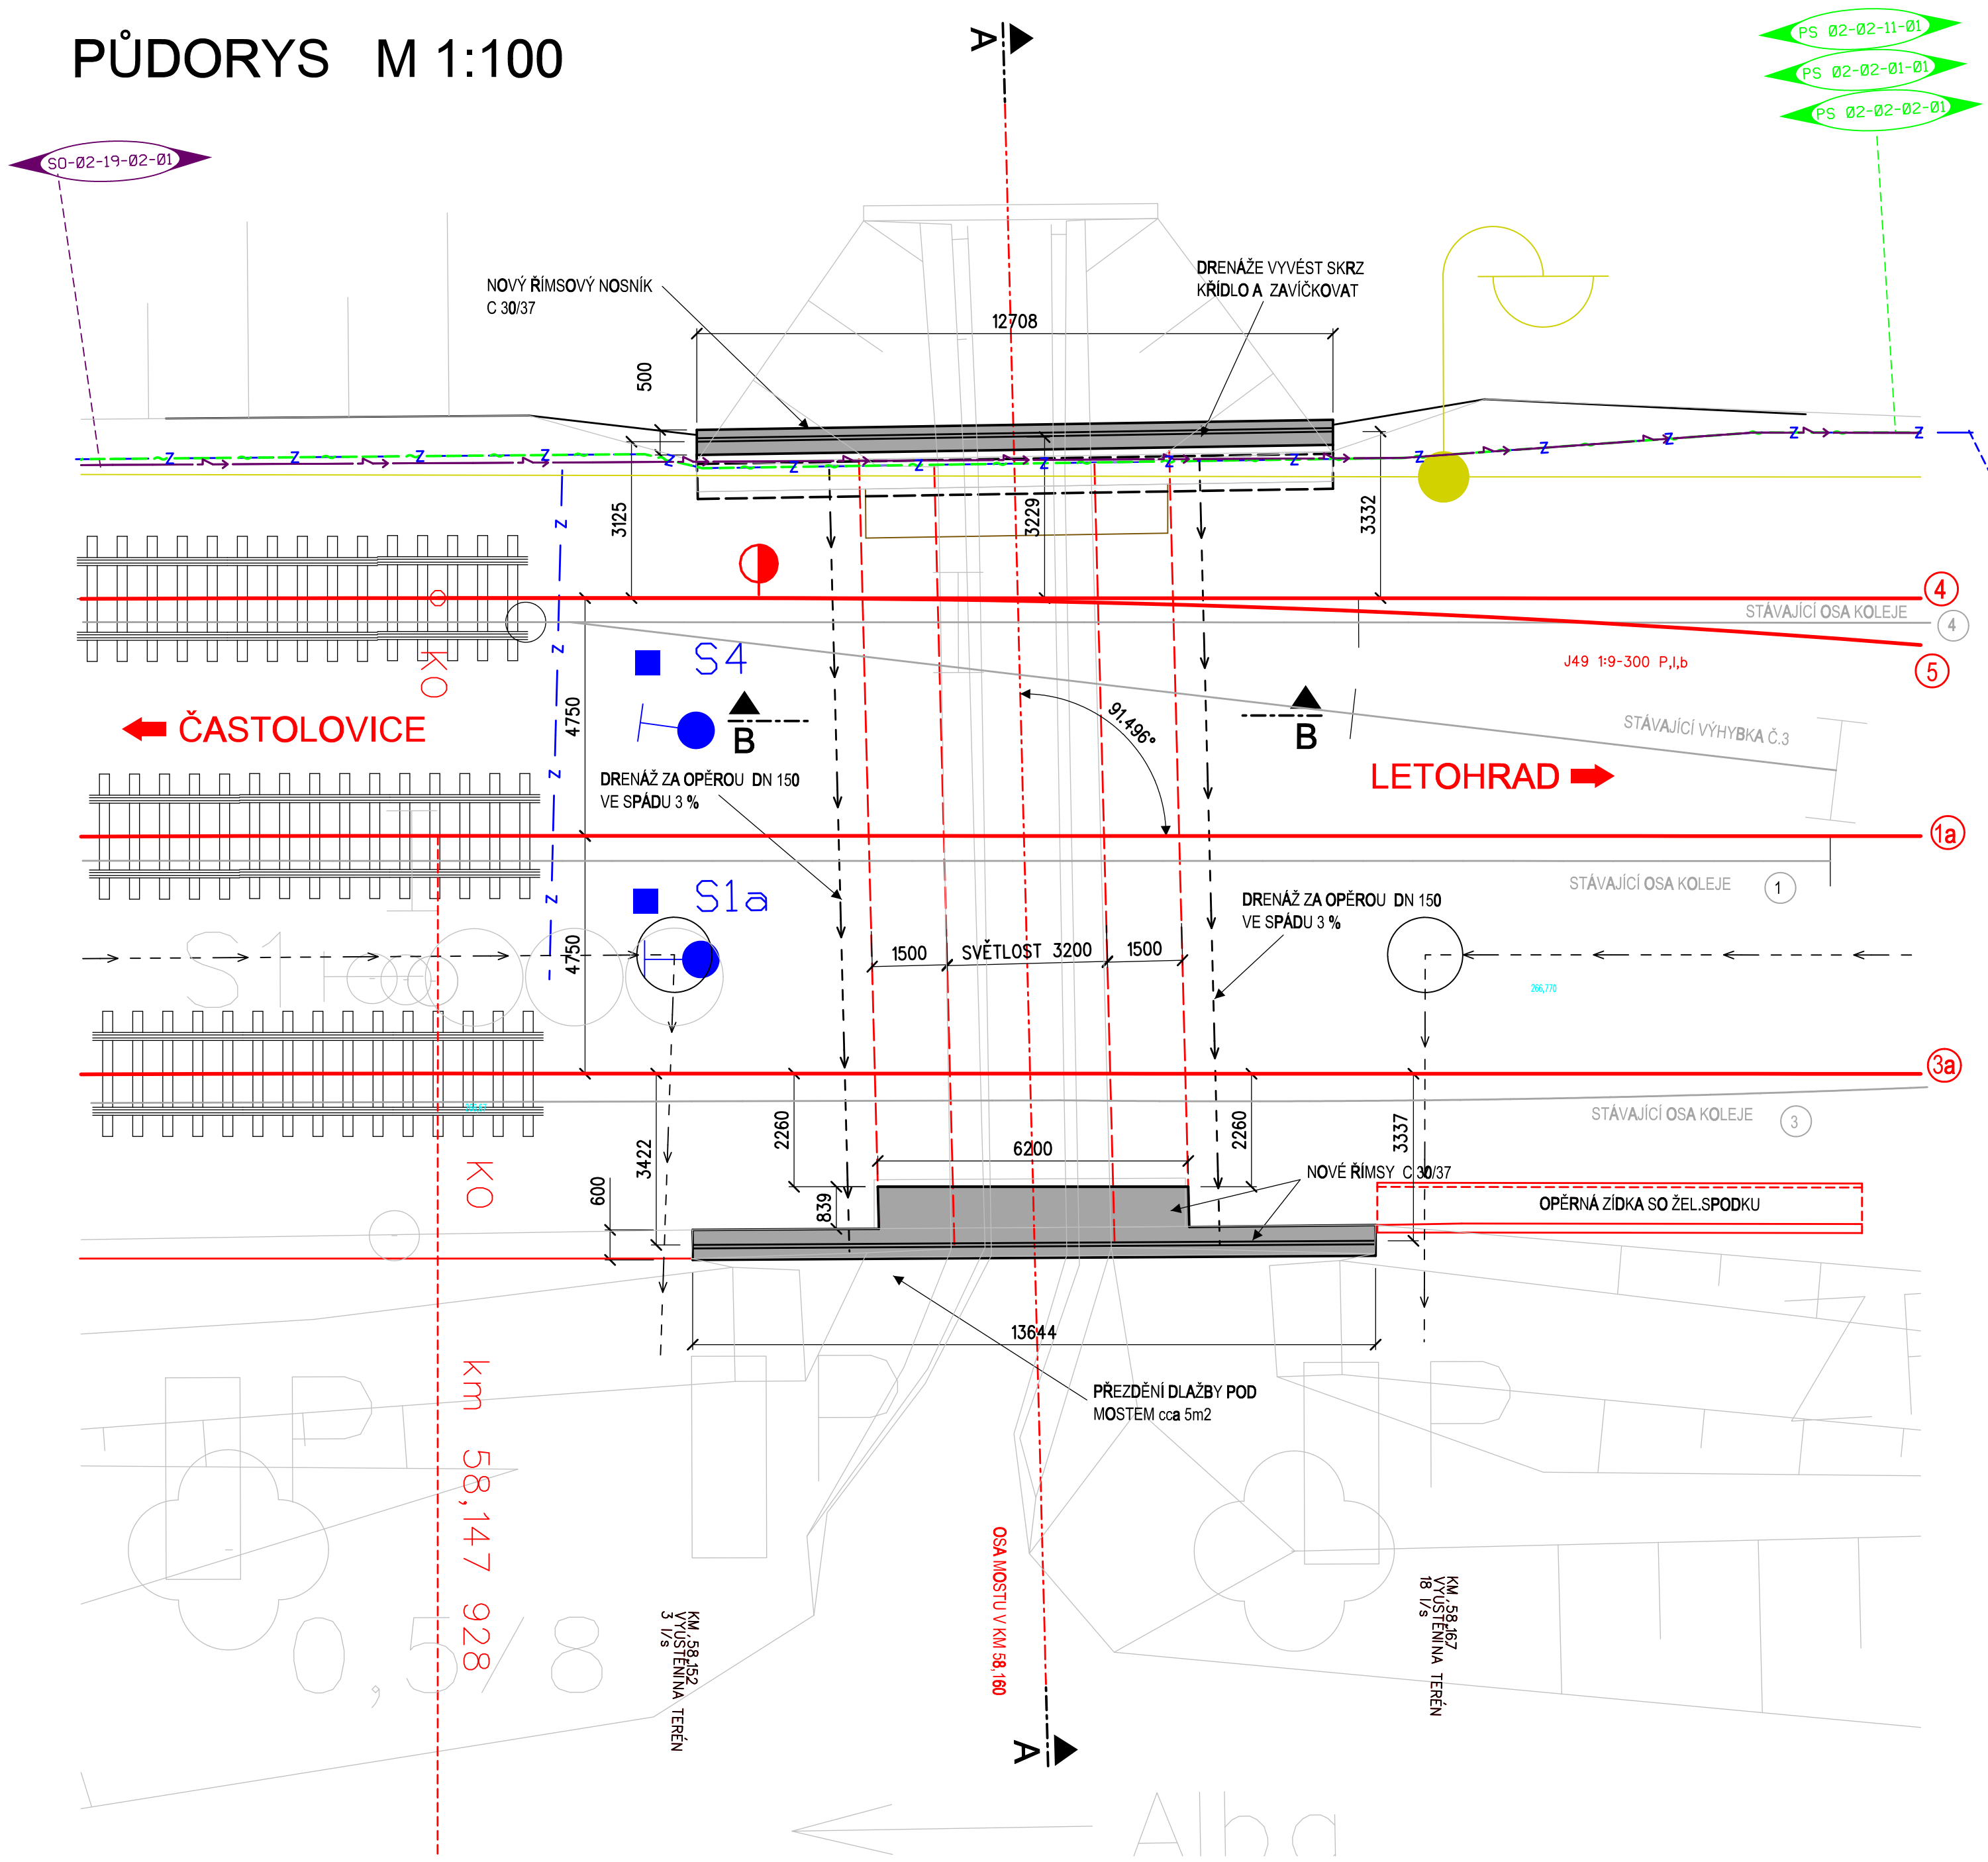



SO 02-14-02-01 ŽST Častolovice, most v km 58,157

PŮDORYS M 1:100



- 1.1.1 Seznam souvisejících objektů
- SO 02-11-02-01 ŽST Častolovice, železniční spodek
 - SO 02-11-02-02 ŽST Častolovice, železniční svršek
 - SO 02-18-02-01 ŽST Častolovice, EO V
 - SO 02-19-02-01 ŽST Častolovice, kabelové rozvody NN a úprava osvětlení
 - SO 02-19-11-01 Častolovice Rychnov n.K., kabelové rozvody NN a úprava osvětlení
 - PS -02-02-02-01 ŽST Častolovice, místní kabelizace
 - PS -02-02-02-11 ŽST Častolovice, sdělovací zařízení
 - PS -02-01-02-01 ŽST Častolovice, SZZ
 - PS -02-01-11-01 Častolovice – Rychnov n. K., TZZ

VÝŠKOVÝ SYSTÉM BpV		SOUŘADNICOVÝ SYSTÉM S-JTSK	
Číslo změny:	Obsah změny:	Datum změny:	
01	PD po zapracování připomínek 02/2012	02/2012	
02	-	-	
03	-	-	
<div>Objednatel:<div><div>Správa železniční dopravní cesty</div></div><div>Správa železniční dopravní cesty, státní organizace Dlážděná 1003/7, 110 00 Praha 1 tel.: +420 222 335 777 e-mail: szdc@szdc.cz</div></div>			
Generální projektant: <div></div>		SUDOP PRAHA a.s. Olšanská 1a, 130 80 Praha 3 tel.: +420 267 094 111 fax: +420 224 230 316 e-mail: praha@sudop.cz	
		Hlavní inženýr projektu: ING. PETR NEKULA	
		Garant profese: ING. PETR ZÍKA	
Středisko: 250 HRADEC KRÁLOVÉ			
Vedoucí střediska: <div> ING. PAVEL HORÁČEK</div>	Odpovědný projektant SO: <div> JAROSLAV ČERVENKA</div>	Vypracoval: <div> JAROSLAV ČERVENKA</div>	Kontroloval: <div> ING. RADEK KOIŠ</div>
Název akce: Zvýšení kapacity trati Týniště n.O. - Častolovice - Solnice, 2. část, rekonstrukce žst. Častolovice		Číslo smlouvy: 11 271 208	
		Projektový stupeň: PD	
Část: SO 02 - 14 - 02 - 01 ŽST Častolovice, most v km 58,157		Datum: 29.02.2012	
		Číslo části: E.1.4	
Název přílohy: PŮDORYS		Měřítko: 1:100	Počet formátů: 6xA4
		Číslo přílohy:	2.4