


PŮDORYS ŠACHTY

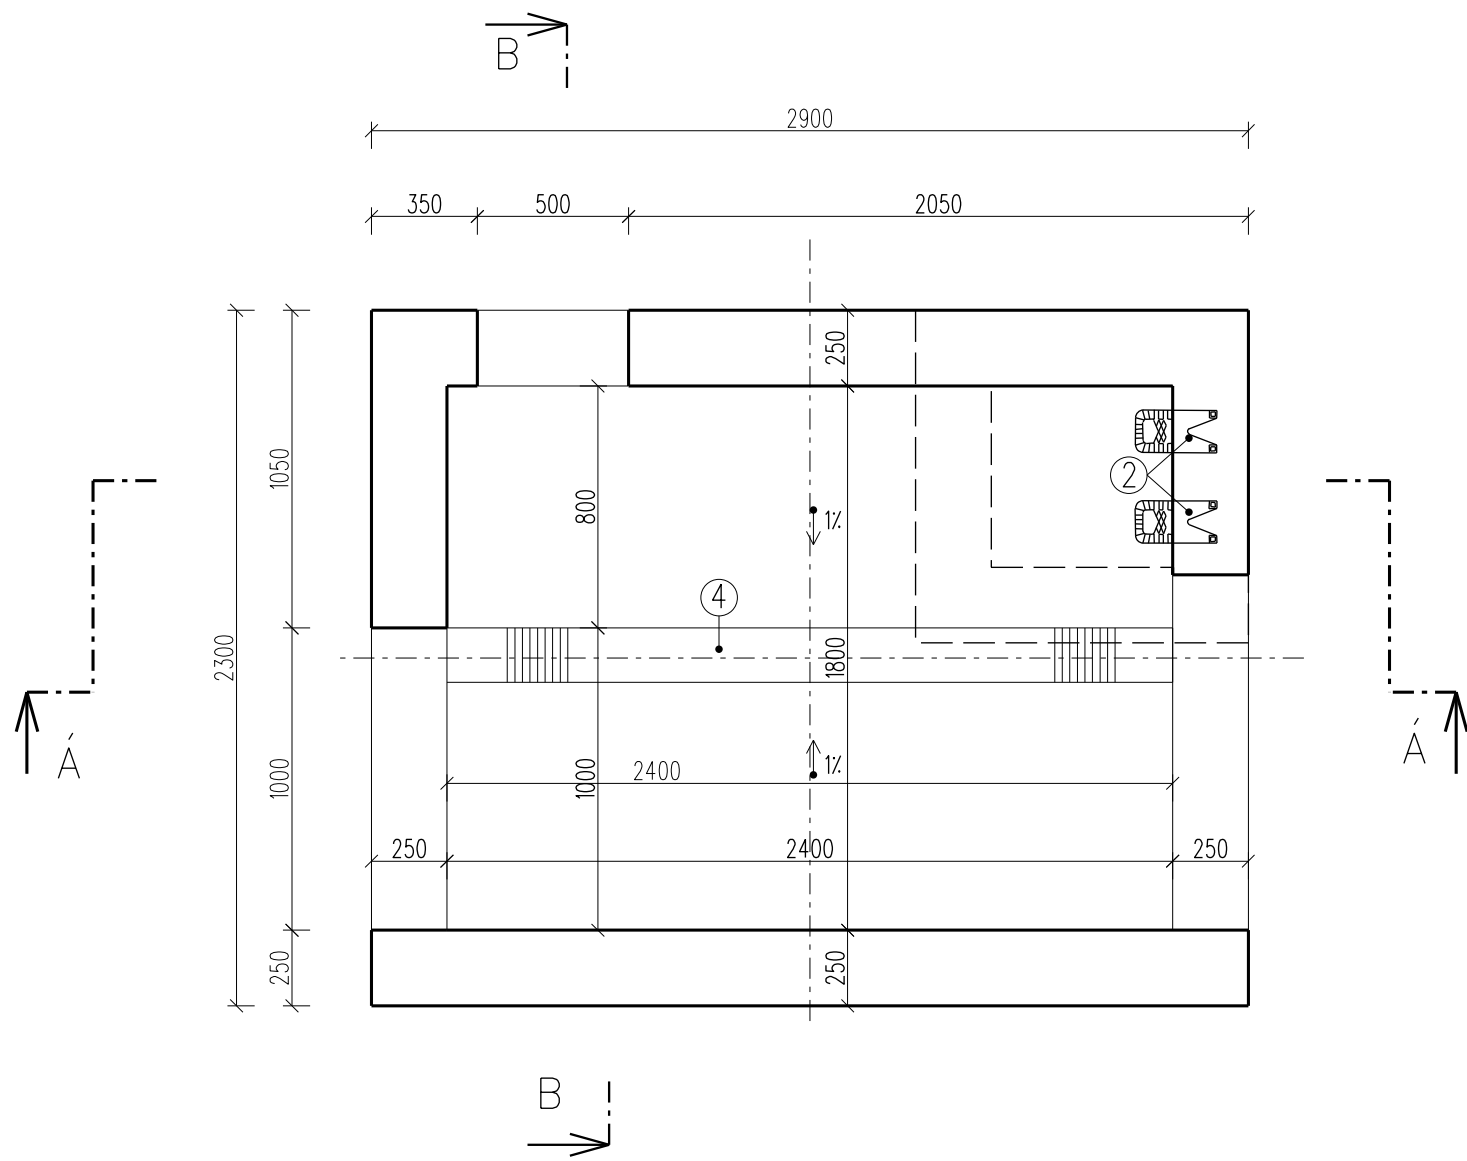

POZNÁMKA:

BETON - C30/37-XC4, XF3, XA1 (CZ, F.2) - CL 0,40 - Dmax 22-S3
MAX. PRŮSAK 20 mm PODLE ČSN EN 12390-8

PODKLADNÍ BETON C 20/25 - XC1, tl. 150 mm

STĚRKODŘŮ tl. 300 mm
ld=0,8

SEPARAČNÍ GEOTEXTILIE 200 g/m2, 4/4 kN/m

ATYPICKÝ POKLOP - ZATÍŽENÍ A
DO OCEL. KONSTRUKCE
UZAVÍRATELNÝ, VODOTĚSNÝ


KAPSOVÉ STUPADLO 140 x 200 x 200

VIDLICOVÁ STUPADLA
PO 300 mm


ODVODŇOVACÍ ŽLÁBEK 165 / 80 mm
KRYCÍ ROŠT S PROTIKOROZNÍ ÚPRAVOU

VÝŠKY JSOU VYZNAČENY V PŘÍLOZE 6. PODÉLNÝ PROFIL

ŘEZ A - A

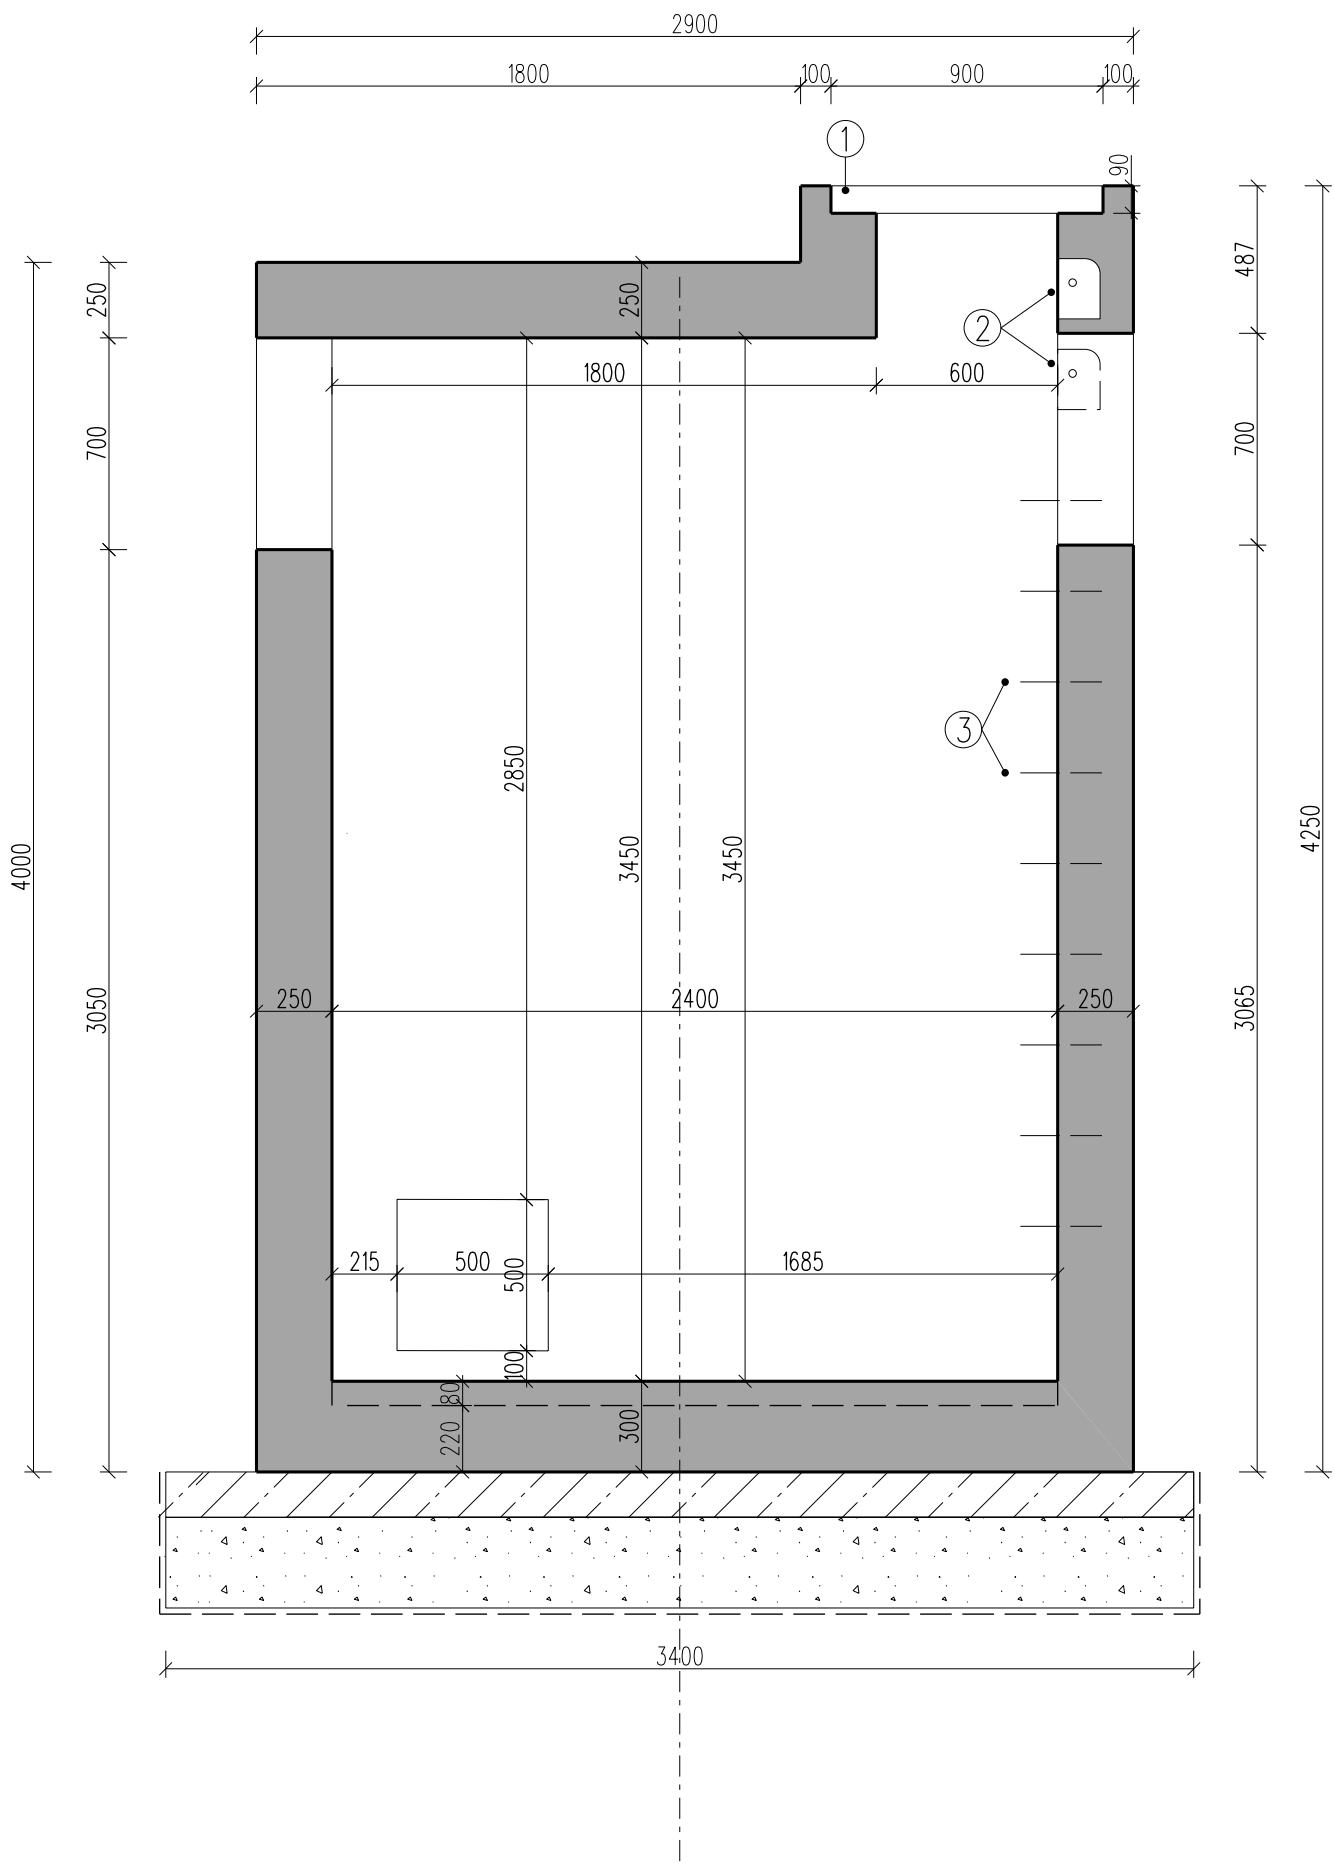

ŘEZ B - B

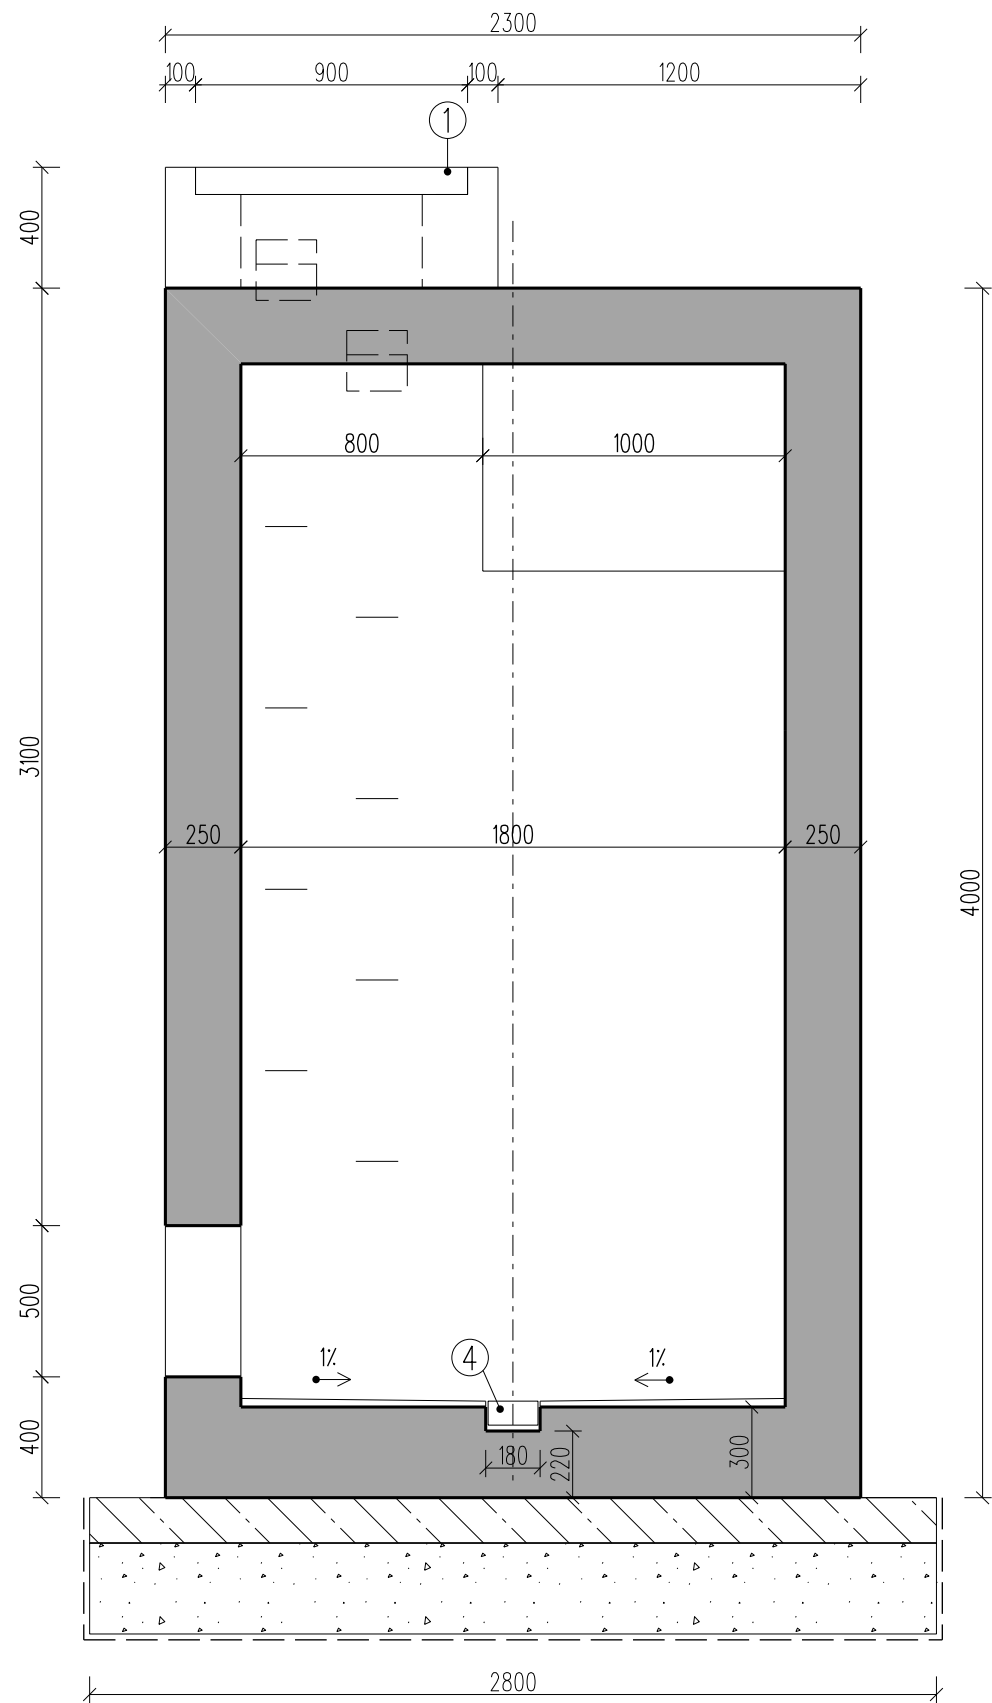

EVROPSKÁ UNIE
Evropské strukturální a investiční fondy
Operační program doprava

Ministerstvo dopravy
Státní fond dopravní
infrastruktury



SO 10-90
E.1.9

VÝŠKOVÝ SYSTÉM BpV SOUŘADNICOVÝ SYSTÉM S-JTSK

| Číslo změny: | Obsah změny: | Datum změny: |
|--------------|--------------|--------------|
| 01 | - | - |
| 02 | - | - |
| 03 | - | - |

| | | |
|-------------|---|---|
| Objednatel: | SUDOP EU a.s. Olšanská 1a, 130 80 Praha 1 Tel.: +420 267 094 305 E-mail: info@sudopeu.cz | Správa železniční dopravní cesty, s.o. Dlážděná 1003/7, 110 00 Praha 1 Stavební správa západ Sokolovská 278/1955, 190 00 Praha 9 |
|-------------|---|---|

| | |
|--|-------------------|
| Sdružení: „SEU + SP_Bezbariérové přístupy žst. Roudnice_P“ | SUDOP EU PRAHA |
|--|-------------------|

| | | |
|--------------------|---|--|
| Zpracovatel částí: | SUDOP EU a.s. Olšanská 1a, 130 80 Praha 1 Tel.: +420 267 094 305 E-mail: info@sudopeu.cz | Hlavní inženýr projektu: ING. STANISLAV JAROŠ Garant profese: - |
|--------------------|---|--|

| | | | |
|---|---|--------------------------|--------------------------------------|
| Středisko: PROJEKTOVÉ STŘEDISKO ÚSTÍ NAD LABEM | | | |
| Vedoucí střediska: ING. MIROSLAV VÁŇA | Odpovědný projektant SO, IO, PS: JAN NĚMEC | Vypracoval: JAN NĚMEC | Kontroloval: ING. STANISLAV JAROŠ |

| | |
|--|-------------------------------------|
| Název akce: REKONSTRUKCE NÁSTUPIŠŤ A ZŘÍZENÍ BEZBARIÉROVÝCH PŘÍSTUPŮ V ŽST. ROUDNICE N. L. | Číslo smlouvy: 17-091.640 |
| název PS/SO: SO 10-90 Kabelovod | Projektový stupeň: DSP |
| Název přílohy: Tvary šachet | Datum: 10 / 2019 |
| | Číslo části: E.1.9 |
| | Měřítko: 1:25 |
| | Počet formátů: 6 x A4 |
| | Číslo přílohy: 7.5 |