


SO 10 - 20 Nástupišť č.1
SO 10 - 21 Nástupišť č.2
SO 10 - 22 Nástupišť č.3


Situace
Měřítko 1:500

P19 476,425 000
P18 476,400 000
P20 476,450 000
P21 476,475 000
P22 476,500 000
P23 476,525 000
P24 476,550 000
P25 476,575 000
P26 476,600 000
P27 476,625 000
P28 476,650 000
P29 476,675 000
P30 476,700 000
P31 476,725 000
P32 476,750 000
P33 476,775 000

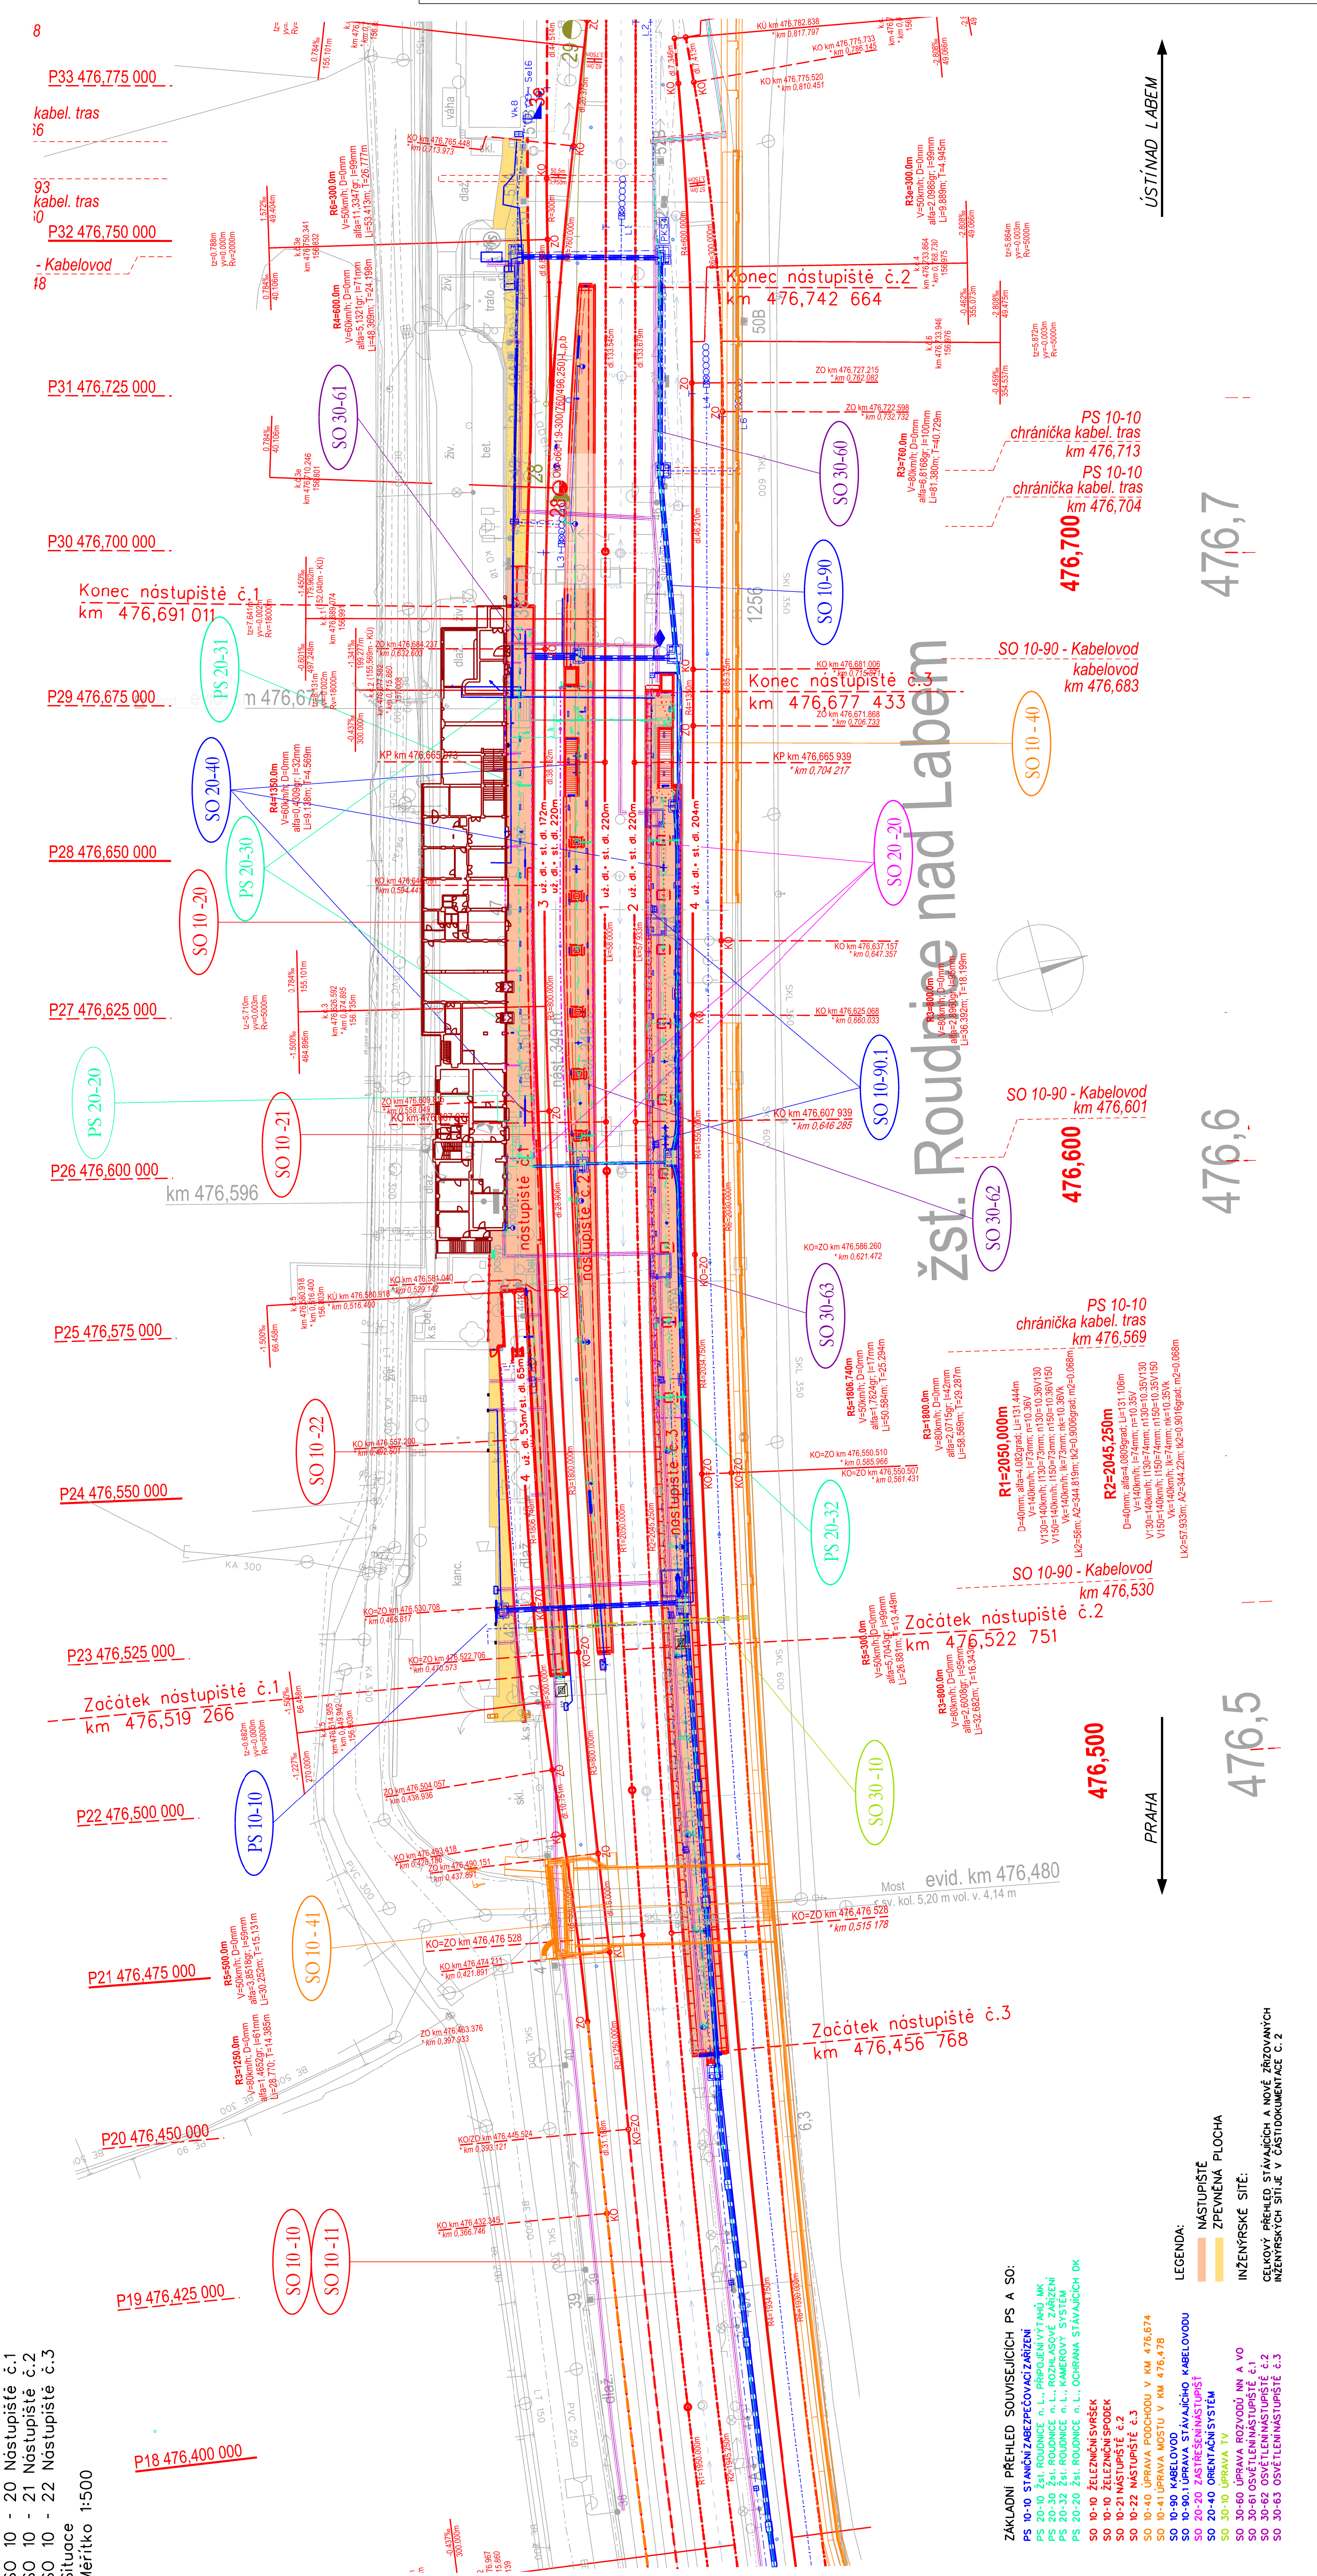

ZAKLADNÍ PŘEHLED SOUVEŠJÍCH PS A SO:
PS 10-10 STANICE ZABEZPEČOVACÍ ZÁŘIZENÍ
PS 20-10 ŽST. ROUDNICE N. L., PŘÍPOJENÍ VÝTAHŮ MK
PS 20-30 ŽST. ROUDNICE N. L., ROZHLASOVÉ ZÁŘIZENÍ
PS 20-32 ŽST. ROUDNICE N. L., KAMEROVÝ SYSTÉM
PS 20-20 ŽST. ROUDNICE N. L., OCHRANA STAVAJÍCÍCH OK
SO 10-10 ŽELEZNIČNÍ SVRŠEK
SO 10-10 ŽELEZNIČNÍ SPODEK
SO 10-21 NÁSTUPÍŠTĚ č.2
SO 10-22 NÁSTUPÍŠTĚ č.3
SO 10-40 ÚPRAVA PODCHODU V KM 476,674
SO 10-41 ÚPRAVA MOSTU V KM 476,478
SO 10-90 KABELOVOD
SO 10-90.1 ÚPRAVA STAVAJÍCÍCH KABELOVODŮ
SO 20-20 ZASTŘEŠENÍ NÁSTUPÍŠTĚ
SO 30-10 ORENITAČNÍ SYSTÉM
SO 30-40 ÚPRAVA TV
SO 30-60 ÚPRAVA ROZVODŮ NN A VO
SO 30-61 OSVĚTLENÍ NÁSTUPÍŠTĚ č.1
SO 30-62 OSVĚTLENÍ NÁSTUPÍŠTĚ č.2
SO 30-63 OSVĚTLENÍ NÁSTUPÍŠTĚ č.3

LEGENDA:
NÁSTUPÍŠTĚ
ZPEVNĚNÁ PLOCHA
INŽENÝRSKÉ SÍTĚ:
CELKOVÝ PŘEHLED STAVAJÍCÍCH A NOVĚ ZŘIZOVANÝCH
INŽENÝRSKÝCH SÍTÍ V ČÁSTI DOKUMENTACE C.2

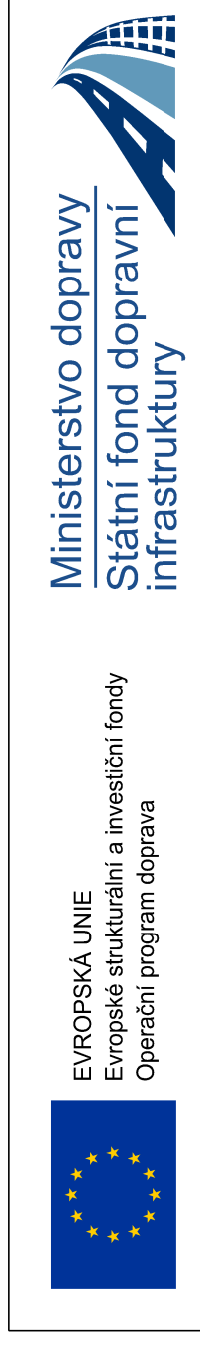

SO 10-21

E.1.02

VÝŠKOVÝ SYSTÉM BpV		SOUŘADNICOVÝ SYSTÉM S-JTSK	
Číslo změny	Obsah změny	Číslo změny	Obsah změny
01	-	-	-
02	-	-	-
03	-	-	-

Objednatel: **SPRÁVA ŽELEZNIČNÍ DOPRAVNÍ CESTY**
Správa železniční dopravní cesty, s. o.
Dlážděná 1003/7, 110 00 Praha 1
Sádkovská 27/21955, 180 00 Praha 9

Správa železniční dopravní cesty, s. o.
Dlážděná 1003/7, 110 00 Praha 1
Sádkovská 27/21955, 180 00 Praha 9

Stavěbní správa západ
Sádkovská 27/21955, 180 00 Praha 9

Stavěbní správa západ
Sádkovská 27/21955, 180 00 Praha 9

Stavěbní správa západ
Sádkovská 27/21955, 180 00 Praha 9

Stavěbní správa západ
Sádkovská 27/21955, 180 00 Praha 9

Stavěbní správa západ
Sádkovská 27/21955, 180 00 Praha 9

Stavěbní správa západ
Sádkovská 27/21955, 180 00 Praha 9