




PŮDORYS - 1. ČÁST, 1:50

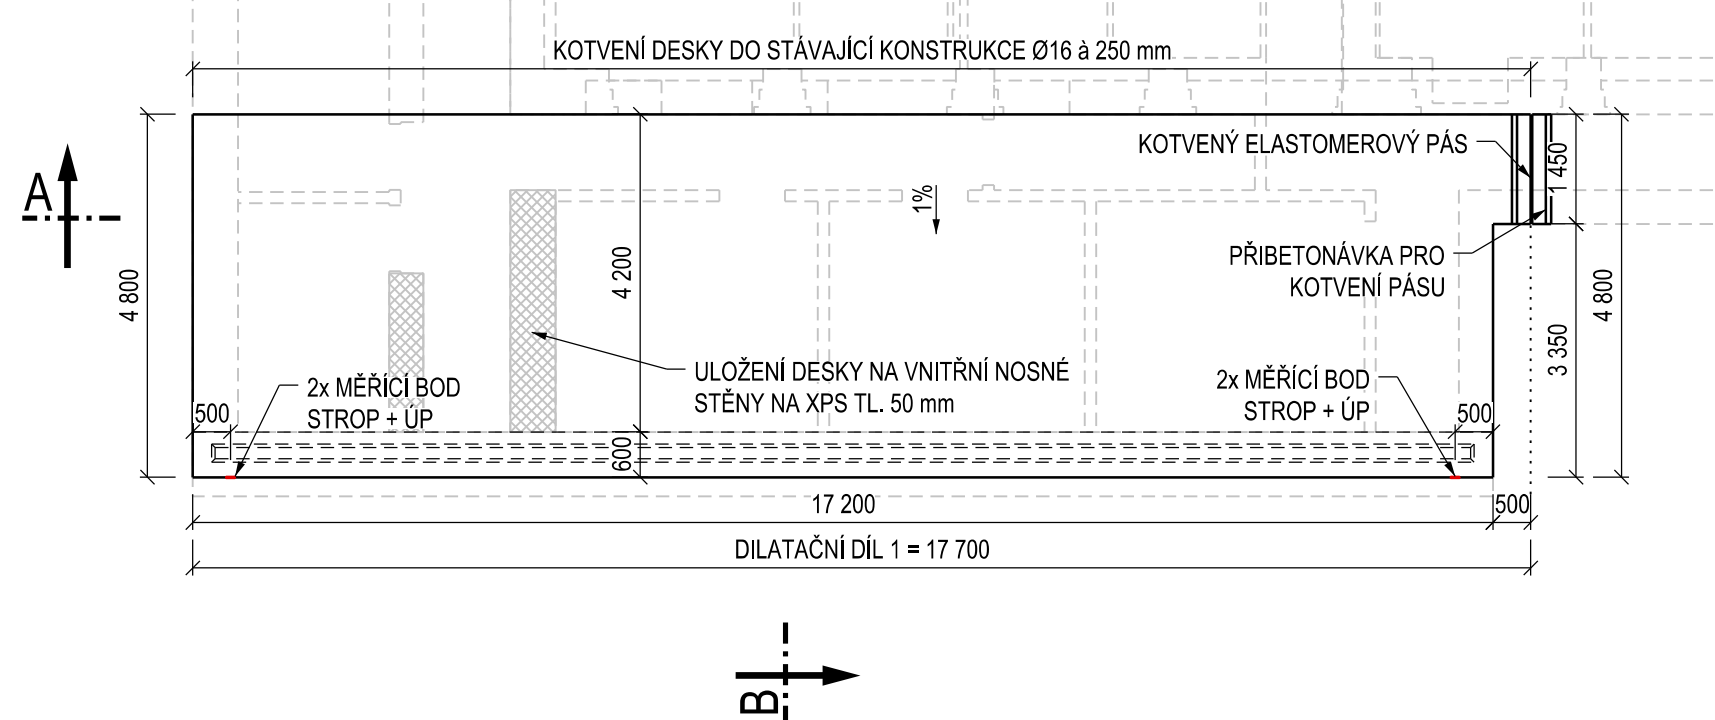


ŘEZ A - 1. ČÁST, 1:100

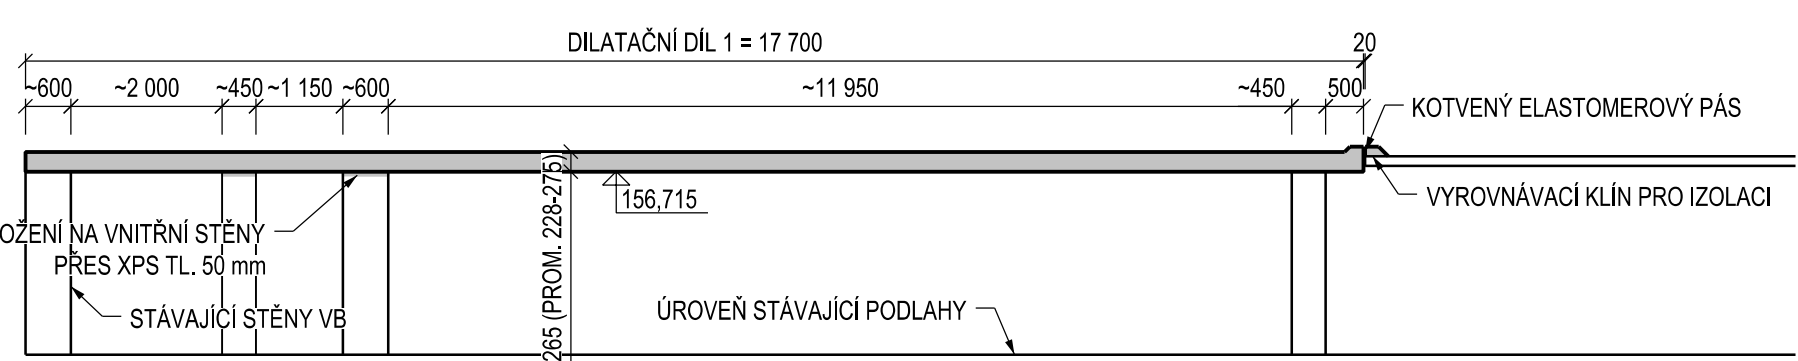


POHLED NA VSTUP DO PODCHODU, 1:100

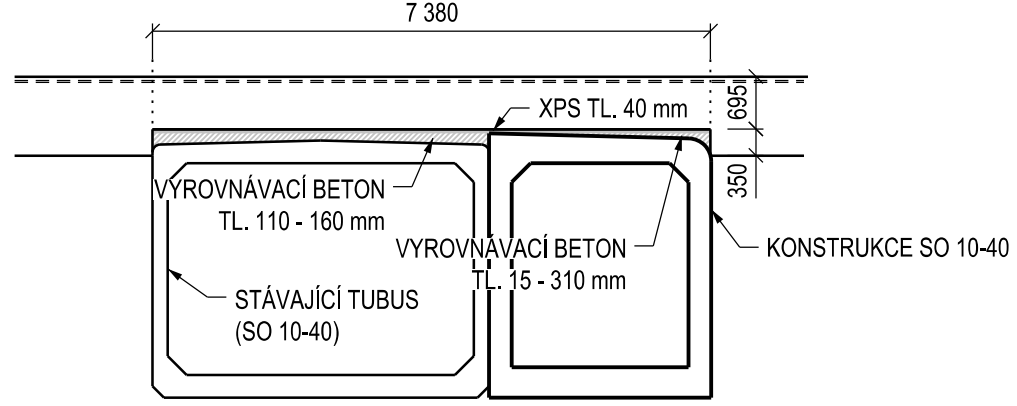


PŮDORYS - 2. ČÁST, 1:50

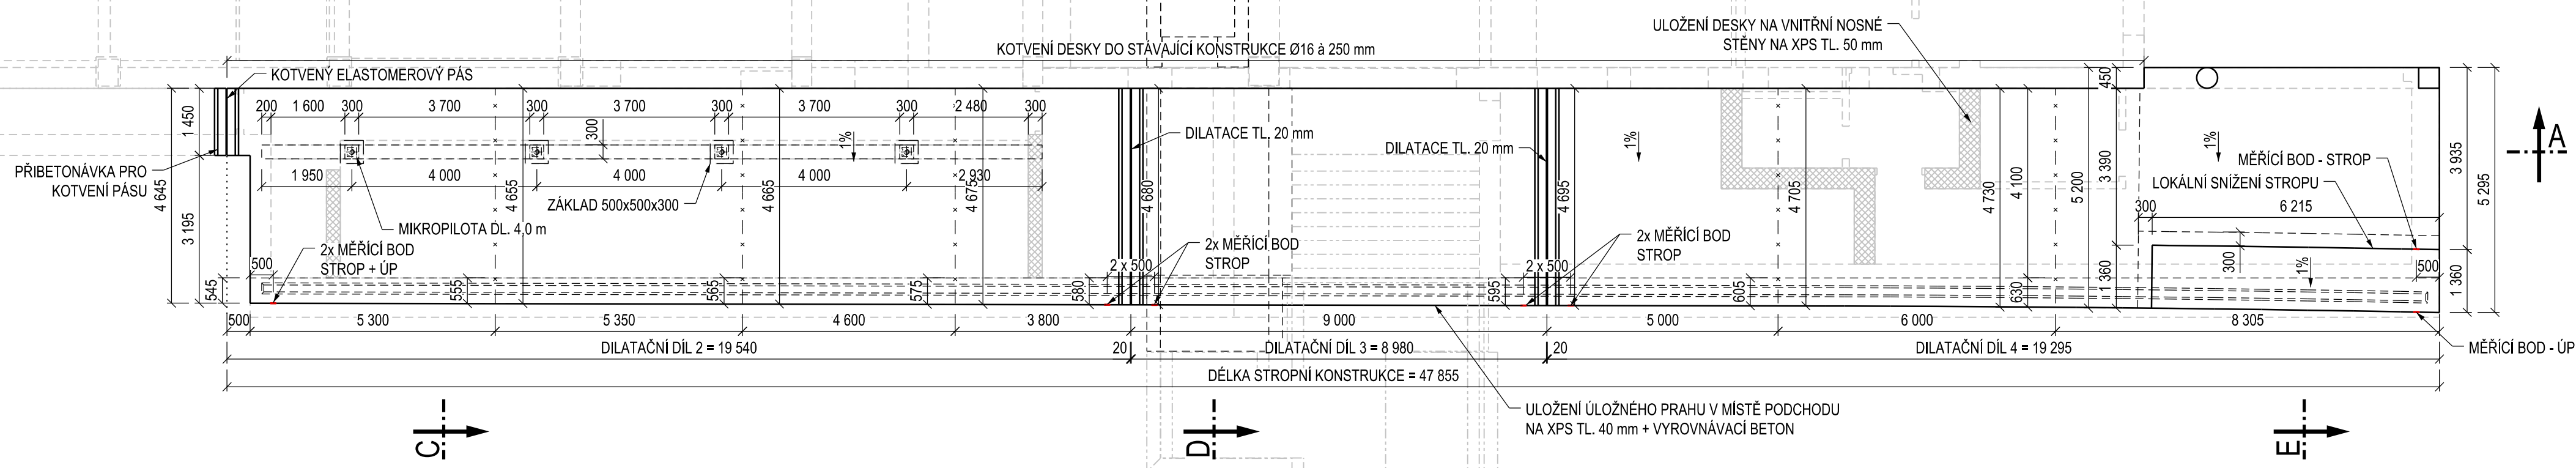


DETAIL DILATACE, 1:10

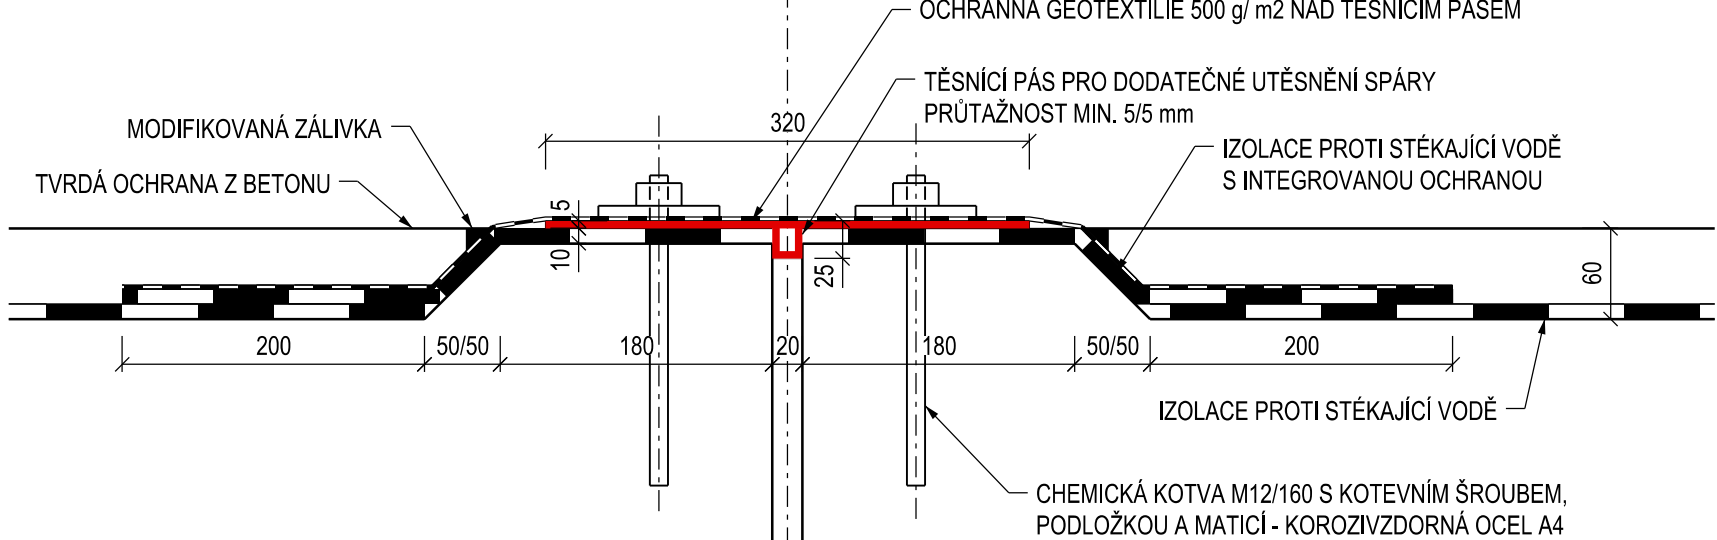


ŘEZ A - 2. ČÁST, 1:100

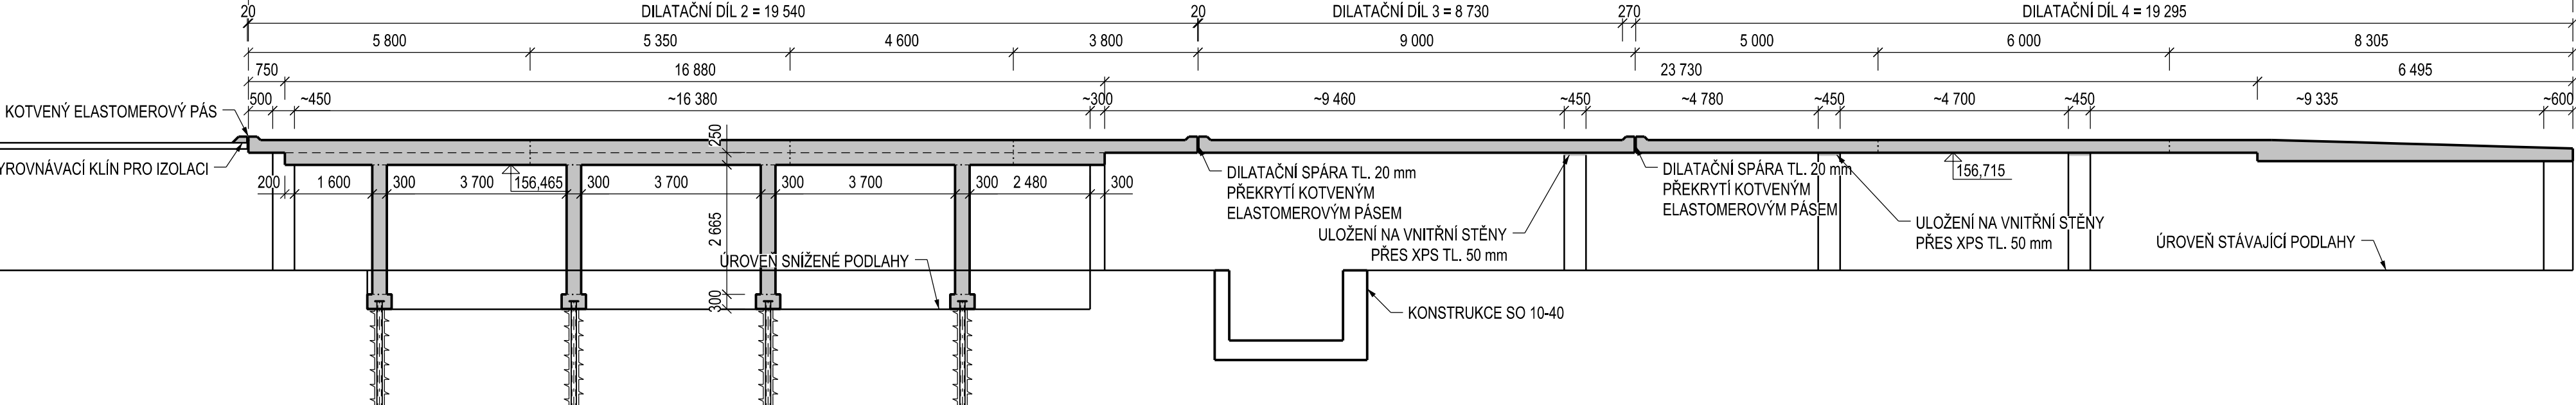


DETAIL 1, 1:10

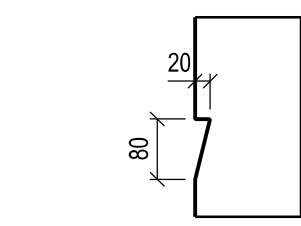


ŘEZ B, 1:50

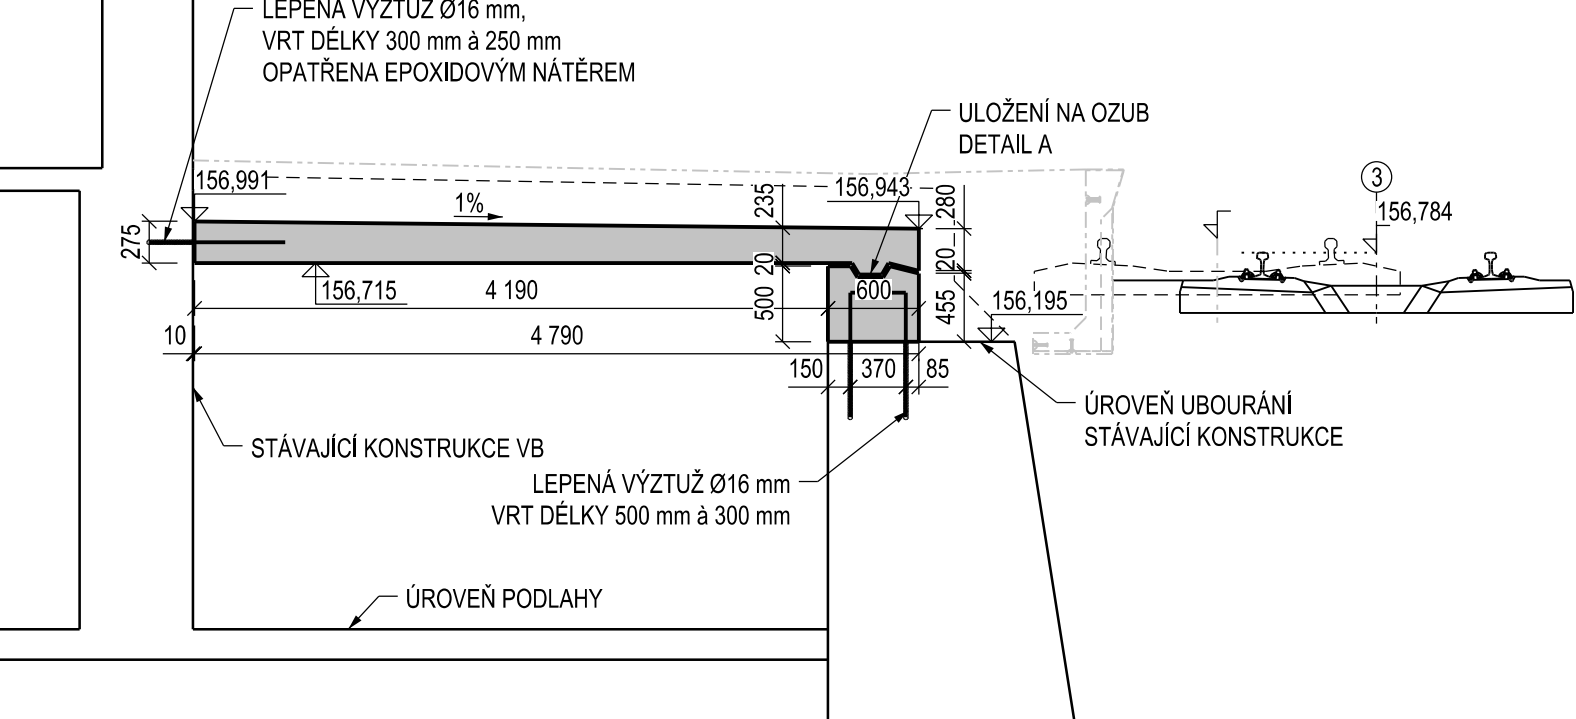


ŘEZ C, 1:50

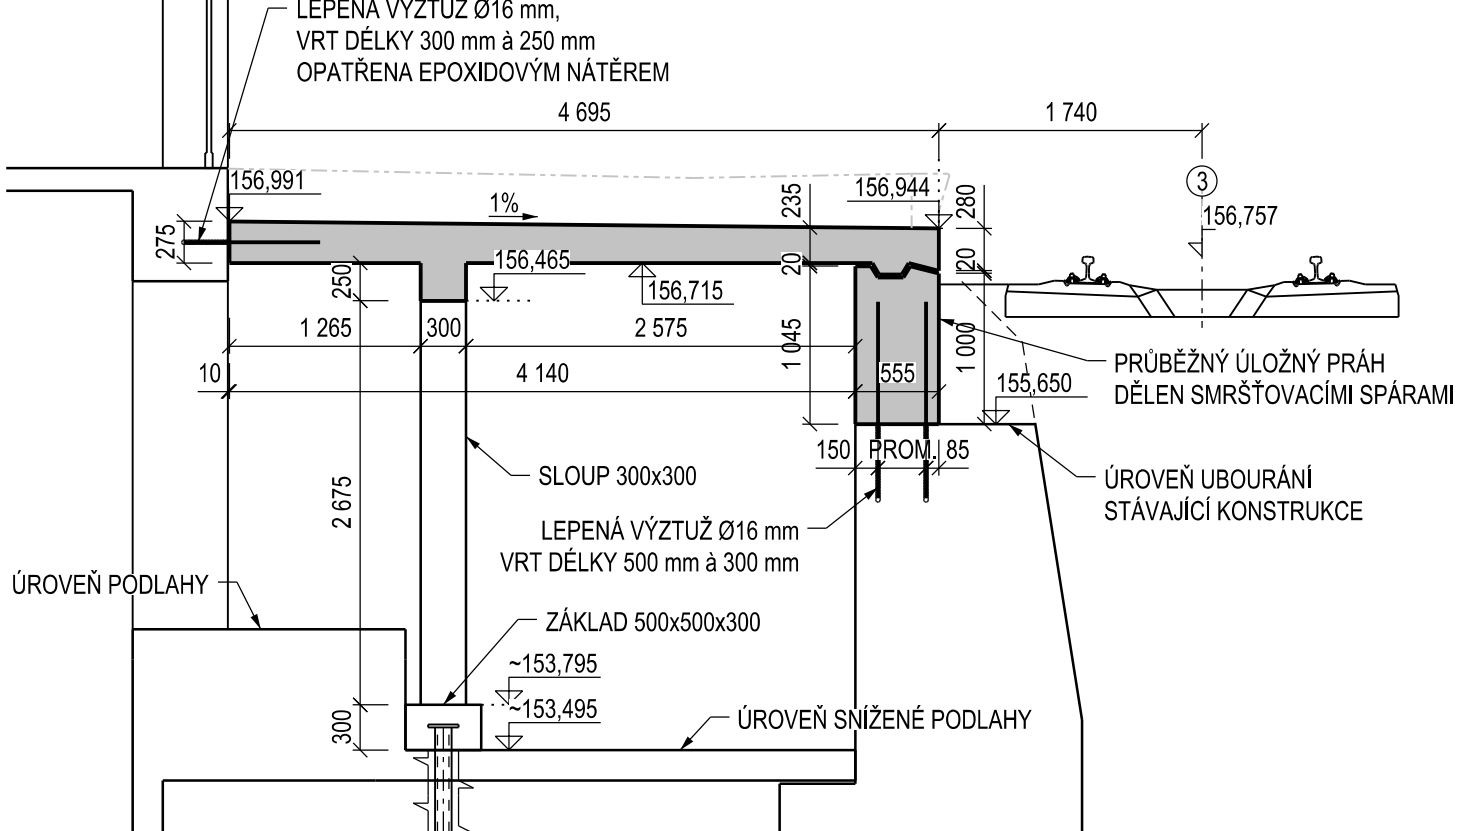


MĚŘICÍ BOD, 1:5

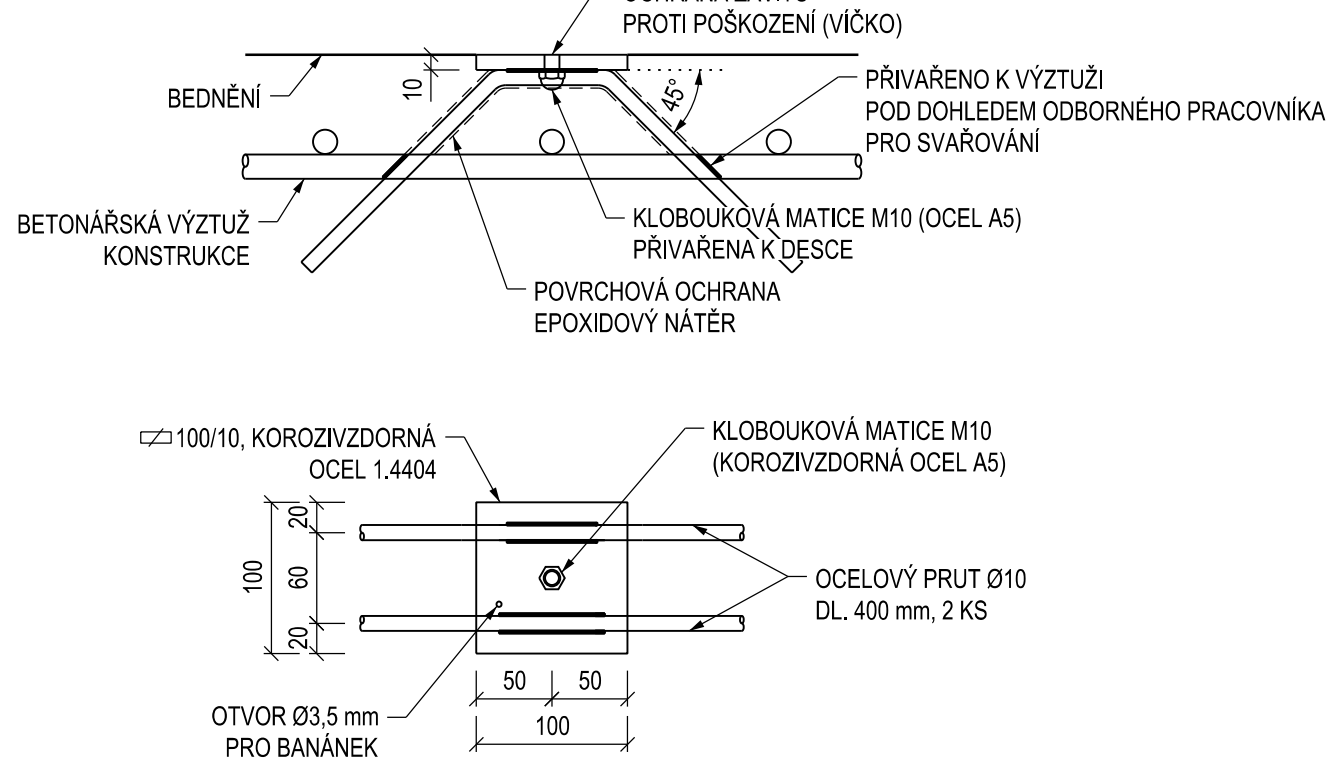

ŘEZ D, 1:50

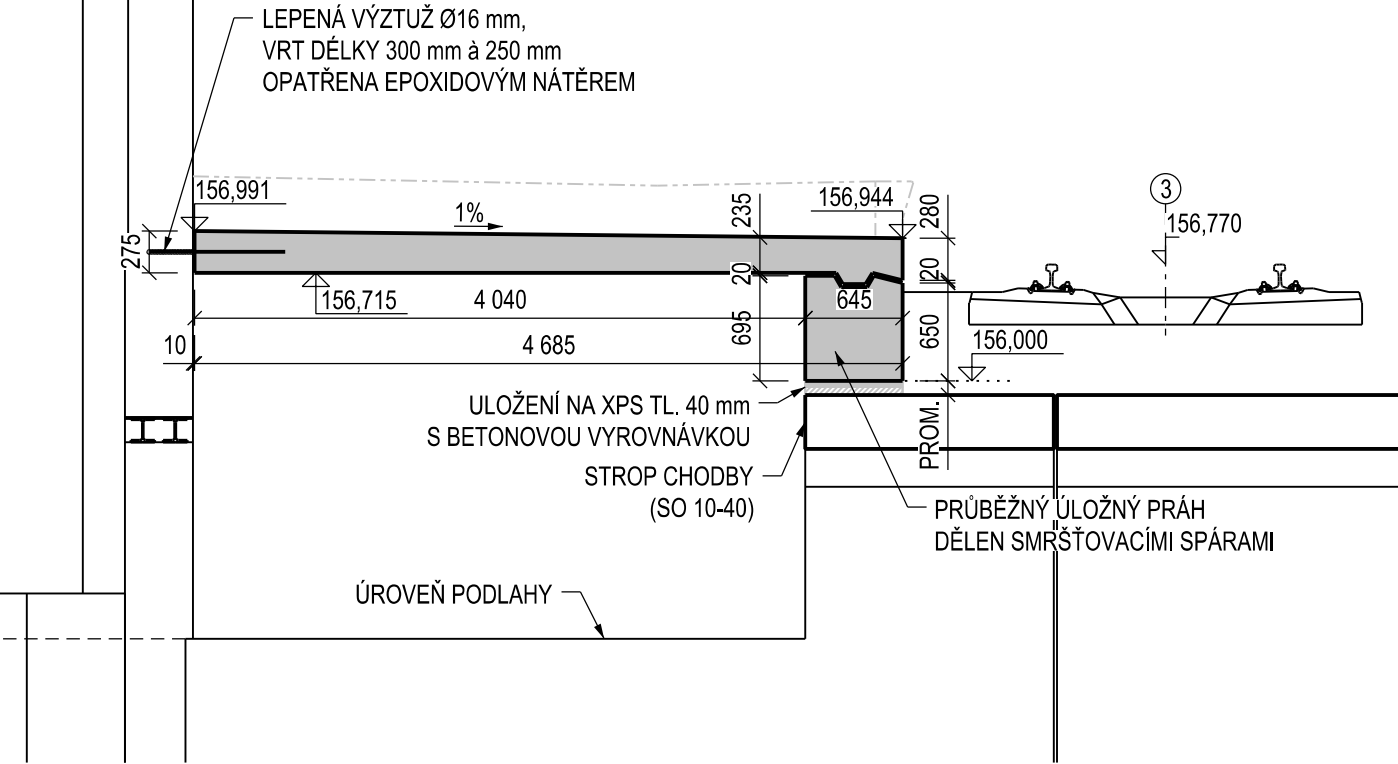

ŘEZ E, 1:50

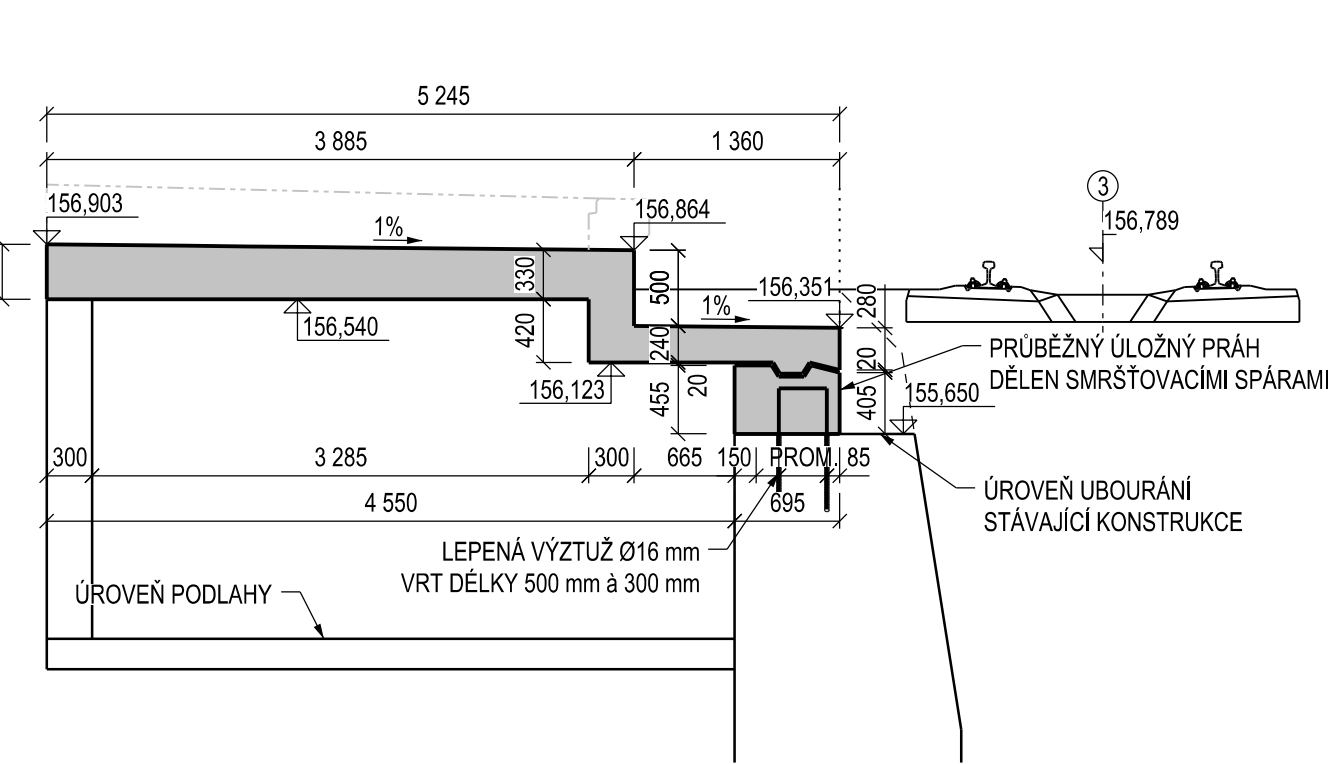

POZNÁMKY:

- VŠEOBECNÉ INFORMACE JSOU UVEDENY V PŘÍLOZE 1 - TECHNICKÁ ZPRÁVA
- POKUD NENÍ UVEDENO JINAK JE ZKOŠENÍ HRAN 20/20 mm

MATERIÁL:

PEVNOSTNÍ TŘÍDY DLE ČSN EN 1992-1-1
STUPNĚ VLIVU PROSTŘEDÍ DLE TKP 18 A ČSN EN 206+A1 DOPLŇENOU ČSN P 73 2404
PODROBNÁ SPECIFIKACE MATERIÁLŮ JE UVEDENA V PŘÍLOZE 1 - TECHNICKÁ ZPRÁVA

ÚLOŽNÝ PRAH, ZÁKLADY

NOSNÁ KONSTRUKCE STROPU, PILÍŘE

BETONÁŘSKÁ VÝZTUŽ

VÝKAZ MATERIÁLŮ:

	MJ.	1	2	CELKEM
ZÁKLAD	m ³	-	0.30	0.30
PILÍŘE	m ³	-	0.96	0.96
ÚLOŽNÝ PRAH	m ³	4.85	24.50	29.35
STROPNÍ DESKA	m ³	21.35	61.70	83.05

C25/30 - XC3, XF2 - CI 0,4 - Dmax 22 - S3
- MAX. PRŮSAK 20 mm DLE ČSN EN 12 390-8
C30/37 - XC3, XF2 - CI 0,4 - Dmax 22 - S3
- MAX. PRŮSAK 20 mm DLE ČSN EN 12 390-8
B500B

SO 20-11 ČÁST E.2.1

VÝŠKOVÝ SYSTÉM Bpv SOUŘADNICOVÝ SYSTÉM S-JTSK

Číslo změny:	Obsah změny:	Datum změny:
01	-	-
02	-	-
03	-	-

Objednatel:	SPRÁVA ŽELEZNIČNÍ DOPRAVNÍ CESTY	Správa železniční dopravní cesty, s.o. Dlážděná 1003/7, 110 00 Praha 1 Stavební správa západ Sokolovská 278/1955, 190 00 Praha 9
-------------	----------------------------------	---

Sdružení: „SEU + SP_Bezbariérové přístupy žst. Roudnice_P“	
SUDOP PRAHA	SUDOP PRAHA

Zpracovatel časti:	SUDOP PRAHA a.s. Olšanská 1a, 130 80 Praha Tel.: +420 267 094 111 E-mail: praha@sudop.cz	Hlavní inženýr projektu: ING. STANISLAV JAROŠ Garant profese: -
--------------------	---	--

Středisko:	MOSTŮ	
Vedoucí střediska:	ING. DANA WANGLER	Odpovědný projektant SO, IO, PS: ING. JAKUB GÖRINGER, Ph.D.
		Vypracoval: ING. JAKUB GÖRINGER, Ph.D.
		Kontroloval: ING. JIŘÍ ELBEL

Název akce:	REKONSTRUKCE NÁSTUPÍŠTĚ A ZŘÍZENÍ BEZBARIÉROVÝCH PŘÍSTUPŮ V ŽST. ROUDNICE N. L.	Číslo smlouvy: 17-091.640
Název PS/SO:	SO 20-11 REKONSTRUKCE STROPU 1. PP	Projektový stupeň: DSP
Název přílohy:	VÝKRES TVARU STROPU 1. PP	Datum: 10 / 2019
		Číslo části: E.2.1
		Měřítko: 1:100 (50)
		Počet formátů: 10 x A4
		Číslo přílohy: 5.1