


Půdorys 1PP

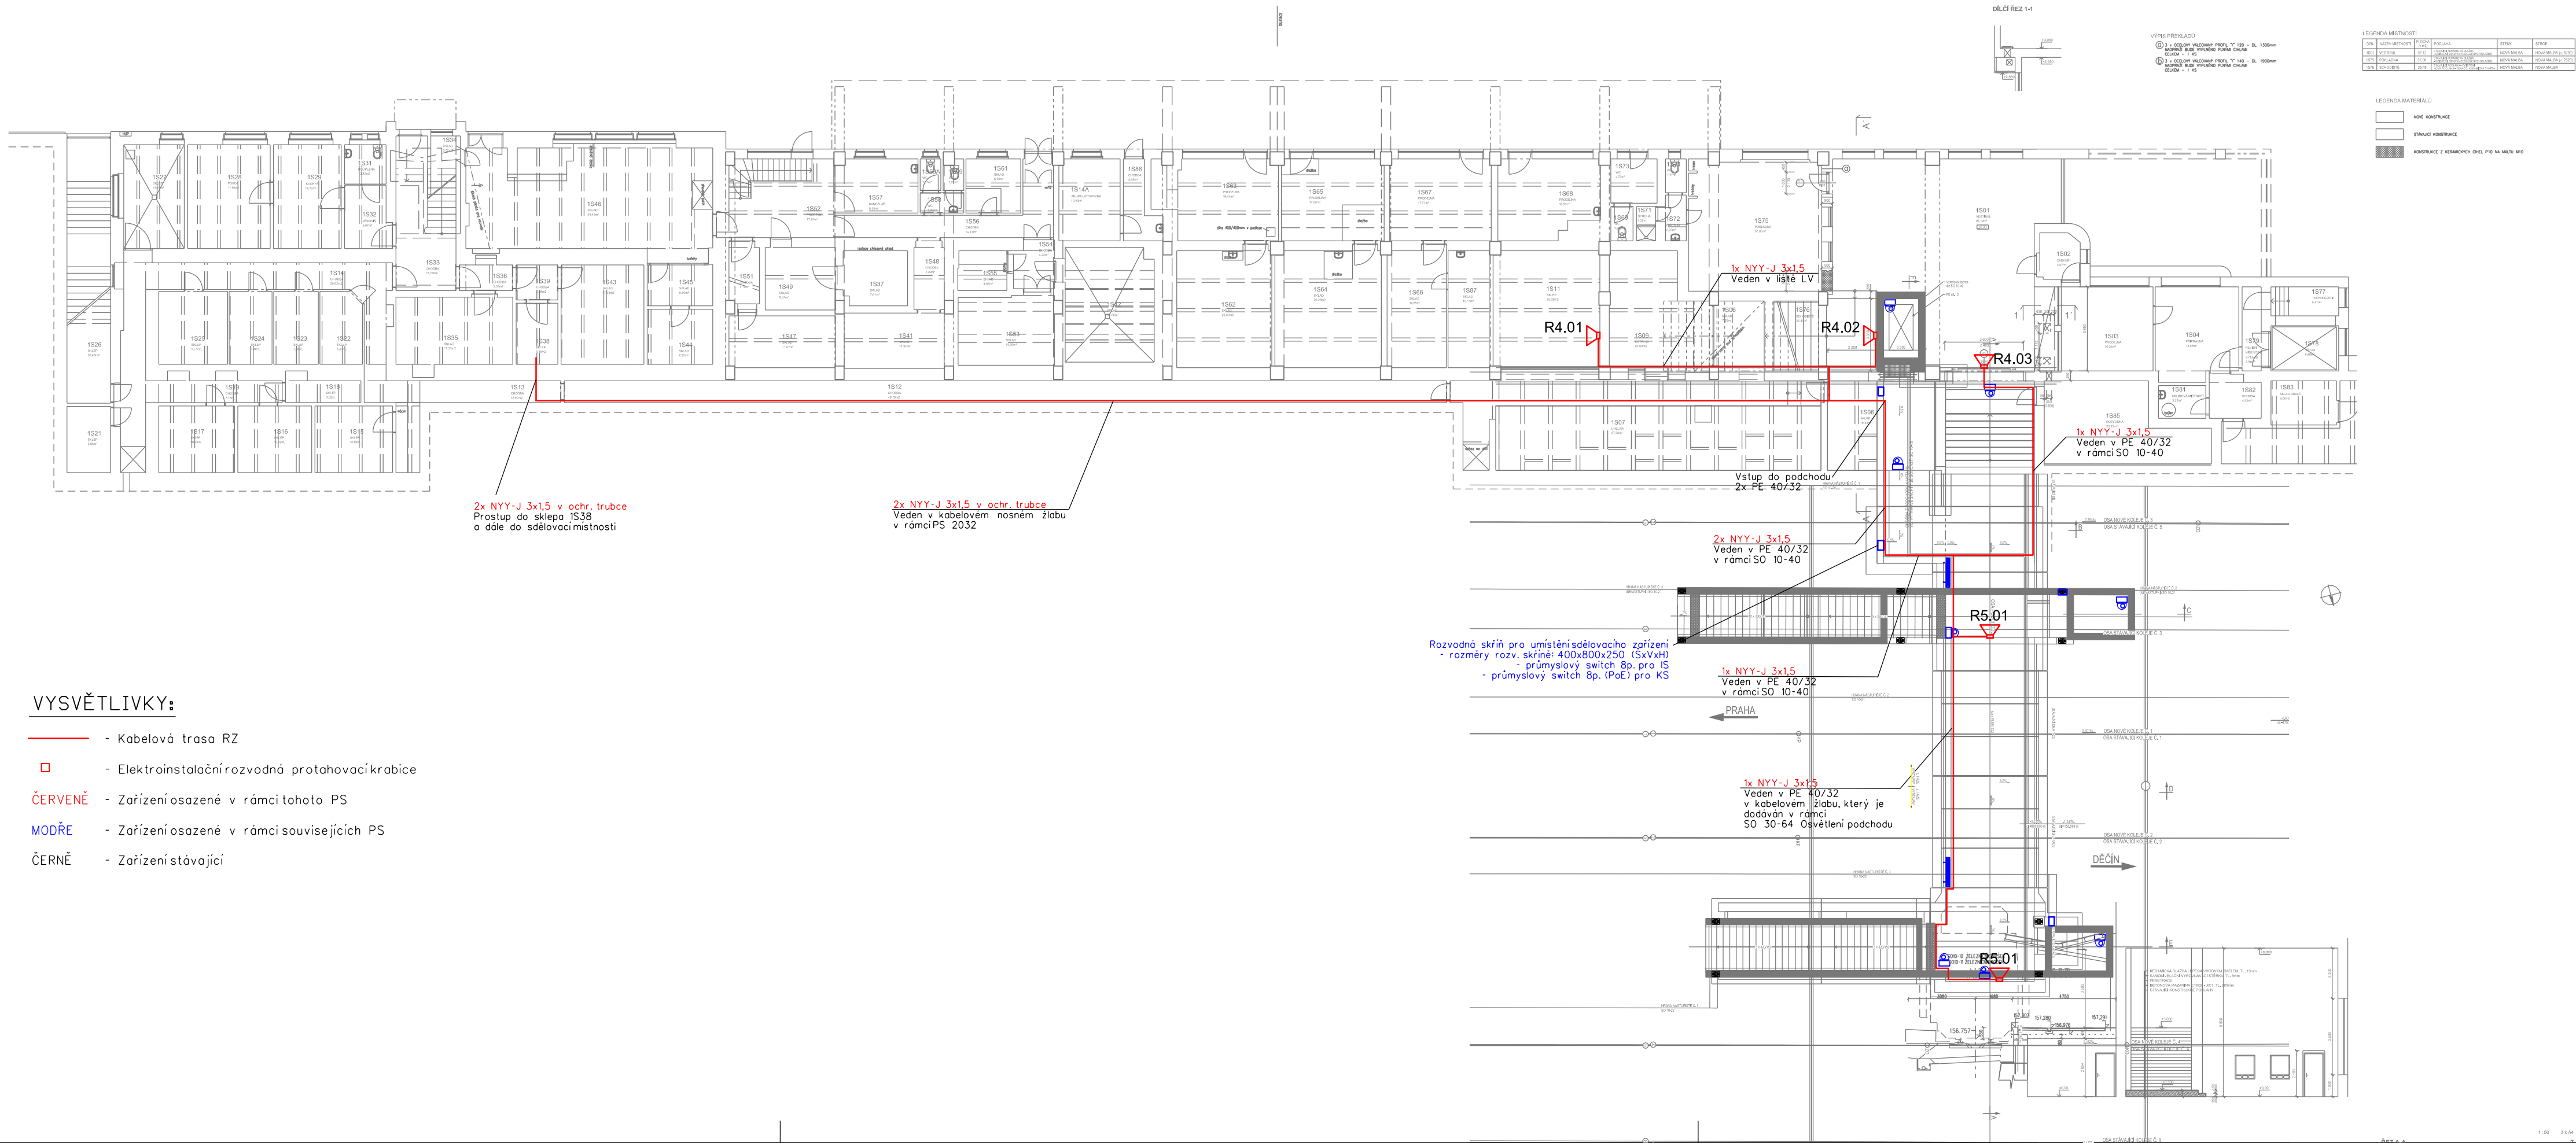

VYSVĚTLIVKY:

- Kabelová trasa RZ
- Elektroinstalační rozvodná protahovací krabice
- ČERVENĚ - Zařízení osazené v rámci tohoto PS
- MODŘE - Zařízení osazené v rámci sousvisejících PS
- ČERNĚ - Zařízení stávající





D.2.2

Číslo změny:	Obsah změny:	Datum změny:
01	-	-
02	-	-
03	-	-

Objednatel:	Správa železniční dopravní cesty, s.o. Dlážděná 1003/7, 110 00 Praha 1
Objednatel:	Správa železniční dopravní cesty, s.o. Dlážděná 1003/7, 110 00 Praha 1
Objednatel:	Stavební správa západ Sokolovská 278/1955, 190 00 Praha 9

Sdružení: „SEU + SP_Bezbariérové přístupy žst. Roudnice P“	SUDOP EU	SUDOP PRAHA
--	----------	-------------

Zpracovatel části:	SUDOP EU a.s. Olšanská 1a, 130 80 Praha Tel.: +420 267 094 305 E-mail: info@sudopeu.cz	Hlavní inženýr projektu: ING. STANISLAV JAROŠ
		Garant profese: ING. MARTIN ŠTROF

Středisko:			
ELEKTROTECHNIKY, TRAKCE, SDĚLOVACÍ A ZABEZPEČOVACÍ TECHNIKY			
Vedoucí střediska:	Odpovědný projektant části:	Vypracoval:	Kontroloval:
			
ING. MARTIN RAIBR	ING. PAVEL VÍŠEK	ING. PAVEL VÍŠEK	ING. OLDŘICH HORA

Název akce: REKONSTRUKCE NÁSTUPIŠŤ A ZŘÍZENÍ BEZBARIÉROVÝCH PŘÍSTUPŮ V ŽST. ROUDNICE N. L.	Číslo smlouvy: 17-091.640	
	Projektový stupeň: DSP	
název části: ŽELEZNIČNÍ SDĚLOVACÍ ZAŘÍZENÍ PS 20-30 ŽST. ROUDNICE N.L., ROZHLASOVÉ ZAŘÍZENÍ	Datum: 10 / 2019	
	Číslo části: D.2.4	
Název přílohy:	Měřítko: 1:200	Počet formátů: 4xA4
	Číslo přílohy: 5	
UMÍSTĚNÍ A VNITŘNÍ INSTALACE RZ V PODCHODU		