



KLAD LISTŮ KOORDINAČNÍ SITUACE:

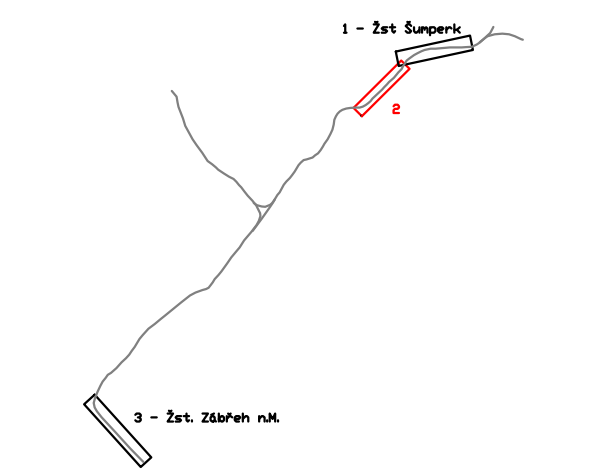

			ČÍSLO SOUPRAVY:
REVIZE Č.	DATUM	ZMĚNA	

 SUDOP BRNO		SUDOP BRNO, spol. s r.o. Kounicova 26 611 36 Brno	
OBJEDNAVATEL:	Správa železnic, s.o., Dílžďeně 1003/7, 110 00 Praha 1 Stavební správa východ (organizační jednotka)	tel. : +420 972 625 804 E-mail: sudop@sudop-brno.cz	
PROFESNÍ SKUPINA:	23 TRAKČNÍ VEDENÍ	VEDOUcí PROF. SKUPINY Ing. Jiří Pelc	GENERÁLNÍ REDITEL Ing. Kamil Chmela
ODPOVĚDNÝ PROJ. ZAKÁZKY Ing. Jiří Pelc	ODPOVĚDNÝ PROJ. PS. SO Ing. Jiří Pelc	NAVRHL. VYPRACOVAL Ing. Jiří Pelc	KONTROLOVAL Ing. Miloš Kamarád
KRAJ: Olomoucký	POVĚŘENÝ OÚ: Zábřeh, Šumperk	STUPEŇ: PROJEKT	
Opatření proti negativním účinkům bludných proudů elektrické trakce trati Zábřeh na Moravě – Šumperk – etapa č.2		ZAK. ČÍSLO 18011-05-0720	ARCH. ČÍSLO 2018230007
MĚŘÍTKO 1 : 1000		POČET FORMÁTŮ 8 x A4	
DATUM:		07/2020	
KOORDINAČNÍ SITUACE STAVBY - ČÁST 2		ČÁST DOKUM. C.2	PŘÍLOHA 2