



PODÉLNÝ ŘEZ

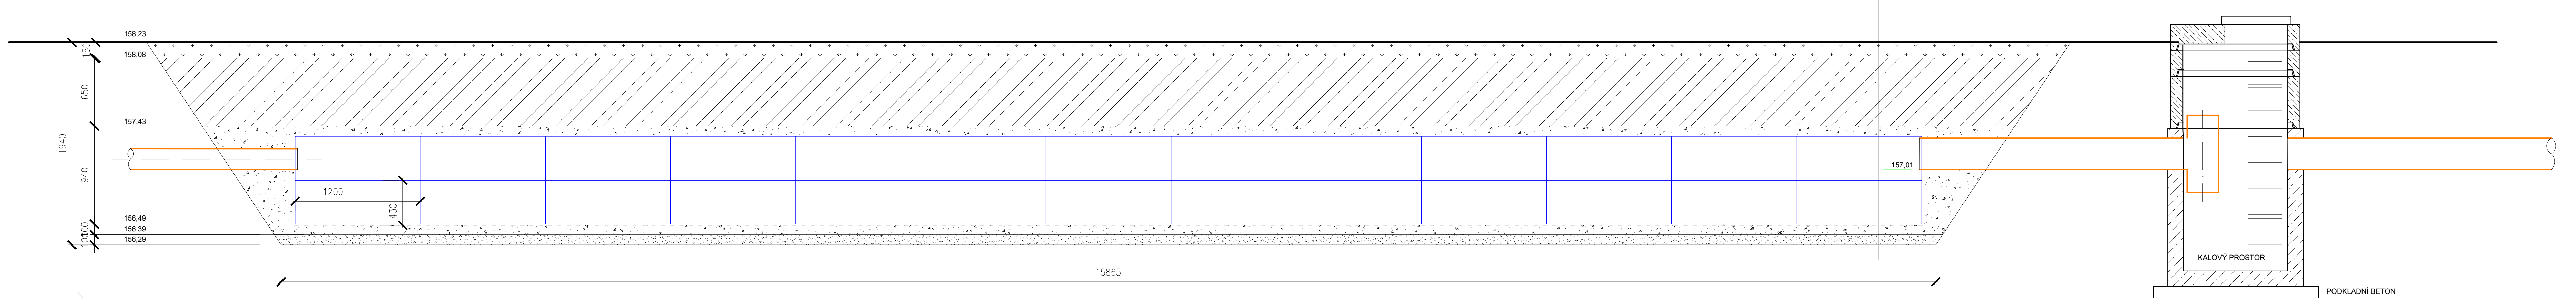



PŘÍČNÝ ŘEZ

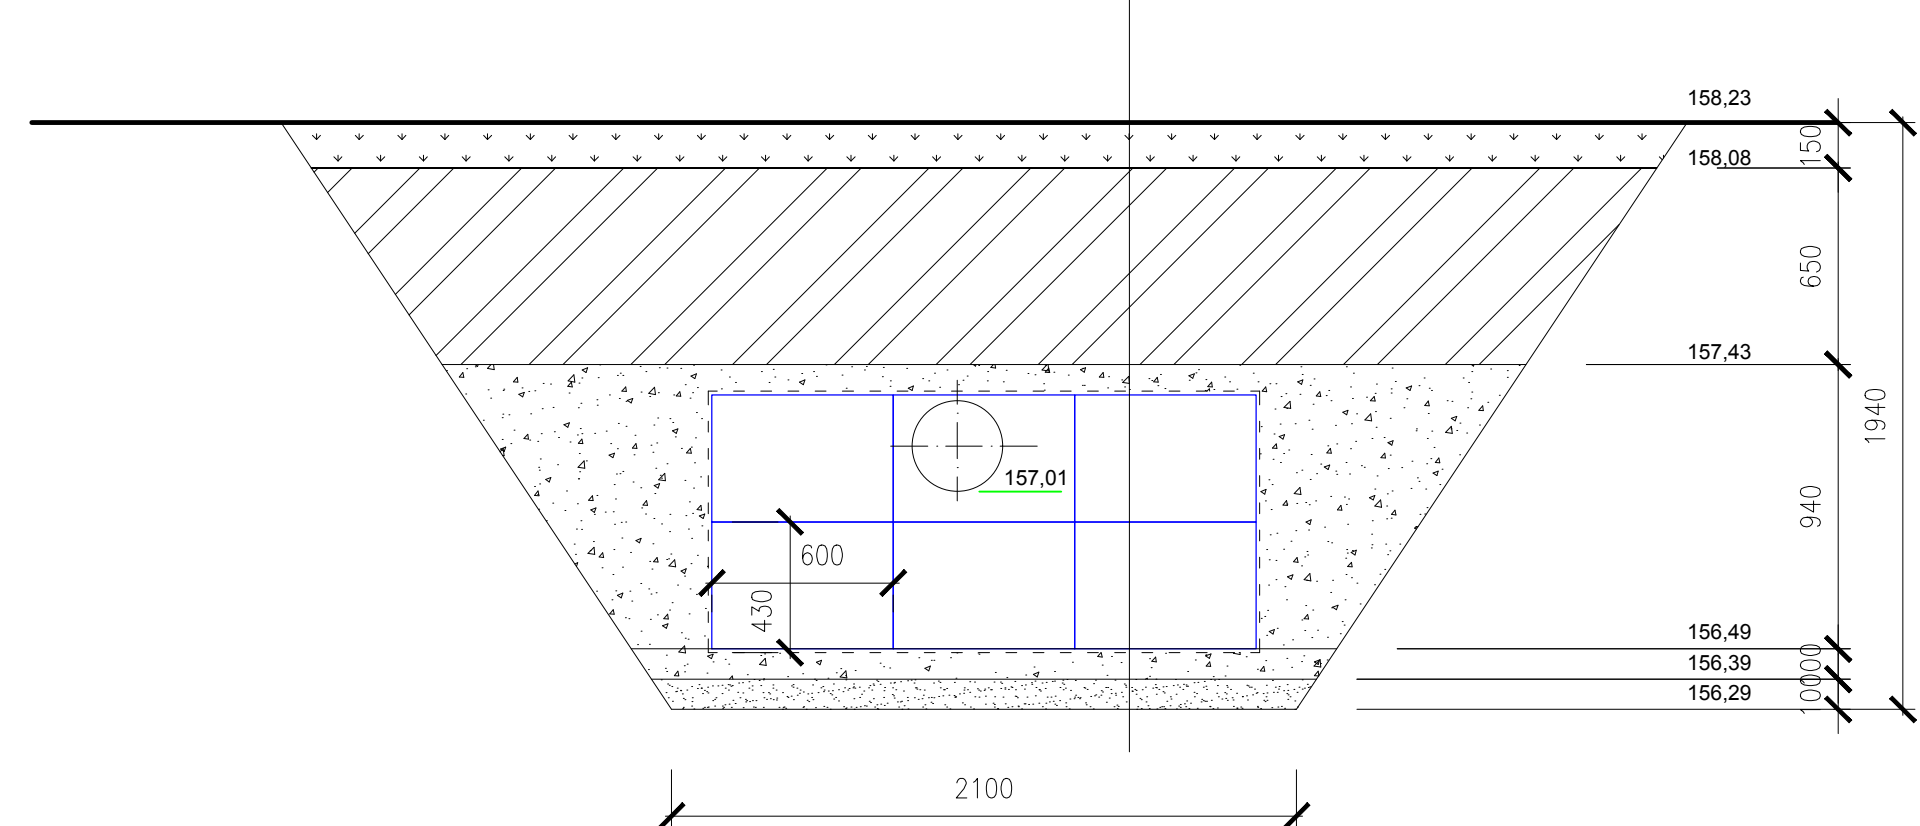

TECHNICKÁ DATA
Vsařovací bloky např. Garantia RainBloc Compact 300 I
Rozměry (d x v x š): 1,2 m x 0,6 m x 0,42 m

PŮDORYS

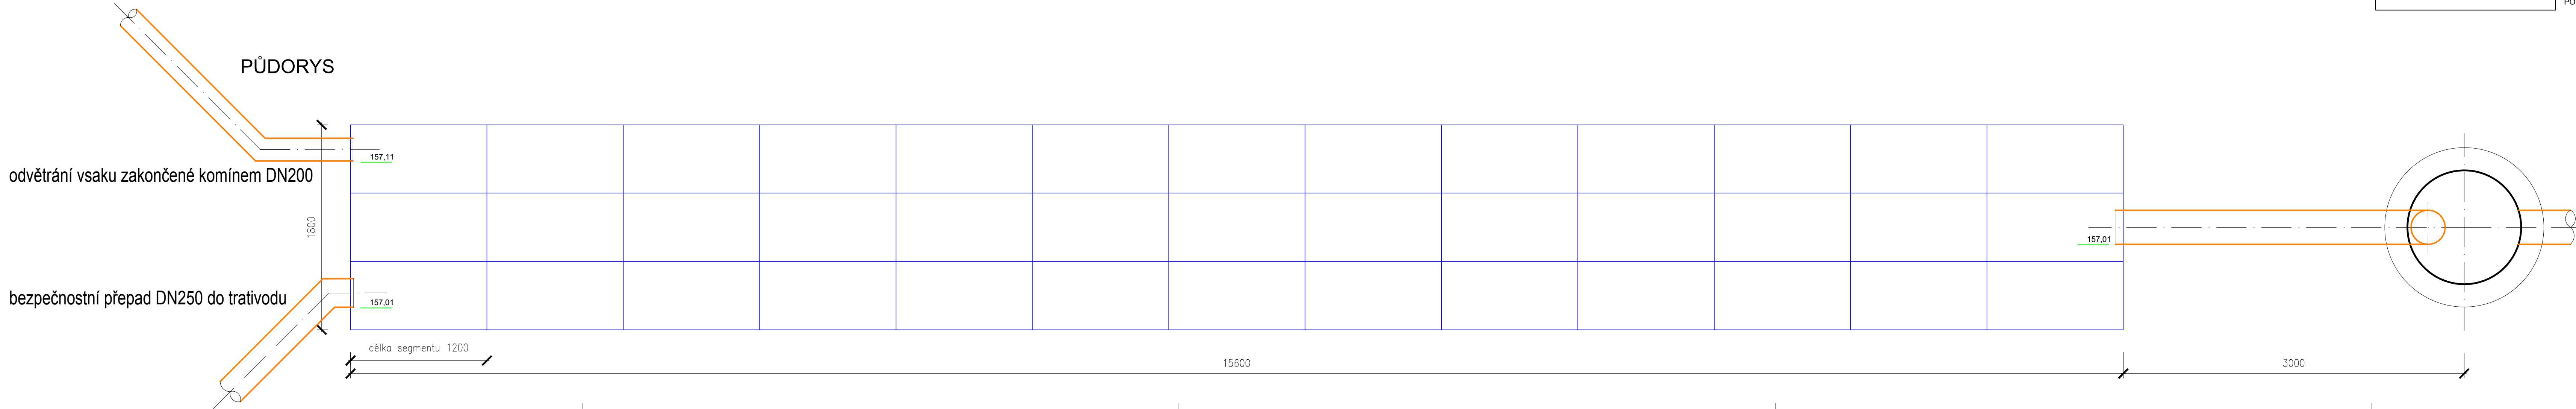

KRESLIL/PROJEKTOVAL Ing. Robert Šafář, Ph.D. —	ODPOVĚDNÝ PROJEKTANT Ing. Robert Šafář, Ph.D. Č.A. 1005541	 Aqua Engineering, s.r.o. Družstevní 862, 665 01 Rosice u Brna IČO: 29361117
Kraj: Jihomoravský	k.ú. Břeclav	
Stavebník: Správa železniční dopravní cesty, státní organizace	NÁZEV BŘECLAV, AREÁL OTV - OPRAVA DEŠŤOVÉ A SPLAŠKOVÉ KANALIZACE	Formát 6 x A4
OBJEKT SO02 - SPLAŠKOVÁ KANALIZACE	Stupeň DPS	Datum 09/2020
VÝKRES VSAKOVACÍ OBJEKT	Č. Zakázky stavby	Č. Zakázky 10/2020
ČÁST D - Dokumentace stavebního nebo inženýrského objektu	Měřítko 1:25	Číslo výkresu D.1.b) 6