


Rekonstrukce železniční zastávky Náměšť na Hané  
SO 02-07 Přeložka vodovodní přípojky  
SITUACE  
M: 1: 500

LEGENDA:

## NOVÉ SÍTĚ:



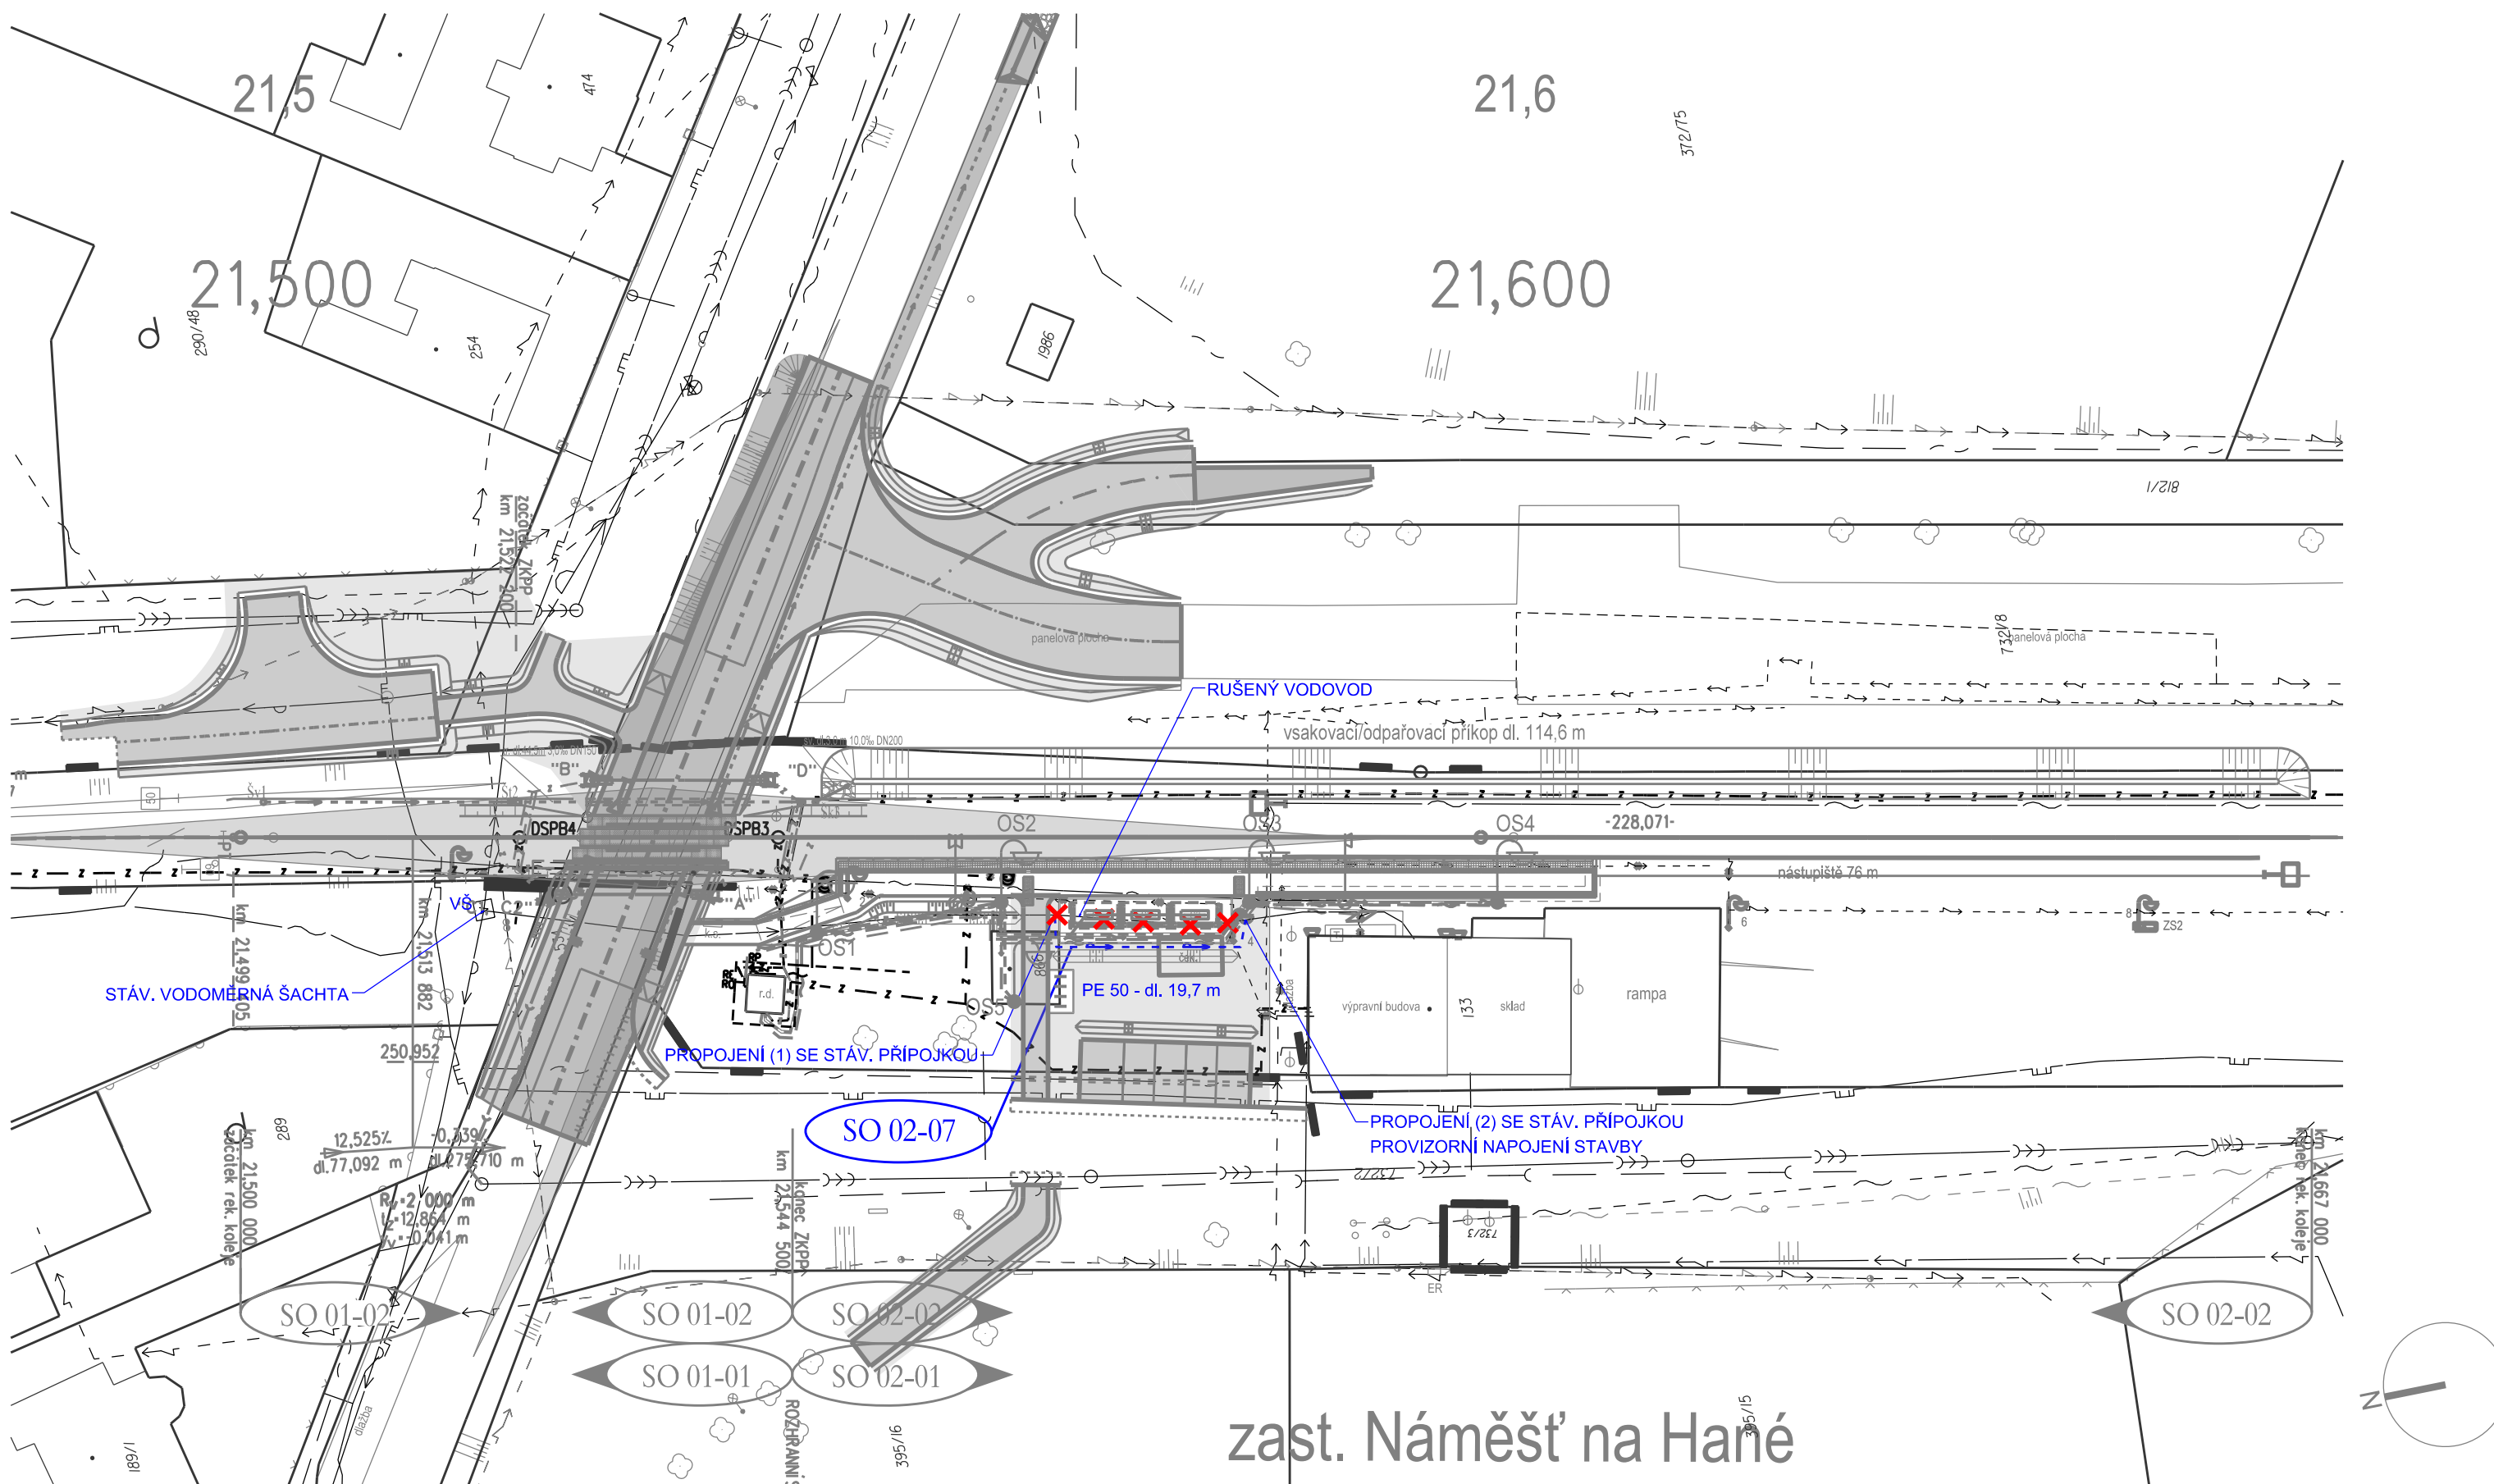

· · ← - - - - ← - - PŘELOŽKA VODOVODU

~~— X X ← X X~~ RUŠENÝ VODOVOD



			ČÍSLO SOUPRAVY:
		PO PŘIPOMÍNKÁCH	
REVIZE Č.	DATUM	ZMĚNA	


**MORAVIA CONSULT Olomouc a.s.**  
 LEGIONÁŘSKÁ 1085/8 , 779 00 Olomouc
 
 tel.: +420 585 570 444  
 IDS: kjee9md  
 e-mail: [moravia@moravia.cz](mailto:moravia@moravia.cz)  
<http://www.moravia.cz>

OBJEDNATEL	 <b>Správa železnic, státní organizace</b> v zastoupení: Stavební správa východ, Nerudova 1, 779 00 Olomouc	
HLAVNÍ INŽENÝR PROJEKTU	ING. TOMÁŠ MALÝ 	VEDOUcí TÝMU: ING. TOMÁŠ MALÝ
ODPOVĚDNÝ PROJ. OBJ., PS	NAVRHL, VYPRACOVAL	KONTROLOVAL
ING. VLADIMÍR FAJMON 	ING. VLADIMÍR FAJMON 	ING. TOMÁŠ MALÝ
KRAJ: OLOMOUCKÝ	POVĚŘENÝ OÚ: OLOMOUC	OBC: NÁMĚŠŤ NA HANÉ
„Rekonstrukce železniční zastávky Náměšť na Hané“		ZAK. ČÍSLO MCO 19 - 043 - 239 - SR
		ÚČEL DUSP
		DATUM ŘÍJEN 2020
		FORMÁT 3 A4
		MĚŘÍTKO 1:500
SO 02-07 Přeložka vodovodní přípojky		ČÁST E.1.6
Situace		POŘ.Č. 7.2

DOKUMENT LZE UŽÍVAT POUZE VE SMYSLU PŘÍSLUŠNÉ SMLOUVY O DÍLO. ŽÁDNÁ JEHO ČÁST NEMŮŽE BÝT DLE ZÁKONA č.121/2000 Sb. KOPIROVÁNA NEBO JINAK ROZŠÍŘOVÁNA BEZ SOUHLASU MORAVIA CONSULT Olomouc a.s.